




LEGENDA:

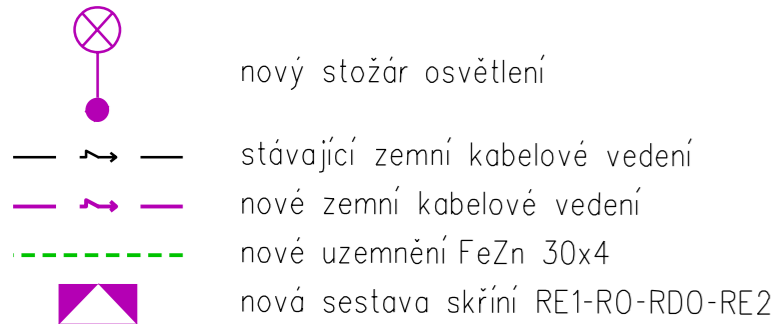


SCHEMATICKÉ ZAPOJENÍ

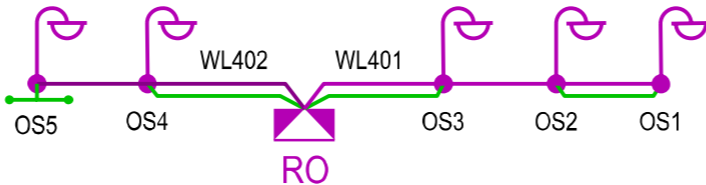

LEGENDA

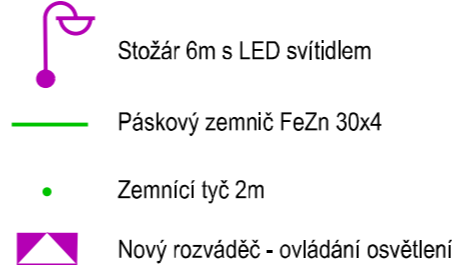

REVIZE Č.	DATUM	ZMĚNA

OBJEDNAVATEL PROJEKTU:		Hroší stavby Morava a.s. Průmyslová 955/4, 779 00 Olomouc - Holice			
HIP:	Ing. Michal Šobr		<div>Zhotovitel projektové dokumentace:</div> <div><div>SB projekt s.r.o. Kasárenská 4063/4 695 01 Hodonín</div></div>		Výtisk číslo:
ODP. PROJ:	Ing. Jan Slivka				
VYPRACOVAL:	Ing. Jan Slivka				
KONTROLOVAL:	Tomáš Voldán				
Stavba:		Rekonstrukce železniční zastávky Karolinka		Archivní číslo: 1806189-11_E_S008_02	
Část:		SO 08 Úprava kabelových rozvodů a osvětlení		Formát: 3xA4	Měřítko: 1:500
Datum:		02/2022			
Název přílohy:		Situace		Stupeň PD: DSPS	Příloha: 02
				Část: E.3.6	