


SITUACE ZOV
M 1:250

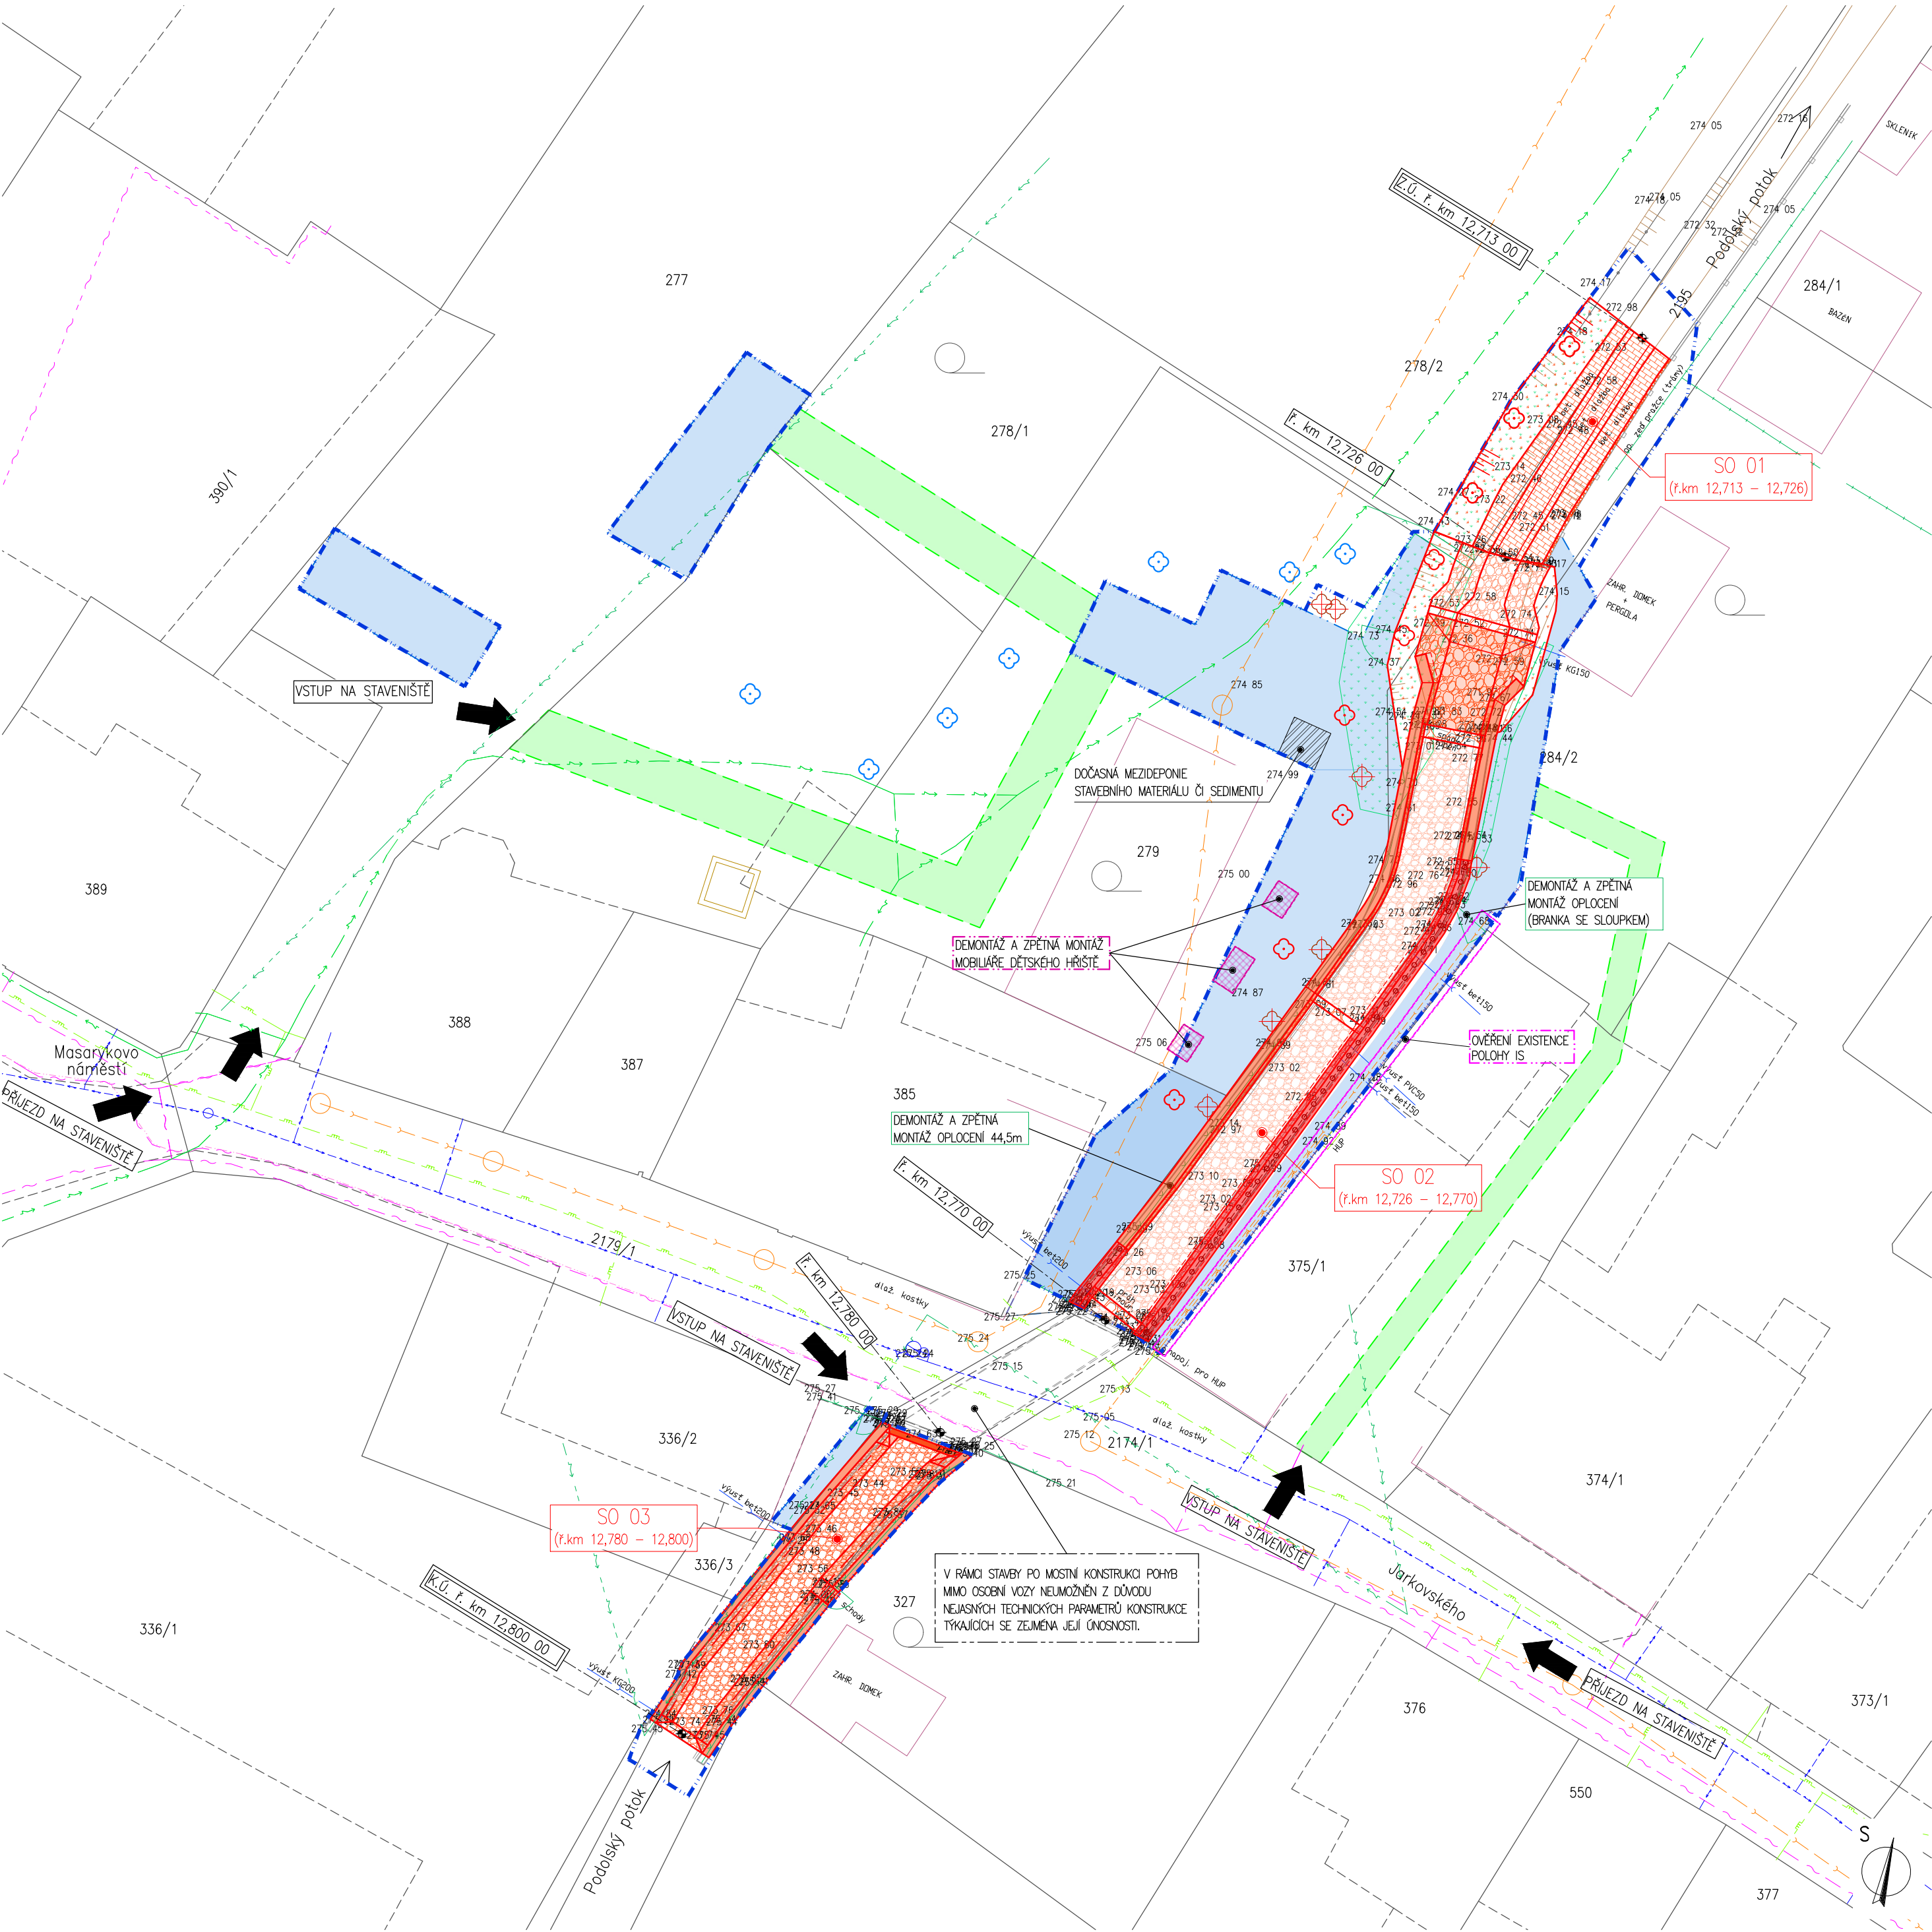

TEXTOVÁ ČÁST ZOV:

- kapitola B.8 Průvodní a souhrnně technické zprávy (část A a B projektové dokumentace)
- plán BOZP – součást PD v části G – dokument G.4 – Plán BOZP (před zahájením stavby bude aktualizován!!!)
- plán kontrolních prohlídek stavby – součást žádosti o stavební povolení (před zahájením stavby bude aktualizován!!!)

- LEGENDA:
- POZEMKY DLE KN
 - VNITŘNÍ KRESBA DLE KN
 - NAVŘENÁ STAVBA
 - STÁVAJÍCÍ STAVBA – OPEVNĚNÍ KORYTA VODNÍHO TOKU
 - OPLOČENÍ – PLETIVO
 - OPLOČENÍ – ŽIVÝ PLOT (KEŘE, DŘEVINY)
 - KORYTO VODNÍHO TOKU – OTEVŘENÁ ČÁST – STÁVAJÍCÍ OPEVNĚNÍ
 - ROZSAH STAVENIŠTĚ, V MÍSTECH S RIZIKEM VSTUPU NEPOVOLANÝCH OSOB INSTALACE OPLOČENÍ
 - NAVŘH OCHRANY DŘEVIN PO DOBU REALIZACE STAVBY
 - NAVŘH VÝSADBY DŘEVIN
 - NAVŘH KÁCENÍ DŘEVIN
 - NAVŘH PLOŠNEHO KÁCENÍ DŘEVIN
 - PŘEDPOKLÁDANÝ ROZSAH STAVENIŠTĚ – ZAŘÍZENÍ STAVENIŠTĚ
 - provádění stavby, pohyb/stání mechanizace, mezideponie stavebního materiálu
 - DOČASNÁ MEZIDEPONIE SEDIMENTU ČI STAVEBNÍHO MATERIÁLU
 - NAVŘH DOTČENÝCH PLOCH PŘÍSTUPOVÝMI TRASAMI PO DOBU REALIZACE STAVBY
 - NAVŘENÝ ROZSAH PROVEDENÍ RUČNÍCH KOPANÝCH SOND PRO OVĚŘENÍ EXISTENCE IS A JEJICH PROSTOROVÉHO UMÍSTĚNÍ PŘED ZAHÁJENÍM PRACÍ, PŘÍPADNĚ ZAJIŠTĚNÍ IS JEJICH PŘELOŽEK DLE AKTUÁLNÍ SITUACE
 - DEMONTÁŽ STÁVAJÍCÍHO MOBILIÁŘE DĚTSKÉHO HRÁŠTĚ, PO DOKONČENÍ STAVBY ZPĚTNÁ MONTÁŽ
 - PŘÍSTUPOVÉ TRASY K ZÁJMOVÉ STAVBĚ

- LEGENDA INŽENÝRSKÝCH SÍTÍ:
- vodovod
 - sđelovací kabel nadzemní
 - sđelovací kabel zaměřený (dle CETIN)
 - sđelovací kabel nezaměřený (dle CETIN)
 - plyn středotlaký podzemní
 - plyn podzemní (domovní přípojka – předpoklad trasy k HUP)
 - kanalizace bez rozlišení druhu
 - el. kabel NN nadzemní
 - el. kabel NN podzemní

ČLENĚNÍ STAVBY NA SO:

SO 01 REKONSTRUKCE KORYTA Ř. KM 12,713 – 12,726

SO 02 REKONSTRUKCE KORYTA Ř. KM 12,726 – 12,770

SO 03 REKONSTRUKCE KORYTA Ř. KM 12,780 – 12,800

| | | | | |
|---|-------------------|----------------------|--|----------------------|
| HLAVNÍ INŽENÝR PROJEKTU : ING. DANIEL KOTAŠKA | | | EKOMONITOR přístavy 820 537 01 CHUDIM E-MAIL: EKOMONITOR@EKOMONITOR.CZ TEL: 469 682 303 FAX: 469 682 310 | |
| ZODPOVĚDNÝ PROJEKTANT PROFESE : V+K | VPRACOVAL : | TECHNICKÁ KONTROLA : | | |
| ING. DANIEL KOTAŠKA | ING. TOMÁŠ MLÁDEK | ING. DANIEL KOTAŠKA | ČÍSLO ZAKÁZKY FORMÁT A4 | 8976 20 1349 4 |
| INVESTOR : Povodí Labe, státní podnik; Víta Nejedlého 951/8, Slezské Předměstí, 500 03 Hradec Králové závod Pardubice; Cihelna 135, 530 09 Pardubice | | | DRUH PROJEKTU DATUM | DSP + DPS 11/2023 |
| NAZEV AKCE : PODOLSKÝ POTOK, HERMANŮV MĚSTEC, REKONSTRUKCE ZDÍ, ř. km 12,713 – 12,800 | | | MĚŘÍTKO | 1:250 |
| ČÁST OBJEKT : C – SITUACNÍ VÝKRESY : | | | ČÍSLO VÝKRESU : SITUACE ZOV | PARÉ Č.: |