




Strojovna 1  
Pilár 1

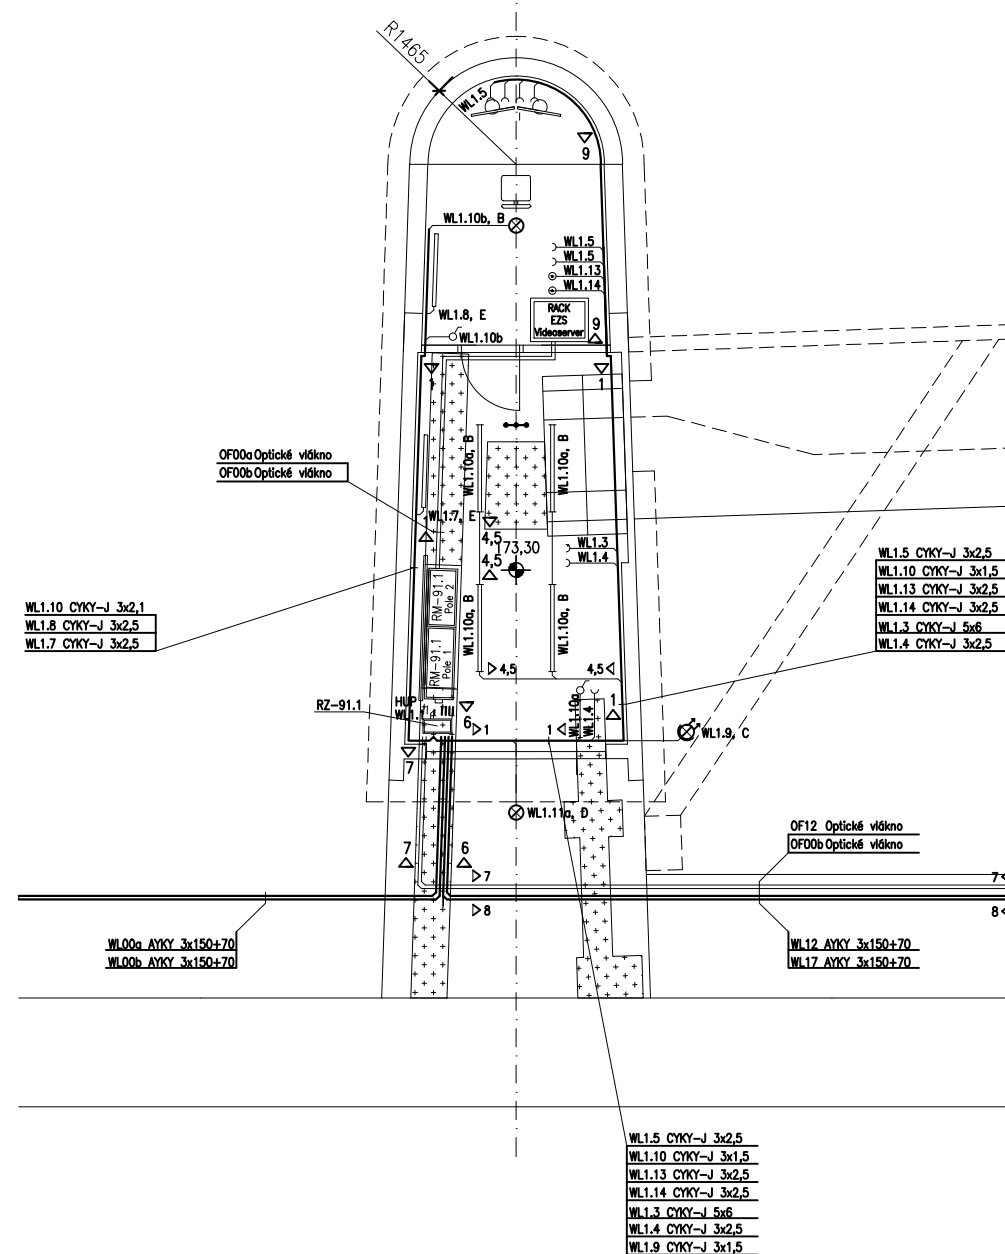


Strojovna 2  
Pilár 2

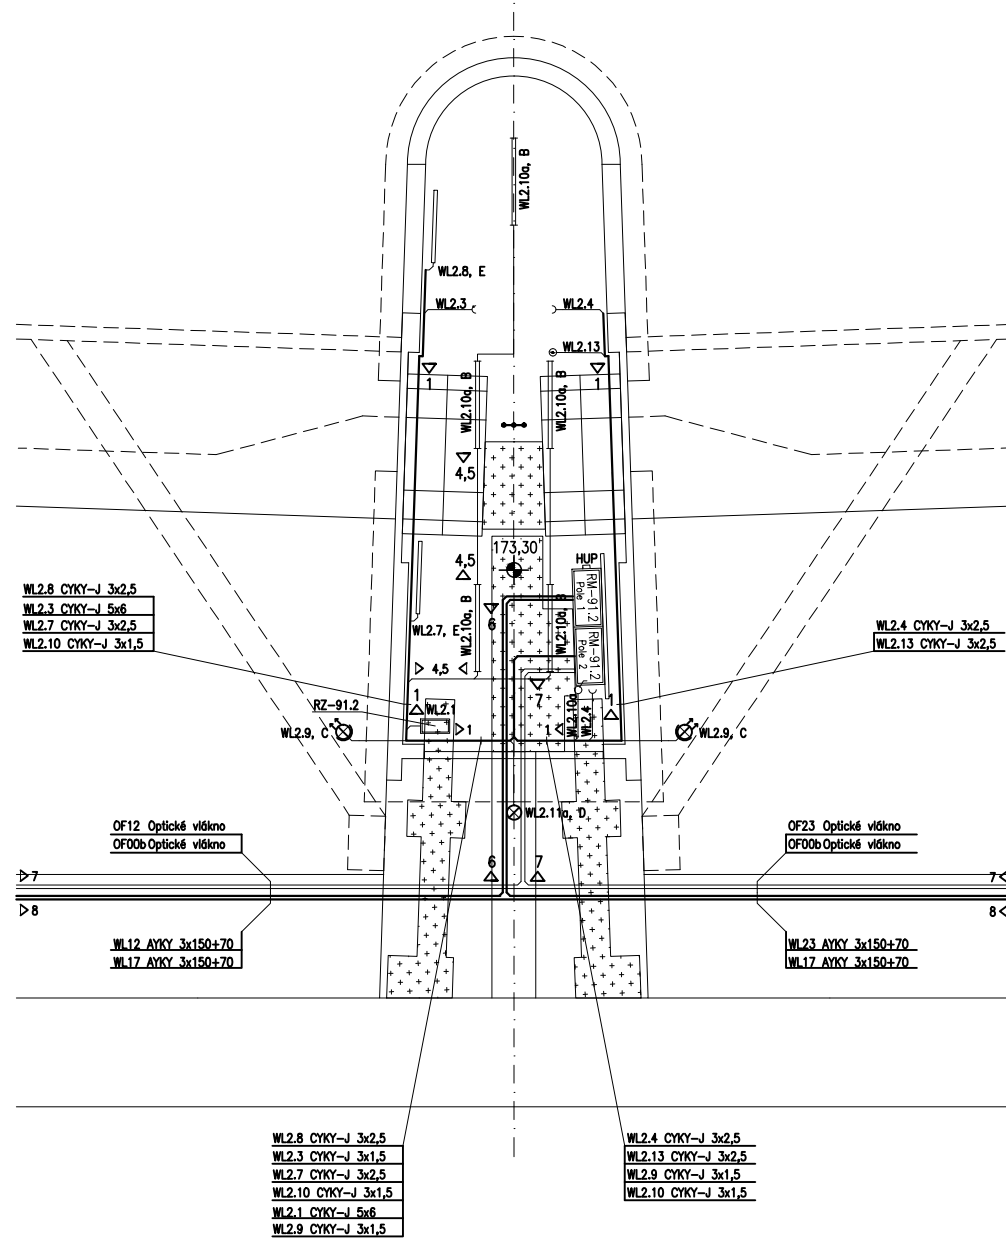


Strojovna 3  
Pilř 3

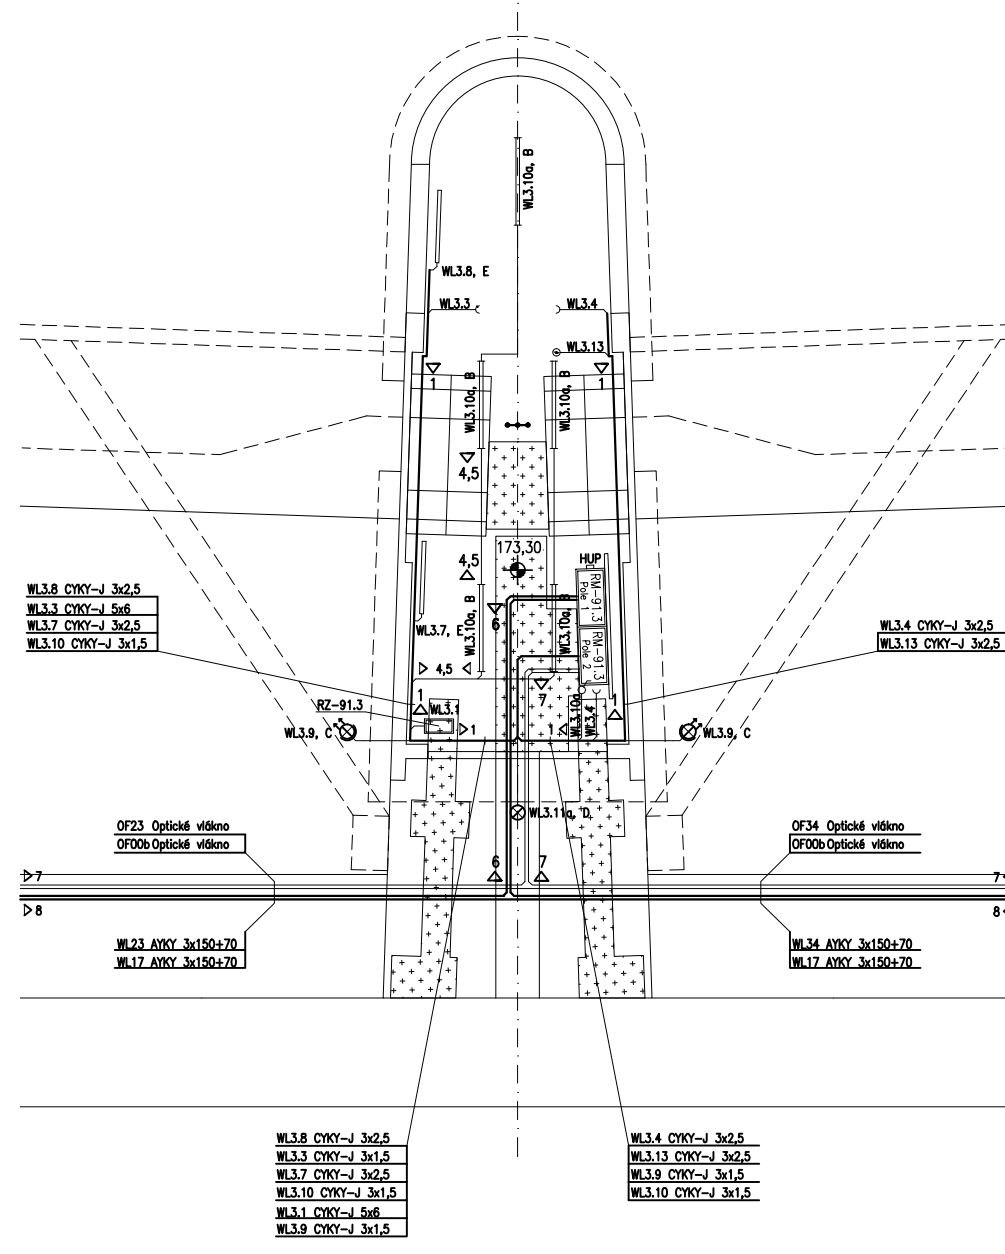


Strojovna 4  
Pilár 4

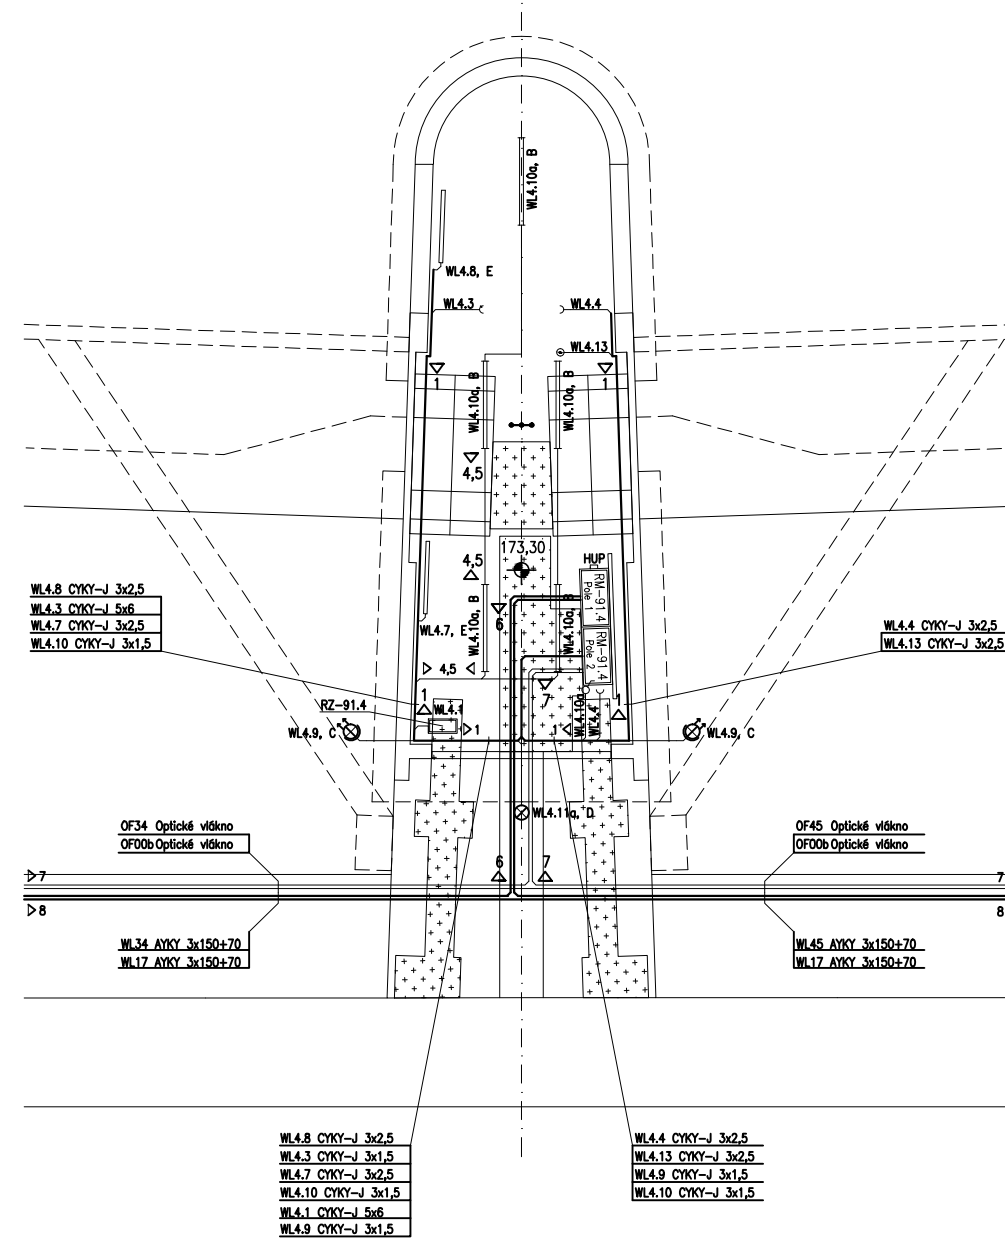


Strojovna 5  
Pilř 5

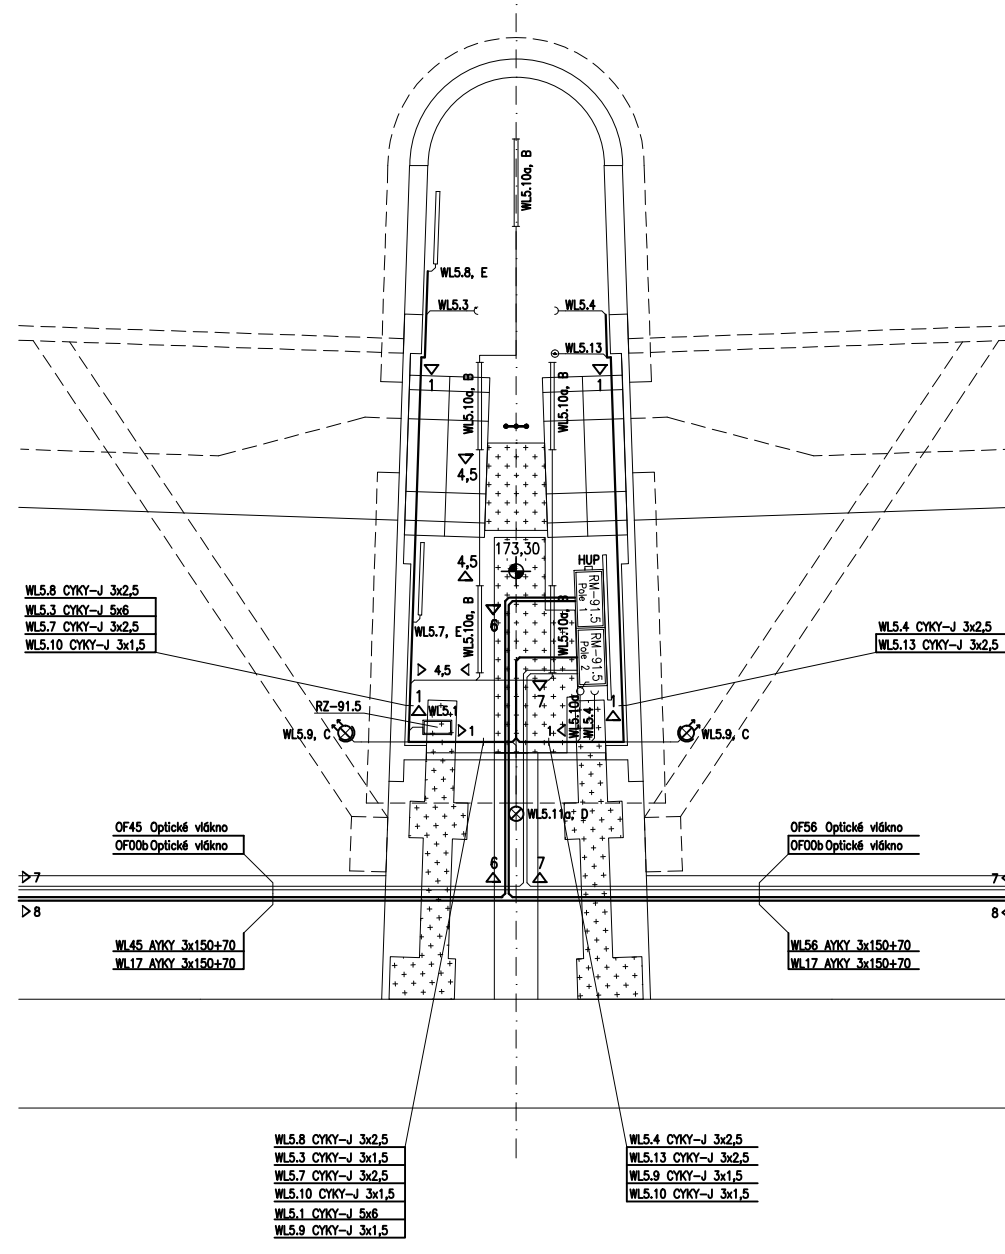


Strojovna 6  
Pilř 6

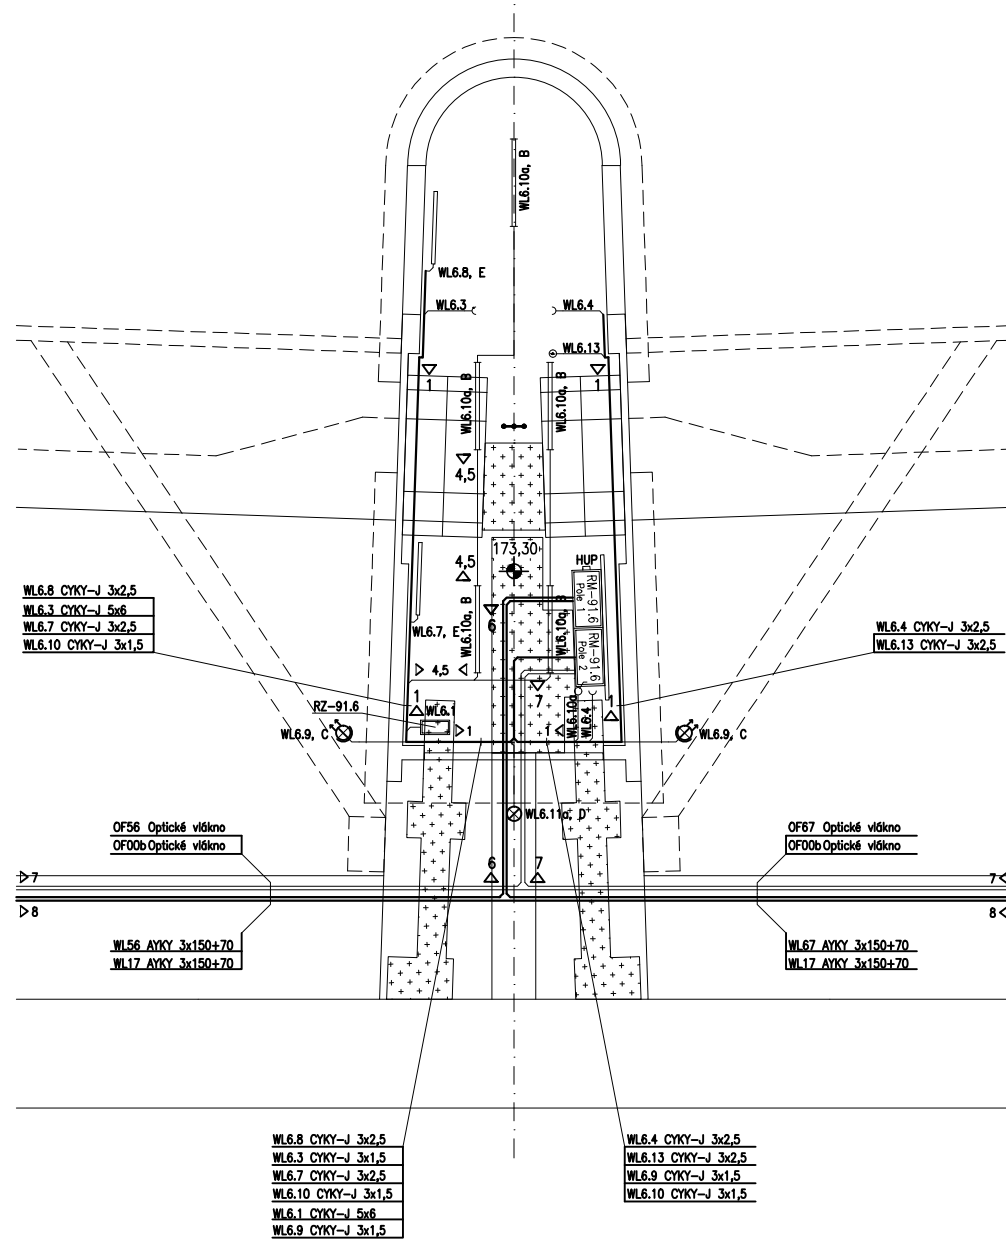

Strojovna 7  
Pilř 7

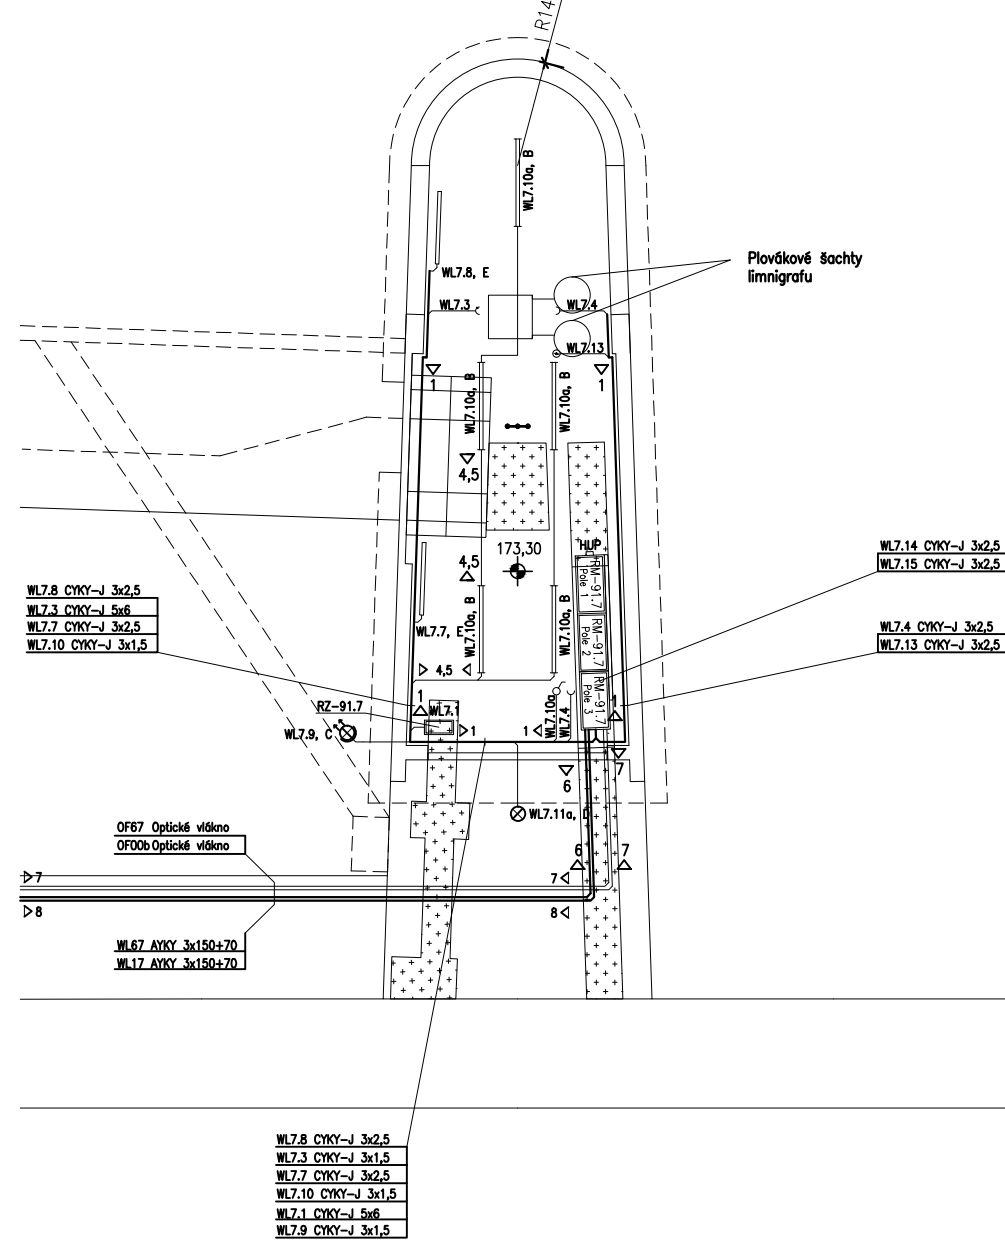

Měřítko 1:10

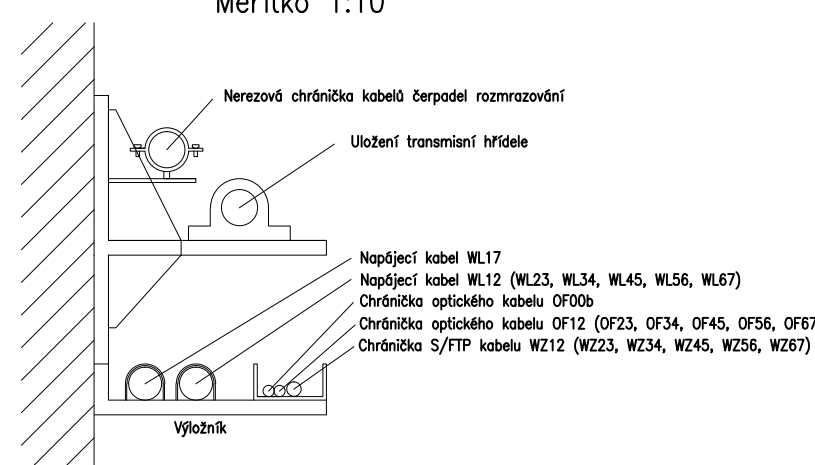

## ULOŽENÍ KABELŮ

	ZPŮSOB ULOŽENÍ
p-14	DRÁTĚNÝ ŽLAB MERKUR S VÍKEM
p-24	SILNOSTĚNÁ OCELOVÁ CHRÁNĚČKA
p-34	OCELOVÁ CHRÁNĚČKA FLEXIBILNÍ
p-44	PVC CHRÁNĚČKA
p-54	PVC CHRÁNĚČKA FLEXI
p-64	CHRÁNĚČKA KOPOFLEX
p-74	CHRÁNĚČKA OPTICKÉHO KABELU HDPE
p-84	VÝČLONÍKY A PŘÍCHYTKY SONAP
p-94	LIŠTA VKLÁDACÍ

LEGENDA ELEKTRICKÝCH PŘÍSTROJŮ A ZAŘÍZENÍ

	PŘÍSTROJ / ZAŘÍZENÍ
HUP	HLAVNÍ UZEMŇOVACÍ PŘÍPOJNICE
---	OCHRANNÉ POSPOJOVÁNÍ

LEGENDA ELEKTRICKÝCH PŘÍSTROJŮ


OZN	Typ	NÁZEV	VÝKON	KRYTÍ	VÝROBCE
A	FURURA 2,40 PC AT 5200/840	LED SVÍTIDLO LINEÁRNÍ	35W	IP66	TREVOŠ
B		LED SVÍTIDLO KULATÉ – STÁVAJÍCÍ			
C	KLED ONE XL LED 065225	LED REFLEKTOR	42,6W	IP44	STENEL
D	KLED ONE LED 065201	LED SVÍTIDLO	17,8W	IP44	STENEL
E	ONS 200 TREND 2000W 236528	KONVERTOR	2000W	IP24	STIEBEL ELTRON

ROZVODNÁ SOUSTAVA : 3PEN ~ 50Hz, 230V/400V, TN-C (PŘÍVODY)  
3NPc ~ 50Hz, 230V/400V, TN-S  
Ovládací napětí: 24VDC, 230VAC

OCHRANA PŘED ÚRAZEM EL. PROUDEM DLE ČSN 33 2000-4-41 ed.3  
PŘI NORMÁLNÍM PROVOZU: KRYTÍM, IZOLACÍ  
ČSN 33 2000-4-41 ed.3 PŘÍLOHA A.

V PŘÍPĚ PORUCHY: SAMOČINNÝM ODPOJENÍM OD ZDROJE  
DOPĚRŮJÍCÍM POSPOJOVÁNÍM, PROUDOVÝM CHRÁNÍ

OCHRANA PROTI ZKRATU A PŘETÍŽENÍ: JISTIČI A PROUDOVÝMI OCHRANAMI

 <b>INPREMA s.r.o., Wincapák 374, Uherský Brod</b> IČO 200 000 001 • 2016, r.č. 008/CZ/Q/2019 Oprávnění list. ev.č.: 9468/9-000-LE - C-22/A, ev.č.: 10129/9-019-R-EZ-E2A	Datum 07/2022	
	Název zakázky: VDN, STŘEDNÍ PRÁCE, OPRAVA ELEKTROINSTALACE Část: STAVEBNÍ A TECHNOLOGICKÁ ELEKTROINSTALACE Investor: S.p.d. Moravý, s.p. Dřevařské 932/11, 602 00 Brno Vodní dílo Nové Mlýny – střední přeliv	
Místo stavby:	Stupeň: PO pro real. stavby	
Ypracoval	Schválil	Kontroloval
Ing. Jiří Moštek	Ing. Pavel Radkovský	Ing. Jaroslav Jahoda
Formát: A1/A4		Měřítko: 1:100
Název výkresu: <b>C3. PŮDORYS STROJOVEN – ELEKTROINST. STAVEBNÍ</b>		Pořadové č. výkresu <b>06</b>