

1678/41


Městský Dvůr

1678/41

1678/295

1699/1


1699/1

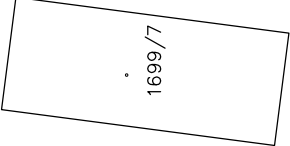

ZRUŠÍ SE A DEMONTUJE OCELOVÉ POTRUBÍ DN 200, dl. 137,00 m


LOKALIZACE :

1697/14

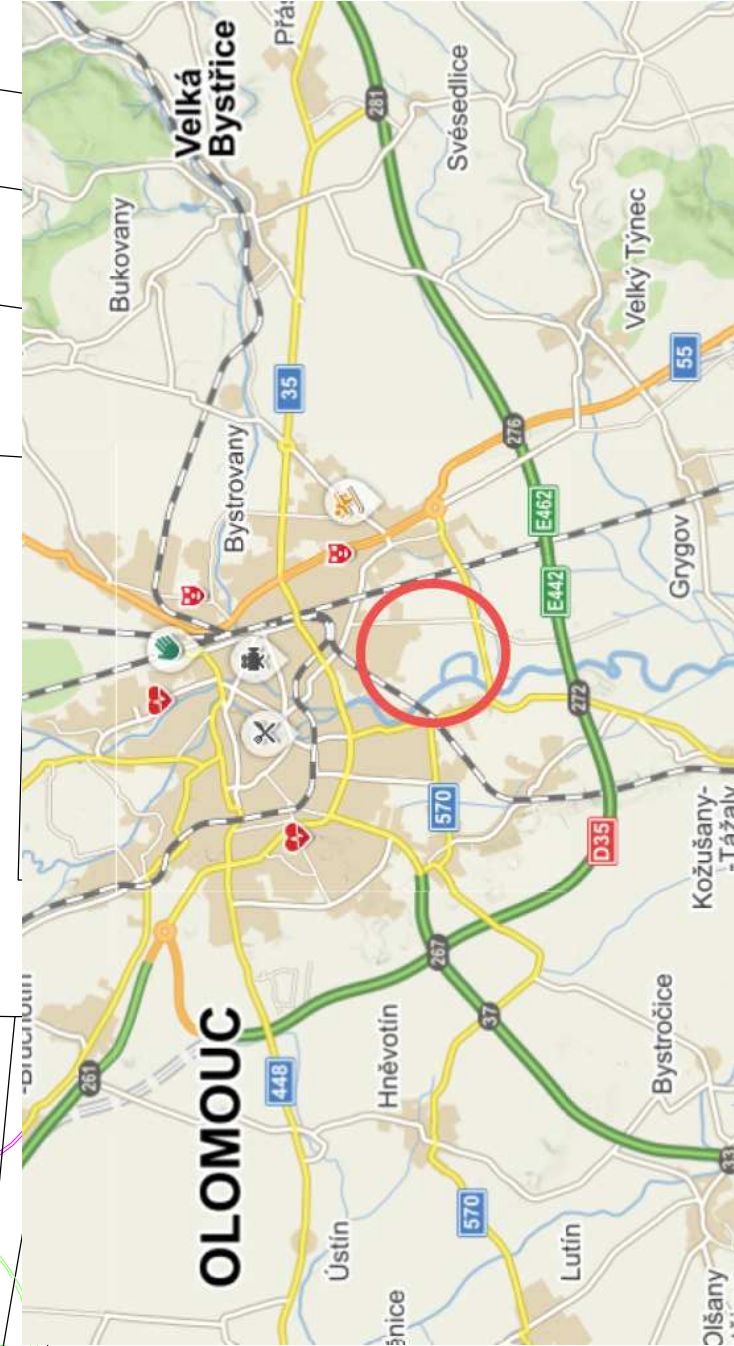

LEGENDA PROJEKTOVANÉHO PLYNÁRENSKÉHO ZÁŘÍZENÍ

- ZRUŠENÝ VTL PLYNOVOD
- Hranice parcel

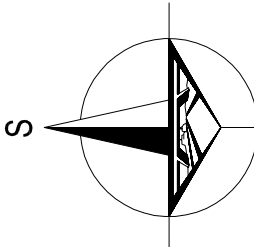

VÝŠKOVÝ SYSTÉM : BpV
SOUŘADNICOVÝ SYSTÉM : S-JTSK

OBJEDNATEL



POVODÍ MORAVY, s. p.
Dřevařská 11, 602 00, Brno

ZHOTOVITEL




SDRUŽENÍ-MORAVA-OLOMOUC
DOPRAVOPROJEKT BRNO a.s.
Kounicova 271/13, 602 00 BRNO



Prásovska 55, 621 02 BRATISLAVA

AUTORIZACE:

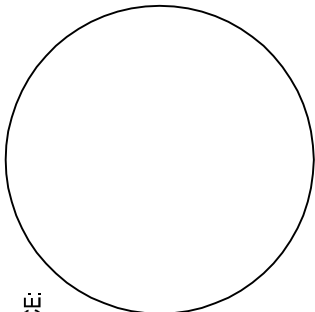

ŘEDITEL ATELIERU	ING. VLADIMÍR NAVRÁTIL	DOPRAVOPROJEKT BRNO
HLAVNÍ INŽENÝR PROJEKTU	ING. JOZEF KRČMÁRIK	
ZODPOVĚDNÝ PROJEKTANT	ING. PETR HUSÁK	
VYPRACOVAL	ING. MILAN PÍŠTĚK	
KONTROLOVAL	ING. JAN HLADIŠ	
NÁZEV AKCE	MORAVA, KM 230,728 - 231,934 - PŘÍRODĚ BLÍZKÁ PROTIPOVODŇOVÁ OPATŘENÍ NA PRAVÉM BŘEHU A NAPOJENÍ LEVOBŘEŽNÍHO RAMENE	Kounicova 271/13, 602 00 BRNO tel. +420 549 123 111
NÁZEV SO	SO 03.3.1. - PŘELOŽKA VTL PLYNOVODU	DATUM 03/2020
NÁZEV ČÁSTI	SITUACE RUŠENÝCH PZ	FORMÁT 3 A4
		MĚŘÍTKO 1:1000
		Č. ZAKÁZKY 19-036
		ÚČEL DUSP/DPS
		Č. SOUPRAVY Č. PŘÍLOHY
		D03.3.1_07