

LEGENDA:
Z - ZÁSUVKA 16A, 230V - OBEČNÉ - Z ROZVADĚČE R2S2 NEBO R2S21
ZZS - ZÁSUVKA 16A, 230V - OKRUH 25 - Z ROZVADĚČE R2S2 NEBO R2S21
PŘIPOJENÍ EL. ZAŘÍZENÍ 230V, NEBO 400V - DLE POPISU V ROZVADĚČI

PK6 - PODLAHOVÁ KRABICE 94x100x45x65mm

DATOVÉ ZÁSUVKY

SK - ZÁSUVKA STRUKTUR, KABELÁŽE 2x RJ45 - OBEČNÉ

XP - ZÁSUVKA STRUKTUR, KABELÁŽE 2x RJ45 - NÁPOJENÁ ZE STÁVAJÍCÍHO DATOVÉHO ROZVADĚČE V 1.PP

XS - ZÁSUVKA DATOVÉ SÍTĚ PRO AV TECHNIKU 2x RJ45 - V PODLAŽE A V OBLADECH STĚN - NÁPOJENÁ Z NOVÉHO DATOVÉHO ROZVADĚČE (AUDIO-VIDEO) V 1.NP

XS - ZÁSUVKA DATOVÉ SÍTĚ PRO AV TECHNIKU 2x RJ45 - VE STROPU - NÁPOJENÁ Z NOVÉHO DATOVÉHO ROZVADĚČE (AUDIO-VIDEO) V 1.NP

Přístroje, označené "PROVEDENO", jsou již provedené v rámci předchozí etapy.


V rámci 2.ETAPY se provede doplnění přístrojů a rozvodů a další úpravy, dle popisu na výkrese.

V rozvaděčích R2S2, R2S21 a R01 v 1. PP se osadí po jednom podružným elektrárnou na DIN 186.

V rozvaděčích se provedou úpravy v zapojení tak, aby vývody pro káblu byly samostatně měřené doplněnými podružnými elektrárnami.

Při montáži bude provedena koordinace rozvodů elektroinstalace a svítidel s rozvody slaboproudu a vzduchotechniky!

KOMPLETNÍ LEGENDA PŘÍSTROJŮ - VIZ VÝKRES E883-2/10

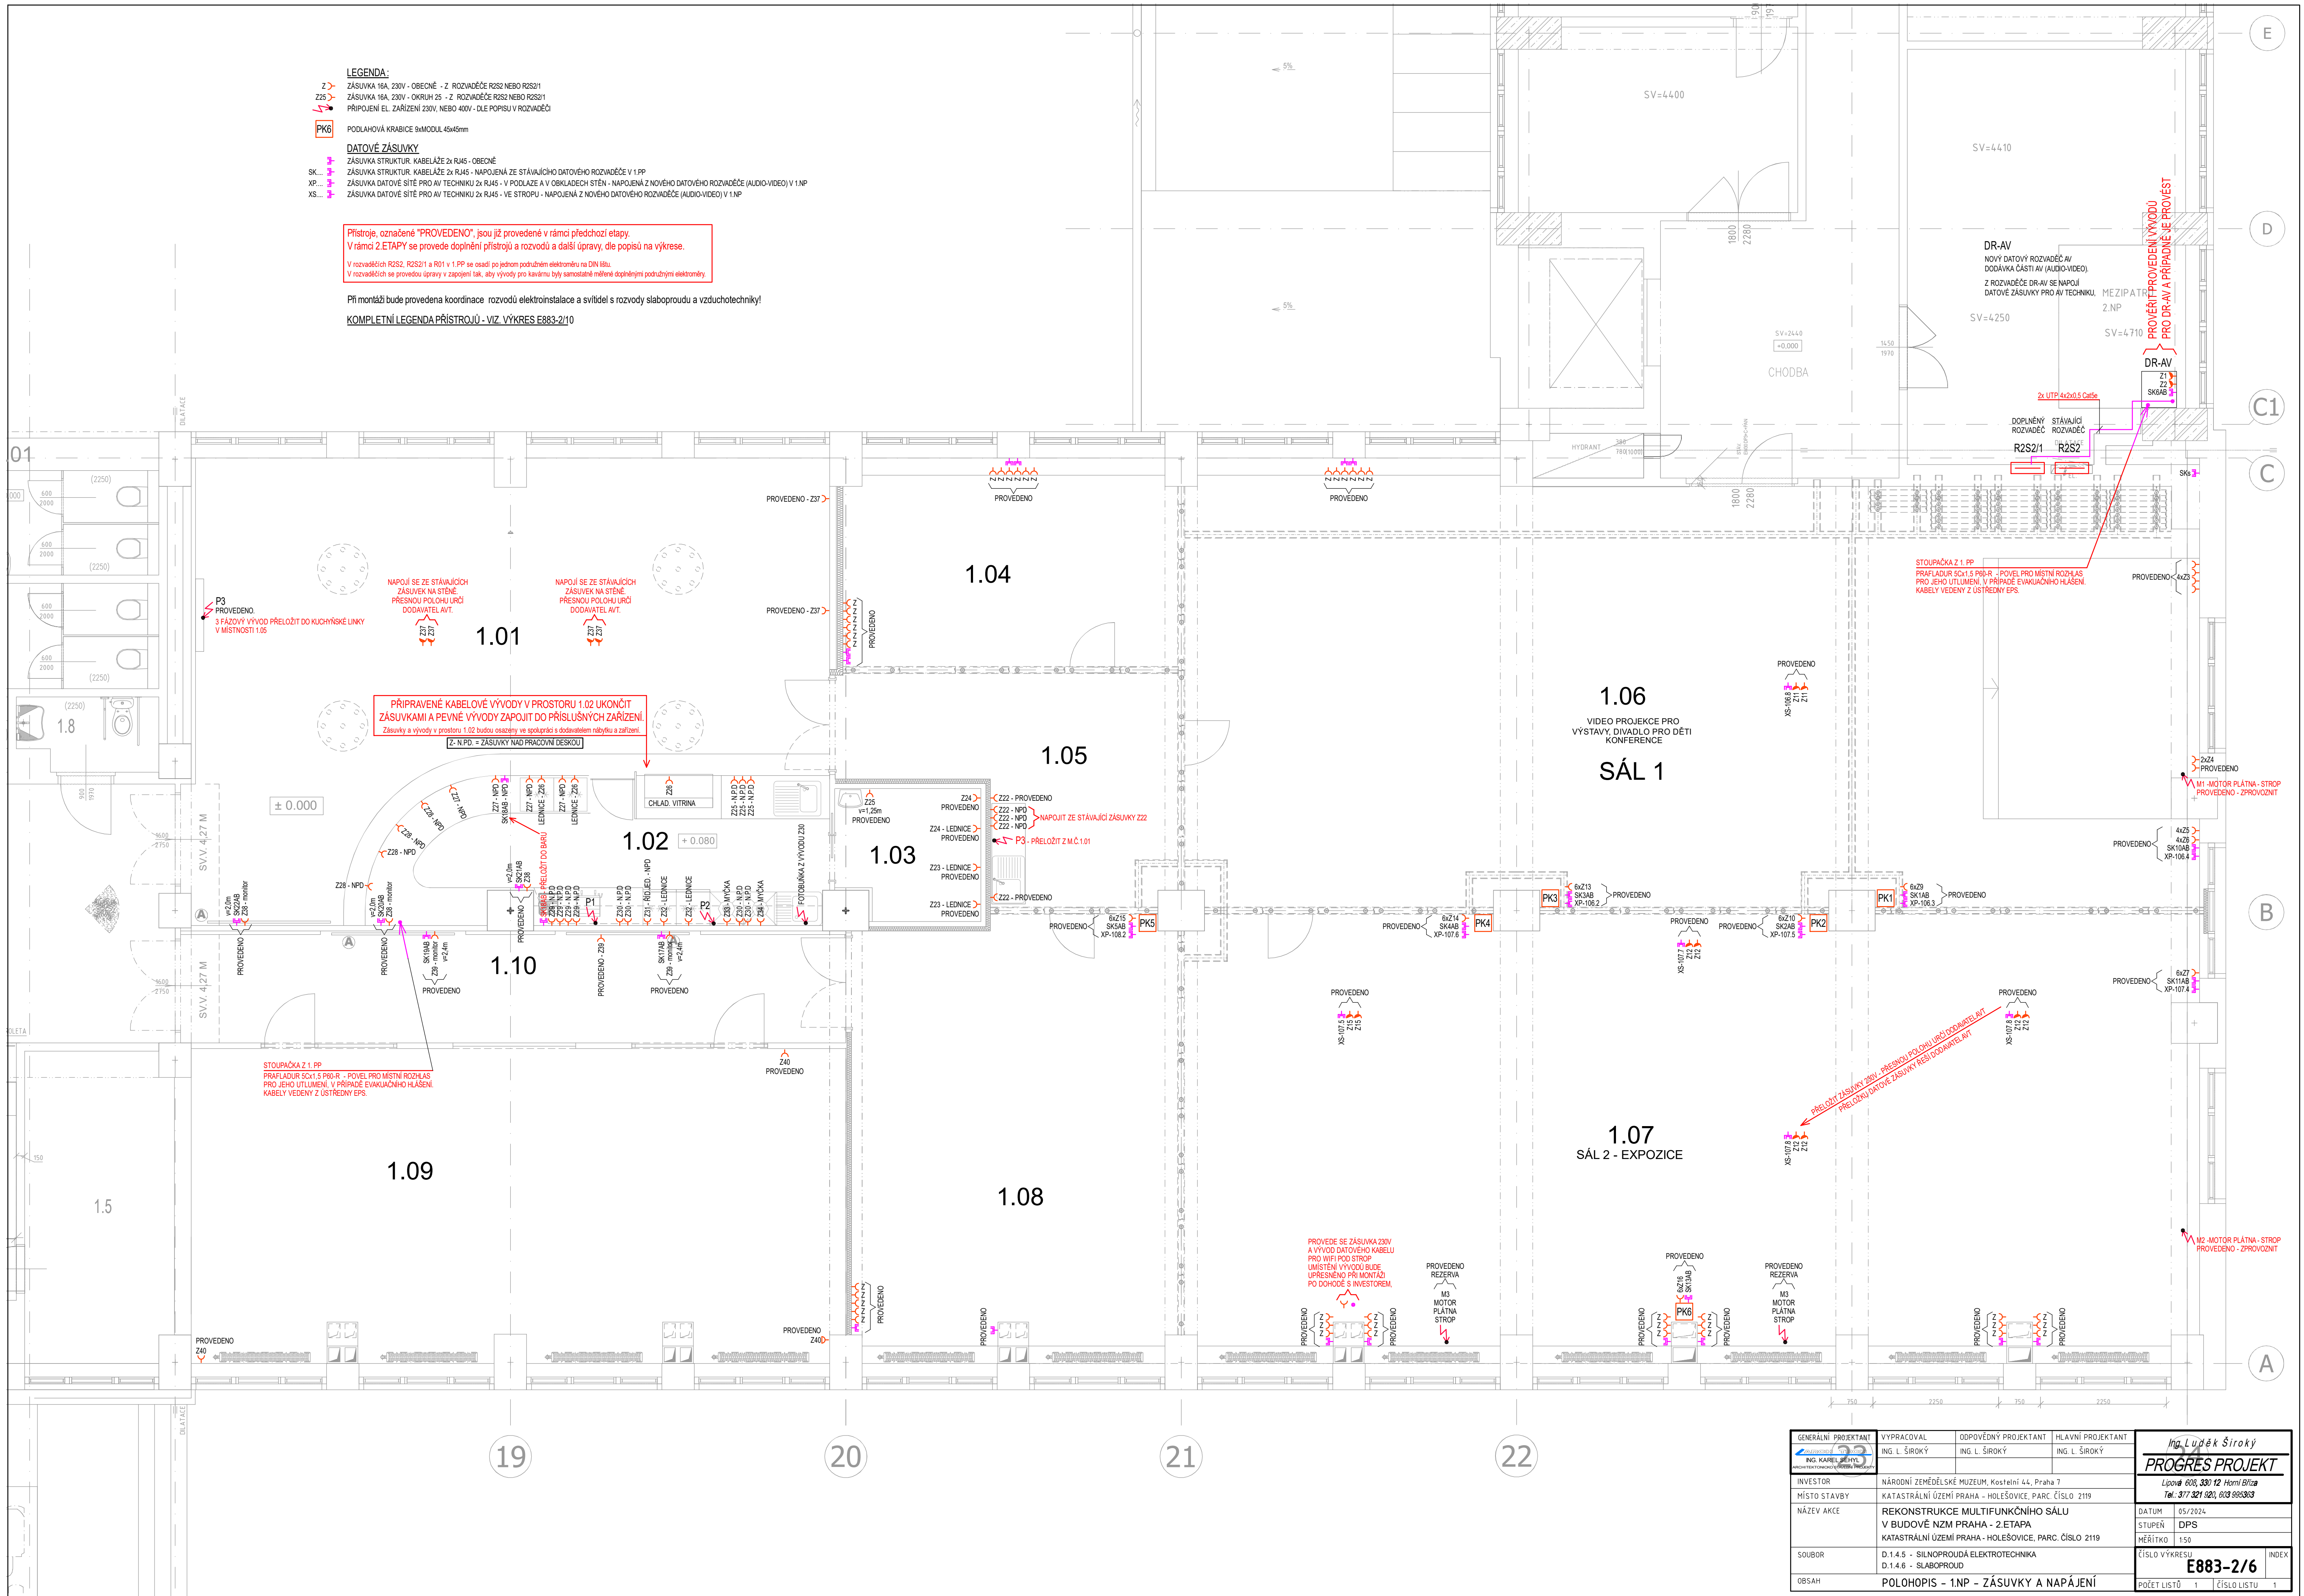

GENERÁLNÍ PROJEKTANT ING. L. ŠÍROKÝ ING. KAREL ŠÍROKÝ ARCHITEKTURA PROJEKT	VYPRACOVAL ING. L. ŠÍROKÝ	ODPOVĚDNÝ PROJEKTANT ING. L. ŠÍROKÝ	HLAVNÍ PROJEKTANT ING. L. ŠÍROKÝ	Ing. Luděk Šíroký PROGRES PROJEKT Lipová 608, 330 12 Horní Bříza Tel.: 317 321 025, 608 95303
INVESTOR NÁRODNÍ ZEMĚDĚLSKÉ MUZEUM, Kostelní 44, Praha 7	MÍSTO STAVBY KATASTRÁLNÍ ÚZEMÍ PRAHA - HOLEŠOVICE, PARC. ČÍSLO 2119	NÁZEV AKCE REKONSTRUKCE MULTIFUNKČNÍHO SÁLU V BUDOVĚ NZM PRAHA - 2. ETAPA KATASTRÁLNÍ ÚZEMÍ PRAHA - HOLEŠOVICE, PARC. ČÍSLO 2119	SOUBOR D.1.4.5 - SILNOPROUDÁ ELEKTROTECHNIKA D.1.4.6 - SLABOPROUD	DATUM 05/2024 STUPĚN DPS MĚŘÍTKO 1:50 ČÍSLO VÝKRESU E883-2/6 POČET LISTŮ 1 ČÍSLO LISTU 1
OBSAH POLOHOVIS - 1.NP - ZÁSUVKY A NAPÁJENÍ				