




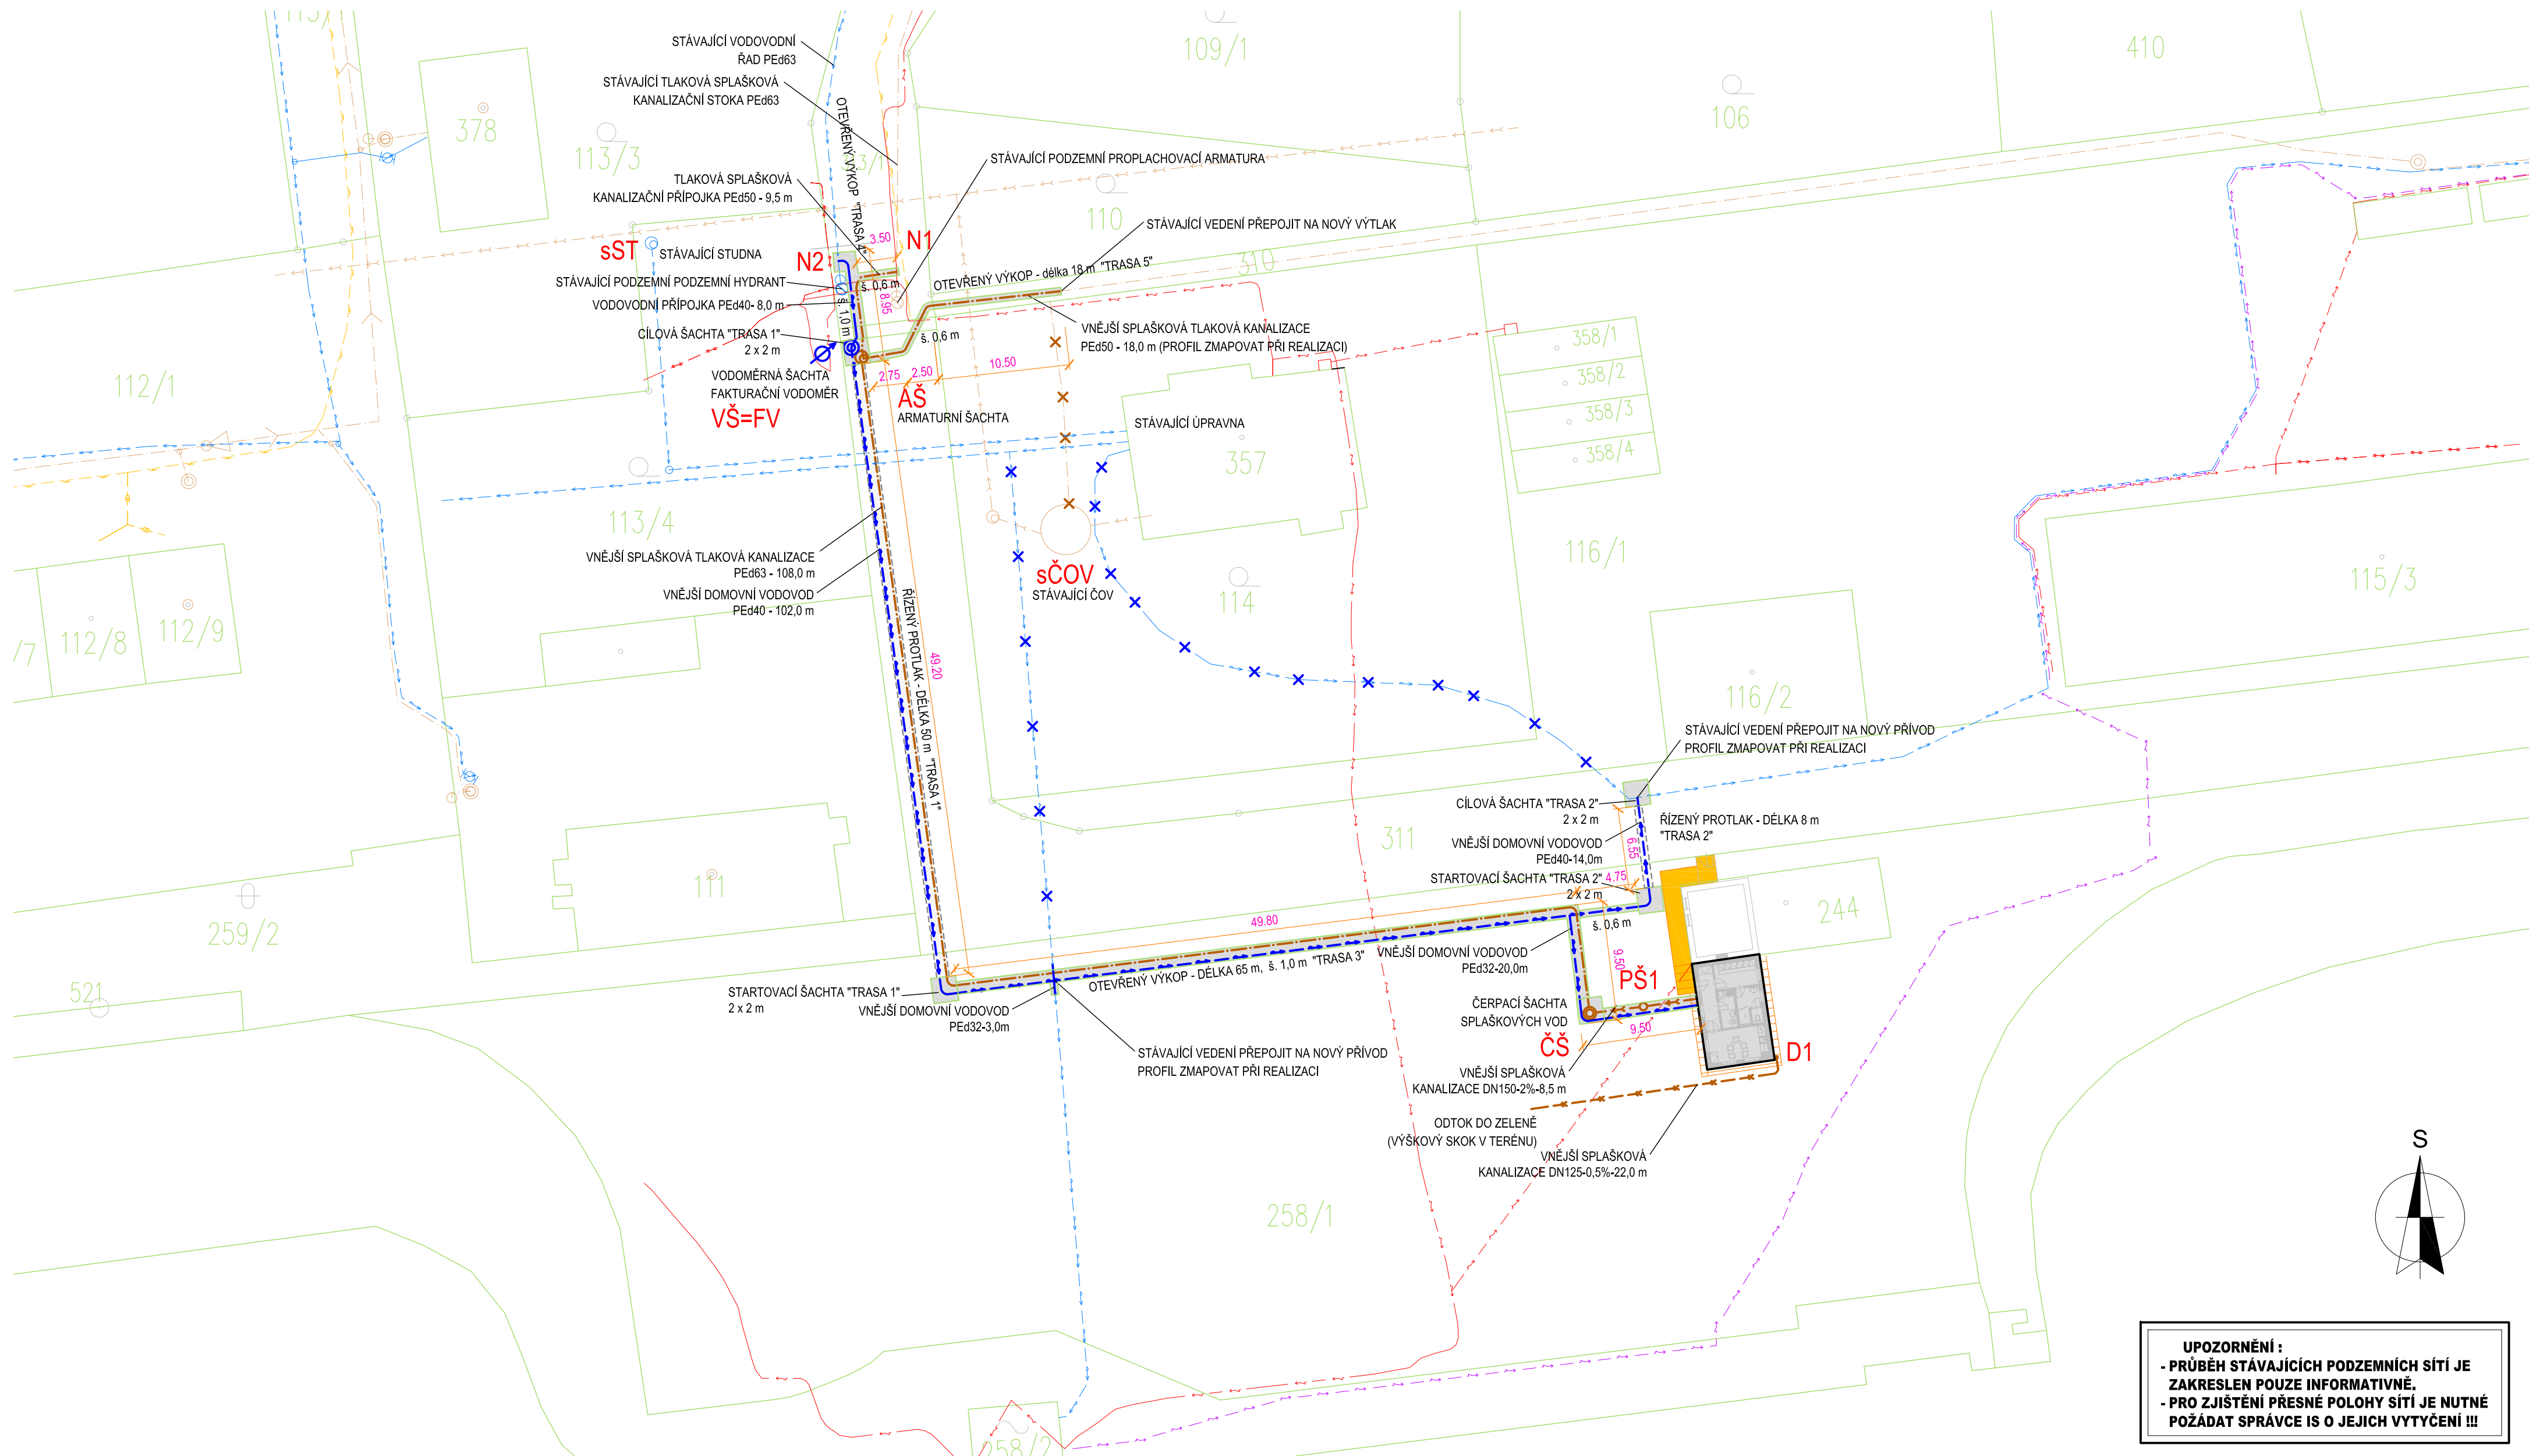

CELKOVÁ SITUACE STAVBY




Legenda:



Legenda inženýrských sítí:

-  - stávající vedení elektro NN
-  - stávající sdělovací vedení
- - stávající stoka veřejné tlakové splaškové kanalizace
-  - stávající STL plynovod
-  - stávající vodovodní řad

Legenda přípojek:

-  - stávající vedení elektro NN
 - nová vodovodní přípojka
 - nová přípojka tlakové splaškové kanalizace

Legenda nových domovních vedení:

-  - nový domovní vodovod
 - nové potrubí splaškové kanalizace
 - nové potrubí dešťové kanalizace

Legenda objektů:

- | | |
|---|--|
| PŠx - plastová revizní šachta | sČOV - stávající domovní ČOV |
| ČŠ - čerpací šachta splaškových vod | sST - stávající studna |
| VŠ=FV - vodoměrná šachta D400, fakturační vodoměr | AŠ - podzemní armaturní šachta D400 (dělicí místo mezi přípojkou a domovním vedením) |
| sEL - stávající elektro sloupek | |
| Dx - dešťový svod | |

ZODP. PROJEKTANT :	Ing. Radko Vondra	 pridos Na Potoce 648, Hradec Králové 11 tel./fax.: 495539037, IČO:132 07 245 e-mail: pridos@icm.cz
VYPRACOVAL :	T. Balažovič	
INVESTOR :	Povodí Labe, státní podnik	
MÍSTO :	k.ú. Kostomlátky	
ODDÍL :	D.1.4. TECHNIKA PROSTŘEDÍ STAVBY	
AKCE : VD KOSTOMLÁTKY - výstavba provozního zázemí na p.parc.č. 258/1, k.ú. Kostomlátky		DATUM : 03/2024 STUPEŇ : DPS MĚŘÍTKO : 1:350
CELKOVÁ SITUACE STAVBY		02