


CELKOVÁ SITUACE STAVBY

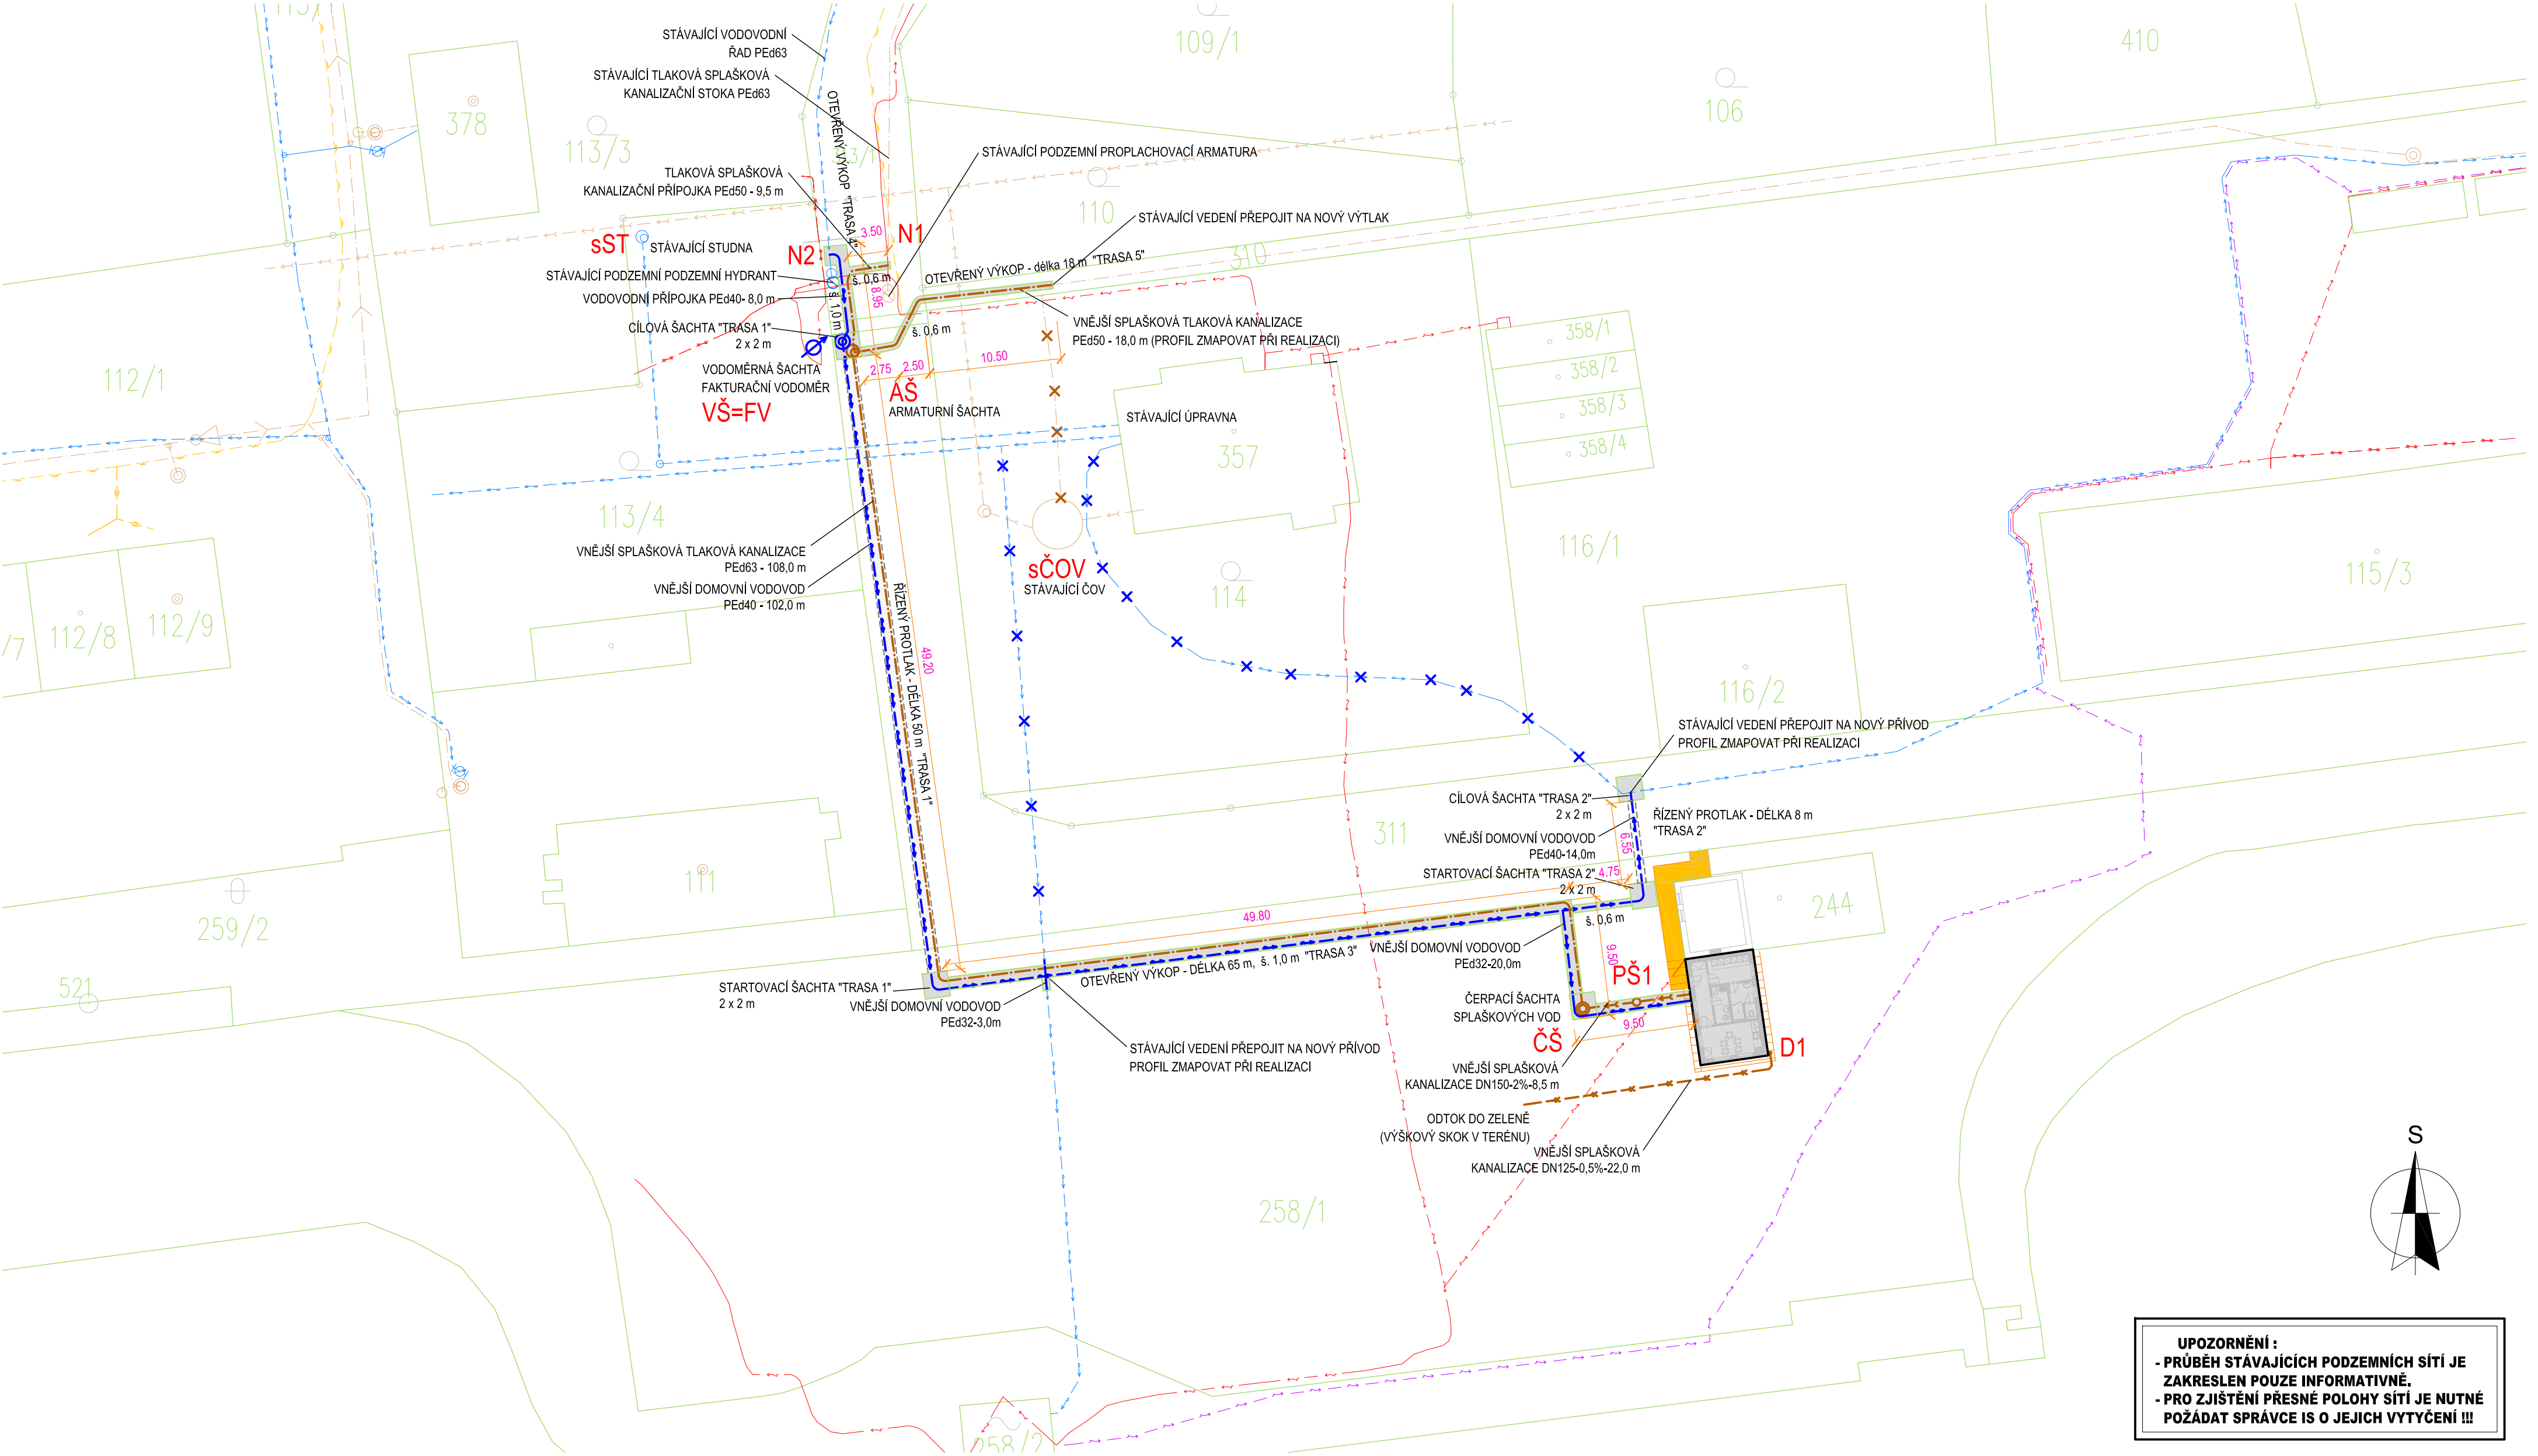

Legenda:

Legenda inženýrských sítí:

- stávající vedení elektro NN
- stávající sdělovací vedení
- stávající stoka veřejně tlakové splaškové kanalizace
- stávající STL plynovod
- stávající vodovodní řad

Legenda přípojek:

- stávající vedení elektro NN
- nová vodovodní přípojka
- nová přípojka tlakové splaškové kanalizace

Legenda nových domovních vedení:

- nový domovní vodovod
- nové potrubí splaškové kanalizace
- nové potrubí dešťové kanalizace

Legenda objektů:

- PŠx - plastová revizní šachta
- ČŠ - čerpací šachta splaškových vod
- VŠ=FV - vodoměrná šachta D400, fakturační vodoměr
- sEL - stávající elektro sloupek
- Dx - dešťový svod
- sČOV - stávající domovní ČOV
- sST - stávající studna
- AŠ - podzemní armaturní šachta D400 (dělící místo mezi přípojkou a domovním vedením)

UPOZORNĚNÍ :
- PRŮBĚH STÁVAJÍCÍCH PODZEMNÍCH SÍTÍ JE ZAKRESLEN POUZE INFORMATIVNĚ.
- PRO ZJIŠTĚNÍ PŘESNÉ POLOHY SÍTÍ JE NUTNÉ POŽÁDAT SPRÁVCE IS O JEJICH VYTČENÍ !!!

ZODP. PROJEKTANT :	Ing. Radko Vondra	<div><p>Na Potoce 648, Hradec Králové 11 tel./fax.: 495539037, IČO:132 07 245 e-mail: pridos@email.cz</p></div>
VYPRACOVAL :	T. Balážovič	
INVESTOR :	Povodí Labe, státní podnik	
MÍSTO :	k.ú. Kostomlátky	
ODDÍL :	D.1.4. TECHNICKÁ PROSTŘEDÍ STAVEB	
AKCE : VD KOSTOMLÁTKY - výstavba provozního zázemí na p.parc.č. 258/1, k.ú. Kostomlátky		DATUM : 03/2024
		STUPEŇ : DPS
		MĚŘÍTKO : 1:350
CELKOVÁ SITUACE STAVBY		02