



PŮDORYS I.NP - ÚSTŘEDNÍ VYTÁPĚNÍ

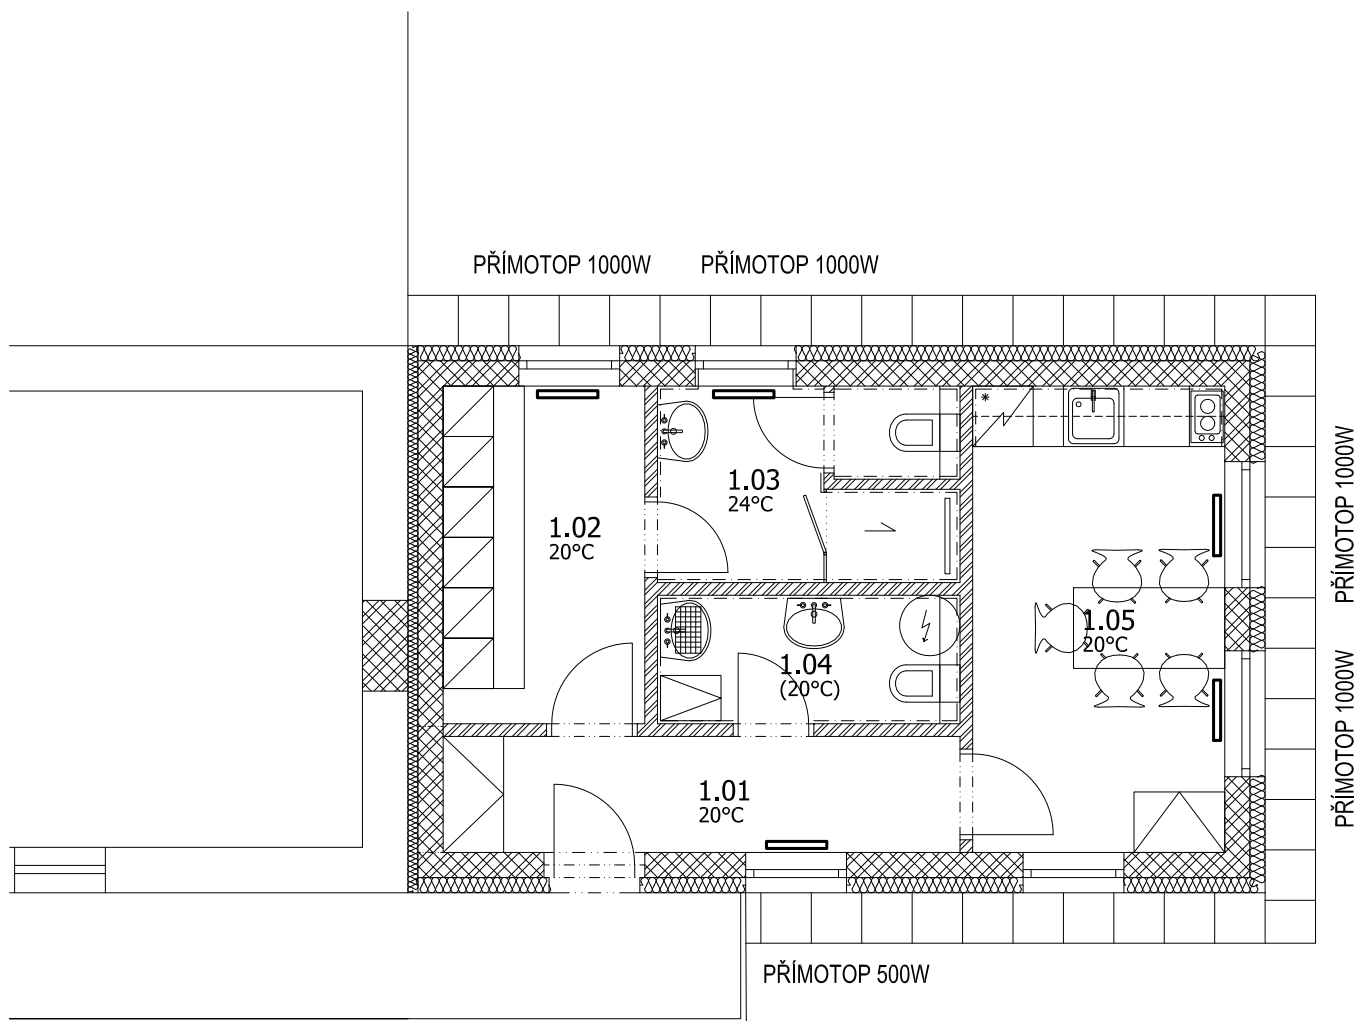

ZODP. PROJEKTANT :	Ing. Radko Vondra	 pridos Na Potoce 648, Hradec Králové 11 tel./fax.: 495539037, IČO:132 07 245 e-mail: pridos@email.cz
KRESLIL:	T. Balažovič	
INVESTOR :	Povodí Labe, státní podnik	
MÍSTO :	k.ú. Kostomlátky	
ODDÍL :	D.1.4. TECHNIKA PROSTŘEDÍ STAVEB	
AKCE : VD KOSTOMLÁTKY - výstavba provozního zázemí na p.parc.č. 258/1, k.ú. Kostomlátky.		DATUM : 03/2024
		STUPEŇ : DPS
		MĚŘÍTKO : 1:75
PŮDORYS I.NP - ÚSTŘEDNÍ VYTÁPĚNÍ		02