



PLAVEBNÍ KOMORA ROZTOKY - REKONSTRUKCE  
CELKOVÁ SITUACE STAVBY, MĚŘÍTKO 1 : 10 000

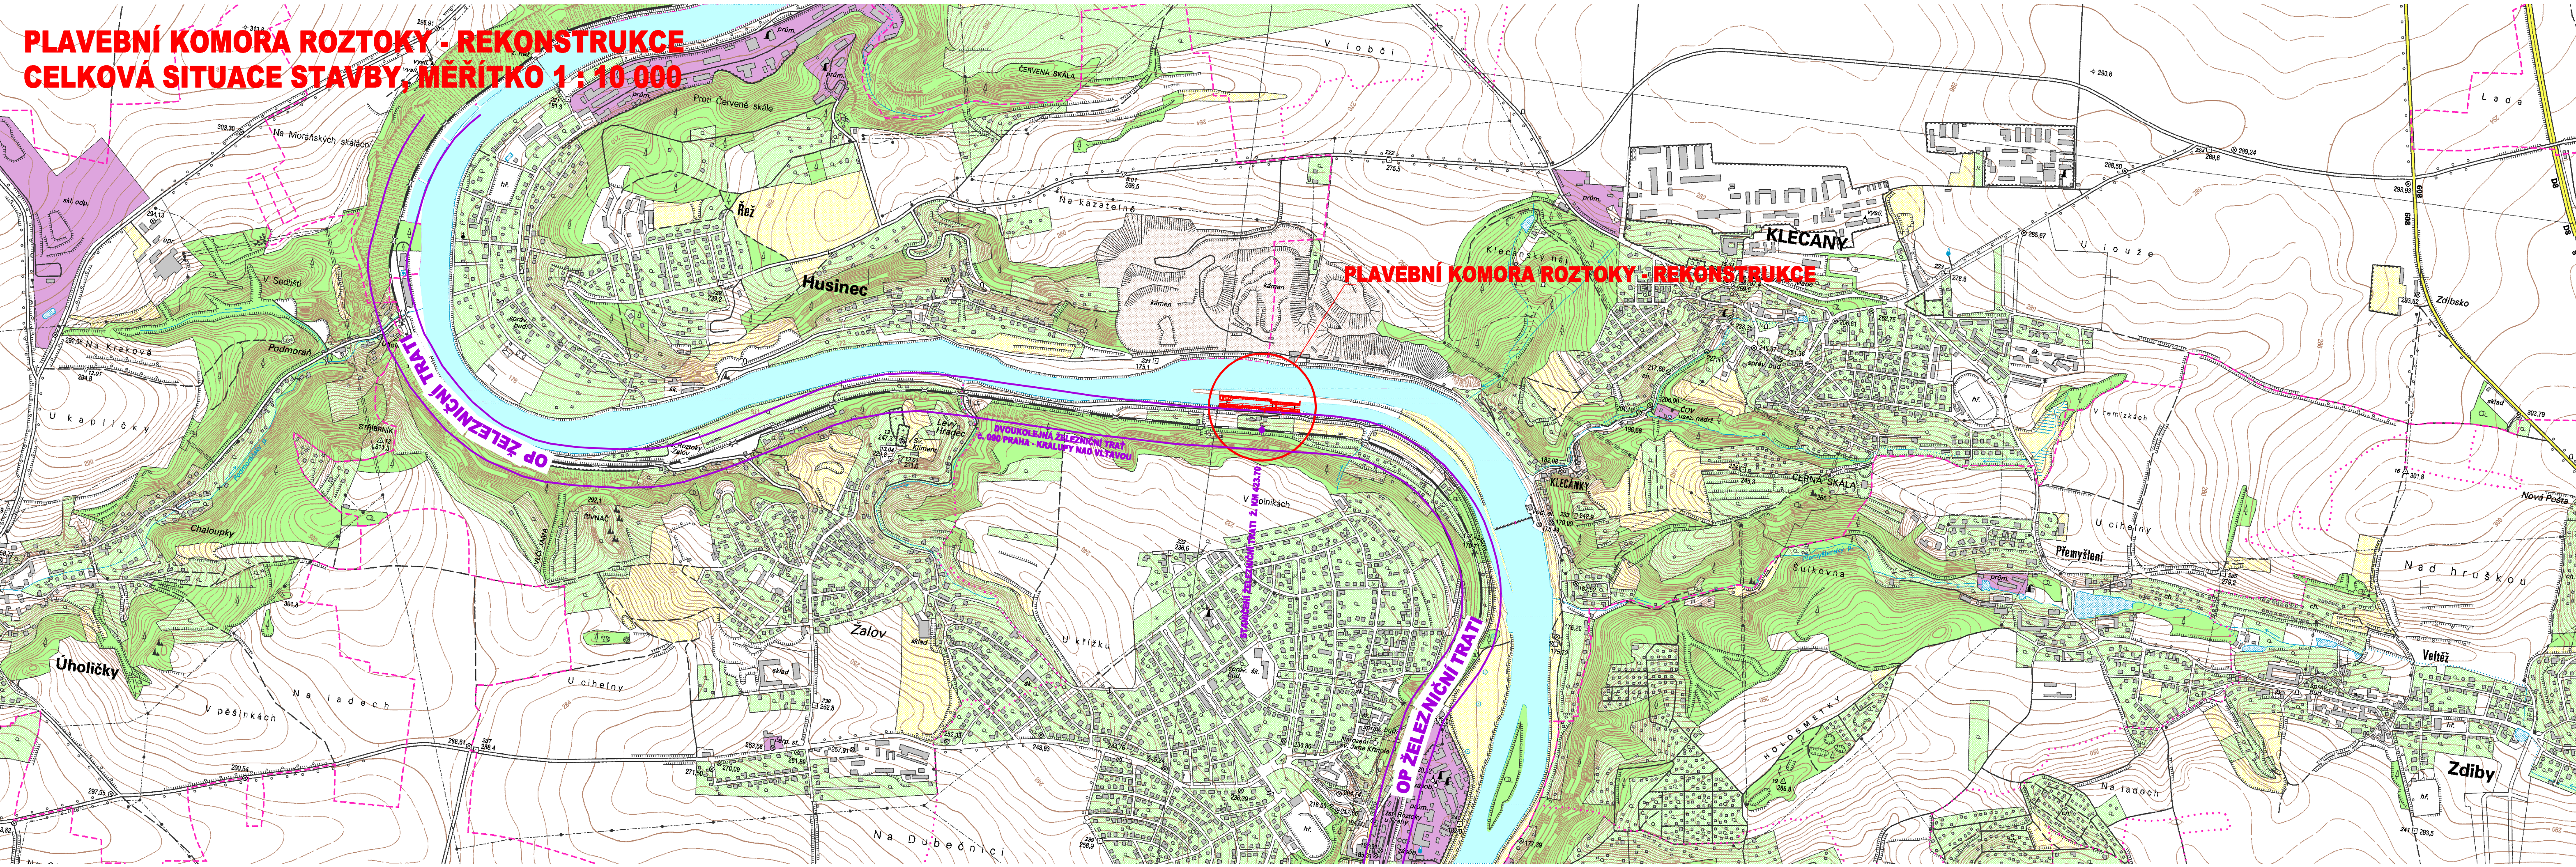

PLAVEBNÍ KOMORA ROZTOKY - REKONSTRUKCE

LEGENDA :

- STÁVAJÍCÍ STAV
- NÁVRHOVÝ STAV
- OP ŽELEZNIČNÍ TRATI
- VODNÍ PLOCHY

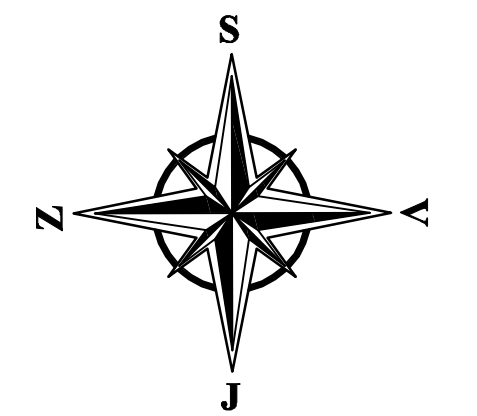

VÝŠKOVÝ SYSTÉM: B.p.v.  
SOUDRADICOVÝ SYSTÉM: JTSK

ZPRACOVÁNO PRO :  
POVODÍ VLTAVY

AQUATIS a.s. Botanická 834/56, 602 00 Brno		Tel: +420 541 554 111 Fax: +420 541 211 205		E-mail: info@aquatis.cz http://www.aquatis.cz	
Zodpovědný projektant ING. MICHAL NOVOTNÝ	Hlavní inženýr projektu ING. MICHAL NOVOTNÝ	Vedoucí střediska ING. OLDŘICH NEUMAYER, CSc.			
Vypracoval ING. MICHAL NOVOTNÝ	Kontroloval ING. OLDŘICH NEUMAYER, CSc.	Zakázkové číslo 022101A			
Datum ZÁŘÍ, 2024	Stupeň dokumentace PD JEDNOSTUPŇOVÁ	Název souboru C.12.dwg			
Akce					

PK ROZTOKY - REKONSTRUKCE

C. SITUÁČNÍ VÝKRESY DOKUMENTACE

Příloha

CELKOVÁ SITUACE STAVBY

Měřítko 1: 10 000	Číslo přílohy C.12.
----------------------	------------------------

Objednatel  
POVODÍ VLTAVY, STÁTNÍ PODNIK