



SKLOPNÝ STOŽÁR VENKOVNÍHO OSVĚTLENÍ
ČELNÍ POHLED 1 : 50

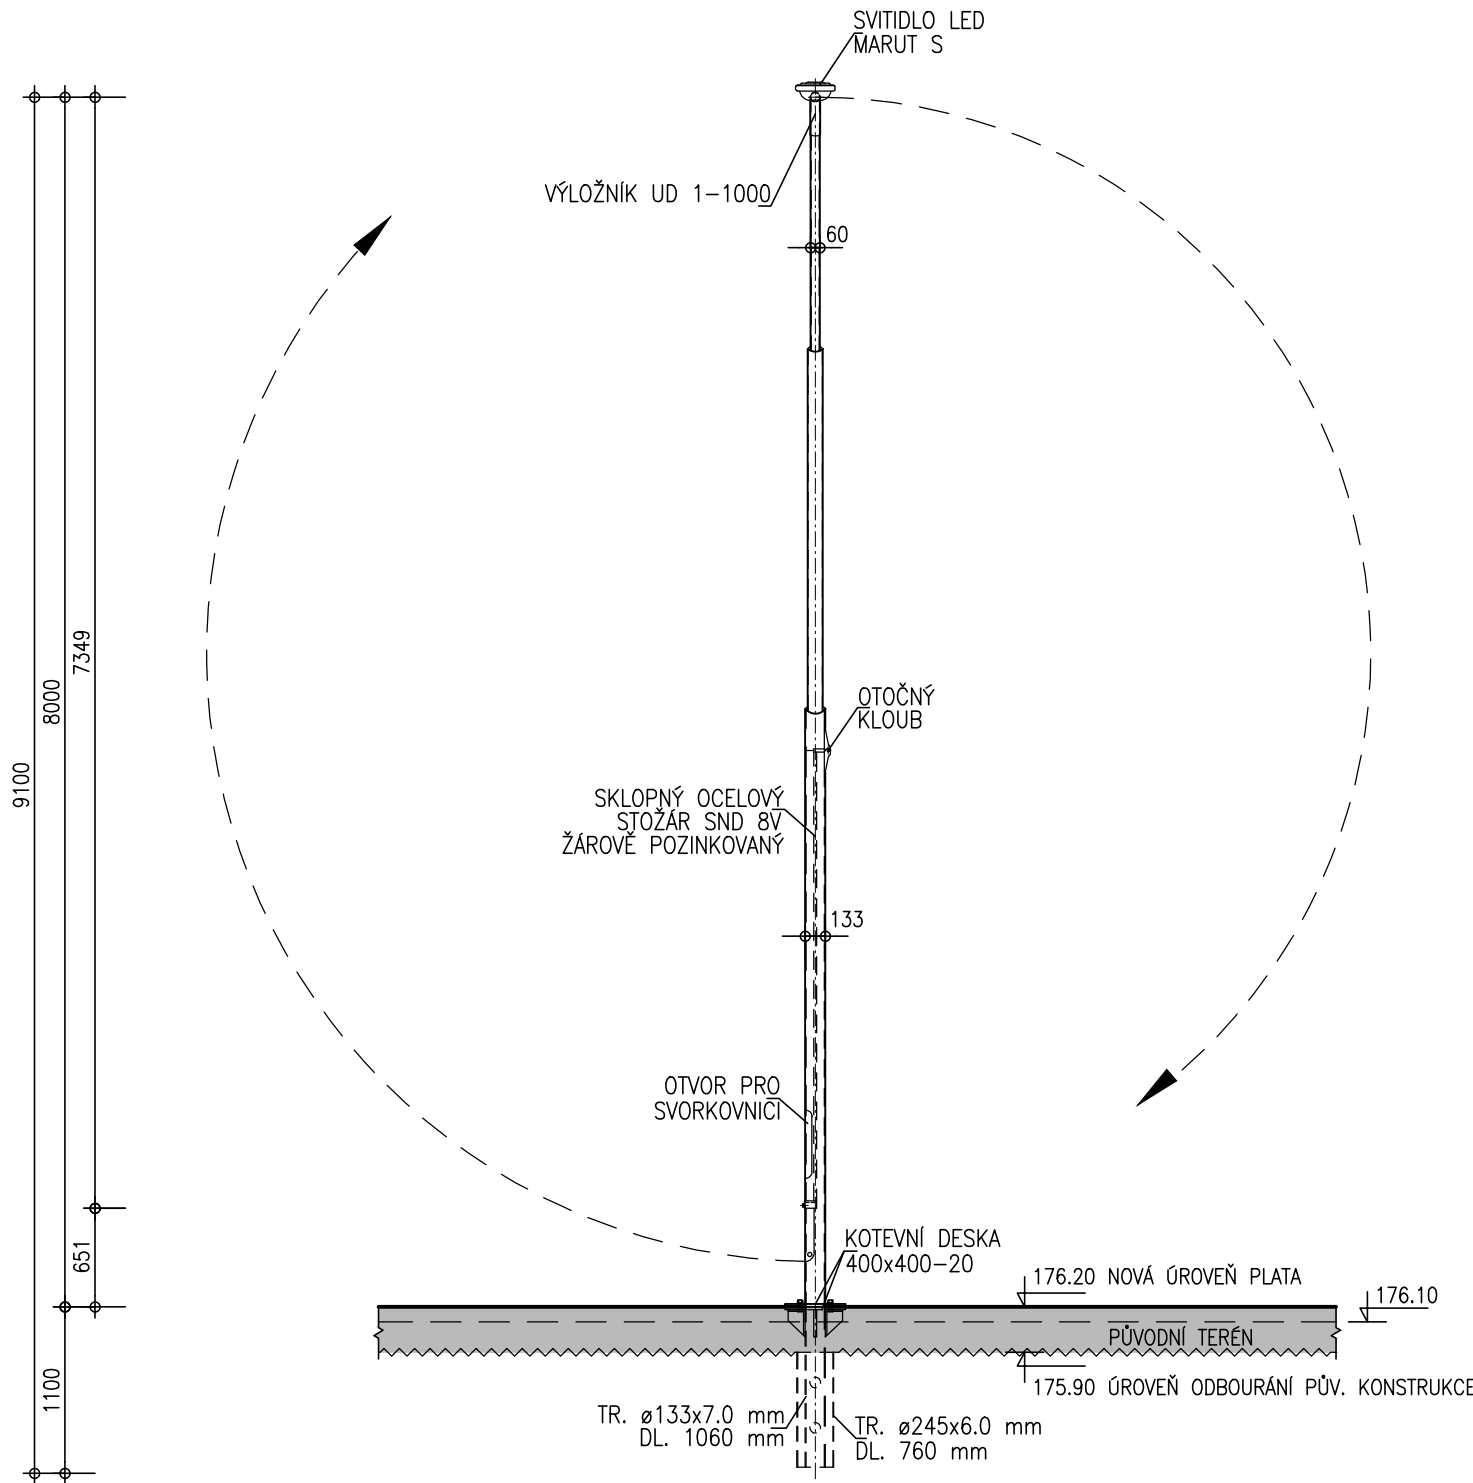


BOČNÍ POHLED 1 : 50

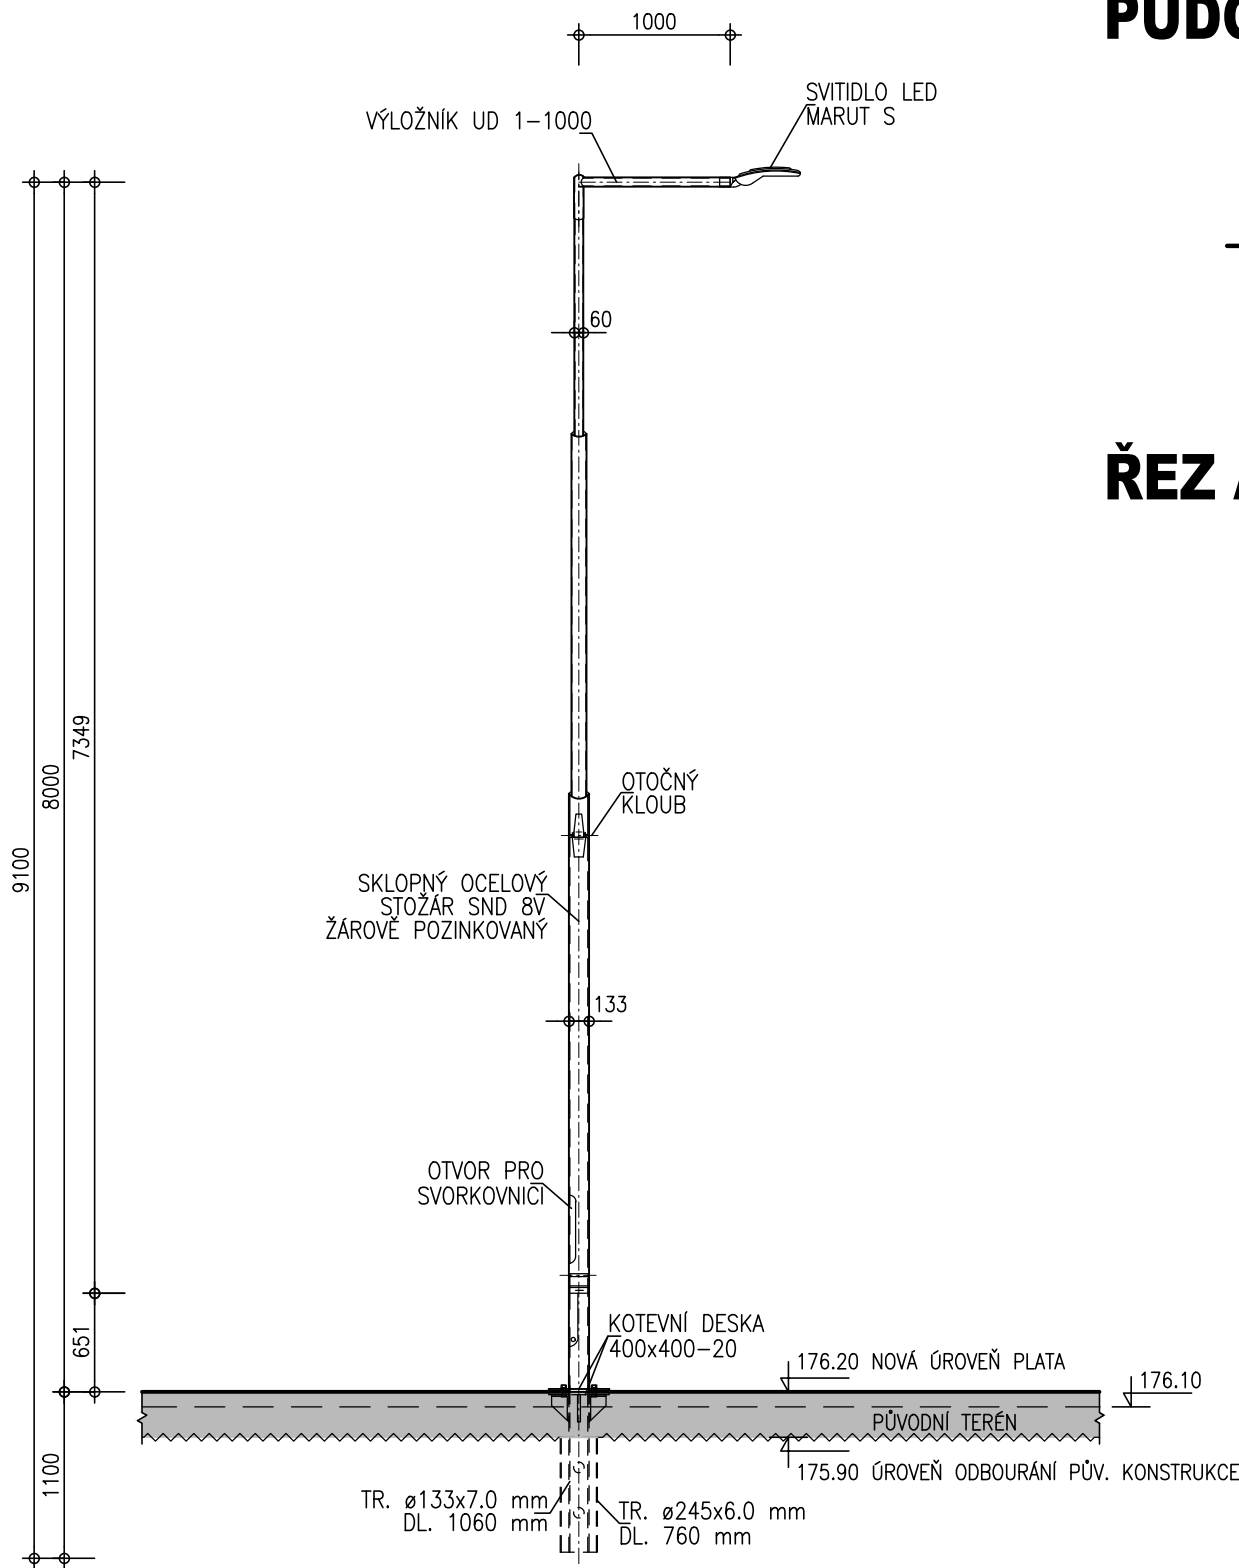


SVÍTIDLO MARUT S 1 : 10

PŮDORYS

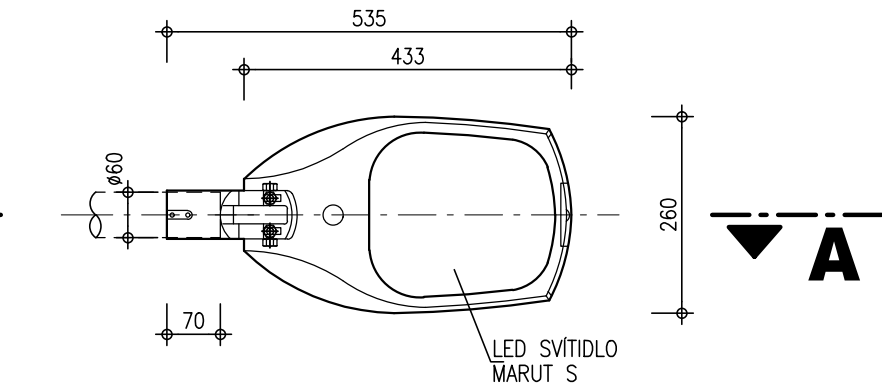

ŘEZ A-A

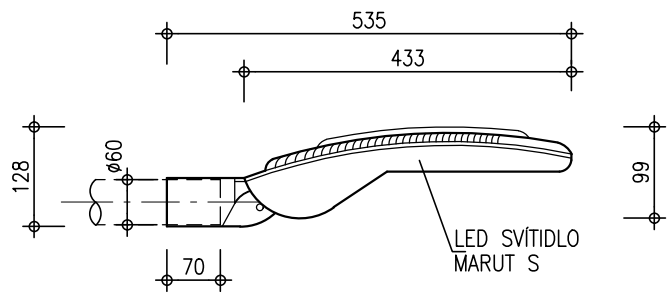

VÝŠKOVÝ SYSTÉM - B.p.v.
KÓTOVANO V MILIMETRECH

ZPRACOVÁNO PRO :



AQUATIS

AQUATIS a.s. Botanická 834/56, 602 00 Brno		Tel: +420 541 554 111 Fax: +420 541 211 205	E-mail: info@aquatis.cz http://www.aquatis.cz
Zodpovědný projektant ING. MICHAL NOVOTNÝ	Hlavní inženýr projektu ING. MICHAL NOVOTNÝ	Vedoucí střediska ING. OLDŘICH NEUMAYER, CSc.	
Vypracoval ING. MICHAL NOVOTNÝ	Kontroloval ING. OLDŘICH NEUMAYER, CSc.	Zakázkové číslo 022101A	
Datum ZÁŘÍ, 2024	Stupeň dokumentace PD JEDNOSTUPŇOVÁ	Název souboru D_34.dwg	
Akce			

PK ROZTOKY - REKONSTRUKCE

D. DOKUMENTACE STAVEBNÍCH OBJEKTŮ A PROVOZNÍCH SOUBORŮ
D.3. SO 03 - VENKOVNÍ OSVĚTLENÍ PLAVEBNÍ KOMORY

Příloha
SKLOPNÝ STOŽÁR VENKOVNÍHO OSVĚTLENÍ

Měřítko
1 : 50, 1 : 10

Číslo přílohy
D.3.4.

Objednatel
POVODÍ VLTAVY, STÁTNÍ PODNIK