


VZOROVÝ PŘÍČNÝ ŘEZ - PLYNOVOD

a) V KOMUNIKACI


b) VE VOLNÉM TERÉNU

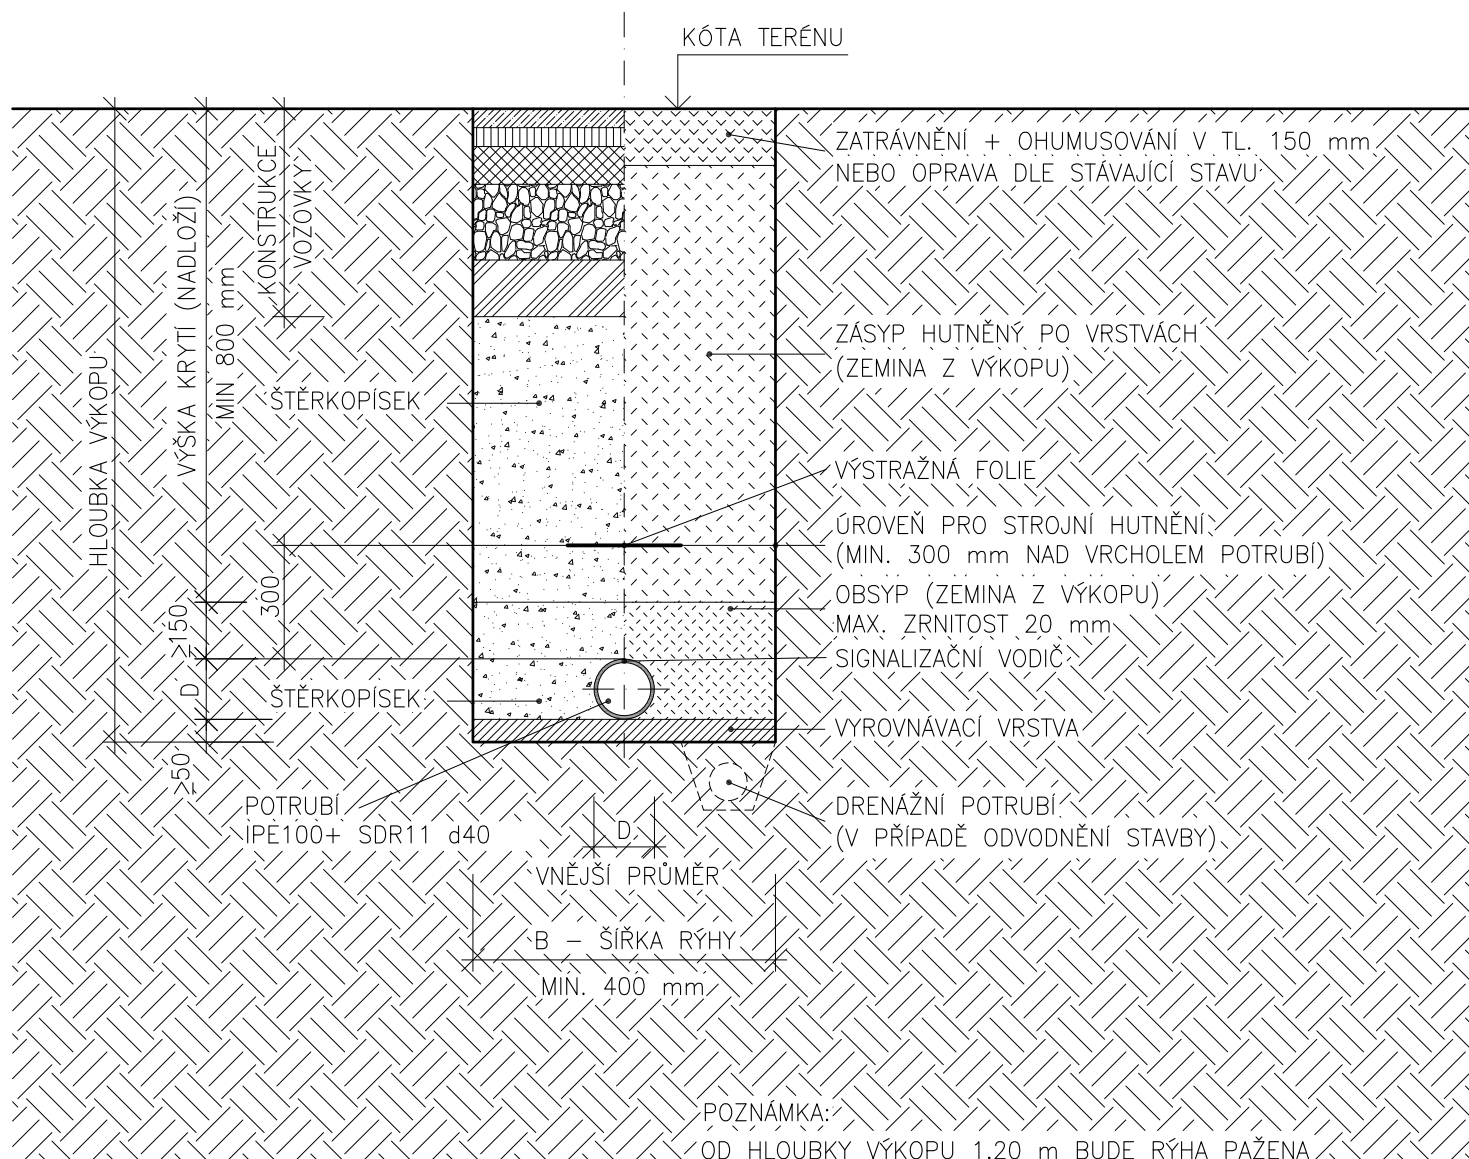

Legenda:

Potrubí:

- NTL vnější domovní plynovod bude proveden z plastového IPE potrubí
- nové potrubí bude uloženo do pískového hutněného lože (písek frakce 0/8) s dodržení minimálního krytím dle ČSN 73 6005

ZODP. PROJEKTANT :	Ing. Radek Vondra	 pridos Na Potoce 648, Hradec Králové 11 tel./fax.: 495539037, IČO:132 07 245 e-mail: pridos@gmail.cz
KRESLIL:	T. Balažovič	
INVESTOR :	Povodí Labe, státní podnik	
MÍSTO :	PS Turnov - areál provozního střediska	
ODDÍL :	D.1.4. TECHNIKA PROSTŘEDÍ STAVEB	
AKCE : POVODÍ LABE - PS TURNOV REKONSTRUKCE TZB A ELEKTROINSTALACE BUDOVY PS		DATUM : 07/ 2023 STUPEŇ : DSP + DPS MĚŘÍTKO : 1:20
VZOROVÝ PŘÍČNÝ ŘEZ - PLYNOVOD		06