


25.11.2022

GTM - profilů - VD Kryry**Geodetický monitoring**Souřadnicový systém : **S-JTSK**Výškový systém : **Bpv****SEZNAM SOUŘADNIC**

Bod	Y	X	H
1-1	811442,558	1024619,401	312,853
1-2	811432,423	1024617,452	316,447
1-3	811422,734	1024616,434	320,131
1-4	811409,271	1024613,099	326,135
2-1	811345,498	1024680,431	316,118
2-2	811334,181	1024660,506	326,092
2-3	811329,901	1024646,708	334,075
2-4	811321,742	1024628,229	344,422
3-1	811222,570	1024722,098	316,044
3-2	811211,921	1024692,569	325,582
3-3	811206,955	1024664,054	339,863
3-4	811206,110	1024642,900	350,829
4-1	811127,882	1024743,275	315,974
4-2	811121,735	1024712,109	321,938
4-3	811122,465	1024690,543	330,064
4-4	811121,765	1024661,812	341,416
5-1	810954,155	1026147,754	319,655
5-2	810928,993	1026130,235	330,105
5-3	810909,038	1026118,675	340,497
5-4	810900,125	1026111,558	346,574

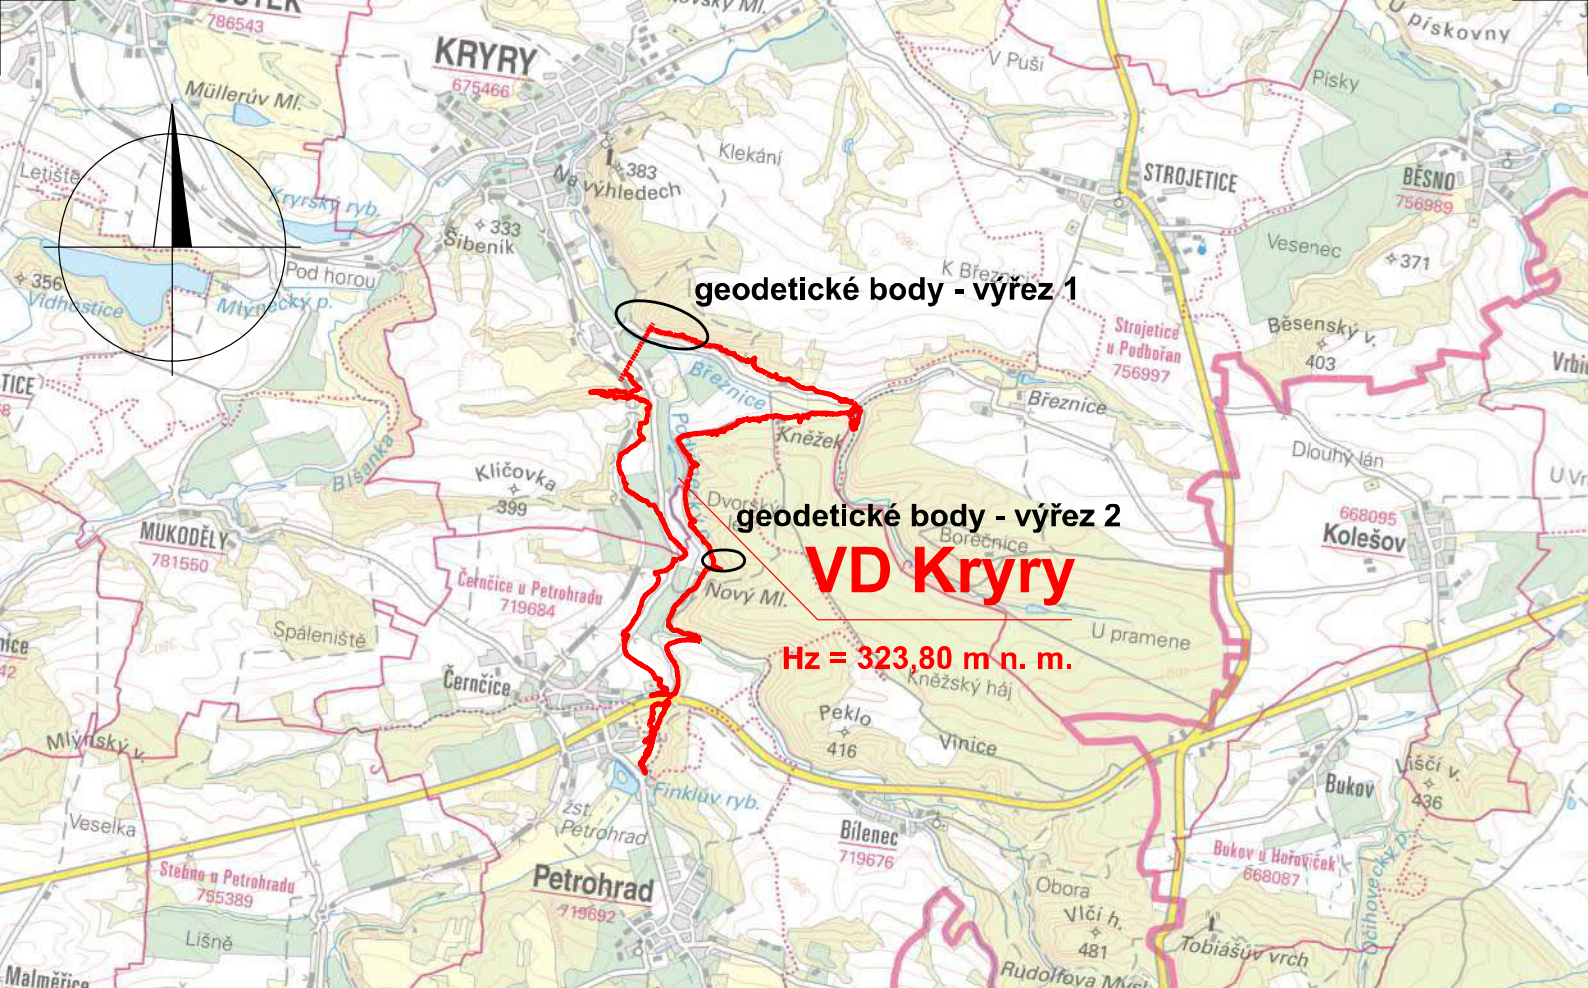


AKCE:	
VD KRYRY - PŘEDPROJEKTOVÁ PŘÍPRAVA - GENERÁLNÍ PROJEKTANT	
OBJEDNATEL:	
POVODÍ OHŘE, státní podnik Bezručova 4219, 430 03 Chomutov	
ZHOTOVITEL:	
AQUATIS a.s. Botanická 834/56, 602 00 Brno	
Č. ZAKÁZKY	121122A

SUBDODAVATEL:
AZ Consult, spol. s r.o. Klíšská 1334/12, 400 01 Ústí nad Labem

Vypracoval: Tereza Jelínková	Kontroloval: Mgr. Jakub Šindelář	Zhotovitel: AZ Consult, spol. s r.o. Klíšská 1334/12, 400 01 Ústí nad Labem tel. 475 240 888 www.azconsult.cz
Odpovědný řešitel: Mgr. Jakub Šindelář	Schválil: Ing. Martina Štrosová	
Číslo zakázky subdodavatele: 21/045	Datum: 02/2023 (aktualizace)	

Akce: VD Kryry - předprojektová příprava - generální projektant	Měřítko: 1:50 000	Formát: 1 x A4
	Stupeň:	Souprava:
	Příloha: Přehledná situace - geodetické body	

Číslo přílohy: -

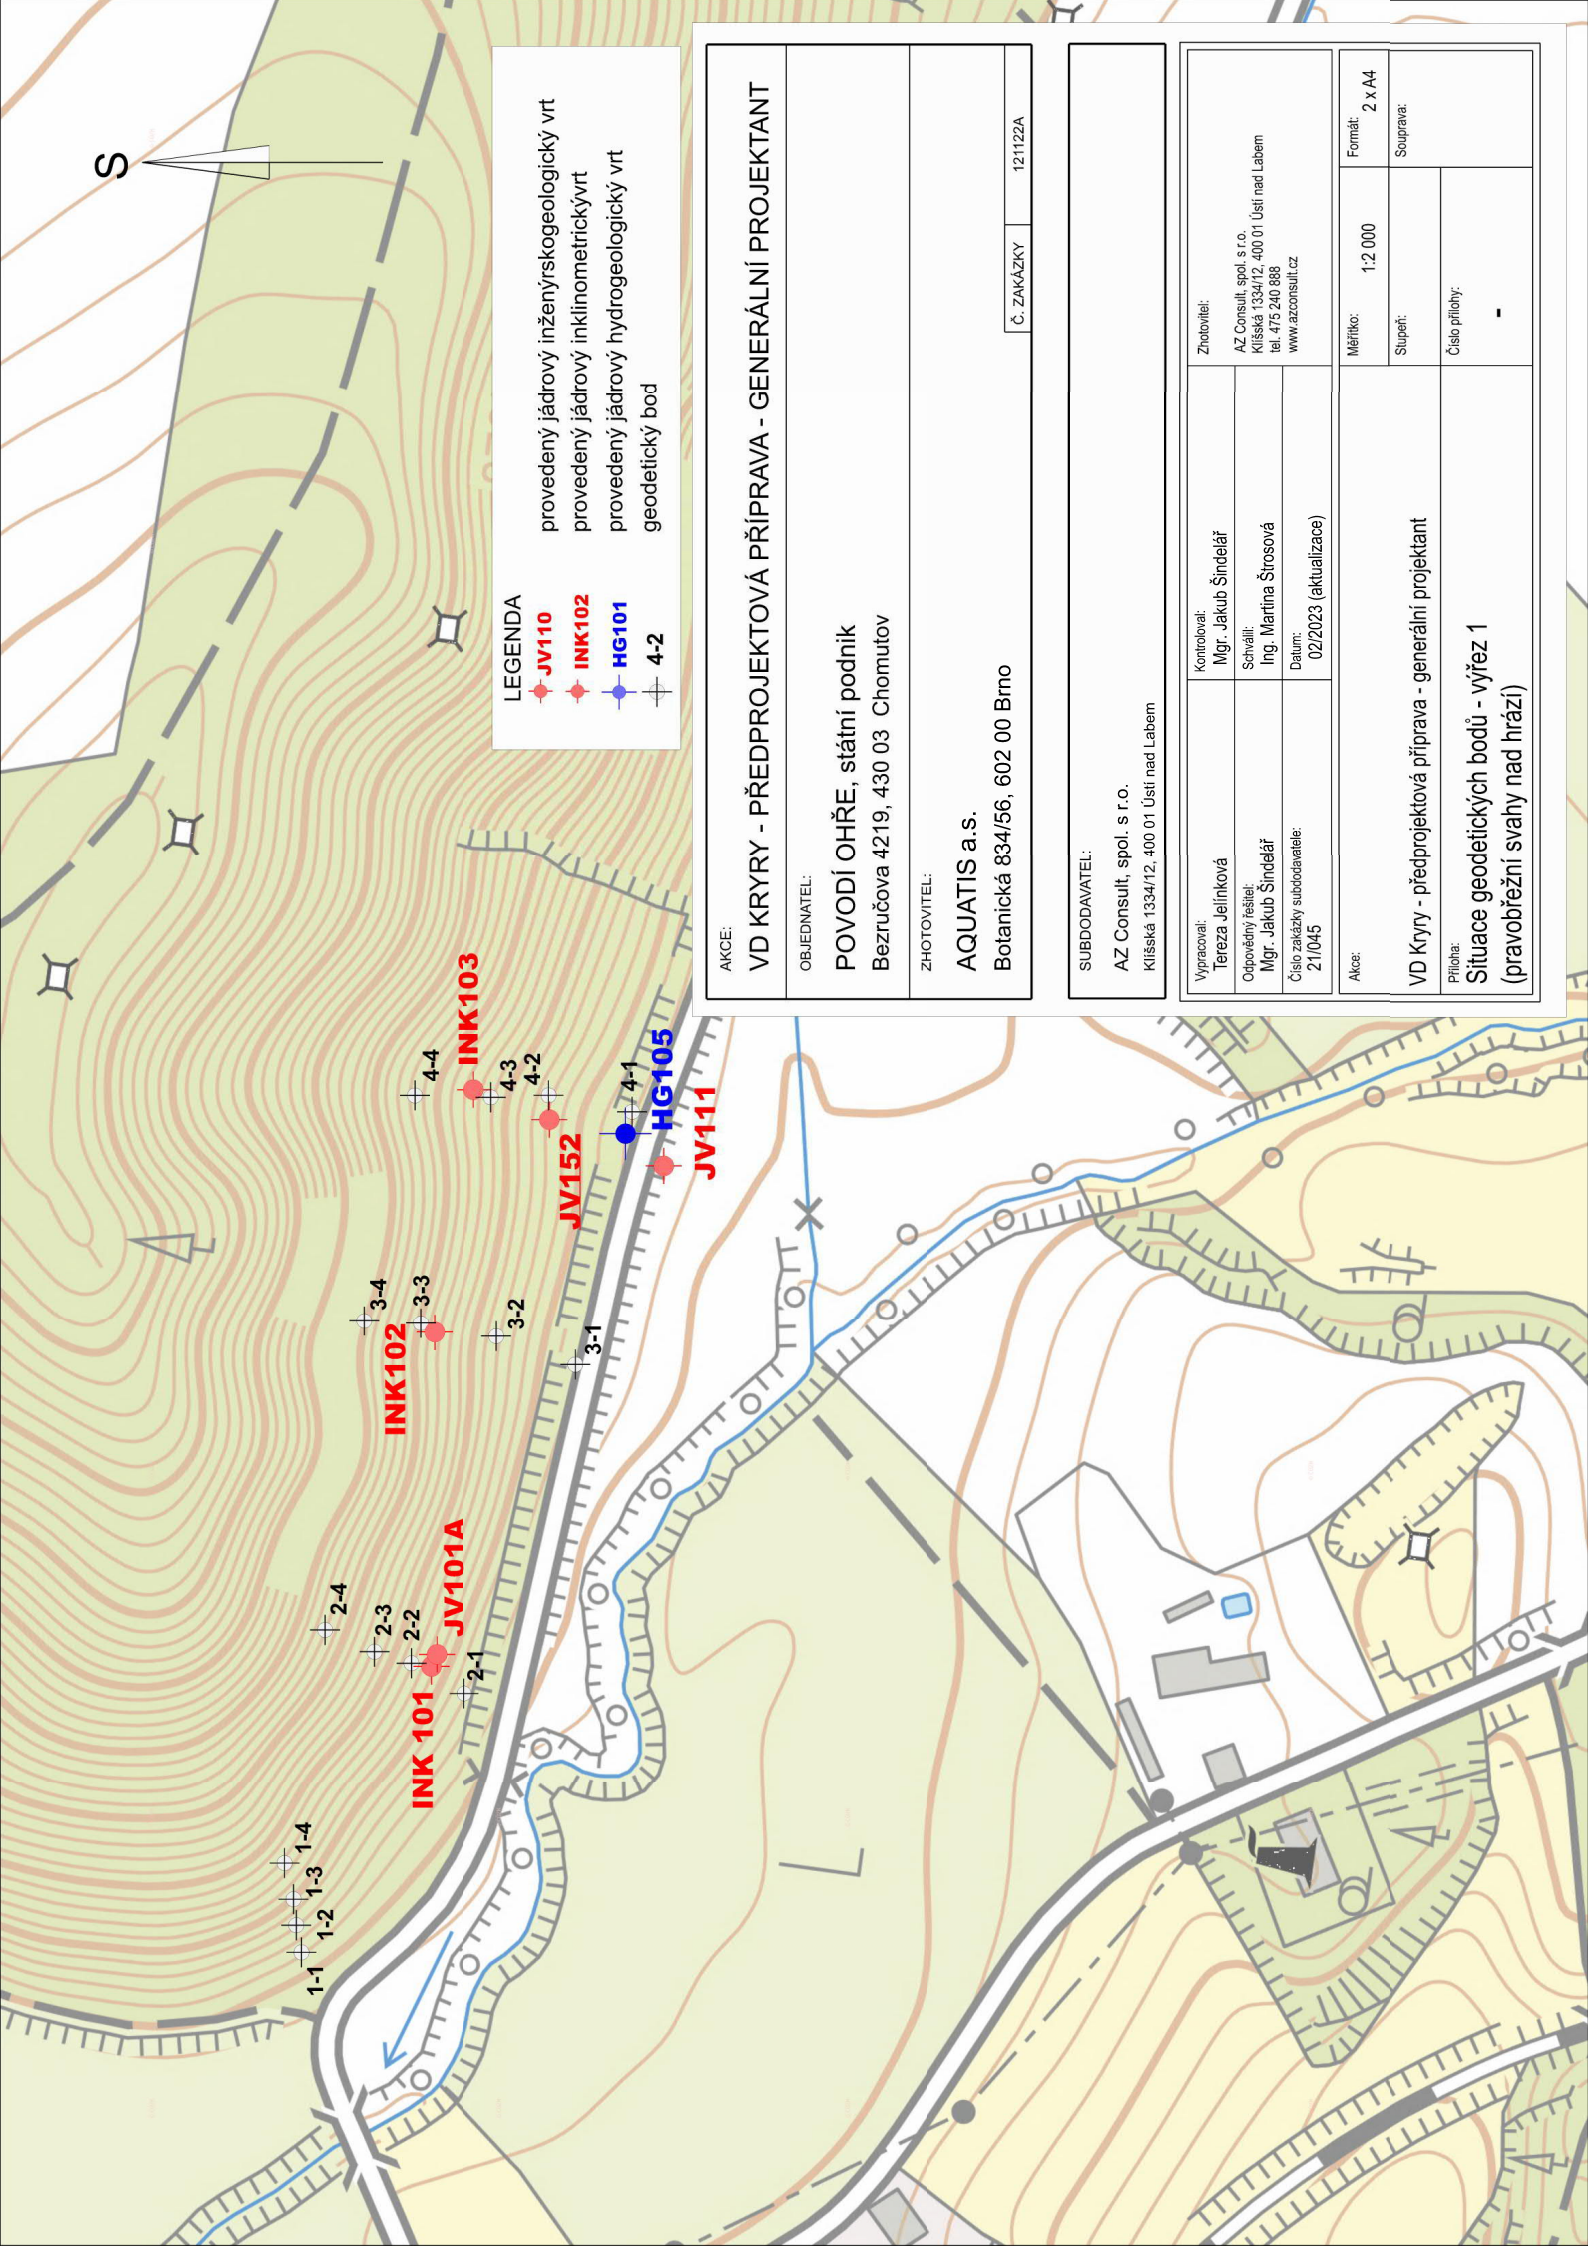

provedený jádrový inženýrskogeologický vrt

provedený jádrový inklinometrický vrt

provedený jádrový hydrogeologický vrt

geodetický bod

LEGENDA

JV110

INK102

HG101


4-2

AKCE:	VD KRYRY - PŘEDPROJEKTOVÁ PŘÍPRAVA - GENERÁLNÍ PROJEKTANT		
OBJEDNATEL:	POVODÍ OHŘE, státní podnik Bezručova 4219, 430 03 Chomutov		
ZHOTOVITEL:	AQUATIS a.s. Botanická 834/56, 602 00 Brno		
Č. ZAKÁZKY		121122A	

SUBDODAVATEL:	
AZ Consult, spol. s r.o. Klíšská 1334/12, 400 01 Ústí nad Labem	

Vypracoval:	Kontroloval:	Zhotovitel:
Tereza Jelínková	Mgr. Jakub Šindelář	AZ Consult, spol. s r.o.
Odpovědný řešitel:	Schválil:	Klíšská 1334/12, 400 01 Ústí nad Labem
Mgr. Jakub Šindelář	Ing. Martina Štrosová	tel. 475 240 888
Číslo zakázky subdodavatele:	Datum:	www.azconsult.cz
21/045	02/2023 (aktualizace)	

Akce:	Měřítko:	Formát:
VD Kryry - předprojektová příprava - generální projektant	1:2 000	2 x A4
Příloha:		Suprava:
Situace geodetických bodů - výřez 1 (pravobřežní svahy nad hrází)		Číslo přílohy:
		-

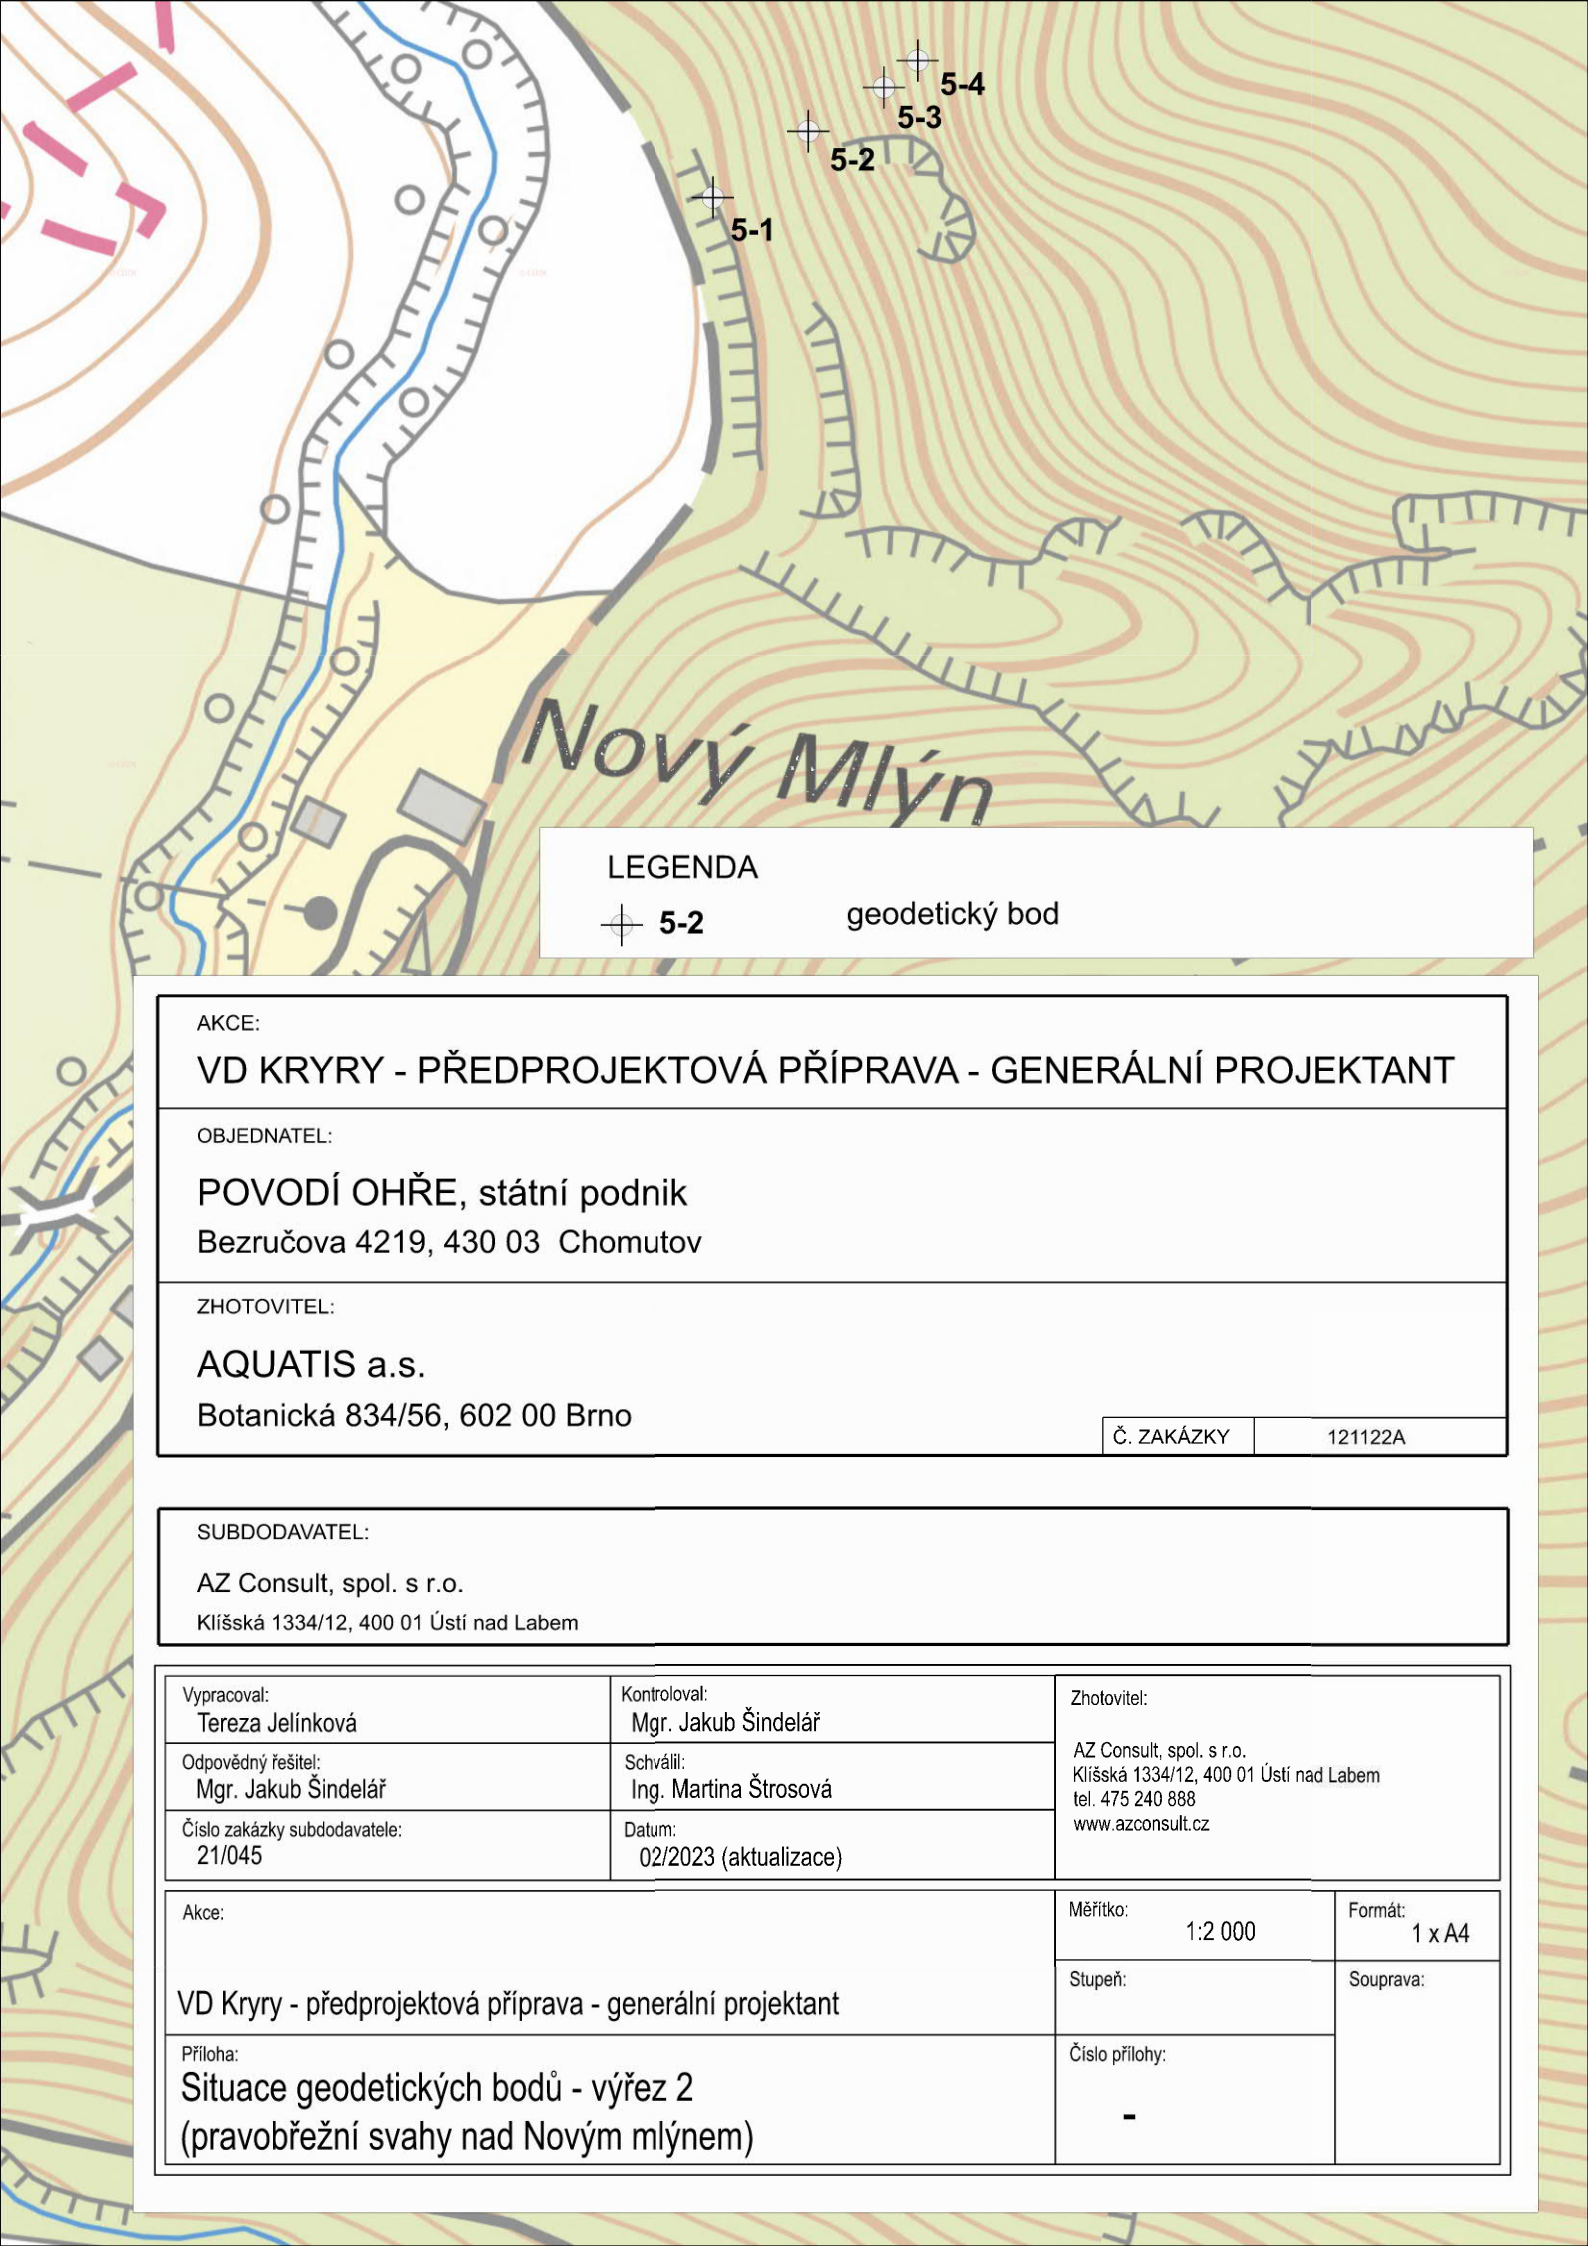

LEGENDA



5-2

geodetický bod

AKCE:

VD KRYRY - PŘEDPROJEKTOVÁ PŘÍPRAVA - GENERÁLNÍ PROJEKTANT

OBJEDNATEL:

POVODÍ OHŘE, státní podnik
Bezručova 4219, 430 03 Chomutov

ZHOTOVITEL:

AQUATIS a.s.
Botanická 834/56, 602 00 Brno

Č. ZAKÁZKY

121122A

SUBDODAVATEL:

AZ Consult, spol. s r.o.
Klíšská 1334/12, 400 01 Ústí nad Labem

Vypracoval:
Tereza Jelínková

Kontroloval:
Mgr. Jakub Šindelář

Zhotovitel:

Odpovědný řešitel:
Mgr. Jakub Šindelář

Schválil:
Ing. Martina Štrosová

AZ Consult, spol. s r.o.
Klíšská 1334/12, 400 01 Ústí nad Labem
tel. 475 240 888
www.azconsult.cz

Číslo zakázky subdodavatele:
21/045

Datum:
02/2023 (aktualizace)

Akce:

Měřítko:

1:2 000

Formát:

1 x A4

VD Kryry - předprojektová příprava - generální projektant

Stupeň:

Souprava:

Příloha:

Situace geodetických bodů - výřez 2
(pravobřežní svahy nad Novým mlýnem)

Číslo přílohy:

-