

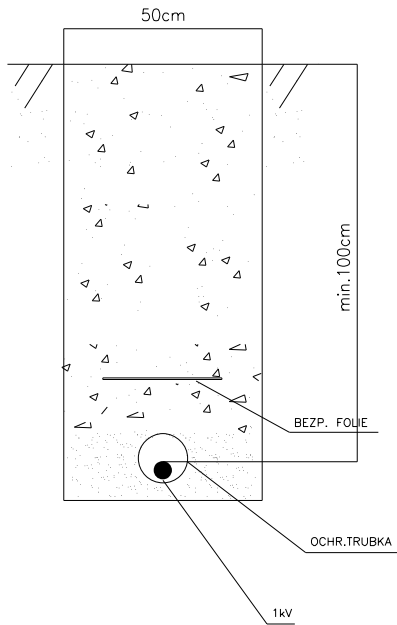


VOLNÝ TERÉN, KOMUNIKACE, VJEZDY
(POJEZDOVÉ A PARKOVACÍ PLOCHY)

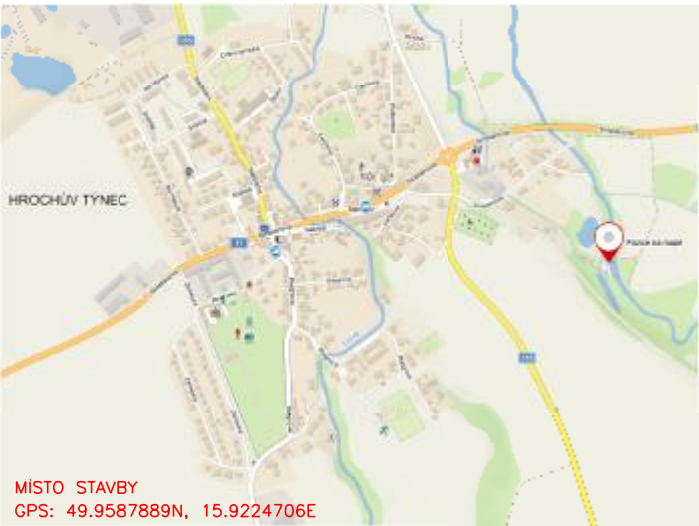

VOLNÝ TERÉN
(MIMO POJEZDOVÉ A PARKOVACÍ PLOCHY)

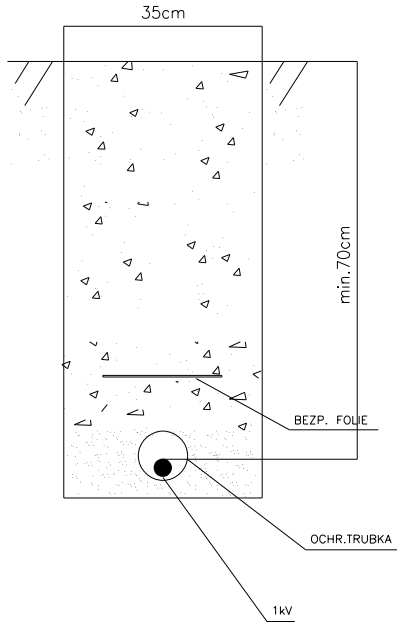

- projektované kabelové vedení 1kV 1-CYKY-J
- vedení 1kV stávající kabelová ČEZd
- uzemnění (zemnicí páspek FeZn)
- řízený protlak
- start protlaku, startovací a vybiňovací jámy
- projektovaný elektroměrový rozvaděč Povodí Labe, s.p.
- projektovaný pojistkový (přípojkový) skříň (pilíř)
- se zákresem skutečné velikosti pilíře/skříně
- stávající rozpojovací (přípojkový) skříň (pilíř) ČEZd
- se zákresem skutečné velikosti pilíře/skříně
- NAPĚŤOVÁ SOUSTAVA: TN-C, 230/400 V, 50Hz stř.
- OCHRANA PŘED ÚRAZEM EL. PROUDEM: dle PNE 330000-1
- živých částí: izolací čl. 3.2.2.4
- kryty nebo přepážkami čl. 3.2.2.3
- polohou čl. 3.2.2.1
- neživých částí: ochrana automatickým odpojením od zdroje dle čl. 3.3.2.5
- VNĚJŠÍ VLIVY: dle PNE 330000-2

Projektant upozorňuje, že PD bylo zpracováno v souladu s platnými metodikami ČEZu a normami ČSN. Dále upozorňuje, že dle Nařízení vlády č. 591/2006 Sb. nesmí osoby vstupovat do výkopu o šíři menší než 0,8m.

Projektoval:	Schválil:	PEN – PROJEKTY ENERGETIKY, S.R.O. Anotla z Porubice 2835, Porubice email: daniel@pen.cz TEL: 604 537 923; IČO: 260 11 701	Generální projektant:
Dominik Danihelka	Pavel Pilař		ELPO
Investor: POVODÍ LABE, s.p.	Číslo stavby: 0182022	Datum: 04.2024	Stupeň dok: DPS
Název stavby:		Měřítko: 1:500	Č. archivní: 43522
Obsah výkresu:		Č. výkresu: 01	
CELKOVÁ SITUACE			