


SO 08 - STAVIDLOVÝ OBJEKT

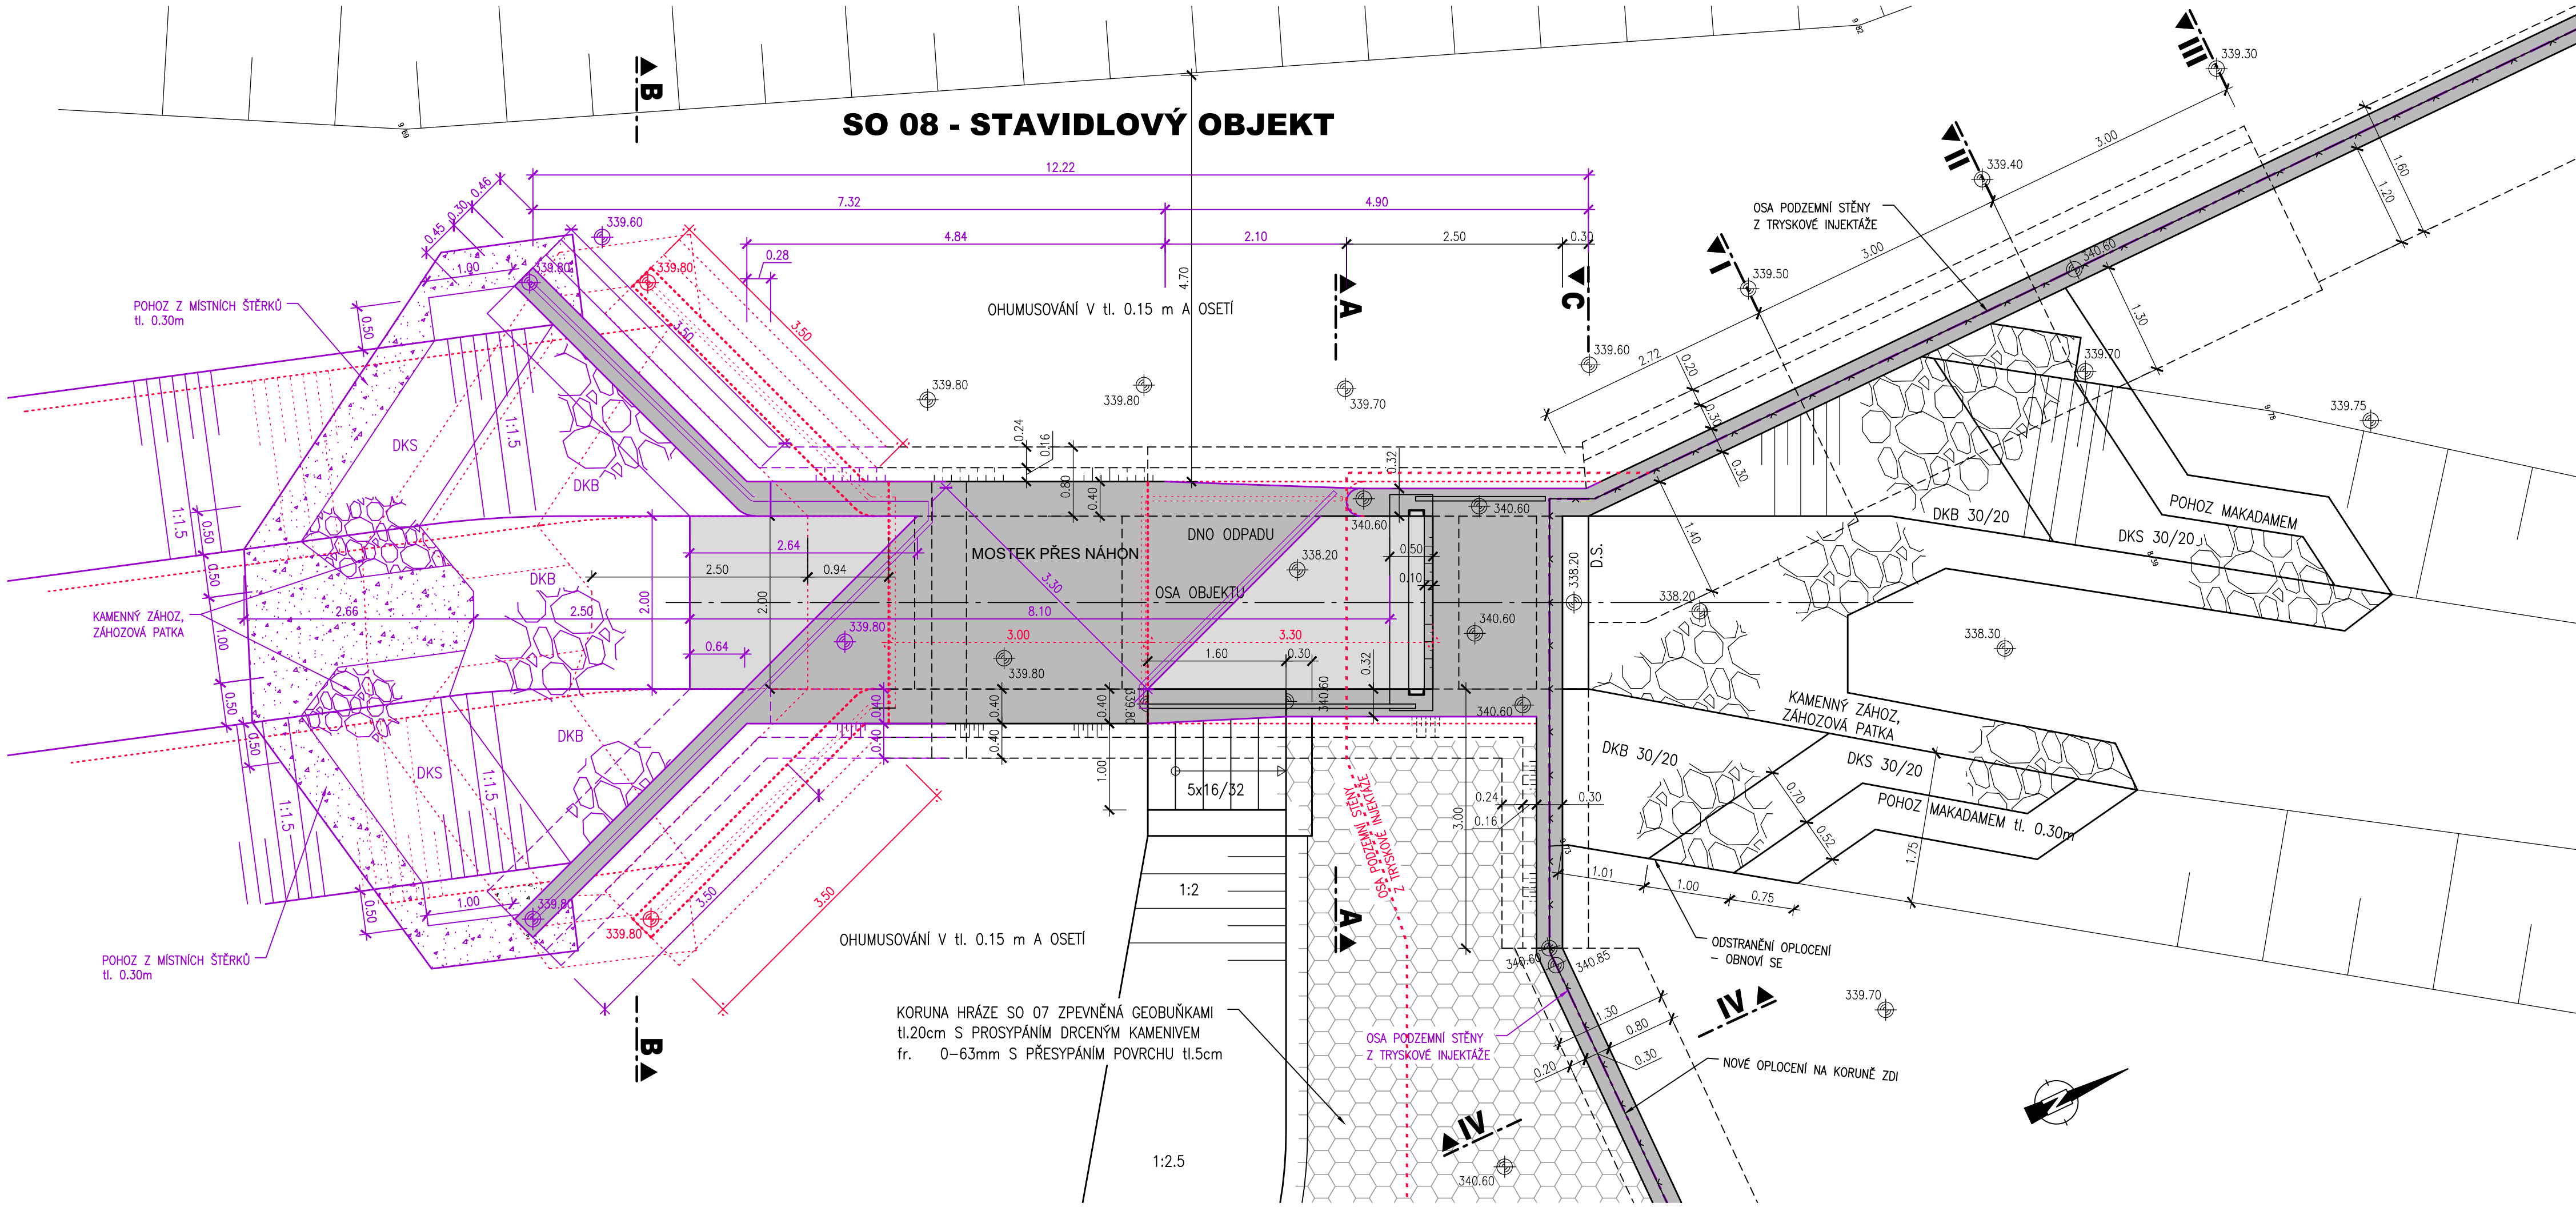

- LEGENDA:
- REALIZOVANÝ STAV dle DSP
 - - - NÁVRHOVÝ STAV dle DSP - NEREALIZOVÁNO
 - SKUTEČNĚ PROVEDENÍ

AQUATIS

AQUATIS a.s.
Botanická 834/56, 602 00 Brno
Tel: +420 541 554 111
Fax: +420 541 211 205
E-mail: info@aquatis.cz
http://www.aquatis.cz

| | | |
|--|--|--|
| Zodpovědný projektant ING. TOMÁŠ RÜTH | Hlavní inženýr projektu ING. TOMÁŠ RÜTH | Vedoucí střediska ING. OLDŘICH NEUMAYER, CSc. |
| Vypracoval ING. HANA KABELKOVÁ | Kontroloval ING. OLDŘICH NEUMAYER, CSc. | Zakázkové číslo 181225.32.D01 |
| datum ŘÍJEN, 2021 | Stupeň dokumentace DSPS | Název souboru D5_STAVIDLOVÝ OBJEKT_So08.dwg |

**PŘÍRODĚ BLÍZKÁ PROTIPOVODŇOVÁ OPATŘENÍ NA ŘECE DESNÉ
V ÚSEKU Ř. KM 14,231 - 16,840**

D. DOKUMENTACE OBJEKTŮ
SO 08 STAVIDLOVÝ OBJEKT

Příloha

PŮDORYS

Měřítko
1 : 50

Číslo přílohy
D.5.1.

Objednatel
OHL ŽS, a.s.

SOUŘADNÝ SYSTÉM: S-JTSK
VÝŠKOVÝ SYSTÉM: B.p.v.
KÓTOVÁNO V: M