
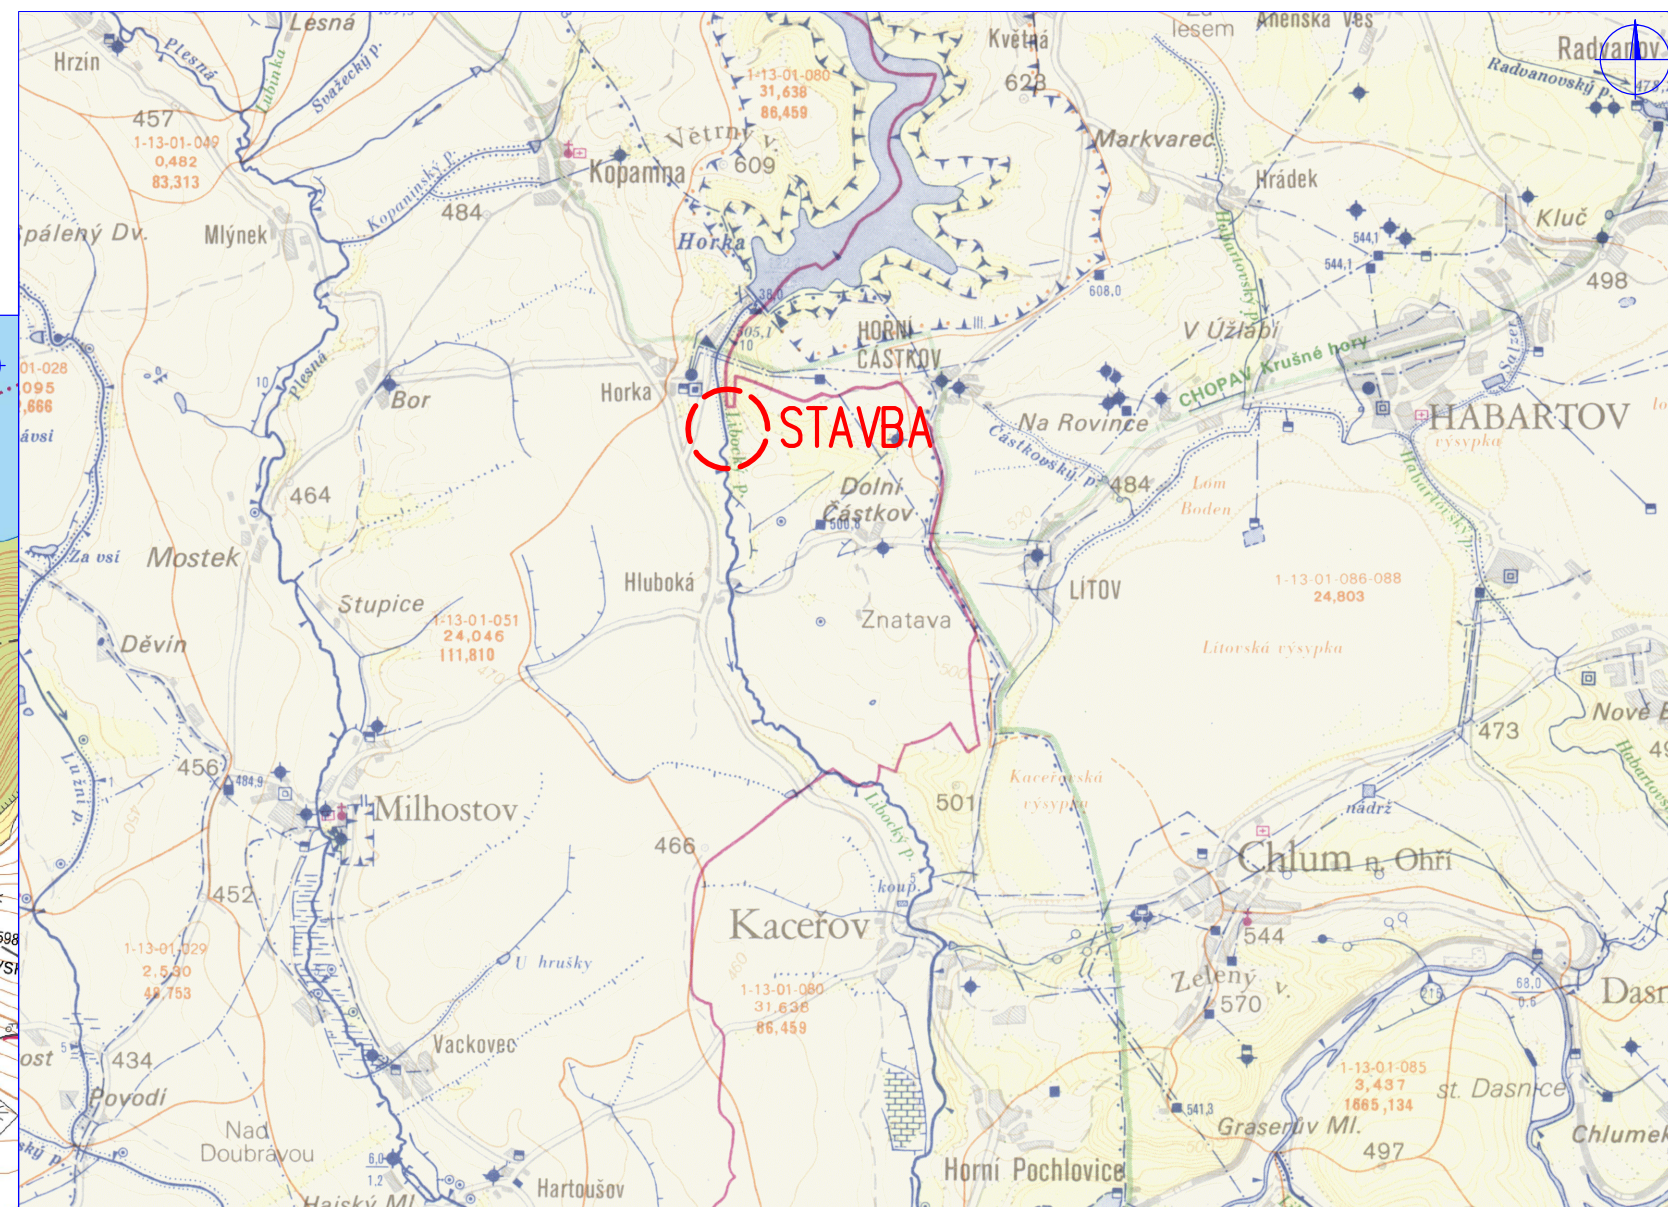


VH MAPA 1:50 000

SITUACE ZM ČR 1:10 000

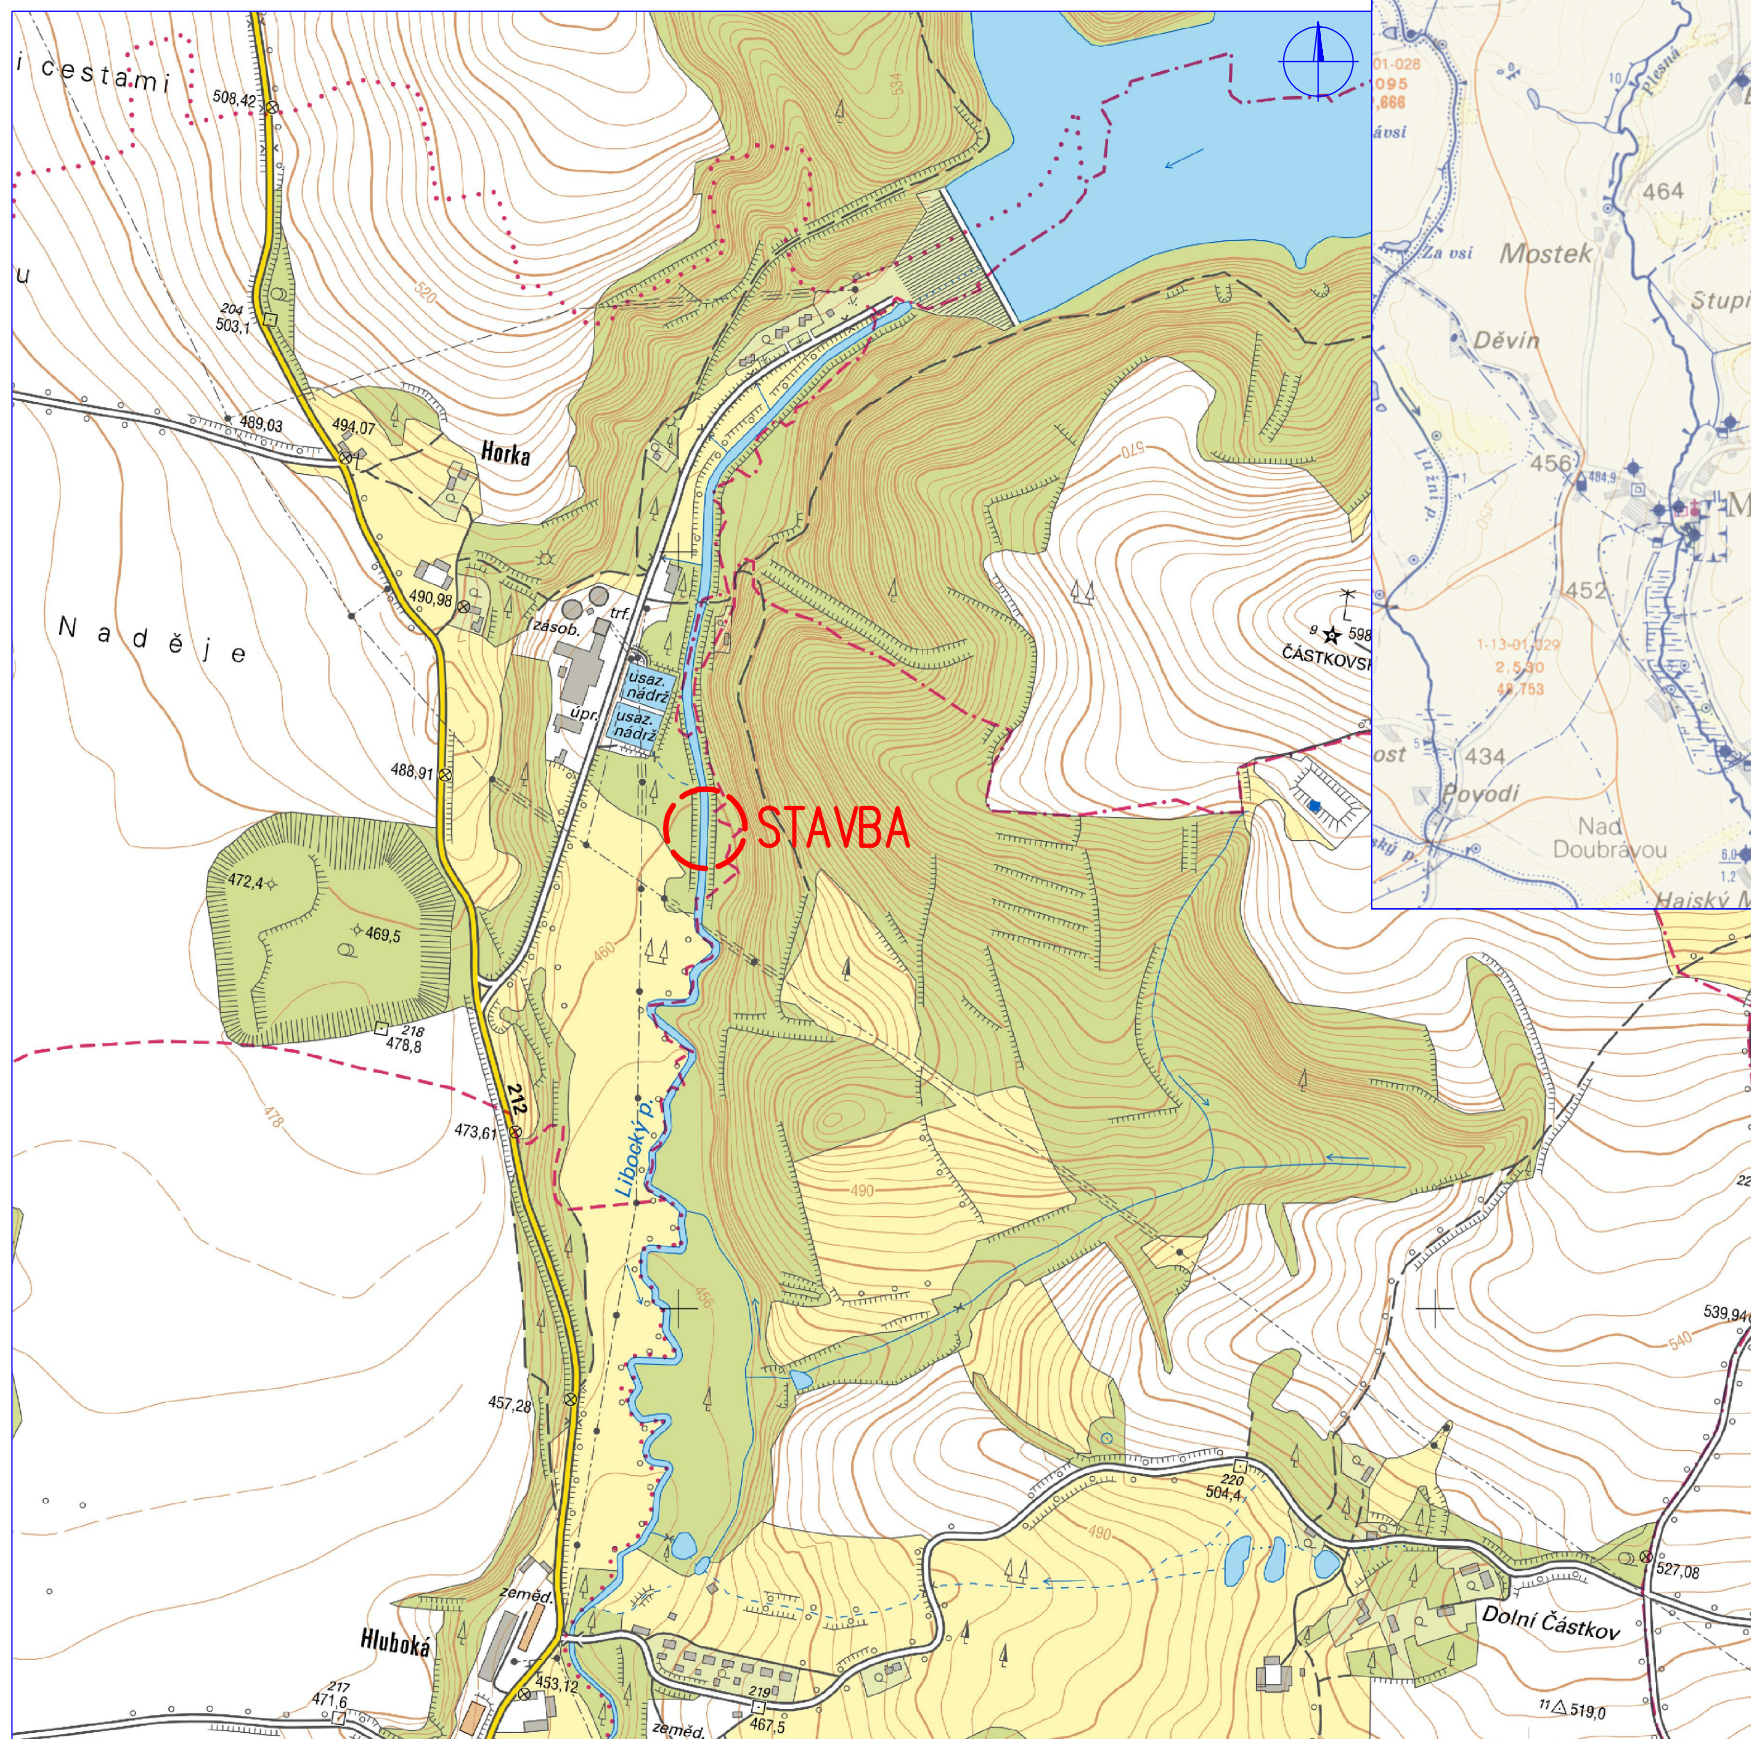

 HG partner s.r.o. Smetanova 200, 250 82 Úvaly www.hgpartner.cz		Paré č.: Telefon: 246 082 015 e-mail: hgp@hgpartner.cz	
Investor: Povodí Ohře, státní podnik, Bezručova 4219, 430 03 Chomutov		Datum:	10/2023
Odpovědný projektant:	Ing. Jaroslav Vrzák	Č. zakázky:	H22 - 043
Vypracoval:	Petr Coufal	Změna:	-
Akce: VD Horka - LG odtok		Stupeň: DSP/DPS	
Název části: SITUAČNÍ VÝKRESY		Část:	C
Příloha: SITUAČNÍ VÝKRES ŠIRŠÍCH VZTAHŮ		Měřítko: 1:10 000 1:50 000	Č. přílohy: C.1