


LEGENDA:

- NOVÁ KONSTRUKCE ZÁBRADLÍ
- UMÍSTĚNÍ NOVÉHO OSVĚTLENÍ

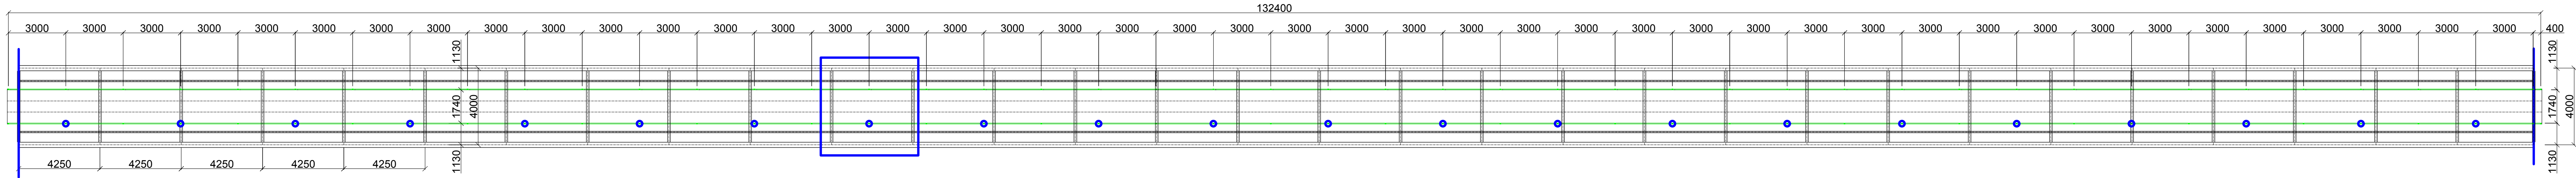

OSVĚTLENÍ:
V rámci opravy přístupové lávky na sružený objekt bude provedena výměna osvětlení. Stávající osvětlení lávky bude demontováno. Nově bude osazeno celkem 22 ks svítidel, typ AEG280025 (1x 8,7 W LED). Každé svítidlo bude zabudováno v nerezové krabici (kastlíku) ve spojnici svislého a vodorovného profilu zábradlí. Napájecí kabel CYKY-J 3x2,5 bude protažen profilem zábradlí. Napájení světelného okruhu bude zachováno stávající (jistič s proudovým chráničem FL7-10/2/003, označení F11 v rozvaděči RM5 na chodbě v patře sruženého objektu). Ovládání osvětlení bude dvojicí přepínačů řaz. 6 umístěných na začátku a konci lávky.

VÝPIS DÉLEK ZÁBRADLÍ:

VÝPIS DÉLEK JEDNOTLIVÝCH SEGMENTŮ NOVÉHO ZÁBRADLÍ		
SEGMENT	POČET KUSŮ SEGMENTU ZÁBRADLÍ	CELKEM (m)
3,00	88	264,00
0,40	2	0,80
CELKOVÁ DÉLKA		264,8

POZNÁMKY:
PŘED ZAHÁJENÍM PRACÍ JE NUTNÉ PROVÉST DÚKLADNÉ ZAMĚŘENÍ STAVBY A TECHNOLOGICKÉHO ZAŘÍZENÍ.
ROZMĚRY V PROJEKTOVÉ DOKUMENTACI JSOU POUZE ORIENTAČNÍ!
- PŘI VÝROBĚ PO SVAŘENÍ PRVKŮ ZÁBRADLÍ BUDE PROVEDENO PÍSKOVÁNÍ SVARŮ. DÁLE BUDE PROVEDENO MOŘENÍ A PASIVACE CELÉHO SEGMENTU ZÁBRADLÍ.

VAK projekt s.r.o.		Kněžskodvorská 2544, 370 04 České Budějovice 3 Email.: vakprojekt@vakprojekt.cz, www.vakprojekt.cz
ZODP. PROJEKTANT ING. PETR KOHOUTEK	VYPRACOVAL ING. JAN BROŽ	KOPIE ČÍSLO
OKRES KUTNÁ HORA - STŘEDOČESKÝ KRAJ MÍSTO STAVBY k. ú. NESMĚŘICE [793647] INVESTOR PŮVODÍ VLTAVY S.P., STÁTNÍ PODNIK, HOLEČKOVA 3178/8, SMÍCHOV, 150 00 PRAHA 5		STUPEŇ PROJEKTU PROJEKTOVÁ DOKUMENTACE PRO PROVÁDĚNÍ STAVBY (DPS)
NÁZEV AKCE VD ŠVIHOV - OPRAVA NÁTĚRU PŘÍSTUPOVÉ LÁVKY NA SO		DATUM PROJEKTU 01/2024
STAVEBNÍ OBJEKT SO-01 OBNOVA POVRCHU OCELOVÉ LÁVKY		FORMÁT VÝKRESU 5x A4
OBSAH VÝKRESU PŮDORYS ZÁBRADLÍ A ROZMÍSTĚNÍ OSVĚTLENÍ		MĚŘÍTKO 1:150
		Č. VÝKRESU D.1.22