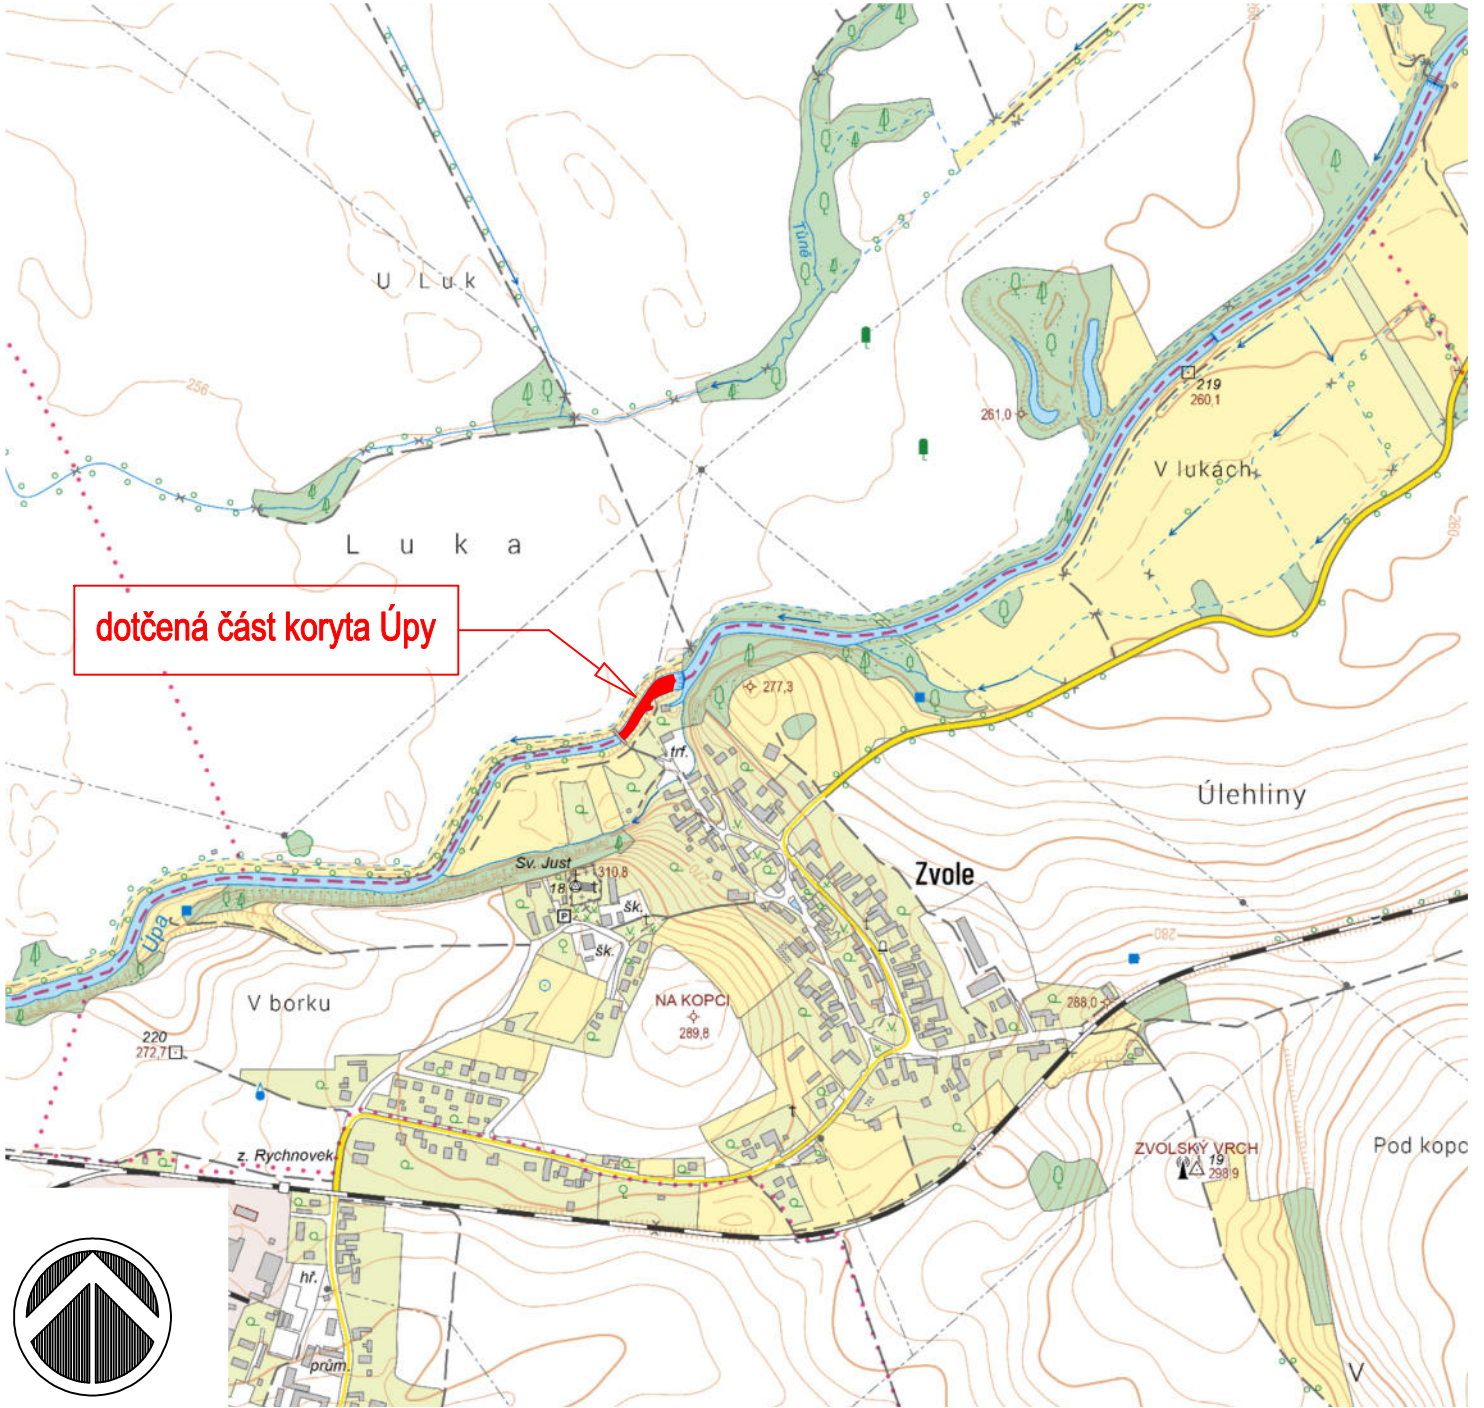

 
 



ZVM 13-22 1:50 000



ZM 1:10 000



Zodpovědný projektant	Vypracoval	Technická kontrola	<div>MULTIAQUA</div>	
Ing. Pavel Romášek	Ing. Pavel Romášek	Ing. Lubor Dítě		
				
Kraj: Královéhradecký	Obec: Rychnovek - Zvole		MULTIAQUA s.r.o. IČO: 60113111 DIČ: CZ60113111	
Investor: Povodí Labe, státní podnik; Víta Nejedlého 951/8, 500 03 Hradec Králové			Veverkova 1343/1 Pražské Předměstí 500 02 Hradec Králové	
119251021 - Úpa, Zvole, odstranění nánosů v ř. km 4,550 – 4,664			Stupeň	projekt stavby
			Datum	05/2025
			Zakázkové číslo	M25/017-2
			Formát	A3
Přehledná situace			Měřítko: 1:10-50 000	Číslo přílohy: C.1

Předložená dokumentace je duševním vlastnictvím firmy Multiaqua s.r.o., Hradec Králové