



SO-03-01. Práh km 13,324 (13,320)


Půdorys
M 1:100

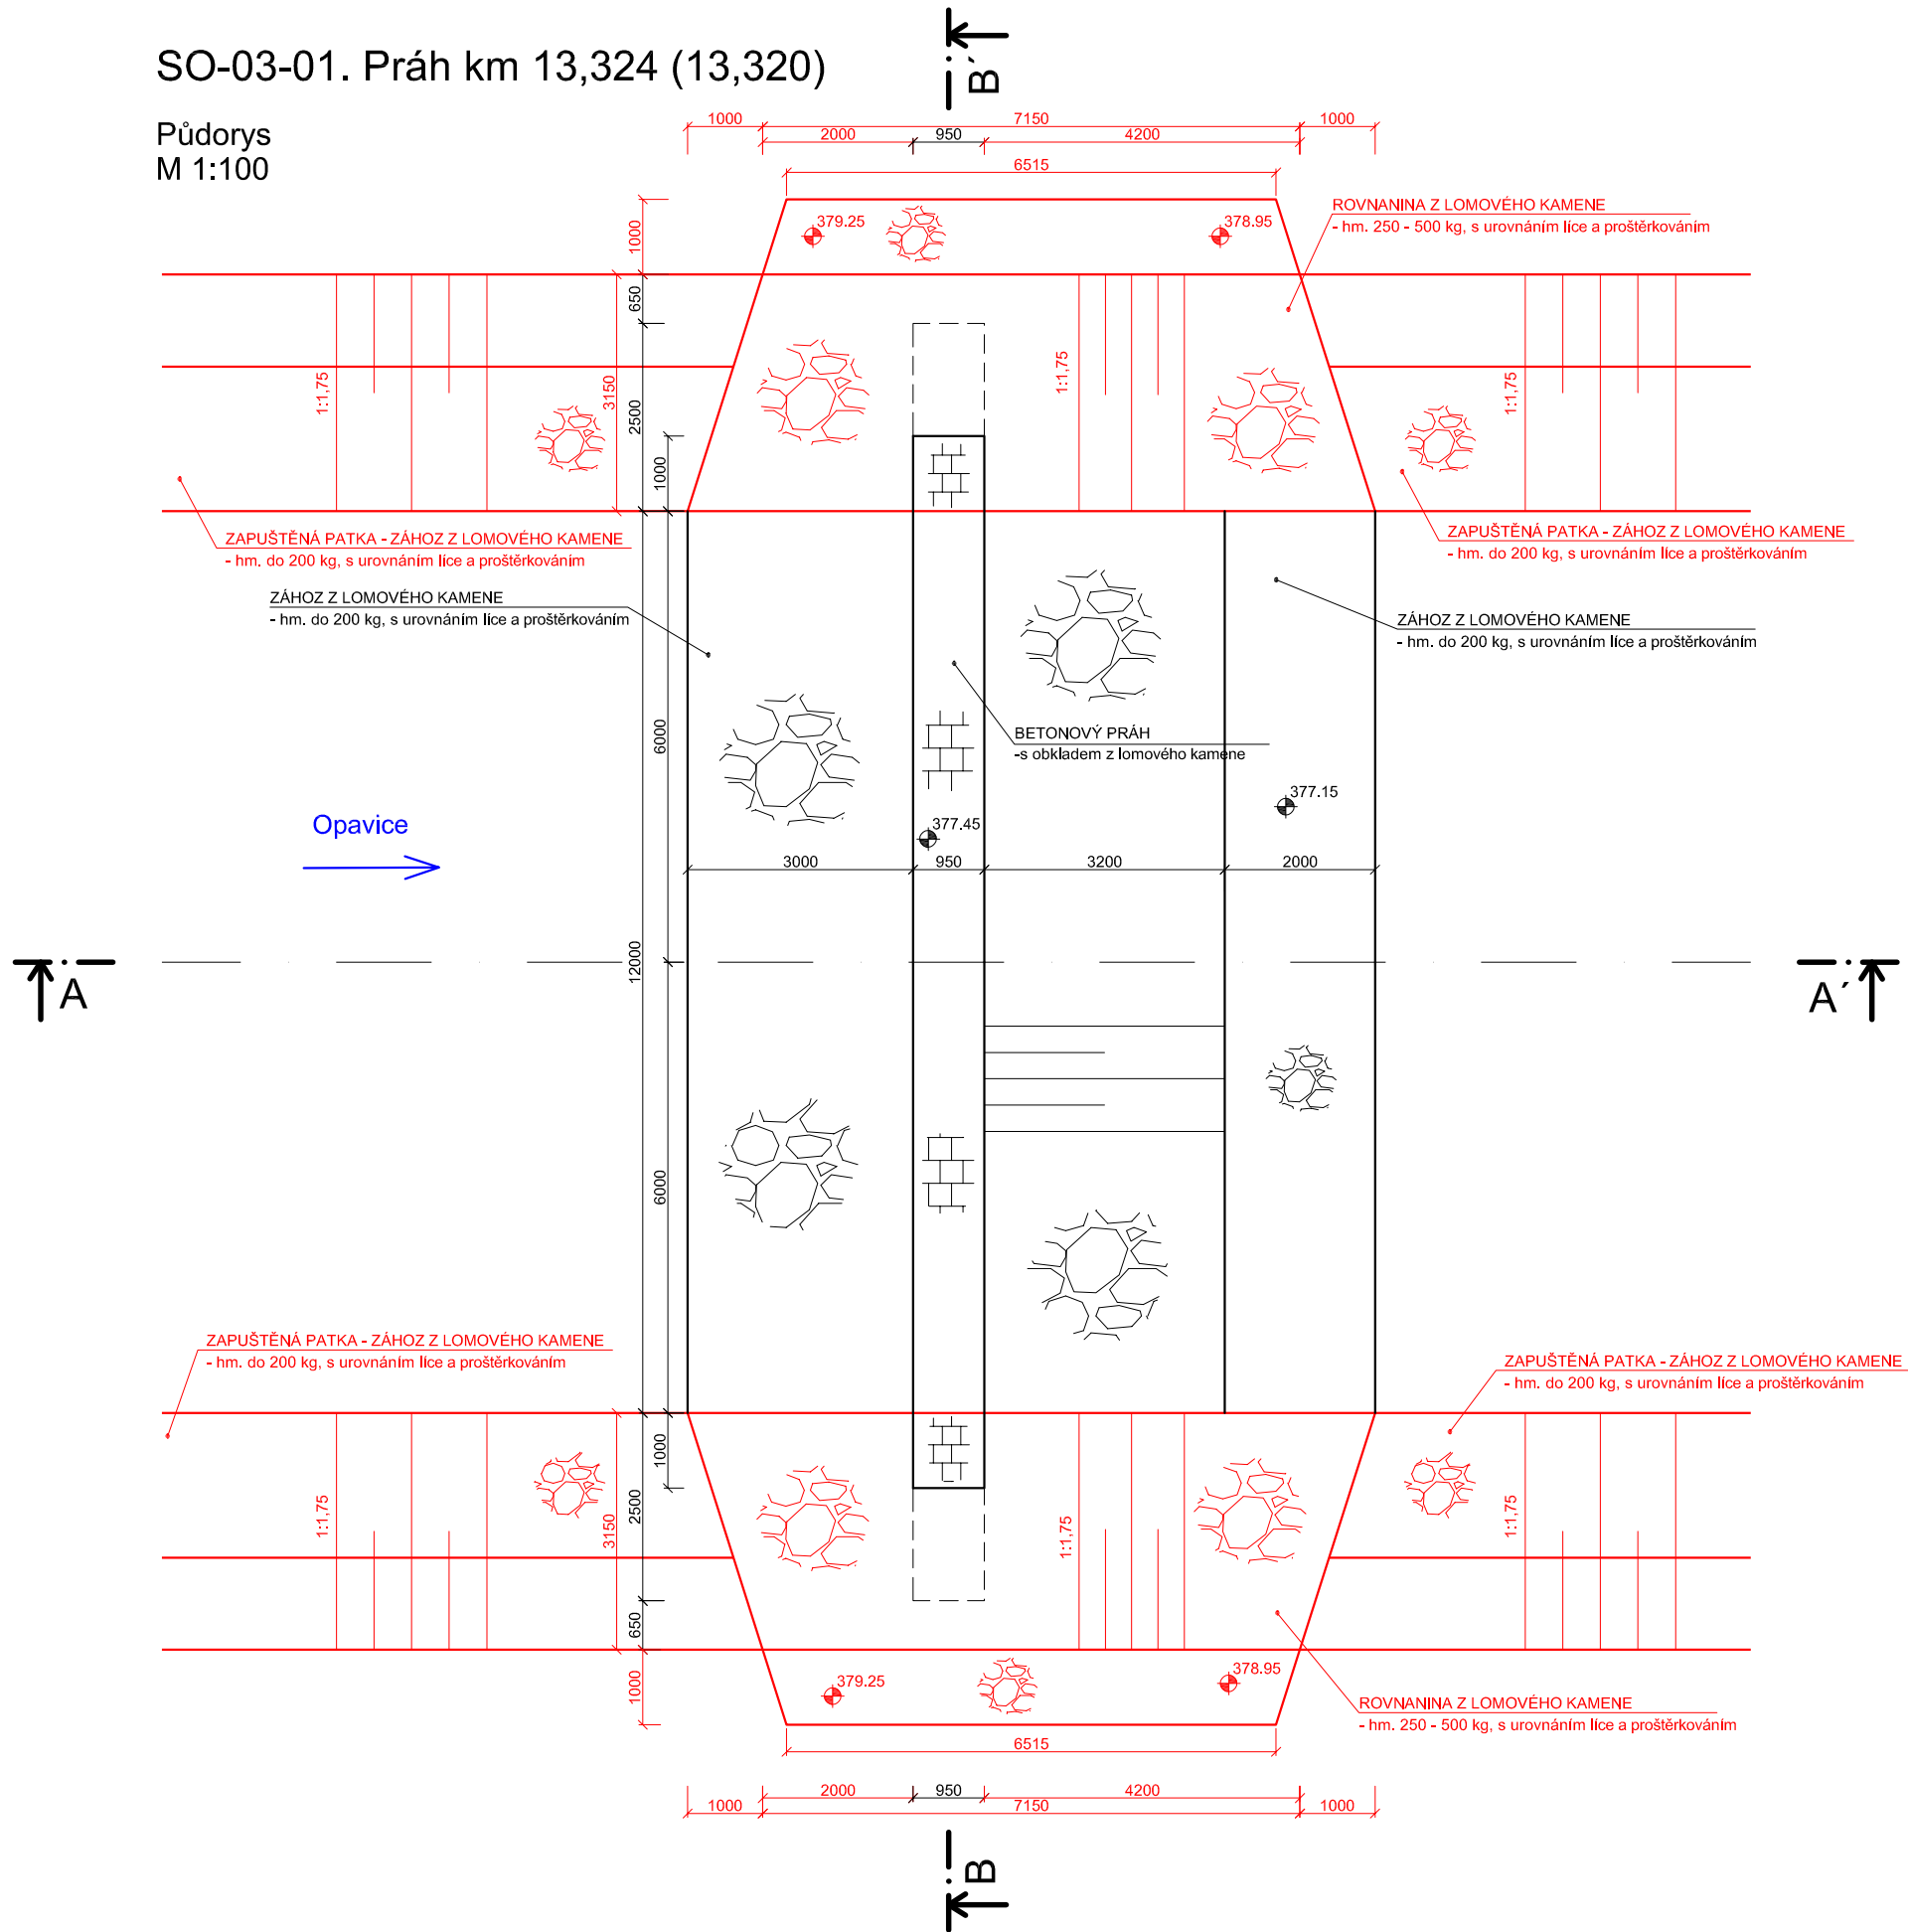

Řez A-A'
M 1:100

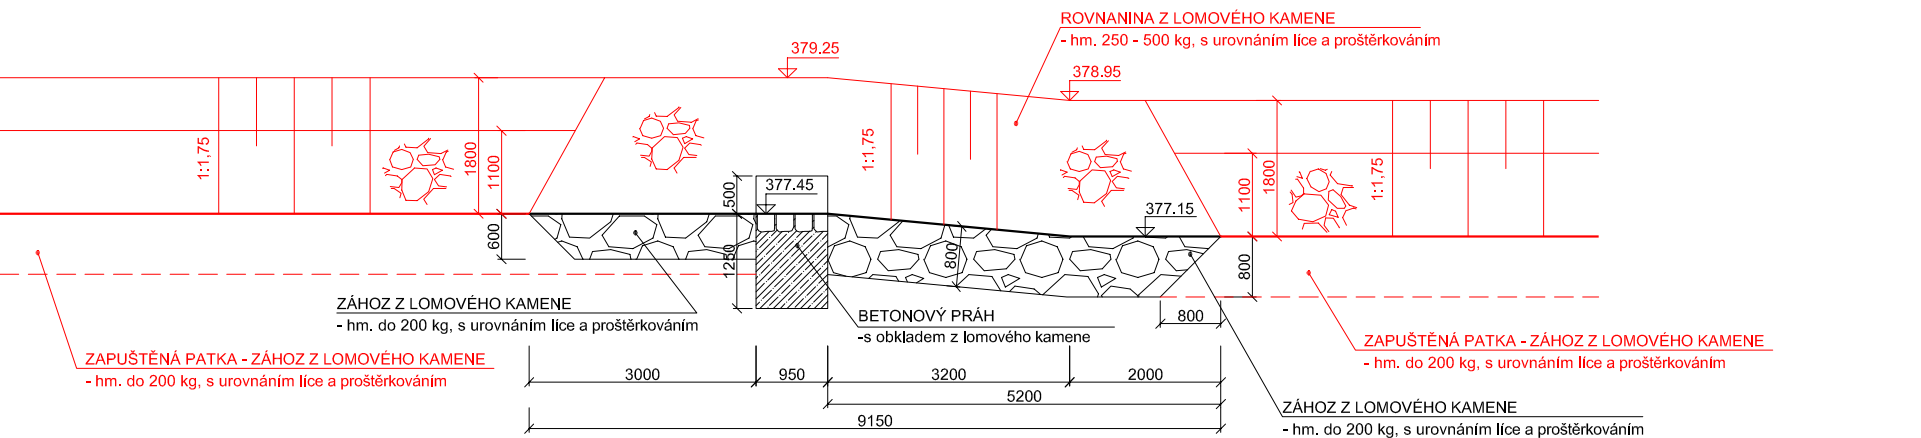

Řez B-B'
M 1:100

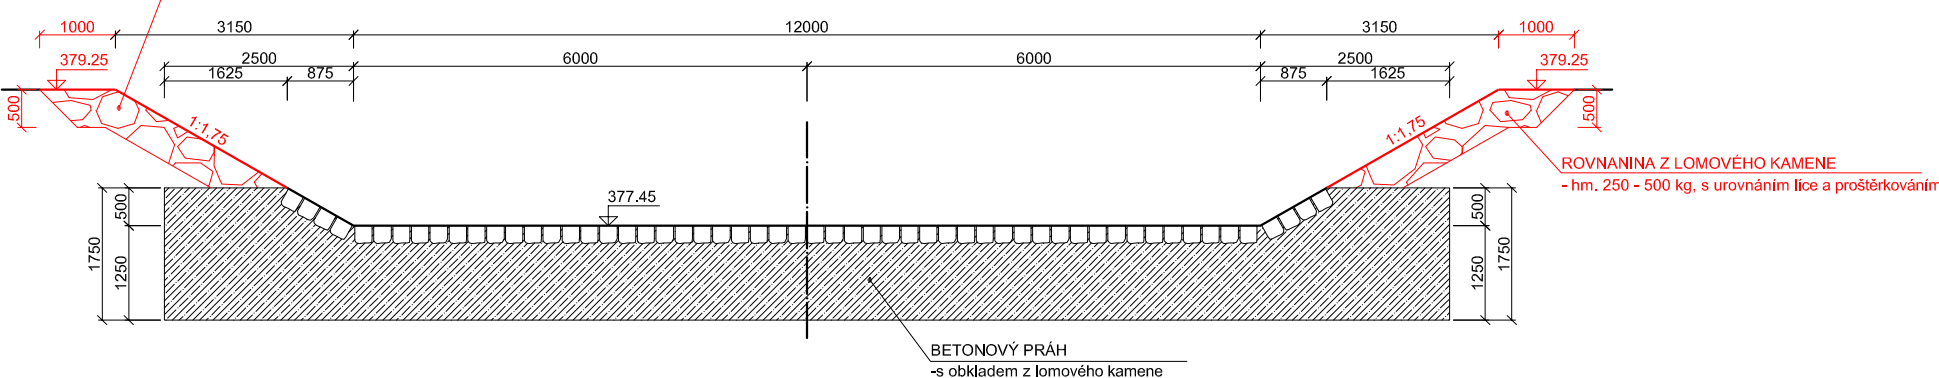

Výškový systém Balt p.v.
Souřadnicový systém: JTSK

 oddělení projekce Varenská 49, 701 26 Ostrava 1 tel. 596 657 111	PROJEKTANT: Ing. Dalibor Rajnoch	SOUPRAVA
	ZODPOVĚDNÝ PROJEKTANT: Ing. Dalibor Rajnoch	
	VEDOUcí ODDĚLENÍ: Ing. Dalibor Rajnoch	
	VEDOUcí ODBORU: Ing. Jiří Skalník	
VT Opavice – M. Albrechtice, km 12,967 – 15,685 PŠ 2024 Detaily objektů SO-03-01. Práh km 13,324 (13,320)		DATUM: březen 2025
INVESTOR: Povodí Odry, státní podnik		POČET A4: 3
OBEC: Město Albrechtice		MĚŘÍTKO: 1:100
STAVEBNÍ ÚŘAD: Město Albrechtice		STUPEŇ: DPS
		ARCHIVNÍ ČÍSLO: 04/2025
		ČÍSLO PŘÍLOHY: D.1.1.3.3.3