


SITUACE STAVBY - B

MĚŘÍTKO: 1:250

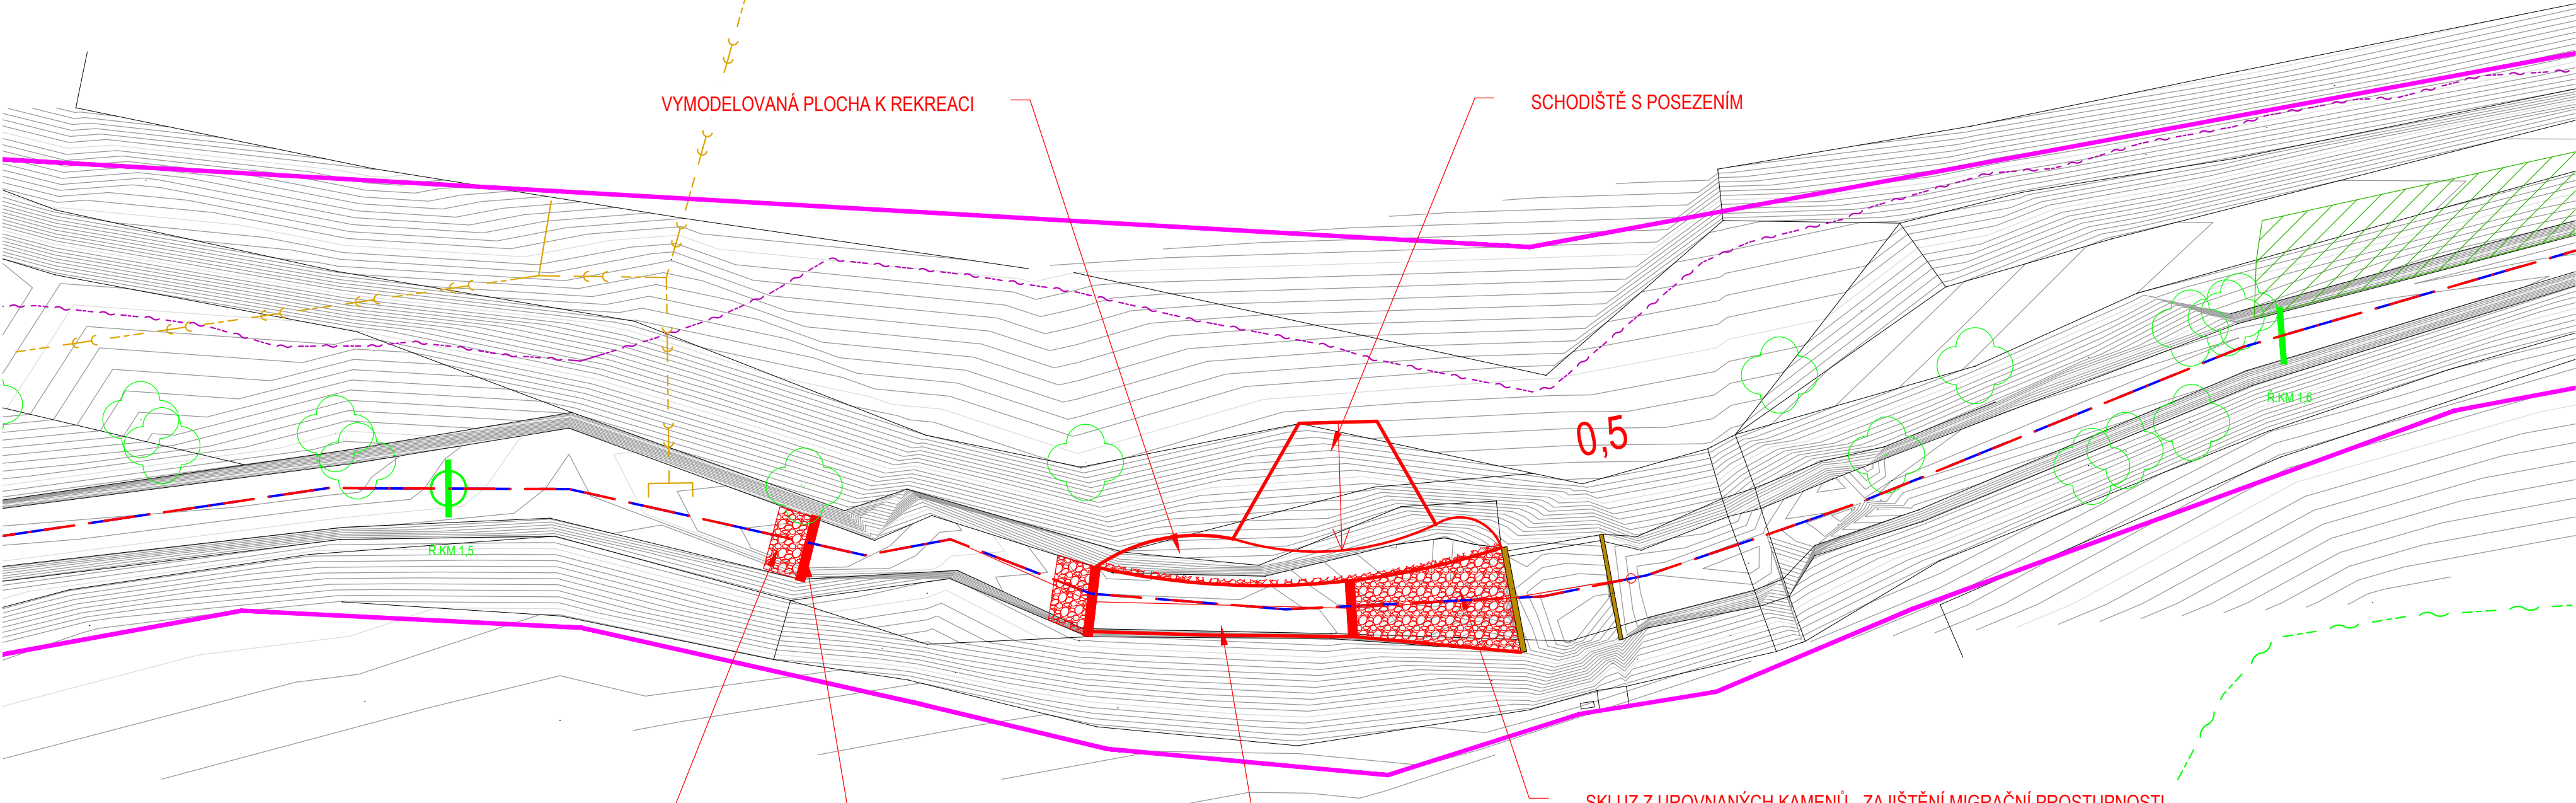


LEGENDA IS:

- Sdělovací vedení - CETIN, a.s. - metalický kabel
- Sdělovací vedení - CETIN, a.s. - optický kabel
- Sdělovací vedení - T-Mobile Czech Republic, a.s.; České Radiokomunikace, a.s. - optický kabel
- Sdělovací vedení - T-Mobile Czech Republic, a.s. - optický kabel
- Sdělovací vedení - České Radiokomunikace, a.s. - optický kabel
- Elektrické podzemní vedení NN do 1 kV - ČEZ, a.s.
- Vedení STL plynovodu - GasNet, s.r.o.
- Vedení vodovodu - Severočeské vodovody a kanalizace, a.s.
- Vedení splaškové kanalizace - Severočeské vodovody a kanalizace, a.s.
- Vedení dešťové kanalizace - Severočeské vodovody a kanalizace, a.s.

LEGENDA:

- NÁVRH
- POLYGON IDENTIFIKACE MAJETKOPRÁVNÍCH VZTAHŮ
- STÁVAJÍCÍ STAV
- ZAMĚŘENÍ - VRSTEVNICE PO 0,1 m
- ZAMĚŘENÍ - VRSTEVNICE PO 1,0 m
- STROMY
- POLYGONY KEŘŮ
- CHODNÍK
- ZAVAZOVACÍ ZDI, PEVNÉ PŘVKY VE DNĚ TOKU
- OSA TOKU DLE POVODÍ
- STANIČENÍ DLE POVODÍ

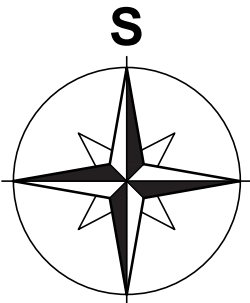

polohový souřadnicový systém S-JTSK  
výškový systém - Bpv



**ENVICONS s. r. o.**  
Sídlo a provozovna společnosti  
Hradecká 569  
533 52 Pardubice - Polabiny  
Tel. / FAX: +420 466 531 787  
info@envicons.cz • www.envicons.cz

|                                    |              |
|------------------------------------|--------------|
| Datum / Date                       | 01/2020      |
| Zakázka č. / Job No.               | 41/2019      |
| Stupeň / Stage                     | STUDIE       |
| Kraj / Region                      | Pardubický   |
| Stavební úřad / Building Authority | MěÚ Turnov   |
| Katastrální území / Catastral Area | Turnov       |
| Objednatel / Client                | Město Turnov |

**Stebenka -  
revitalizace toku**

Stavební objekt / Building construction

Název / Title

Situace stavby - A

Zodpovědný projektant / Responsible designer

Ing. Štěpán Plodek

Kontroloval / Checked by

Ing. Jiří Šubrt

Návrh vypracoval / Elaborated by

Ing. Jiří Šubrt

Měřítko / Scale

1:250

Výkres č. / DWG No.

01.2

Souprava / Copy