


SITUACE STÁVAJÍCÍHO STAVU

MĚŘÍTKO: 1:2 000

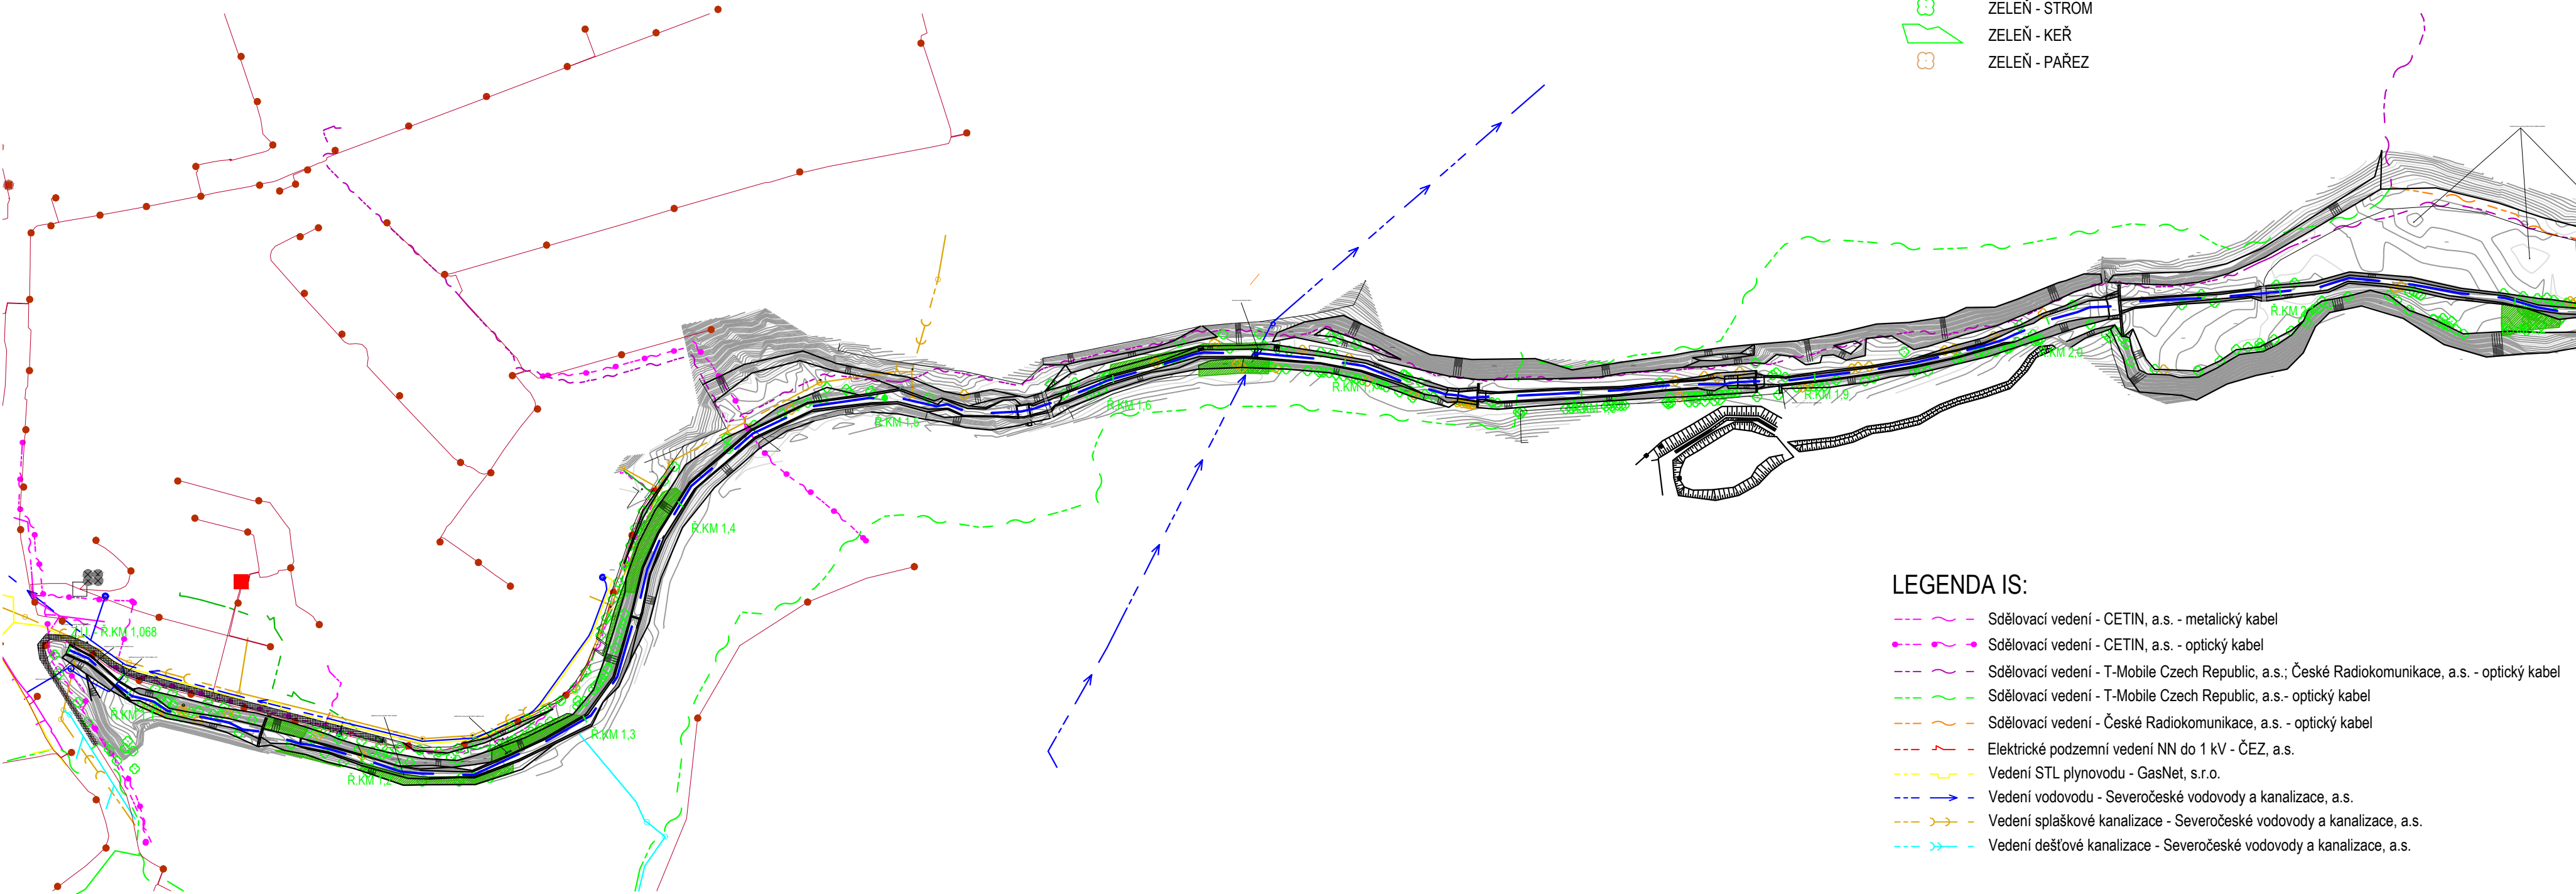

LEGENDA ČAR:

- STÁVAJÍCÍ HRANY
- SVAHOVKY
- OSA TOKU DLE PLA
- STANIČENÍ DLE PLA
- ZELEŇ - STROM
- ZELEŇ - KEŘ
- ZELEŇ - PAŘEZ

LEGENDA IS:

- Sdělovací vedení - CETIN, a.s. - metalický kabel
- Sdělovací vedení - CETIN, a.s. - optický kabel
- Sdělovací vedení - T-Mobile Czech Republic, a.s.; České Radiokomunikace, a.s. - optický kabel
- Sdělovací vedení - T-Mobile Czech Republic, a.s.- optický kabel
- Sdělovací vedení - České Radiokomunikace, a.s. - optický kabel
- Elektrické podzemní vedení NN do 1 kV - ČEZ, a.s.
- Vedení STL plynovodu - GasNet, s.r.o.
- Vedení vodovodu - Severočeské vodovody a kanalizace, a.s.
- Vedení splaškové kanalizace - Severočeské vodovody a kanalizace, a.s.
- Vedení dešťové kanalizace - Severočeské vodovody a kanalizace, a.s.

polohový souřadnicový systém S-JTSK
výškový systém - Bpv



ENVICONS s. r. o.
Sídlo a provozovna společnosti
Hradecká 569
533 52 Pardubice - Polabiny
Tel. / FAX: +420 466 531 787
info@envicons.cz • www.envicons.cz

Datum / Date
07/2020

Zakázka č. / Job No.
41/2019

Stupeň / Stage
DUR

Kraj / Region
Liberecký

Stavební úřad / Building Authority
MěÚ Turnov

Katastrální území / Catastral Area
Turnov

Objednatel / Client
Město Turnov

Akce / Project
**Stebenka -
revitalizace toku**

Stavební objekt / Building construction

Název / Title

**Situace stávajícího
stavu**

Zodpovědný projektant / Responsible designer

Ing. Štěpán Plodek

Kontroloval / Checked by

Ing. Jiří Šubrt

Návrh vypracoval / Elaborated by

Ing. Jiří Šubrt

Měřítko / Scale

1:2 000

Výkres č. / DWG No.

C.2

Souprava / Copy