



naše značka
5002409778
vyřizuje
Eva Strnadová
datum
01.07.2021

LB projekt s.r.o.
Mojmírovo náměstí 3105/6a
61200 Brno

Věc:

Ostrovský potok, Ostrov - těžba nánosů a úprava toku - VRÁCENÍ ŽÁDOSTI

K.ú. - p.č.: Ostrov u Lanškrouna, Horní Dobrouč, Rudoltice u Lanškrouna

Stavebník: Povodí Moravy, s.p., Dřevařská 932/11, 60200 Brno

Účel stanoviska: Povolení stavby - stavební režim (ÚR+SP)

GasNet, s.r.o., jako provozovatel distribuční soustavy (PDS) a technické infrastruktury, zastoupený GasNet Služby, s.r.o., vydává toto stanovisko:

K PŘEDLOŽENÉ PROJEKTOVÉ DOKUMENTACI SDĚLUJEME:

V ZÁJMOVÉM ÚZEMÍ STAVBY SE NACHÁZÍ TATO PLYNÁRENSKÁ ZAŘÍZENÍ A PLYNOVODNÍ PŘÍPOJKY:

STL plynovod PE d 50, d 63, d 90, OCEL DN 40, DN 50 + STL přípojky

VÁMI PŘEDLOŽENOU ŽÁDOST NELZE PRO ÚČELY STAVEBNÍHO ŘÍZENÍ PROZATÍM ODSOUHLASIT.

ODŮVODNĚNÍ:

Dle předložené situace není možné se zodpovědně vyjádřit k uvedené stavbě. Nebyla předložena koordinační situace PD se zákresem plynárenského zařízení a plynovodních přípojek.

TOTO STANOVISKO NELZE POUŽÍT PRO PROJEDNÁNÍ SE STAVEBNÍM ÚŘADEM, PRO POVOLENÍ STAVBY, UMÍSTĚNÍ STAVBY ANI PRO REALIZACI STAVBY.

PD bude zpracována dle těchto podmínek:

PD na výše uvedenou stavbu - stavební záměr se zakresleným stávajícím plynárenským zařízením a plynovodními přípojkami a zakotvováním nových staveb (i nových inženýrských sítí) vůči nim bude předložena GasNet Služby, s.r.o. k odsouhlasení.

Novou žádost prosím opětovně zaevidujte přes naše webové stránky
<https://dpo.gasnet.cz/zadost-o-stanovisko> - PROSÍM NEZASÍLAT EMAILEM.

GasNet Služby, s.r.o.

Plynárenská 499/1 · Zábřovice · 602 00 Brno · T 555 90 10 10 · www.gasnet.cz

IČ: 27935311 · DIČ: CZ27935311

Zápis do obchodního rejstříku: Krajský soud v Brně, sp. zn. C 57165, dne 26. 7. 2007

Certificate of incorporation: Regional Court in Brno, ref. number C 57165, on 26th July 2007

Zákaznická linka GasNet 555 90 10 10, info@gasnet.cz, www.gasnet.cz

- Informace o možnosti poskytnutí polohy stávajících PZ ve správě GasNet, s.r.o. v digitální podobě získáte na adrese: https://dpo.gasnet.cz/uzivatel/prihlaseni?redirect_url=/zadost-o-vektorova-data

Při zadávání žádosti zakreslujte prosím zájmovou oblast tak, aby vždy co nejvíce odpovídala rozsahu stavby v přiložených situacích.

Za správnost a úplnost dokumentace předložené s žádostí včetně jejího souladu s platnými předpisy plně zodpovídá její zpracovatel. Stanovisko nenahrazuje případná další stanoviska k jiným částem stavby.

V případě další korespondence nebo jednání (např. změna stavby) uvádějte naši značku - 5002409778 a datum tohoto stanoviska. Kontakty jsou k dispozici na <https://www.gasnet.cz/cs/kontaktni-system/>.


A handwritten signature in blue ink, appearing to read 'Eva Strnadová'.

GasNet, s.r.o.
zastoupená společností GasNet Služby, s.r.o., IČ 27935311
Eva Strnadová
Technik externích požadavků-Čechy
Oddělení zpracování ext. požadavků-Čechy
EVA.STRNADOVA@GASNET.CZ

Přílohy: Orientační zakres plynárenského zařízení, Detailní zakres plynárenského zařízení, Detailní zakres plynárenského zařízení, Detailní zakres plynárenského zařízení, Detailní zakres plynárenského zařízení

Příloha: Orientační zakres plynárenského zařízení. Tato příloha je nedílnou součástí stanoviska č. 5002409778 ze dne 01.07.2021.

Provozovatel DS: GasNet, s.r.o.; Stavebník: Povodí Moravy, s.p., Dřevařská 932/11, 60200 Brno. K.ú.: Ostrov u Lanškrouna, Horní Dobrouč, Rudoltice u Lanškrouna.

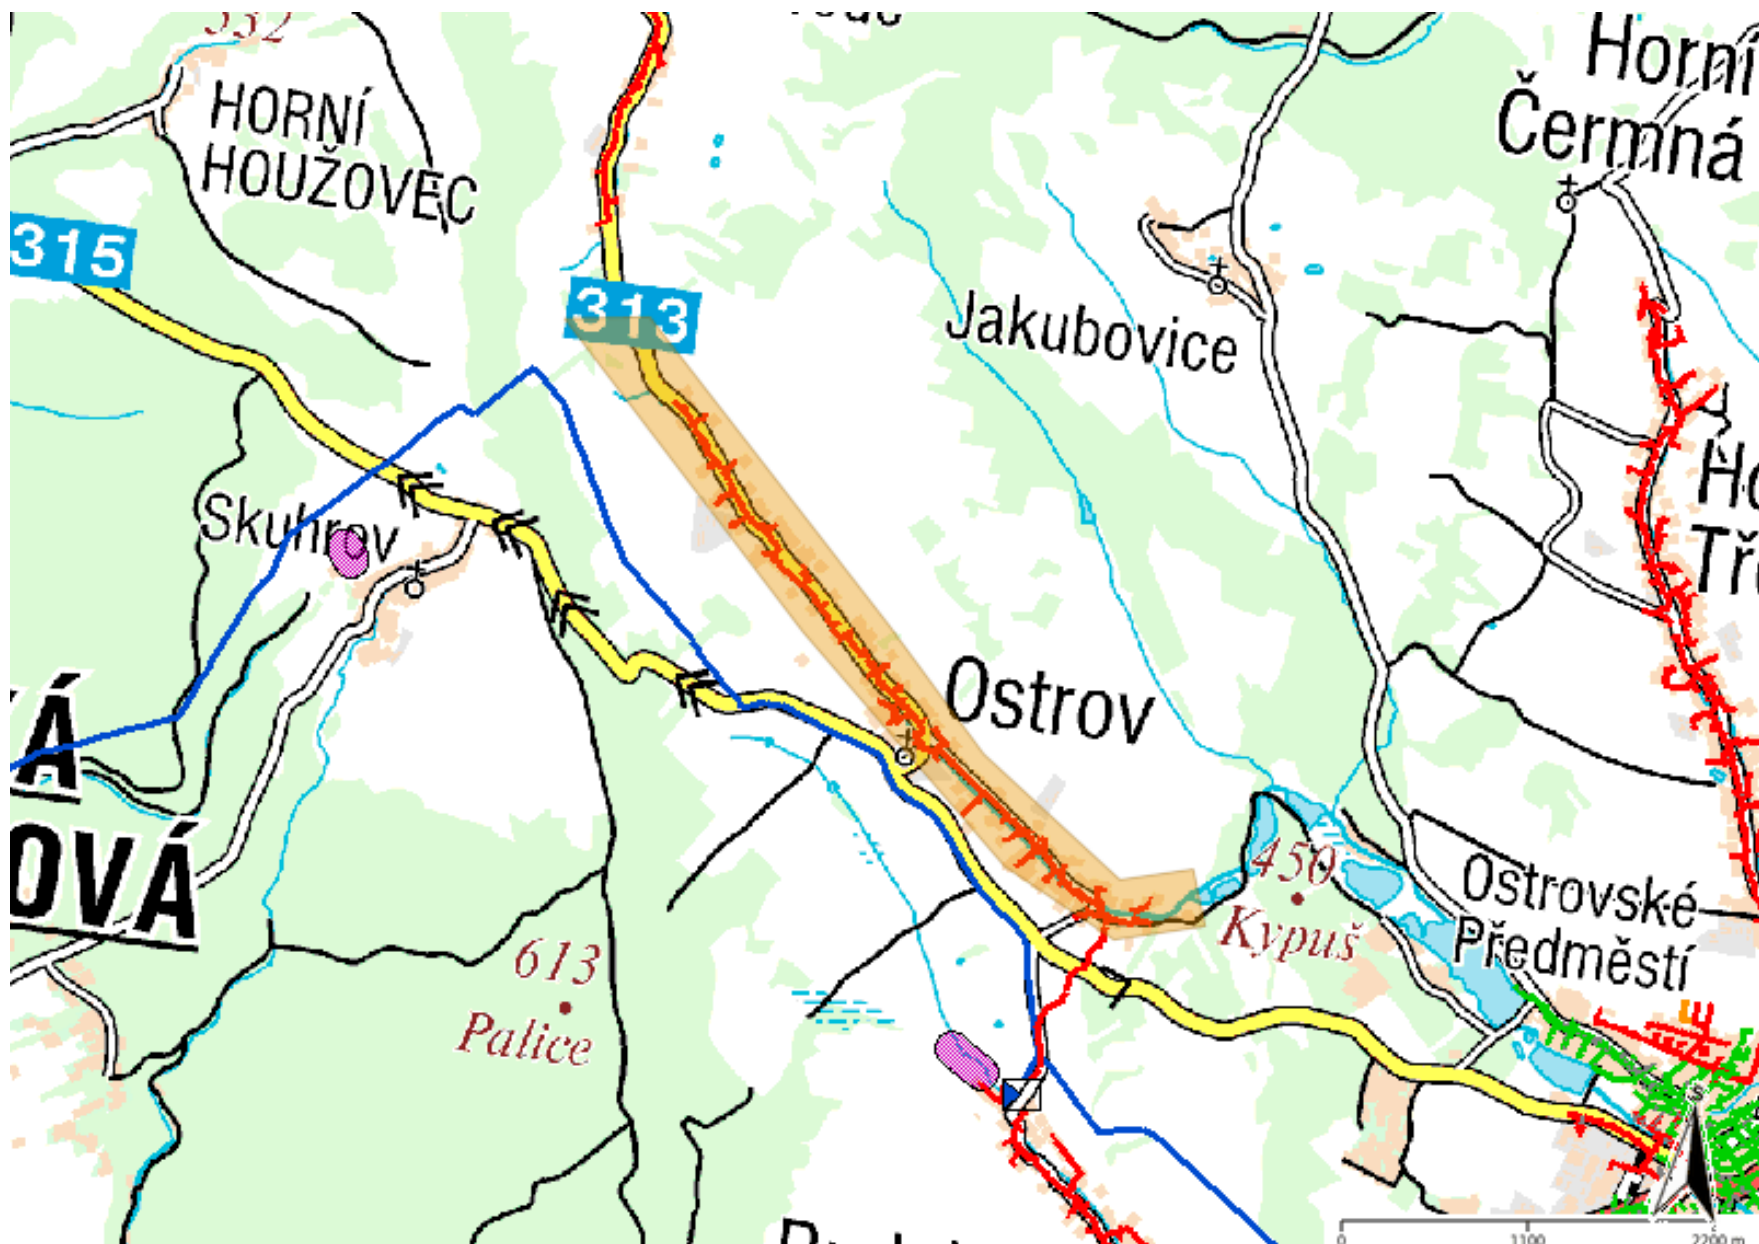


Legenda:

	linie plynovodu
	NTL
	STL
	VTL
	ve výstavbě, neuvedeno do provozu
	plánovaná stavba před realizací
	nefunkční
	regulační stanice
	ochranné zařízení
	kabel
	elektropřípojka
	kabel protikoroziční ochrany
	anodové uzemnění
	stanice katodové ochrany
	pásmo vlivu anodového uzemnění SKAO
	neplynovodní zařízení (linie/ bod)


Příloha: Detailní zakres plynárenského zařízení. Tato příloha je nedílnou součástí stanoviska č. 5002409778 ze dne 01.07.2021.

Provozovatel DS: GasNet, s.r.o.; Stavebník: Povodí Moravy, s.p., Dřevařská 932/11, 60200 Brno. K.ú.: Ostrov u Lanškrouna, Horní Dobrouč, Rudoltice u Lanškrouna.

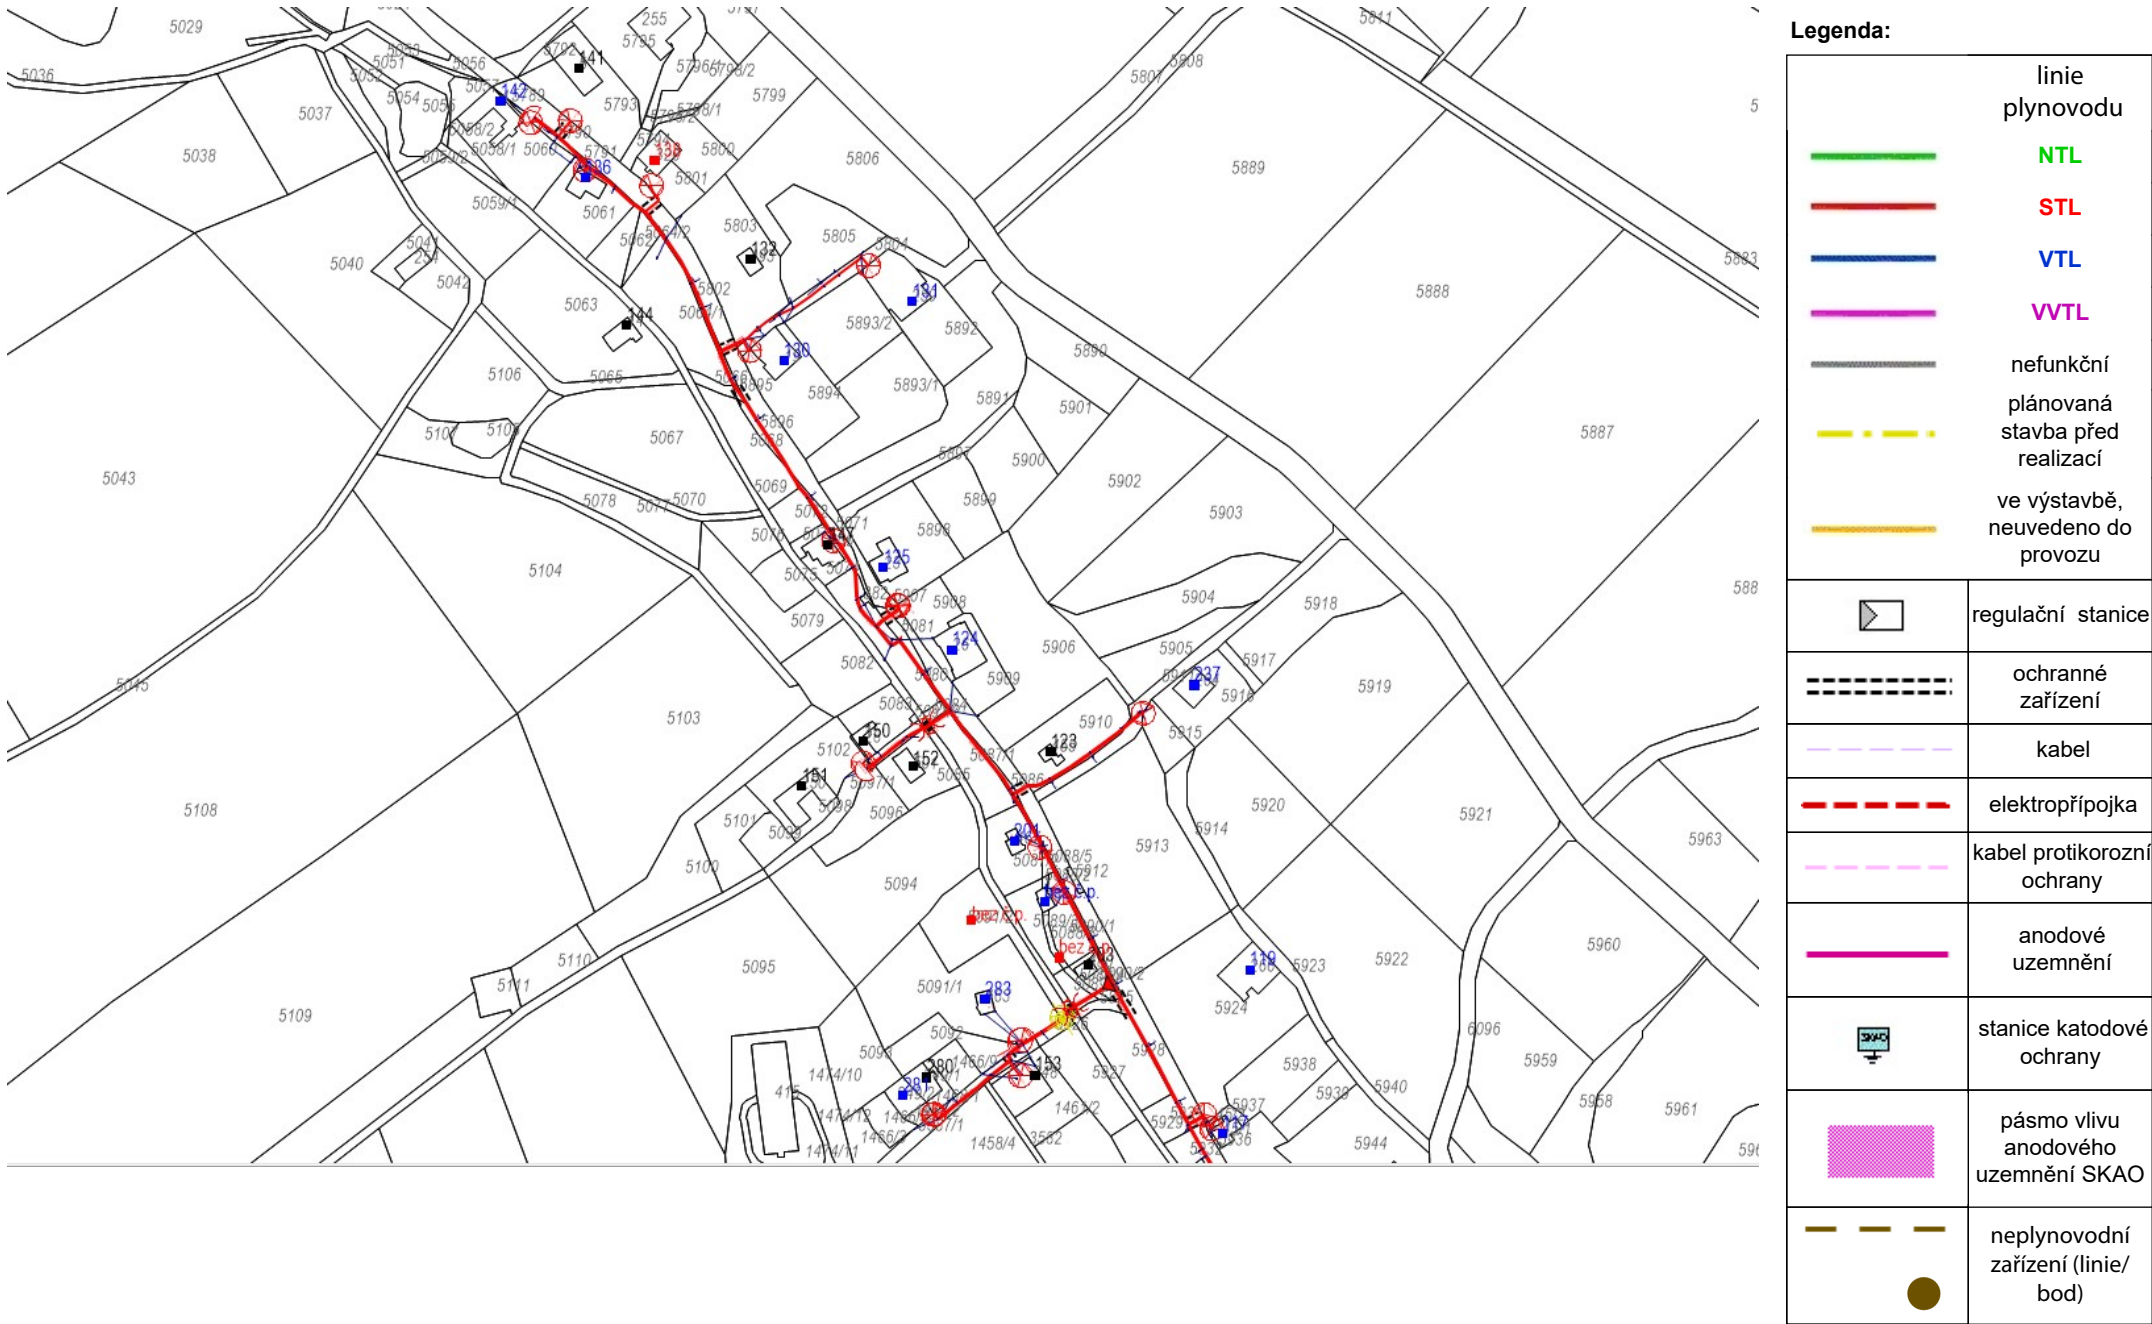

Příloha: Detailní zákres plynárenského zařízení. Tato příloha je nedílnou součástí stanoviska č. 5002409778 ze dne 01.07.2021.


Provozovatel DS: GasNet, s.r.o.; Stavebník: Povodí Moravy, s.p., Dřevařská 932/11 , 60200 Brno. K.ú.: Ostrov u Lanškrouna , Horní Dobrouč , Rudoltice u Lanškrouna.

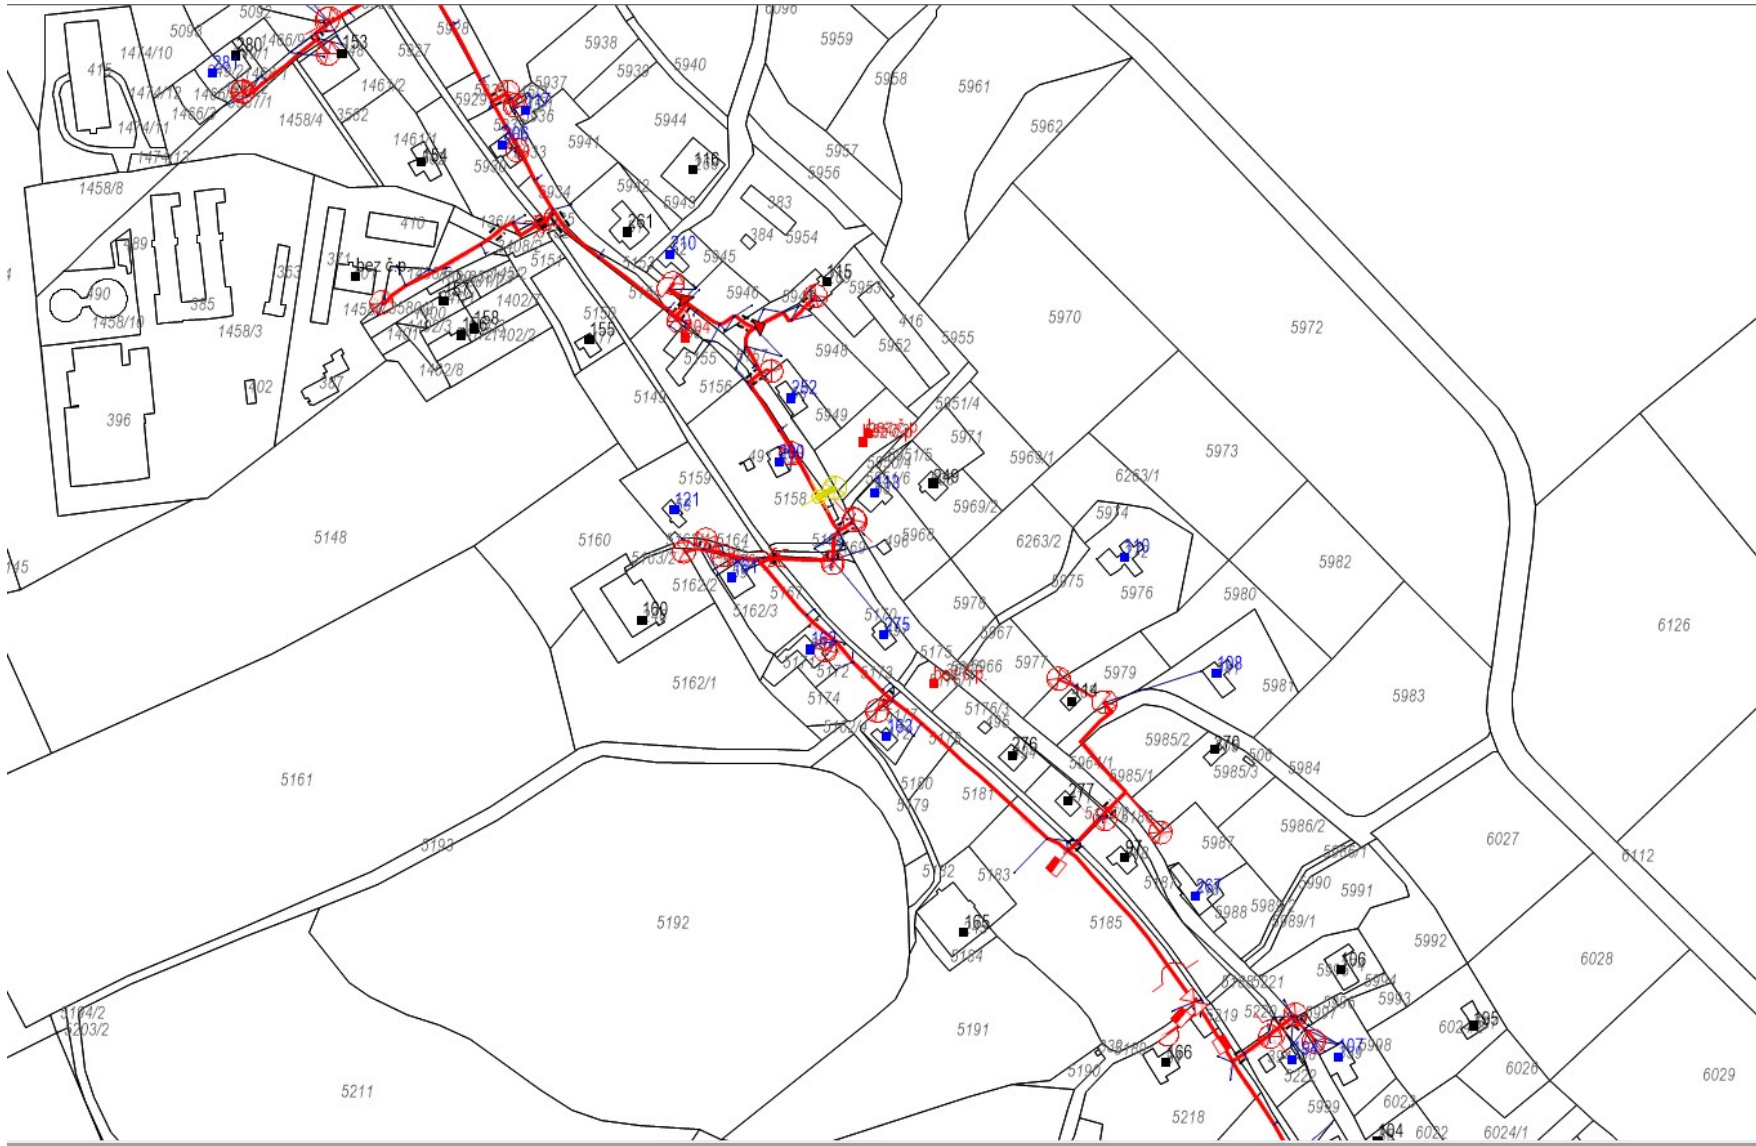

Legenda:	
linie plynovodu	
	NTL
	STL
	VTL
	WTL
	nefunkční
	plánovaná stavba před realizací
	ve výstavbě, neuvedeno do provozu
	regulační stanice
	ochranné zařízení
	kabel
	elektropřípojka
	kabel protikorozní ochrany
	anodové uzemnění
	stanice katodové ochrany
	pásmo vlivu anodového uzemnění SKAO
	neplynovodní zařízení (linie/ bod)


Příloha: Detailní zakres plynárenského zařízení. Tato příloha je nedílnou součástí stanoviska č. 5002409778 ze dne 01.07.2021.

Provozovatel DS: GasNet, s.r.o.; Stavebník: Povodí Moravy, s.p., Dřevařská 932/11, 60200 Brno. K.ú.: Ostrov u Lanškrouna, Horní Dobrouč, Rudoltice u Lanškrouna.

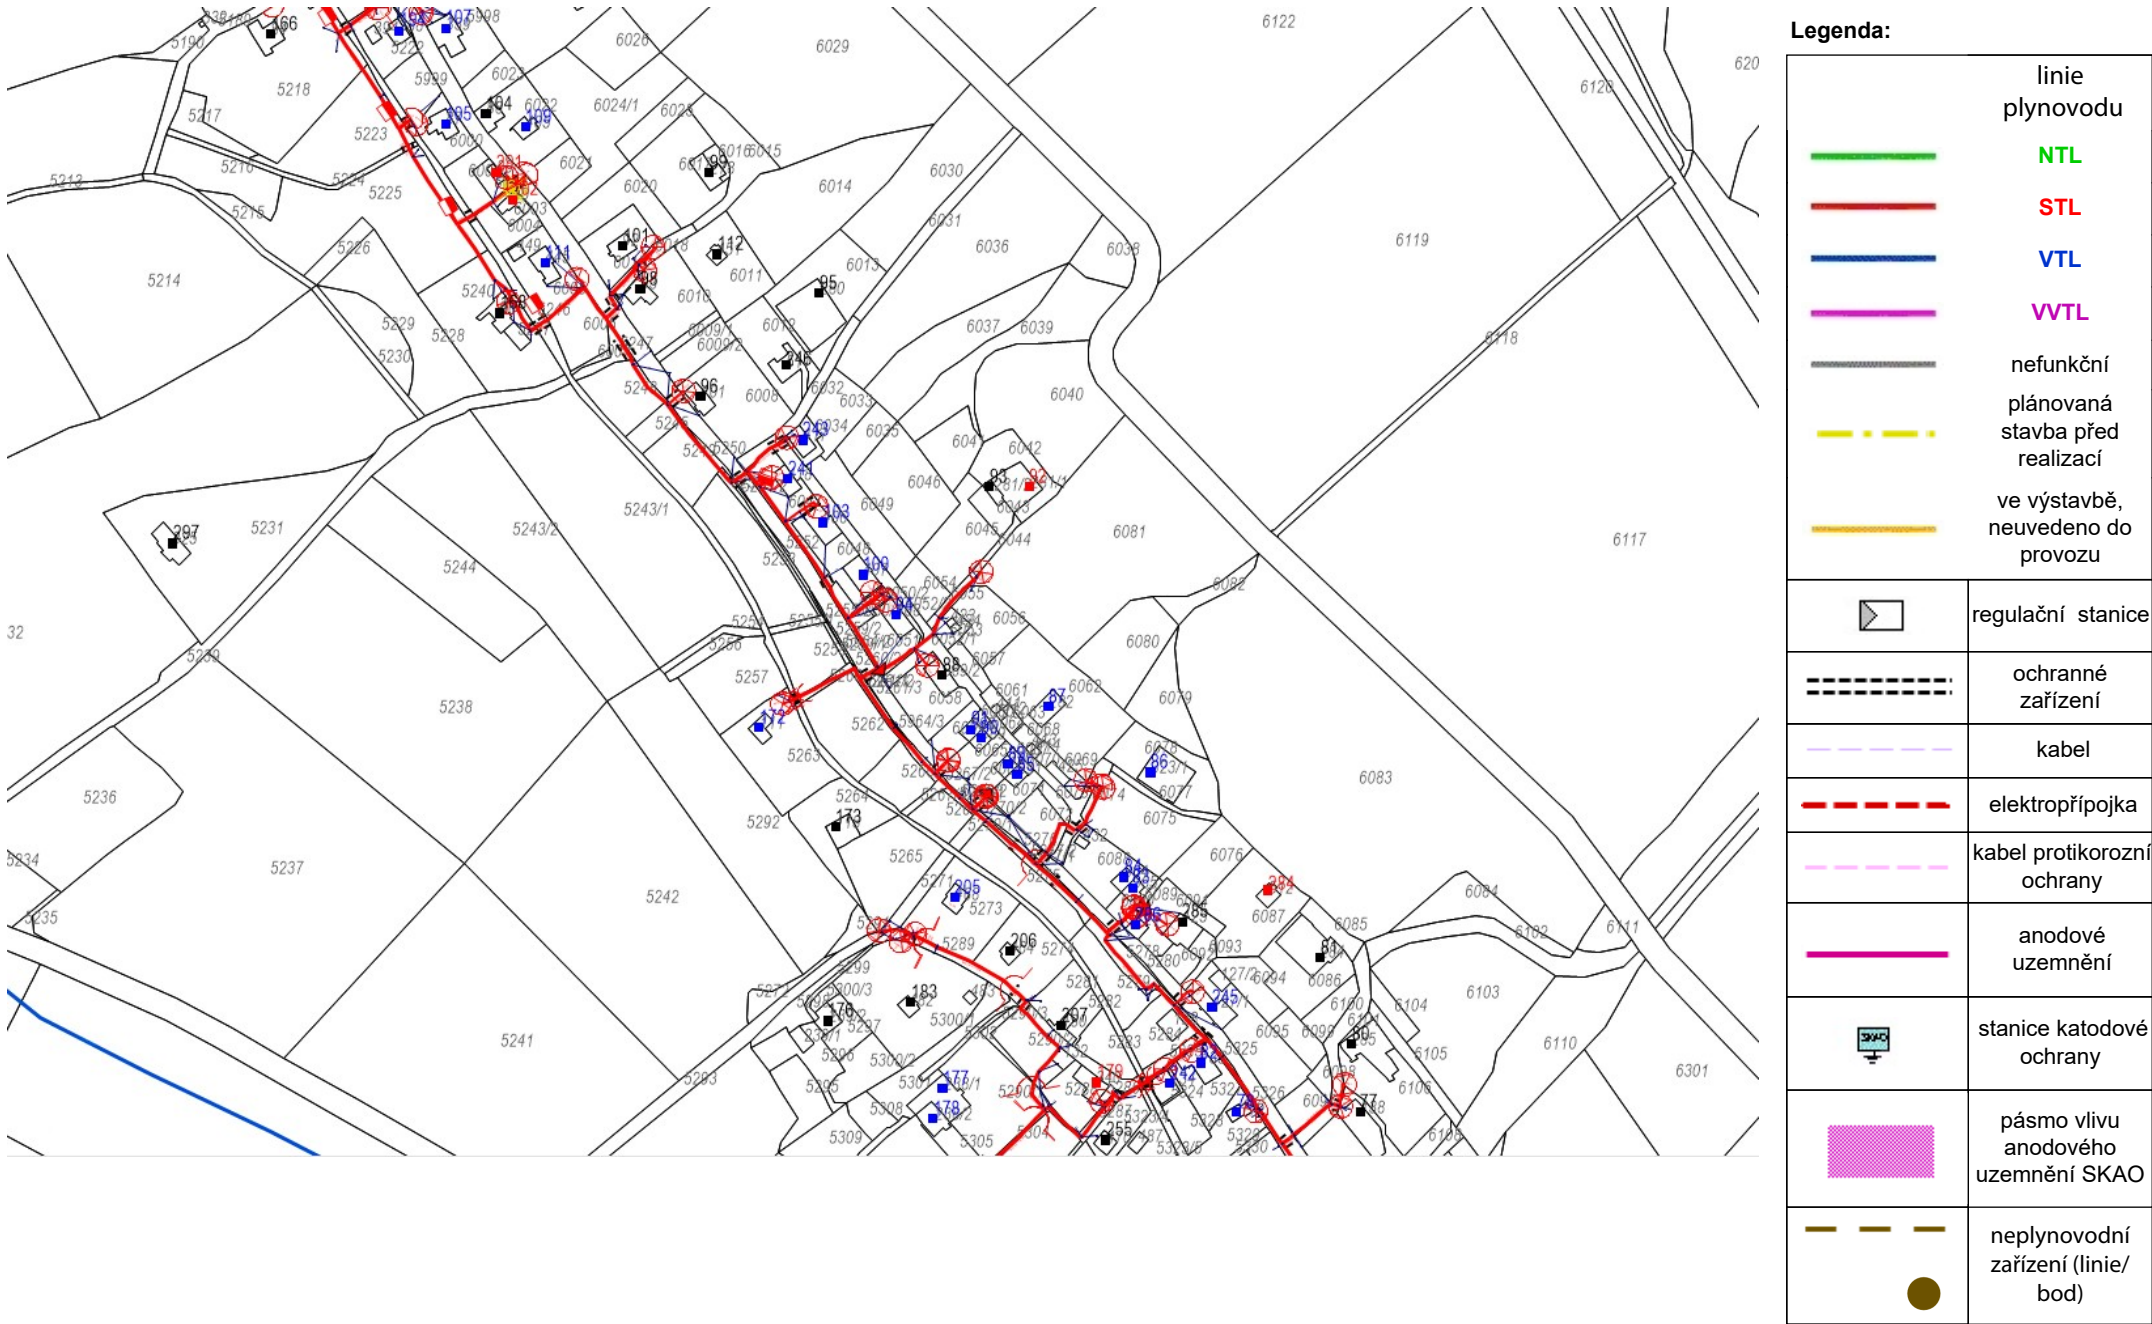

Příloha: Detailní zákres plynárenského zařízení. Tato příloha je nedílnou součástí stanoviska č. 5002409778 ze dne 01.07.2021.

Provozovatel DS: GasNet, s.r.o.; Stavebník: Povodí Moravy, s.p., Dřevařská 932/11 , 60200 Brno. K.ú.: Ostrov u Lanškrouna , Horní Dobrouč , Rudoltice u Lanškrouna.

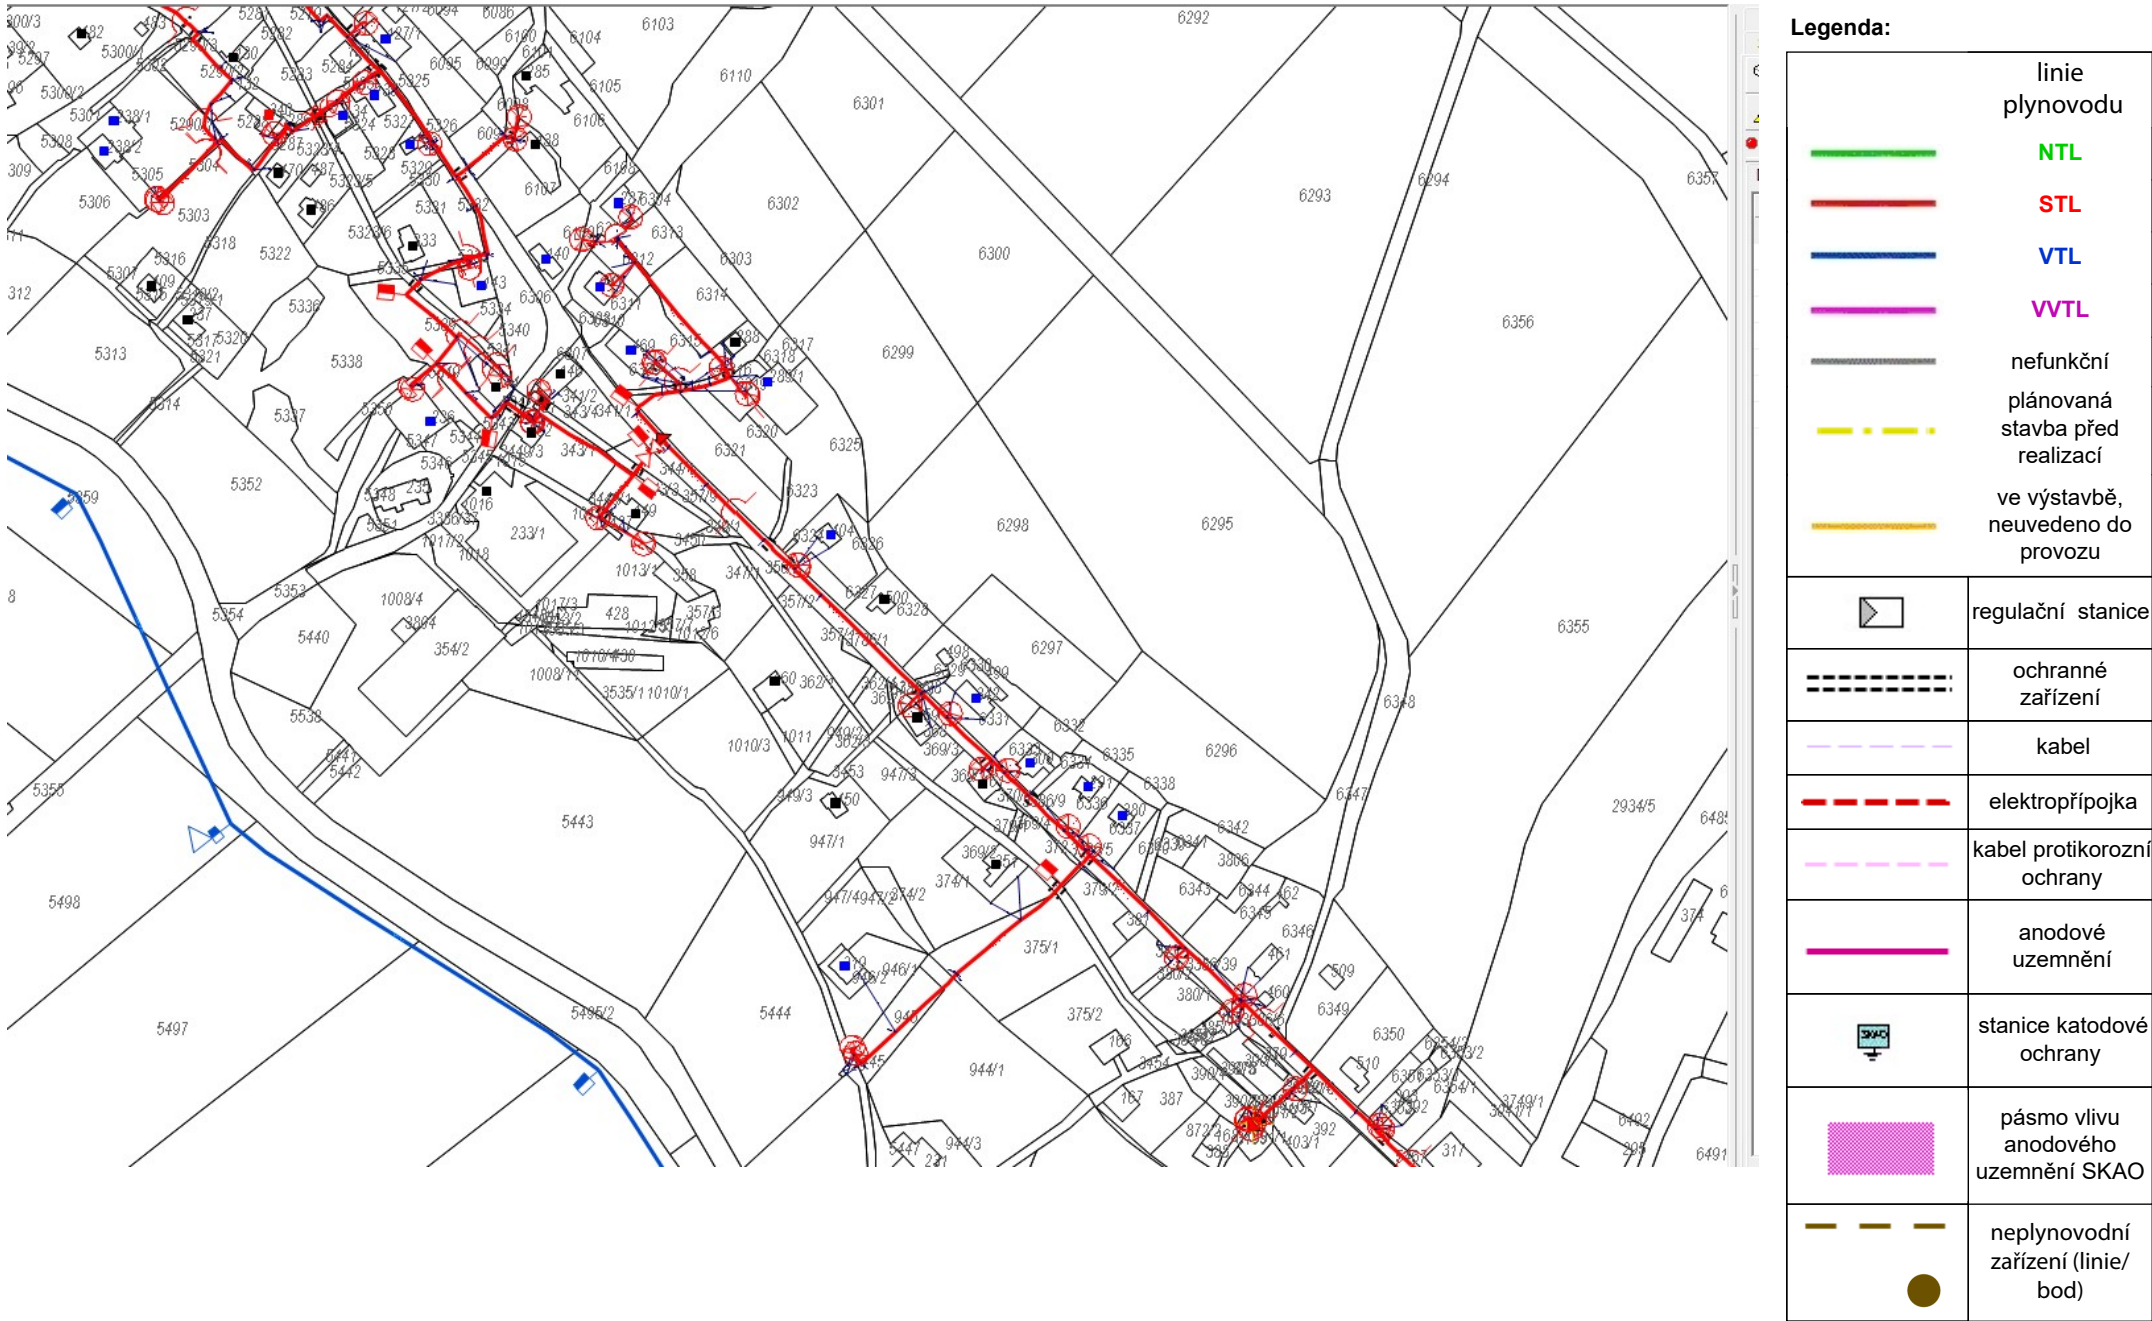


Příloha: Detailní zakres plynárenského zařízení. Tato příloha je nedílnou součástí stanoviska č. 5002409778 ze dne 01.07.2021.

Provozovatel DS: GasNet, s.r.o.; Stavebník: Povodí Moravy, s.p., Dřevařská 932/11, 60200 Brno. K.ú.: Ostrov u Lanškrouna, Horní Dobrouč, Rudoltice u Lanškrouna.



Příloha: Detailní zákres plynárenského zařízení. Tato příloha je nedílnou součástí stanoviska č. 5002409778 ze dne 01.07.2021.


Provozovatel DS: GasNet, s.r.o.; Stavebník: Povodí Moravy, s.p., Dřevařská 932/11 , 60200 Brno. K.ú.: Ostrov u Lanškrouna , Horní Dobrouč , Rudoltice u Lanškrouna.

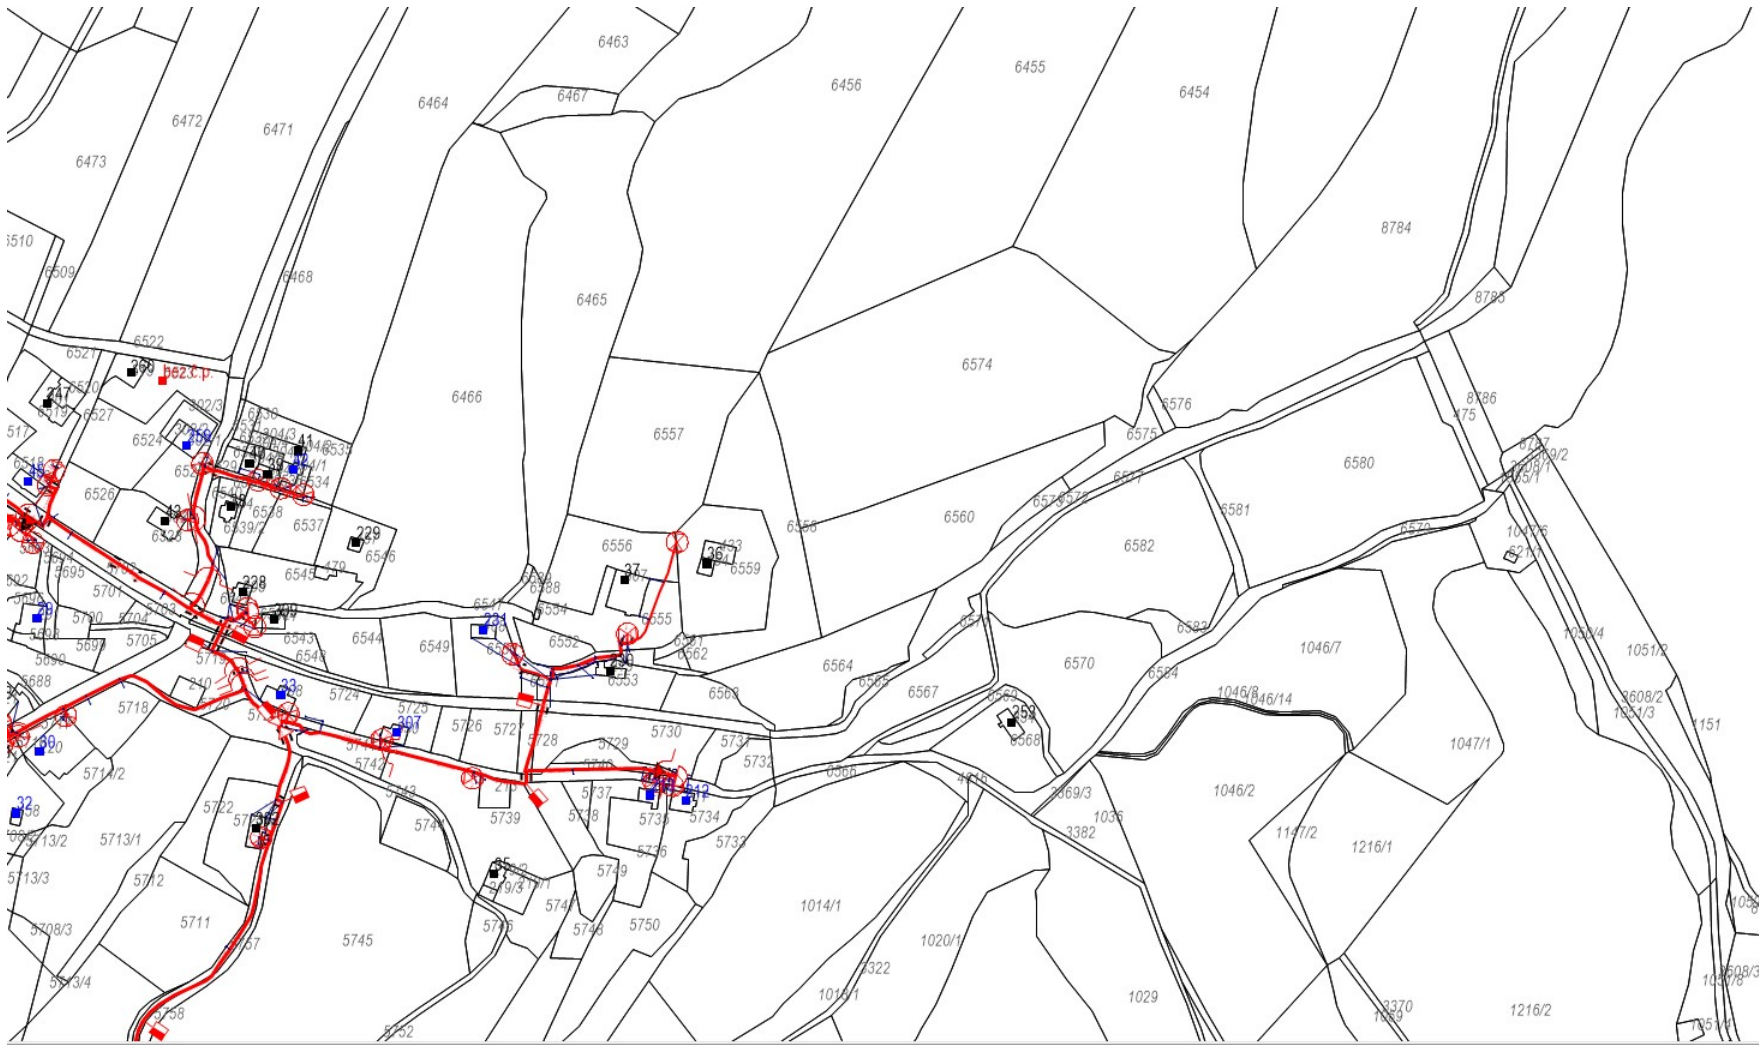


Legenda:	
	linie plynovodu
	NTL
	STL
	VTL
	VTPL
	nefunkční
	plánovaná stavba před realizací
	ve výstavbě, neuvedeno do provozu
	regulační stanice
	ochranné zařízení
	kabel
	elektropřípojka
	kabel protikorozní ochrany
	anodové uzemnění
	stanice katodové ochrany
	pásmo vlivu anodového uzemnění SKAO
	neplynovodní zařízení (linie/ bod)


PŘEHLEDNÁ SITUACE

M 1:50 000

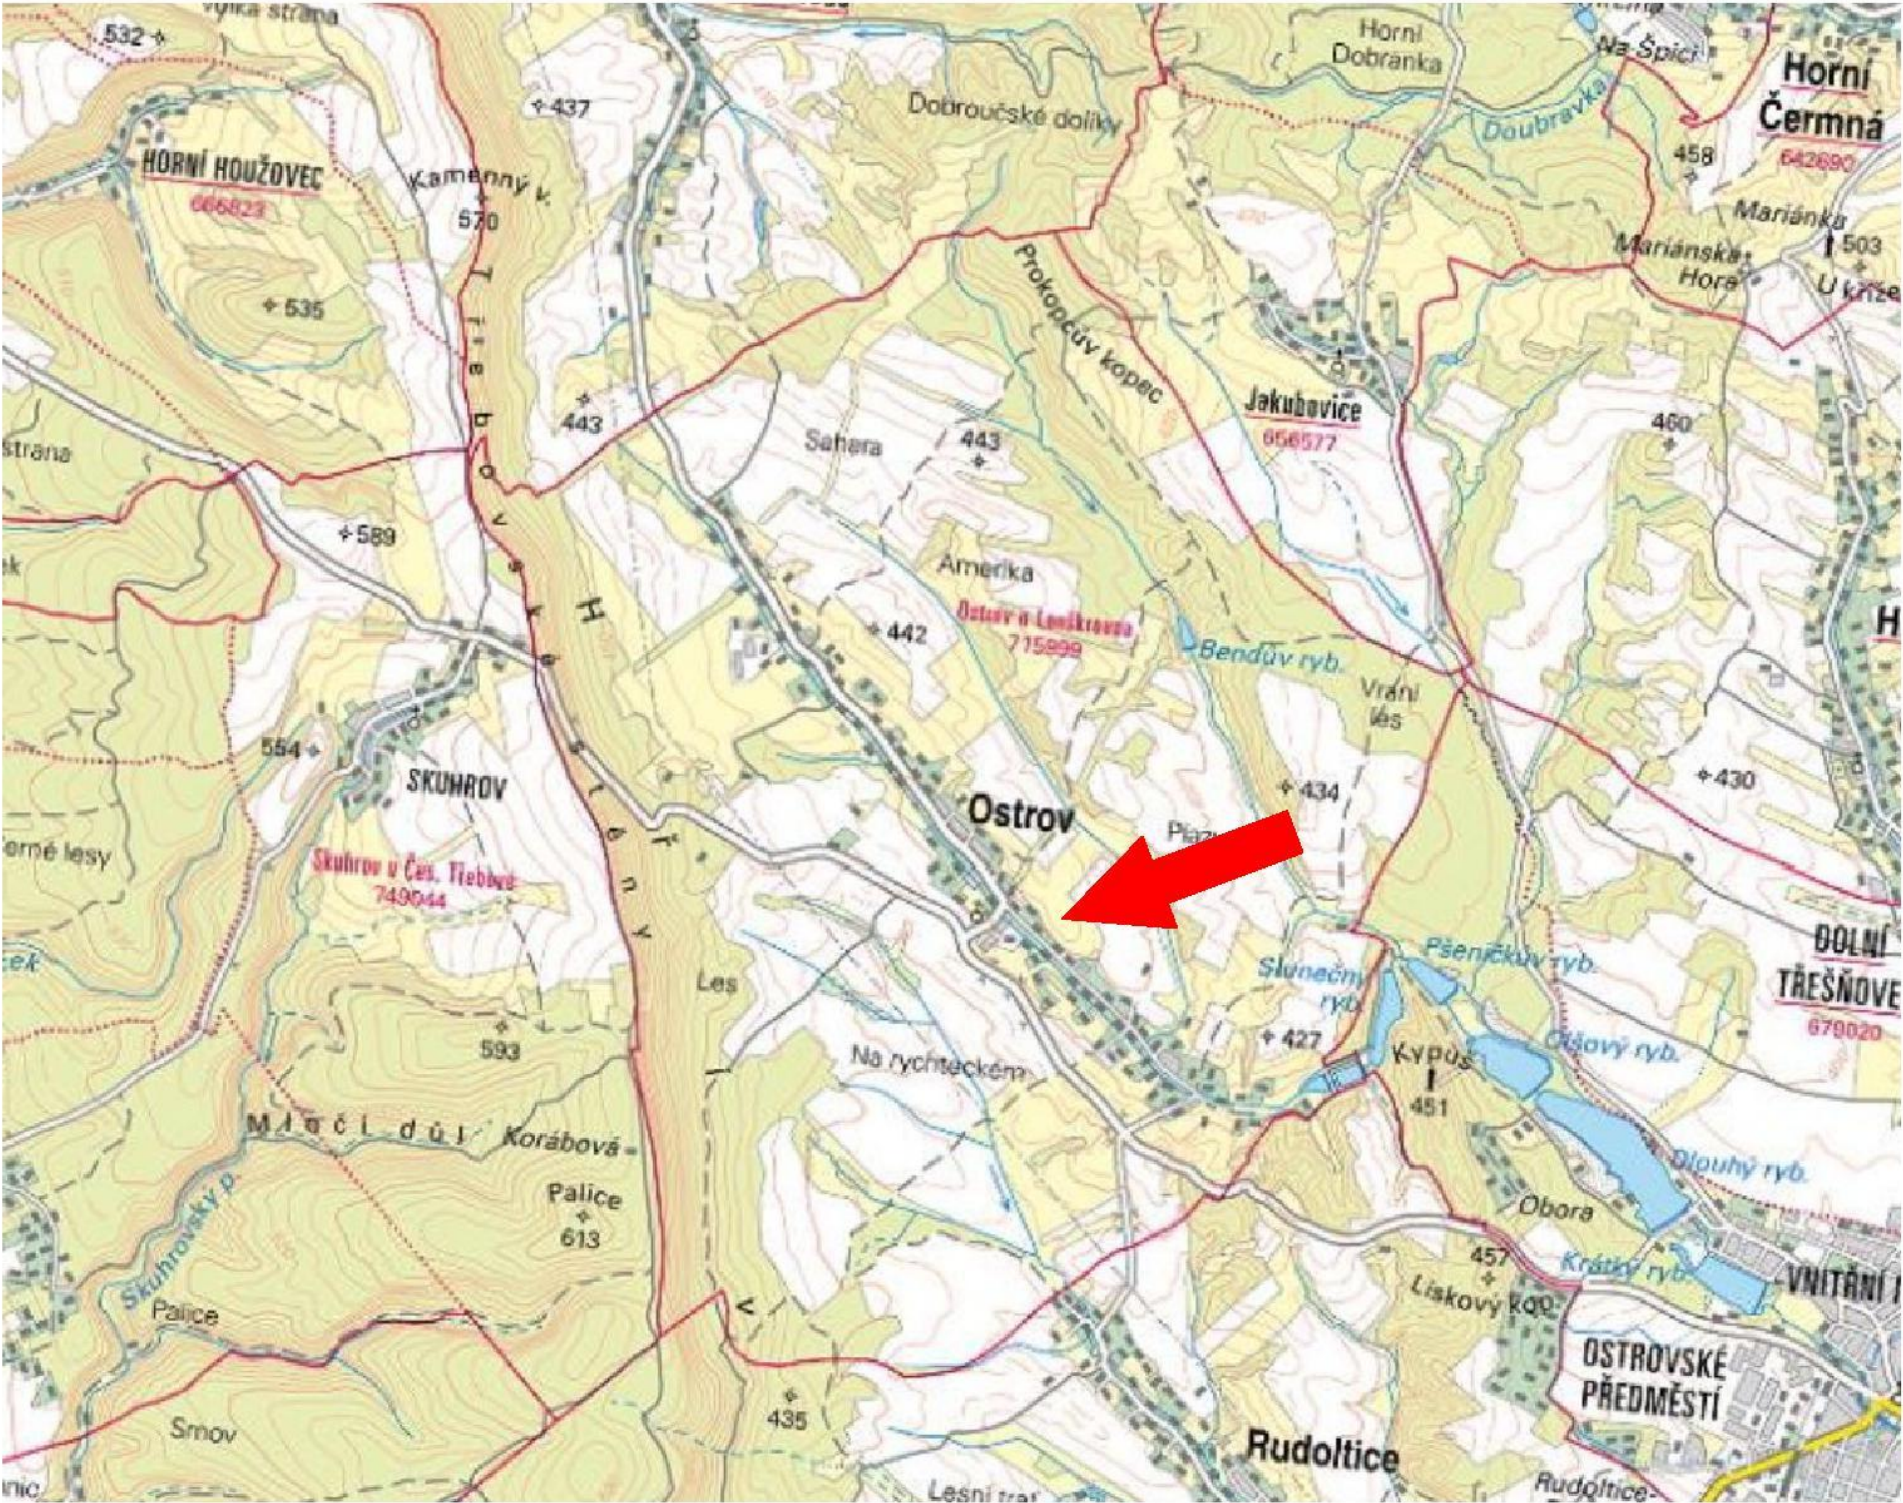


VÝŠKOVÝ SYSTÉM BALT P.V.
KÓTOVÁNO V METRECH

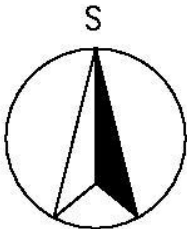


NAVRHL/VYPRACOVAL: ING. MOSNÁ	ZODPOVĚDNÝ PROJEKTANT: ING. LAZÁREK, DiS.	VEDOUČÍ PROJEKTANT: ING. LAZÁREK, DiS.	TECHNICKÁ KONTROLA: ING. LAZÁREK, DiS.	 LB PROJEKT Mojmírovo nám. 3105/6a, 612 00 Brno IČ: 29262747, TEL.: 605 114 896
KRAJ: PARDUBICKÝ		KATASTR. ÚZEMÍ: OSTROV U LANŠKROUNA		
OBJEDNATEL: POVODÍ MORAVY, s.p., Dřevařská 932/11, 602 00 Brno				DATUM: 04/2021
AKCE: Ostrovský potok, Ostrov - těžba nánosů a úprava toku				STUPEŇ: DSP
				FORMÁT: 1xA4
PŘEHLEDNÁ SITUACE				MĚŘÍTKO: 1:50 000 ČÍSLO PŘÍLOHY: C.1


VODOHOSPODÁŘSKÁ SITUACE


M 1:50 000

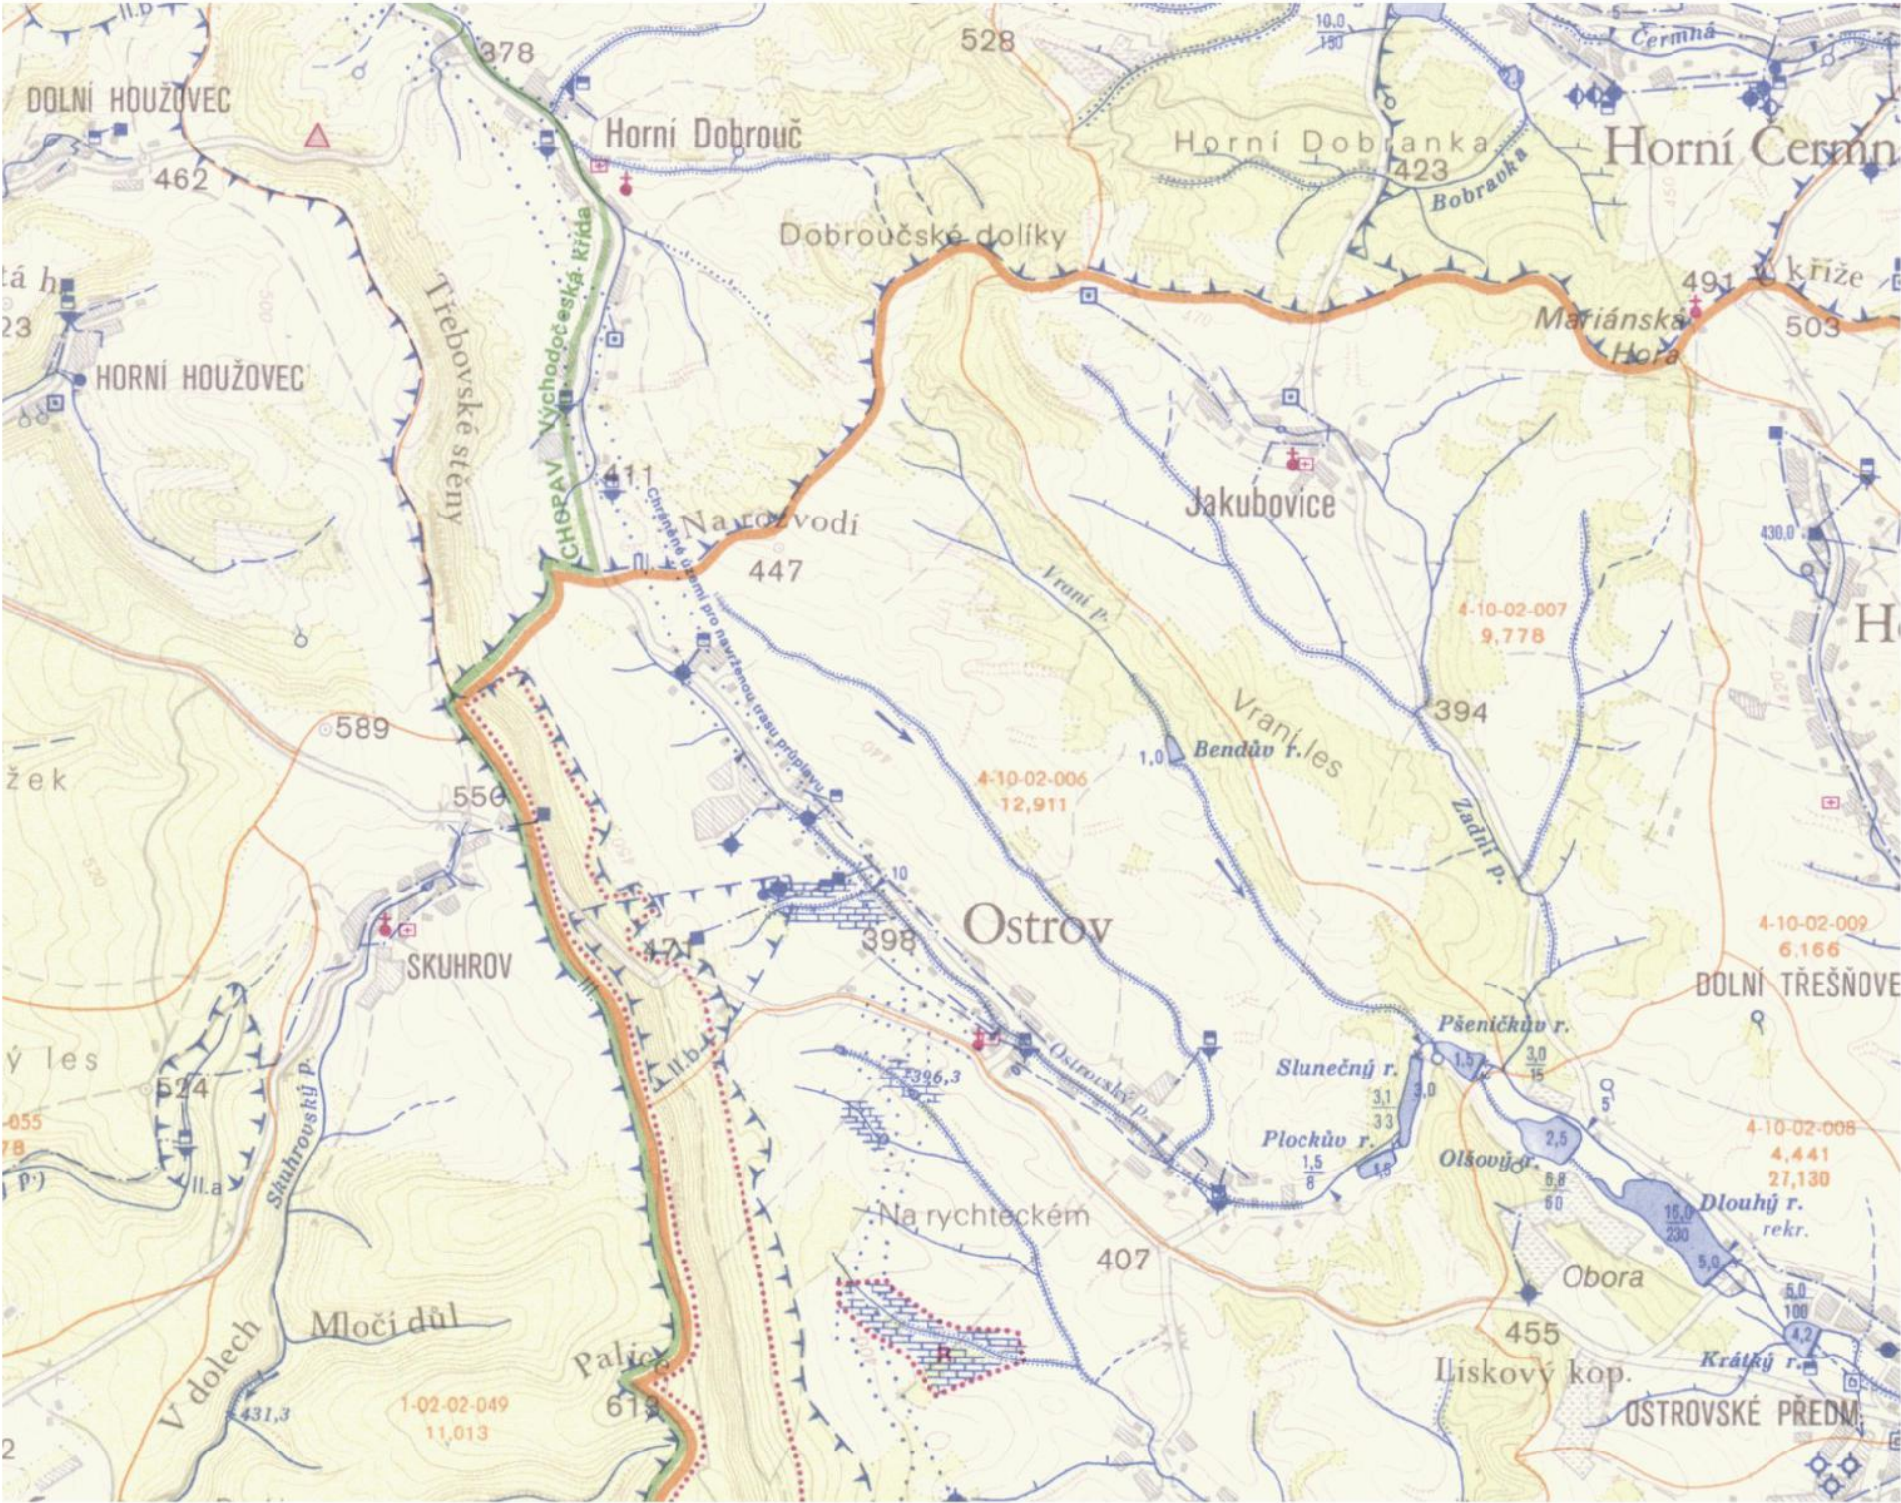

VÝŠKOVÝ SYSTÉM BALT P.V.
KÓTOVÁNO V METRECH

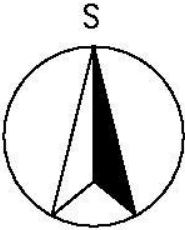


NAVRHL/VYPRACOVAL: ING. MOSNÁ	ZODPOVĚDNÝ PROJEKTANT: ING. LAZÁREK, DIŠ.	VEDOUČÍ PROJEKTANT: ING. LAZÁREK, DIŠ.	TECHNICKÁ KONTROLA: ING. LAZÁREK, DIŠ.	 LB PROJEKT Mojmírovo nám. 3105/6a, 612 00 Brno IČ: 29262747, TEL.: 605 114 896
KRAJ: PARDUBICKÝ		KATASTR. ÚZEMÍ: OSTROV U LANŠKROUNA		
OBJEDNATEL: POVODÍ MORAVY, s.p., Dřevařská 932/11, 602 00 Brno				DATUM: 04/2021
AKCE: Ostrovský potok, Ostrov - těžba nánosů a úprava toku				STUPEŇ: DSP
				FORMÁT: 1xA4
VODOHOSPODÁŘSKÁ SITUACE				MĚŘÍTKO: 1:50 000
				ČÍSLO PŘÍLOHY: C.2

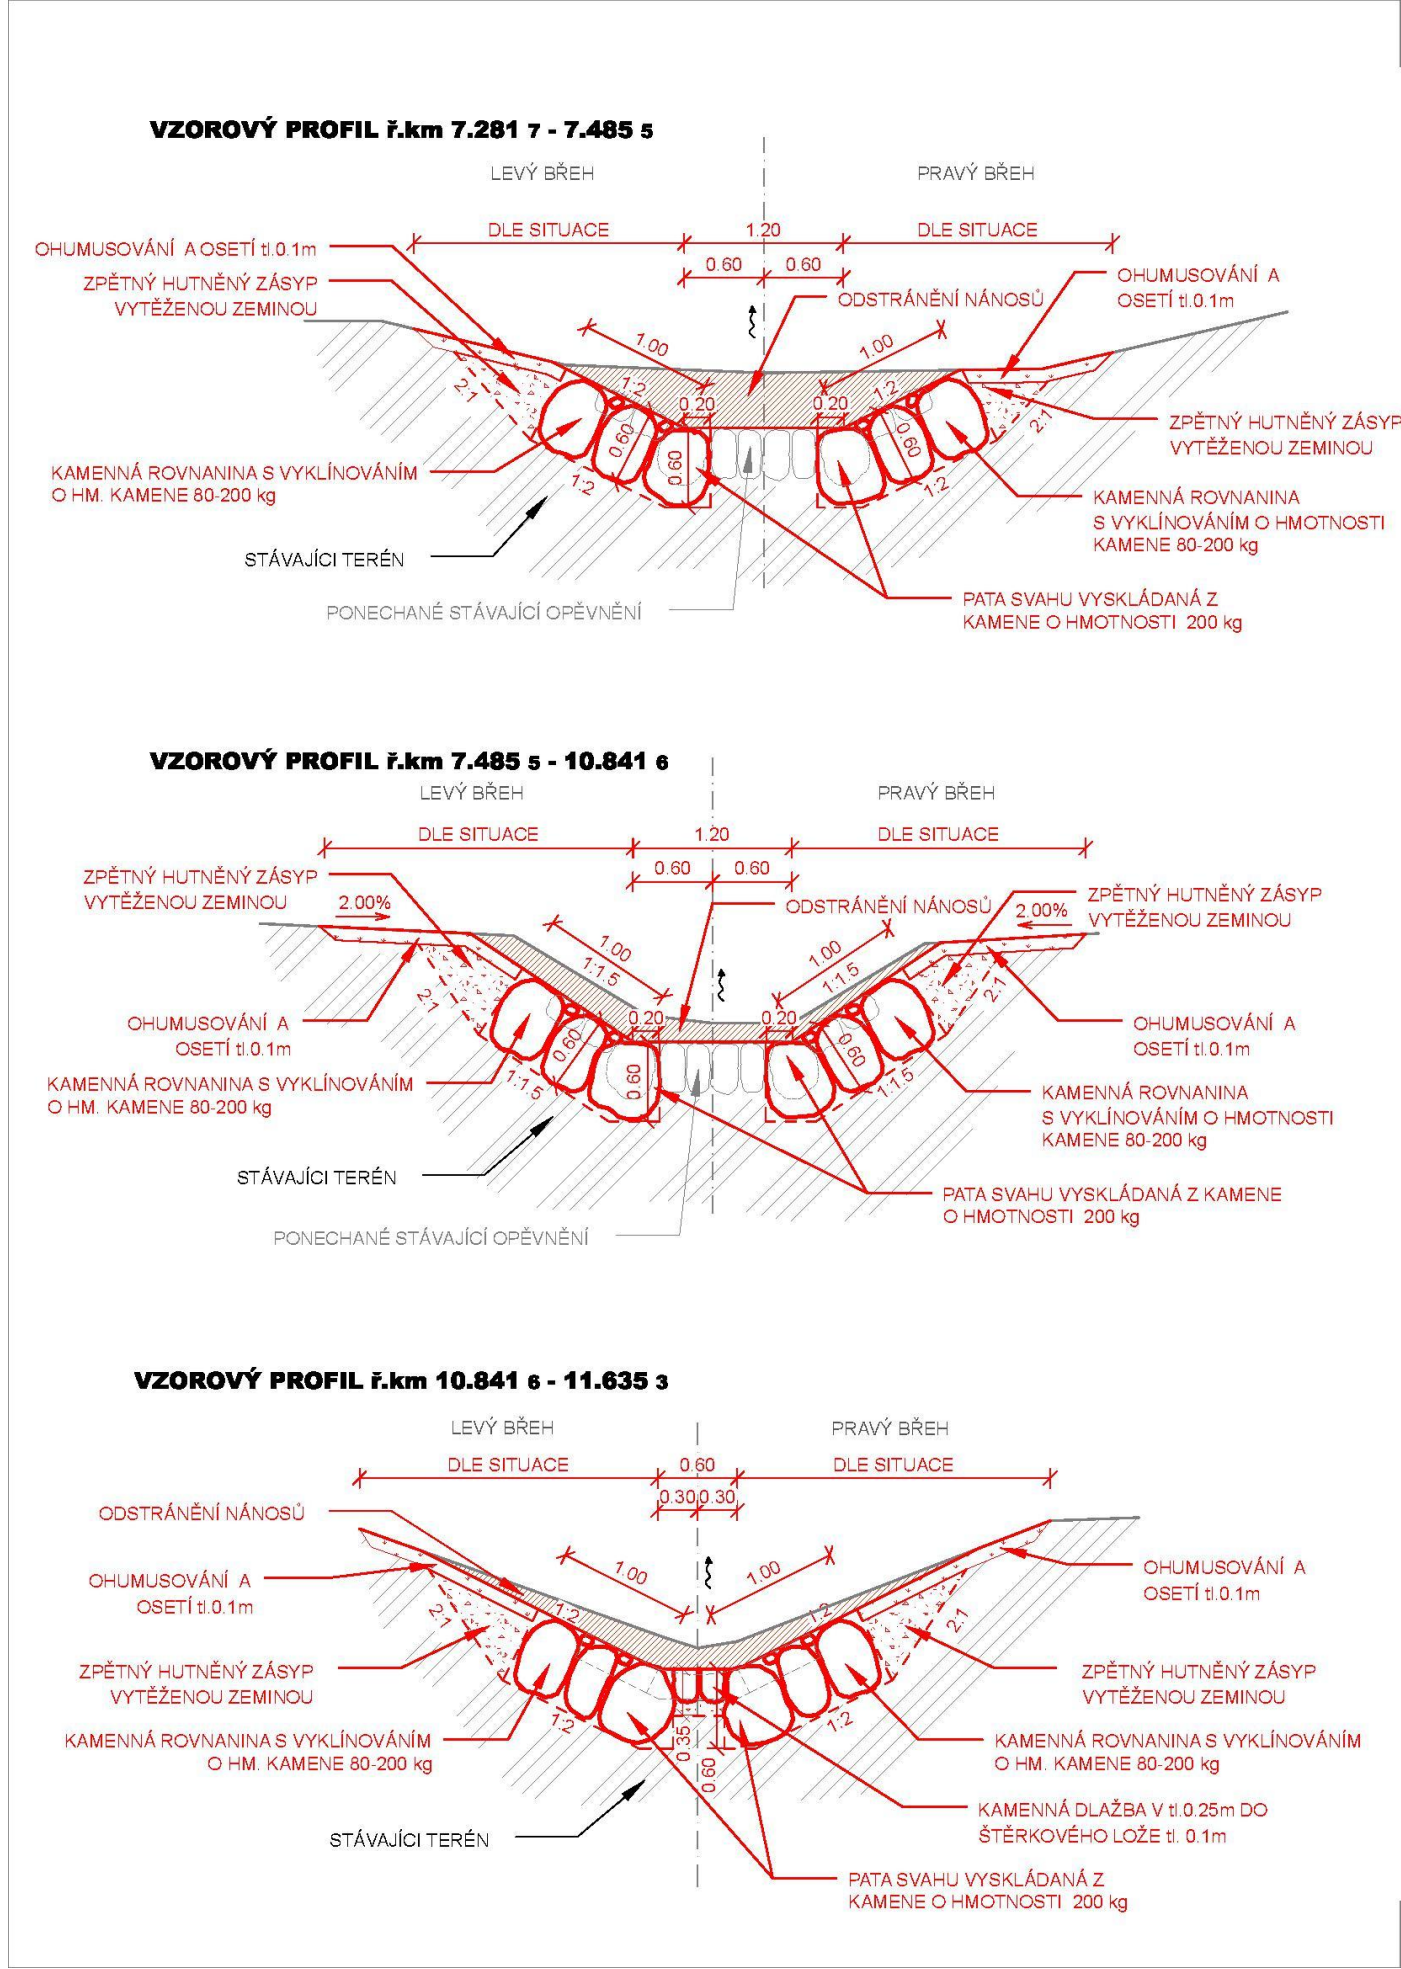


VZOROVÉ ŘEZY M 1:50

VZOROVÝ PROFIL VE VZDÁLENOSTI 5m PŘED A ZA MOSTY
ř.km 7.672 5 - 7.682 4
ř.km 8.153 9 - 8.157 6
ř.km 8.306 5 - 8.312 5
ř.km 8.420 4 - 8.423 9
ř.km 9.053 8 - 9.081 8
ř.km 9.274 3 - 9.279 3
ř.km 9.461 4 - 9.466 4
ř.km 9.500 4 - 9.503 3
ř.km 10.415 1 - 10.420 7
ř.km 10.531 2 - 10.535 7

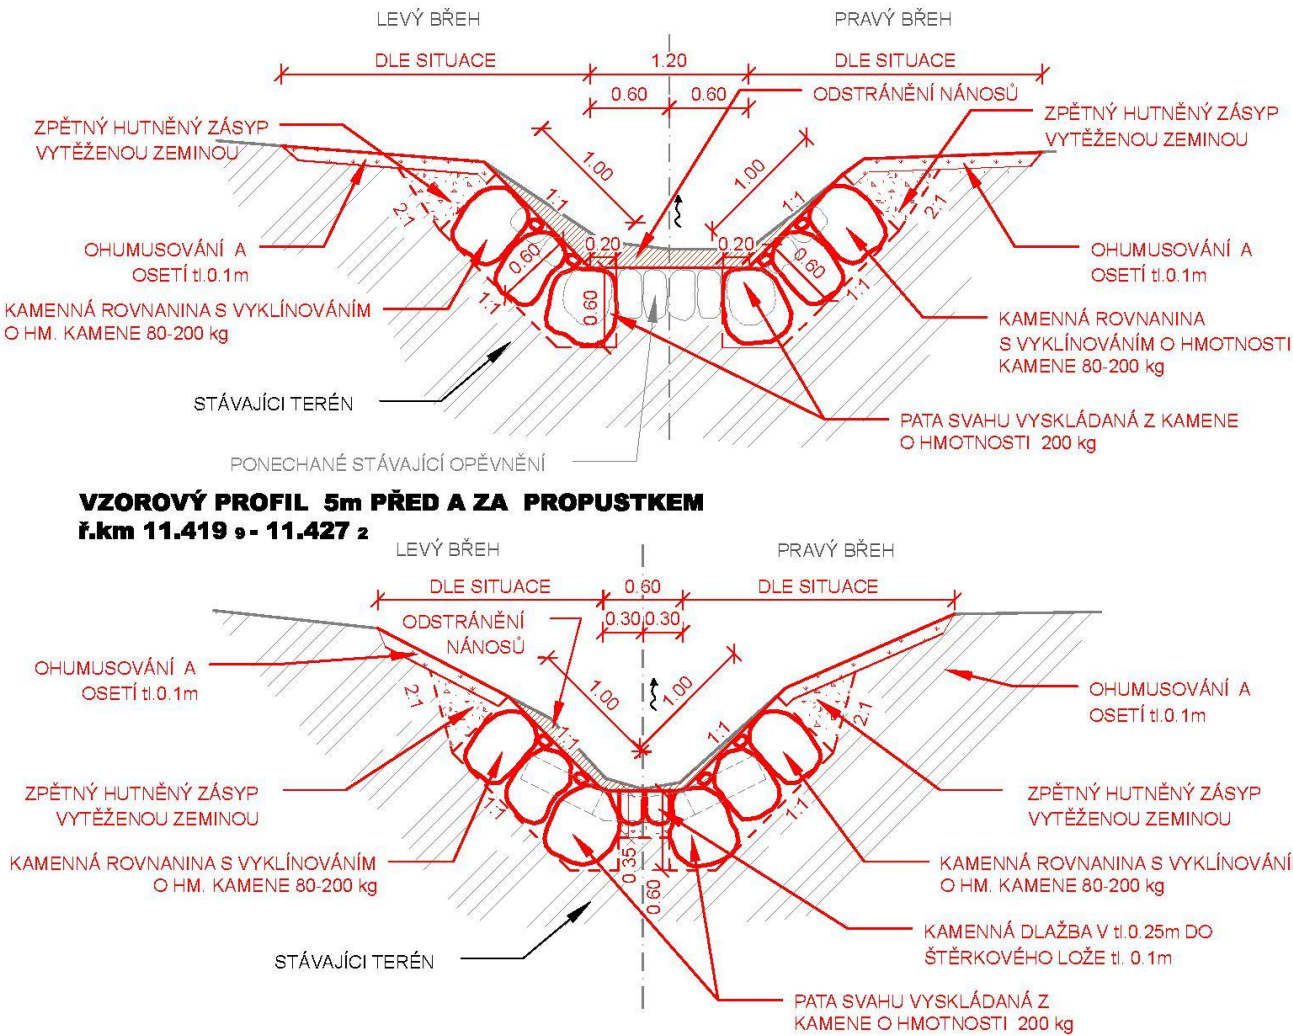

POZNÁMKA: NAVRŽENÉ OPEVNĚNÍ BUDE PLYNULO NAVÁZANÉ NA MOSTOVOU KONSTRUKCI

NAVRHL/VYPRACOVAL: ING. MOSNÁ	ZODPOVĚDNÝ PROJEKTANT: ING. LAZÁREK, DIS.	VEDOUČÍ PROJEKTANT: ING. LAZÁREK, DIS.	TECHNICKÁ KONTROLA: ING. LAZÁREK, DIS.	 LB PROJEKT Mojmírovo nám. 3105/6a, 612 00 Brno IČ: 29262747, TEL.: 605 114 896
KRAJ: PARDUBICKÝ		KATASTR. OZEMÍ: OSTROV U LANŠKROUNA		
OBJEDNATEL: POVODÍ MORAVY, s.p., Dřevařská 932/11, 602 00 Brno				DATUM: 4/2021
AKCE: Ostrovský potok, Ostrov - těžba nánosů a úprava toku				STUPEŇ: DSP
				FORMÁT: 2xA4
VZOROVÉ ŘEZY				MĚŘÍTKO: 1: 50 ČÍSLO PŘÍLOHY: D.4