


PŮDORYS 1.NP

STÁVAJÍCÍ
VENKOVNÍ TERASA

STÁVAJÍCÍ
VRÁTNICE

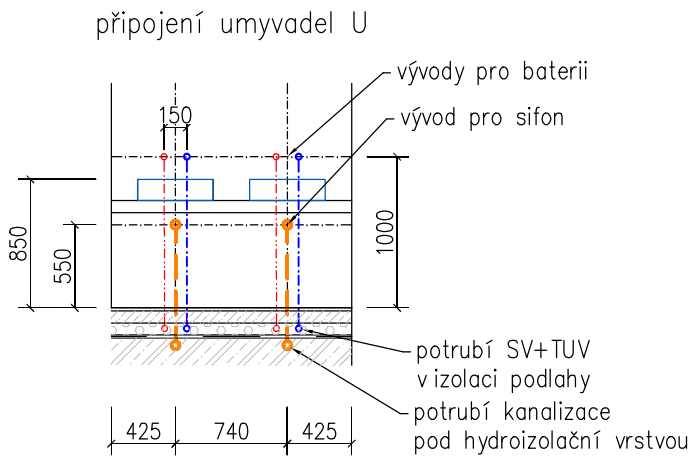

napojeno kanalizačním potrubím
KG160 na stávající potrubí
splaškové kanalizace KG160 viz
situace stavby

napojeno kanalizačním potrubím KG125
na stávající potrubí dešťové kanalizace
DN250 viz situace stavby

Vysvětlivky:

- POTRUBÍ LEŽATÉ SPLAŠKOVÉ KANALIZACE KG
- POTRUBÍ VNITŘNÍ SPLAŠKOVÉ KANALIZACE-PŘIPOJOVACÍ HT
- POTRUBÍ VNĚJŠÍ DEŠŤOVÉ KANALIZACE

- ODVĚTRÁNÍ NAD STŘECHU
- UKONČENÍ PŘÍVZDUŠNOVACÍM VENTILEM VE VÝŠCE 2000MM NAD PODLAHOU

- U – UMYVADLOVÁ MISA NA DESKU (500x350x150mm) (CUBITO–JIKA)
S UMYVADLOVOU NÁSTĚNNOU PÁKOVOU BATERIÍ S DÉLKOU RAMÉNKA 210MM(TALAS TRENDY–JIKA), VÝPUST CLICK–CLACK,SIFON UMYVADLOVÝ MIO
- U1– UMYVADLO ZDRAVOTNÍ 640x550mm V.850mm S UMYVADLOVOU PÁKOVOU BATERIÍ (MIO–JIKA)
- WC – KLOZET ZÁVĚSNÝ VČ. SEDÁTKA (CUBITO–JIKA)
MODUL WC COMPACT PRO ZÁVĚSNÉ KLOZETY, TLAČÍTKO SINGLE (roh.ventil sv+tuv 3/8")
- WC1 – KLOZET COMBI PRO ZDRAVOTNĚ TĚLESNĚ POSTIŽENÉ SE ZVÝŠENOU VÝŠKOU VČETNĚ SEDÁTKA ,(roh.ventil sv+tuv 3/8")
(MIO JKA–SE ZVÝŠENOU VÝŠKOU)
- MADLO NA STĚNU SKLOPNÉ 850mm (FRANKE), MADLO NA STĚNU ROVNÉ PEVNÉ 750mm (FRANKE)
- PIS – PISOÁŘ S AUTOMATICKÝM SPLACHOVAČEM (GOLEM–JIKA) A INFRAČERVENÝM SENZOREM A NAPÁJECÍM ZDROJEM PRO 3 PISOARY
- OK – VODNÍ ZÁPACHOVÁ UZÁVĚRKA PRO ODVOD KONDENZÁTU S PŘÍDAVNOU MECHANICKOU ZÁPACHOVOU UZÁVĚRKOU (HL 136N)
- VÝL – VÝLEVKVA KERAMICKÁ (MIRA–JIKA), SKLOPNÁ PLASTOVÁ MŘÍŽKA, INSTALAČNÍ SOUPRAVA
S UMYVADLOVOU NÁSTĚNNÁ PÁKOVOU BATERIÍ S RAMÉNKEM (OLYMP–JIKA)

- KŠ1 – KANALIZAČNÍ ŠACHTA TEGRA DN 600 S LITINOVÝM TĚSNÝM POKLOPEM ø600mm
- LSS1,2 – LITINOVÝ LAPAČ STŘEŠNÍCH SPLAVENIN DN100

- LINIOVÉ ODVODNĚNÍ ACO EUROLINE 2.0 S LITINOVÝM ROŠTEM VORONOI B125
- DÉLKA ODVODŇOVACÍHO ŽLABU 1,50m
- SPODNÍ ODTOK DN 100mm

AGROPROJEKT PRAHA s.r.o.

ATELIÉR BENEŠOV

Žižkova 2040, 256 01 BENEŠOV

tel.: 608 220 115

e-mail: agp@wo.cz

AUTORIZACE ČKAIT:

VYPRACOVAL: ILONA SOBOTKOVÁ

ZODP.PROJEKTANT: ING. VLADIMÍR BALATA

MĚSTSKÝ ÚŘAD: ČÁSLAV

STAVEBNÍ ÚŘAD: ČÁSLAV

STUPEŇ PD: POVOLENÍ STAVBY

STAVEBNÍK: NÁRODNÍ ZEMĚDĚLSKÉ MUZEUM, s.p.o.
KOSTELNÍ 1300/44, HOLEŠOVICE, 170 00 PRAHA 7

PŘÍLOHA PD:
D.DOKUMENTACE OBJEKTU

MÍSTO STAVBY: AREÁL NZM ČÁSLAV,JENÍKOVSKÁ 1762
POZEMKY PARC. Č. 397/52 A 397/61 V K.Ú. ČÁSLAV

D.4
ZDRAVOTNĚ TECHNICKÉ INSTALACE

AKCE: NZM ČÁSLAV - OBJEKT WC PRO VEŘEJNOST A
NAVAZUJÍCÍ PROSTOR ZÁZEMÍ PRO NÁVŠTĚVNÍKY

DATUM:
05/2025

MĚŘÍTKO:
1:50

OBSAH: PŮDORYS I.NP - KANALIZACE

Č.VÝKRESU:

3