


PŮDORYS 1.NP

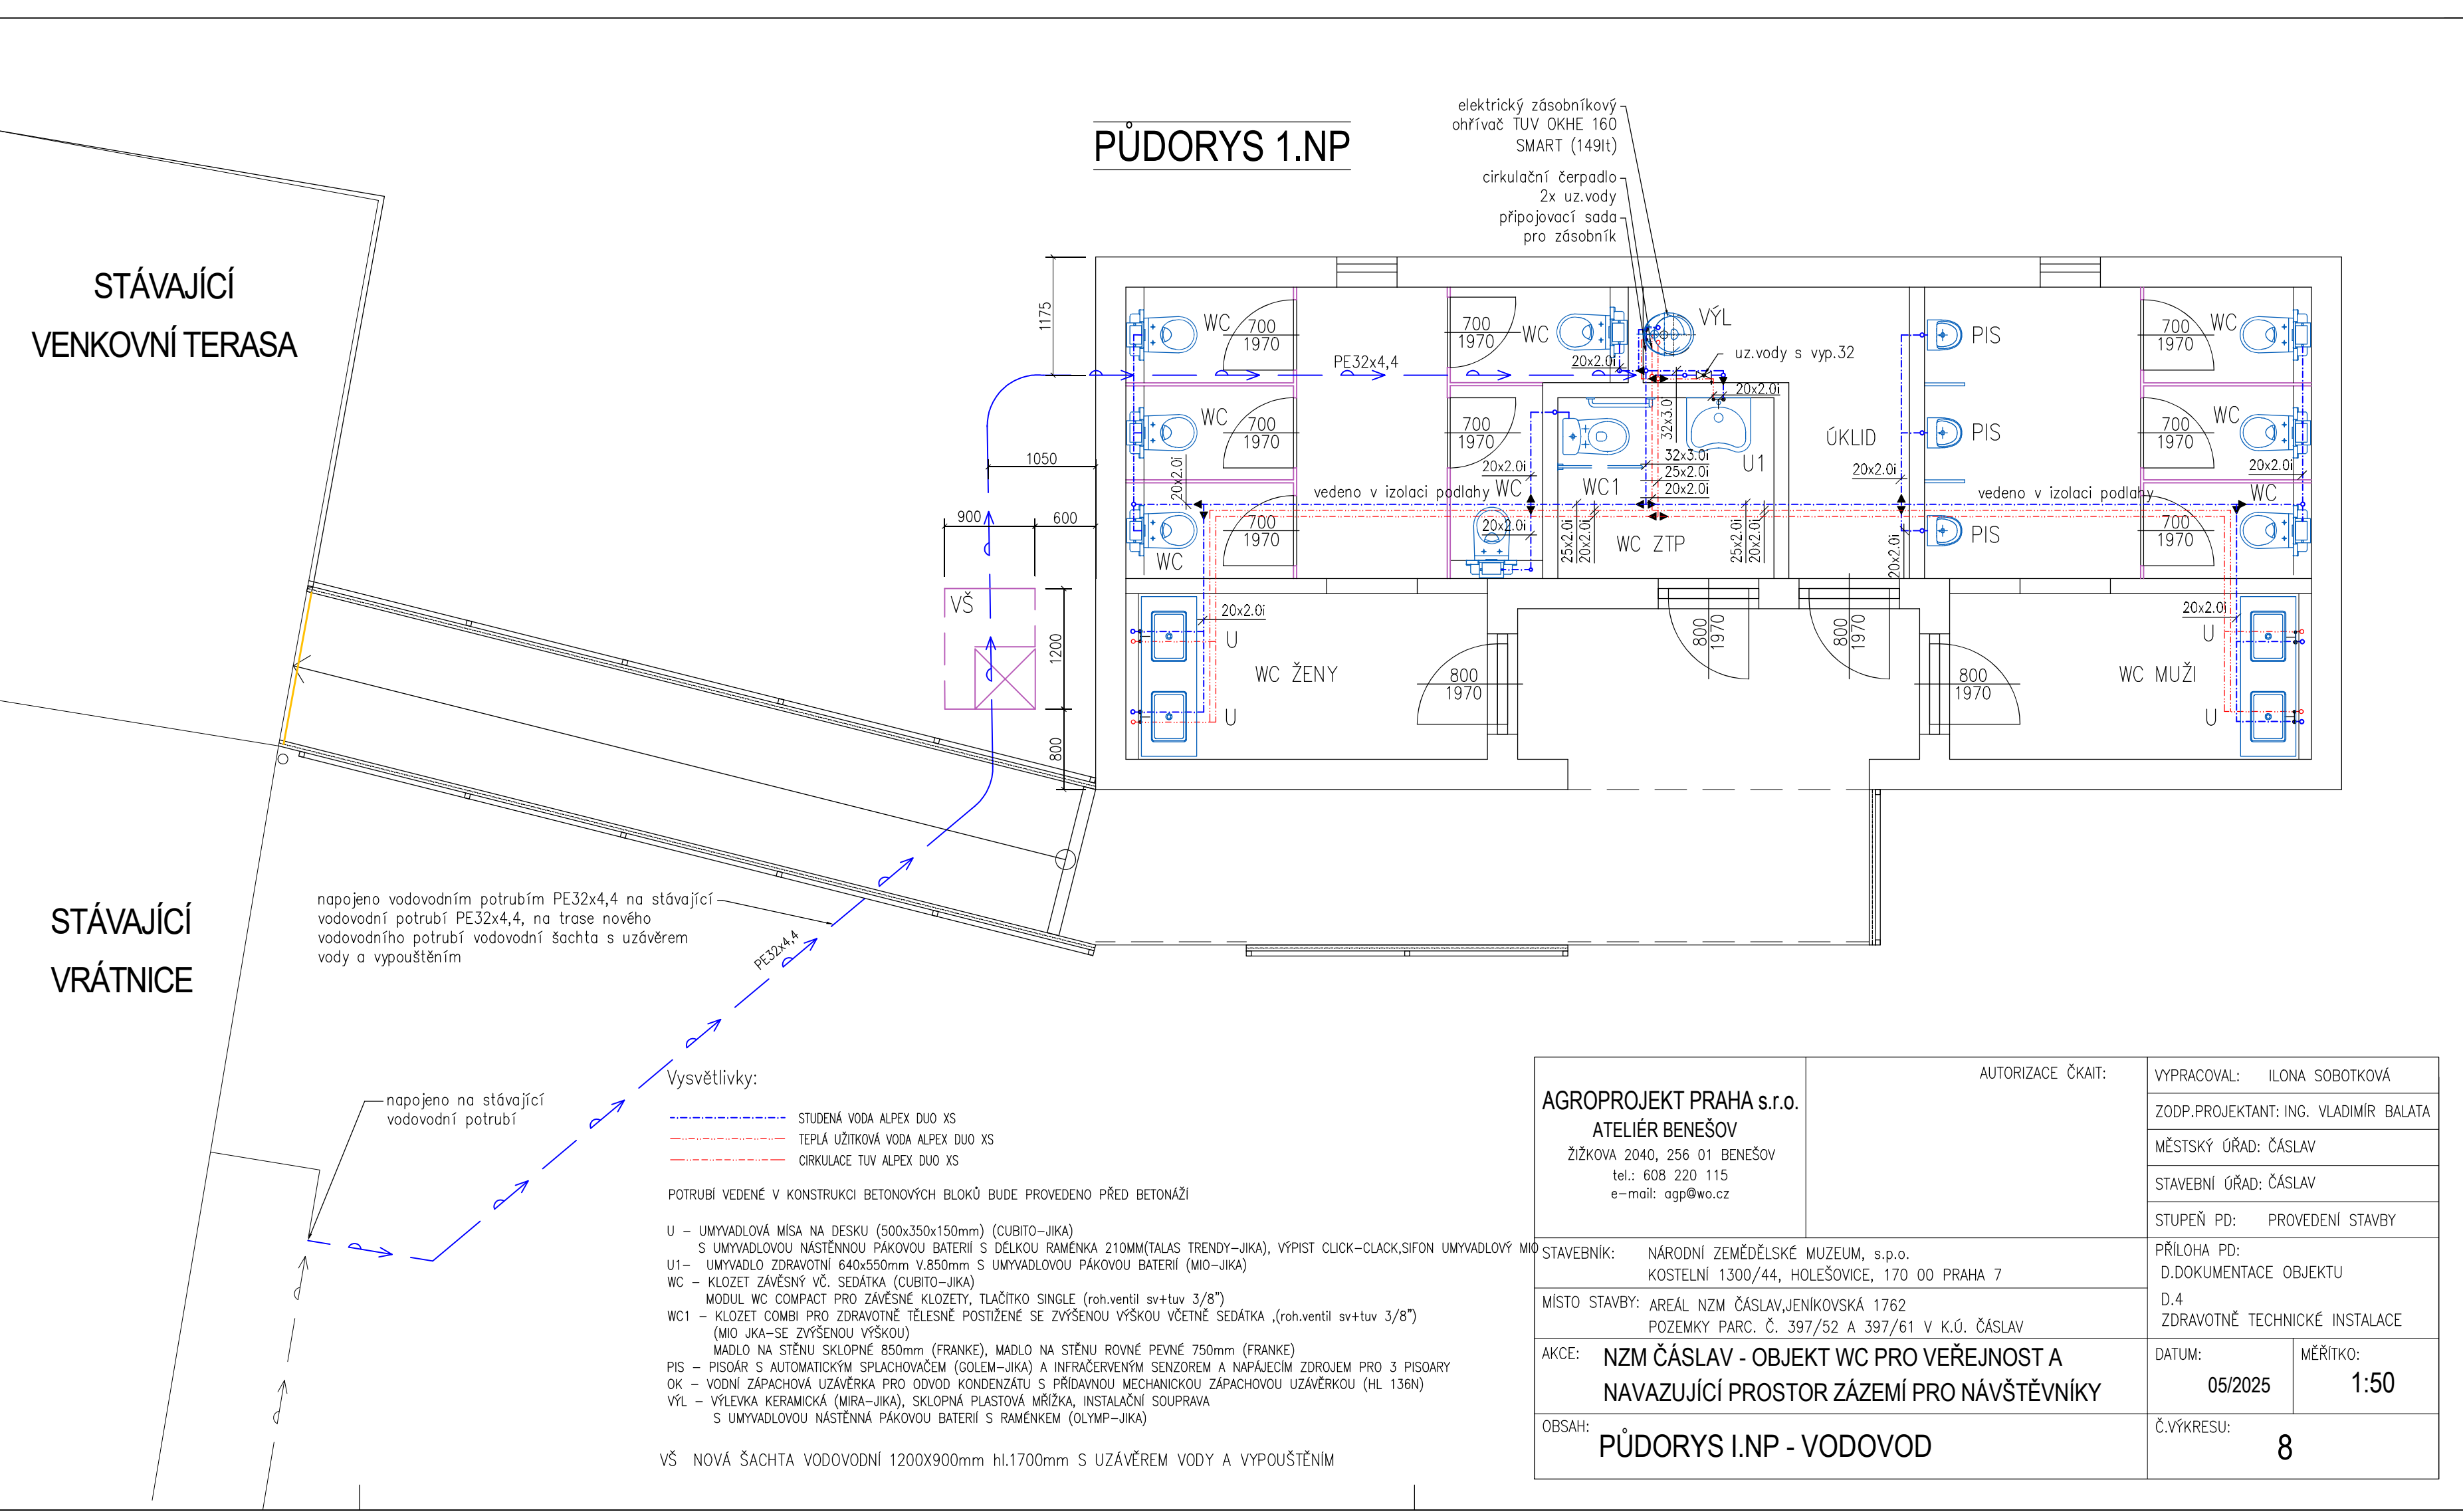

STÁVAJÍCÍ
VRÁTNICE

napojeno vodovodním potrubím PE32x4,4 na stávající
vodovodní potrubí PE32x4,4, na trase nového
vodovodního potrubí vodovodní šachta s uzávěrem
vody a vypouštěním

napojeno na stávající
vodovodní potrubí

Vysvětlivky:

- STUDENÁ VODA ALPEX DUO XS
- TEPLÁ UŽITKOVÁ VODA ALPEX DUO XS
- CIRKULACE TUV ALPEX DUO XS

POTRUBÍ VEDENÉ V KONSTRUKCI BETONOVÝCH BLOKŮ BUDE PROVEDENO PŘED BETONÁŽÍ

- U – UMYVADLOVÁ MÍSA NA DESKU (500x350x150mm) (CUBITO–JIKA)
S UMYVADLOVOU NÁSTĚNNOU PÁKOVOU BATERIÍ S DÉLKOU RAMÉNKA 210MM(TALAS TRENDY–JIKA), VÝPIST CLICK–CLACK,SIFON UMYVADLOVÝ MIO
- U1– UMYVADLO ZDRAVOTNÍ 640x550mm V.850mm S UMYVADLOVOU PÁKOVOU BATERIÍ (MIO–JIKA)
- WC – KLOZET ZÁVĚSNÝ VČ. SEDÁTKA (CUBITO–JIKA)
MODUL WC COMPACT PRO ZÁVĚSNÉ KLOZETY, TLAČÍTKO SINGLE (roh.ventil sv+tuv 3/8”)
- WC1 – KLOZET COMBI PRO ZDRAVOTNĚ TĚLESNĚ POSTIŽENÉ SE ZVÝŠENOU VÝŠKOU VČETNĚ SEDÁTKA ,(roh.ventil sv+tuv 3/8”)
(MIO JKA–SE ZVÝŠENOU VÝŠKOU)
- MADLO NA STĚNU SKLOPNÉ 850mm (FRANKE), MADLO NA STĚNU ROVNÉ PEVNÉ 750mm (FRANKE)
- PIS – PISOÁR S AUTOMATICKÝM SPLACHOVAČEM (GOLEM–JIKA) A INFRAČERVENÝM SENZOREM A NAPÁJECÍM ZDROJEM PRO 3 PISOARY
- OK – VODNÍ ZÁPACHOVÁ UZÁVĚRKA PRO ODVOD KONDENZÁTU S PŘÍDAVNOU MECHANICKOU ZÁPACHOVOU UZÁVĚRKOU (HL 136N)
- VÝL – VÝLEVKVA KERAMICKÁ (MIRA–JIKA), SKLOPNÁ PLASTOVÁ MŘÍŽKA, INSTALAČNÍ SOUPRAVA
S UMYVADLOVOU NÁSTĚNNÁ PÁKOVOU BATERIÍ S RAMÉNEM (OLYMP–JIKA)

VŠ NOVÁ ŠACHTA VODOVODNÍ 1200X900mm hl.1700mm S UZÁVĚREM VODY A VYPOUŠTĚNÍM

<div>AGROPROJEKT PRAHA s.r.o.</div> <div>ATELIÉR BENEŠOV</div> <div>ŽIŽKOVA 2040, 256 01 BENEŠOV</div> <div>tel.: 608 220 115</div> <div>e-mail: agp@wo.cz</div>	AUTORIZACE ČKAIT:		VYPRACOVAL: ILONA SOBOTKOVÁ	
			ZODP.PROJEKTANT: ING. VLADIMÍR BALATA	
			MĚSTSKÝ ÚŘAD: ČÁSLAV	
			STAVEBNÍ ÚŘAD: ČÁSLAV	
			STUPEŇ PD: PROVEDENÍ STAVBY	
STAVEBNÍK:	NÁRODNÍ ZEMĚDĚLSKÉ MUZEUM, s.p.o. KOSTELNÍ 1300/44, HOLEŠOVICE, 170 00 PRAHA 7		PŘÍLOHA PD: D.DOKUMENTACE OBJEKTU	
MÍSTO STAVBY:	AREÁL NZM ČÁSLAV,JENÍKOVSKÁ 1762 POZEMKY PARC. Č. 397/52 A 397/61 V K.Ú. ČÁSLAV		D.4 ZDRAVOTNĚ TECHNICKÉ INSTALACE	
AKCE:	NZM ČÁSLAV - OBJEKT WC PRO VEŘEJNOST A NAVAZUJÍCÍ PROSTOR ZÁZEMÍ PRO NÁVŠTĚVNÍKY		DATUM: 05/2025	MĚŘÍTKO: 1:50
OBSAH:	PŮDORYS I.NP - VODOVOD		Č.VÝKRESU: 8	