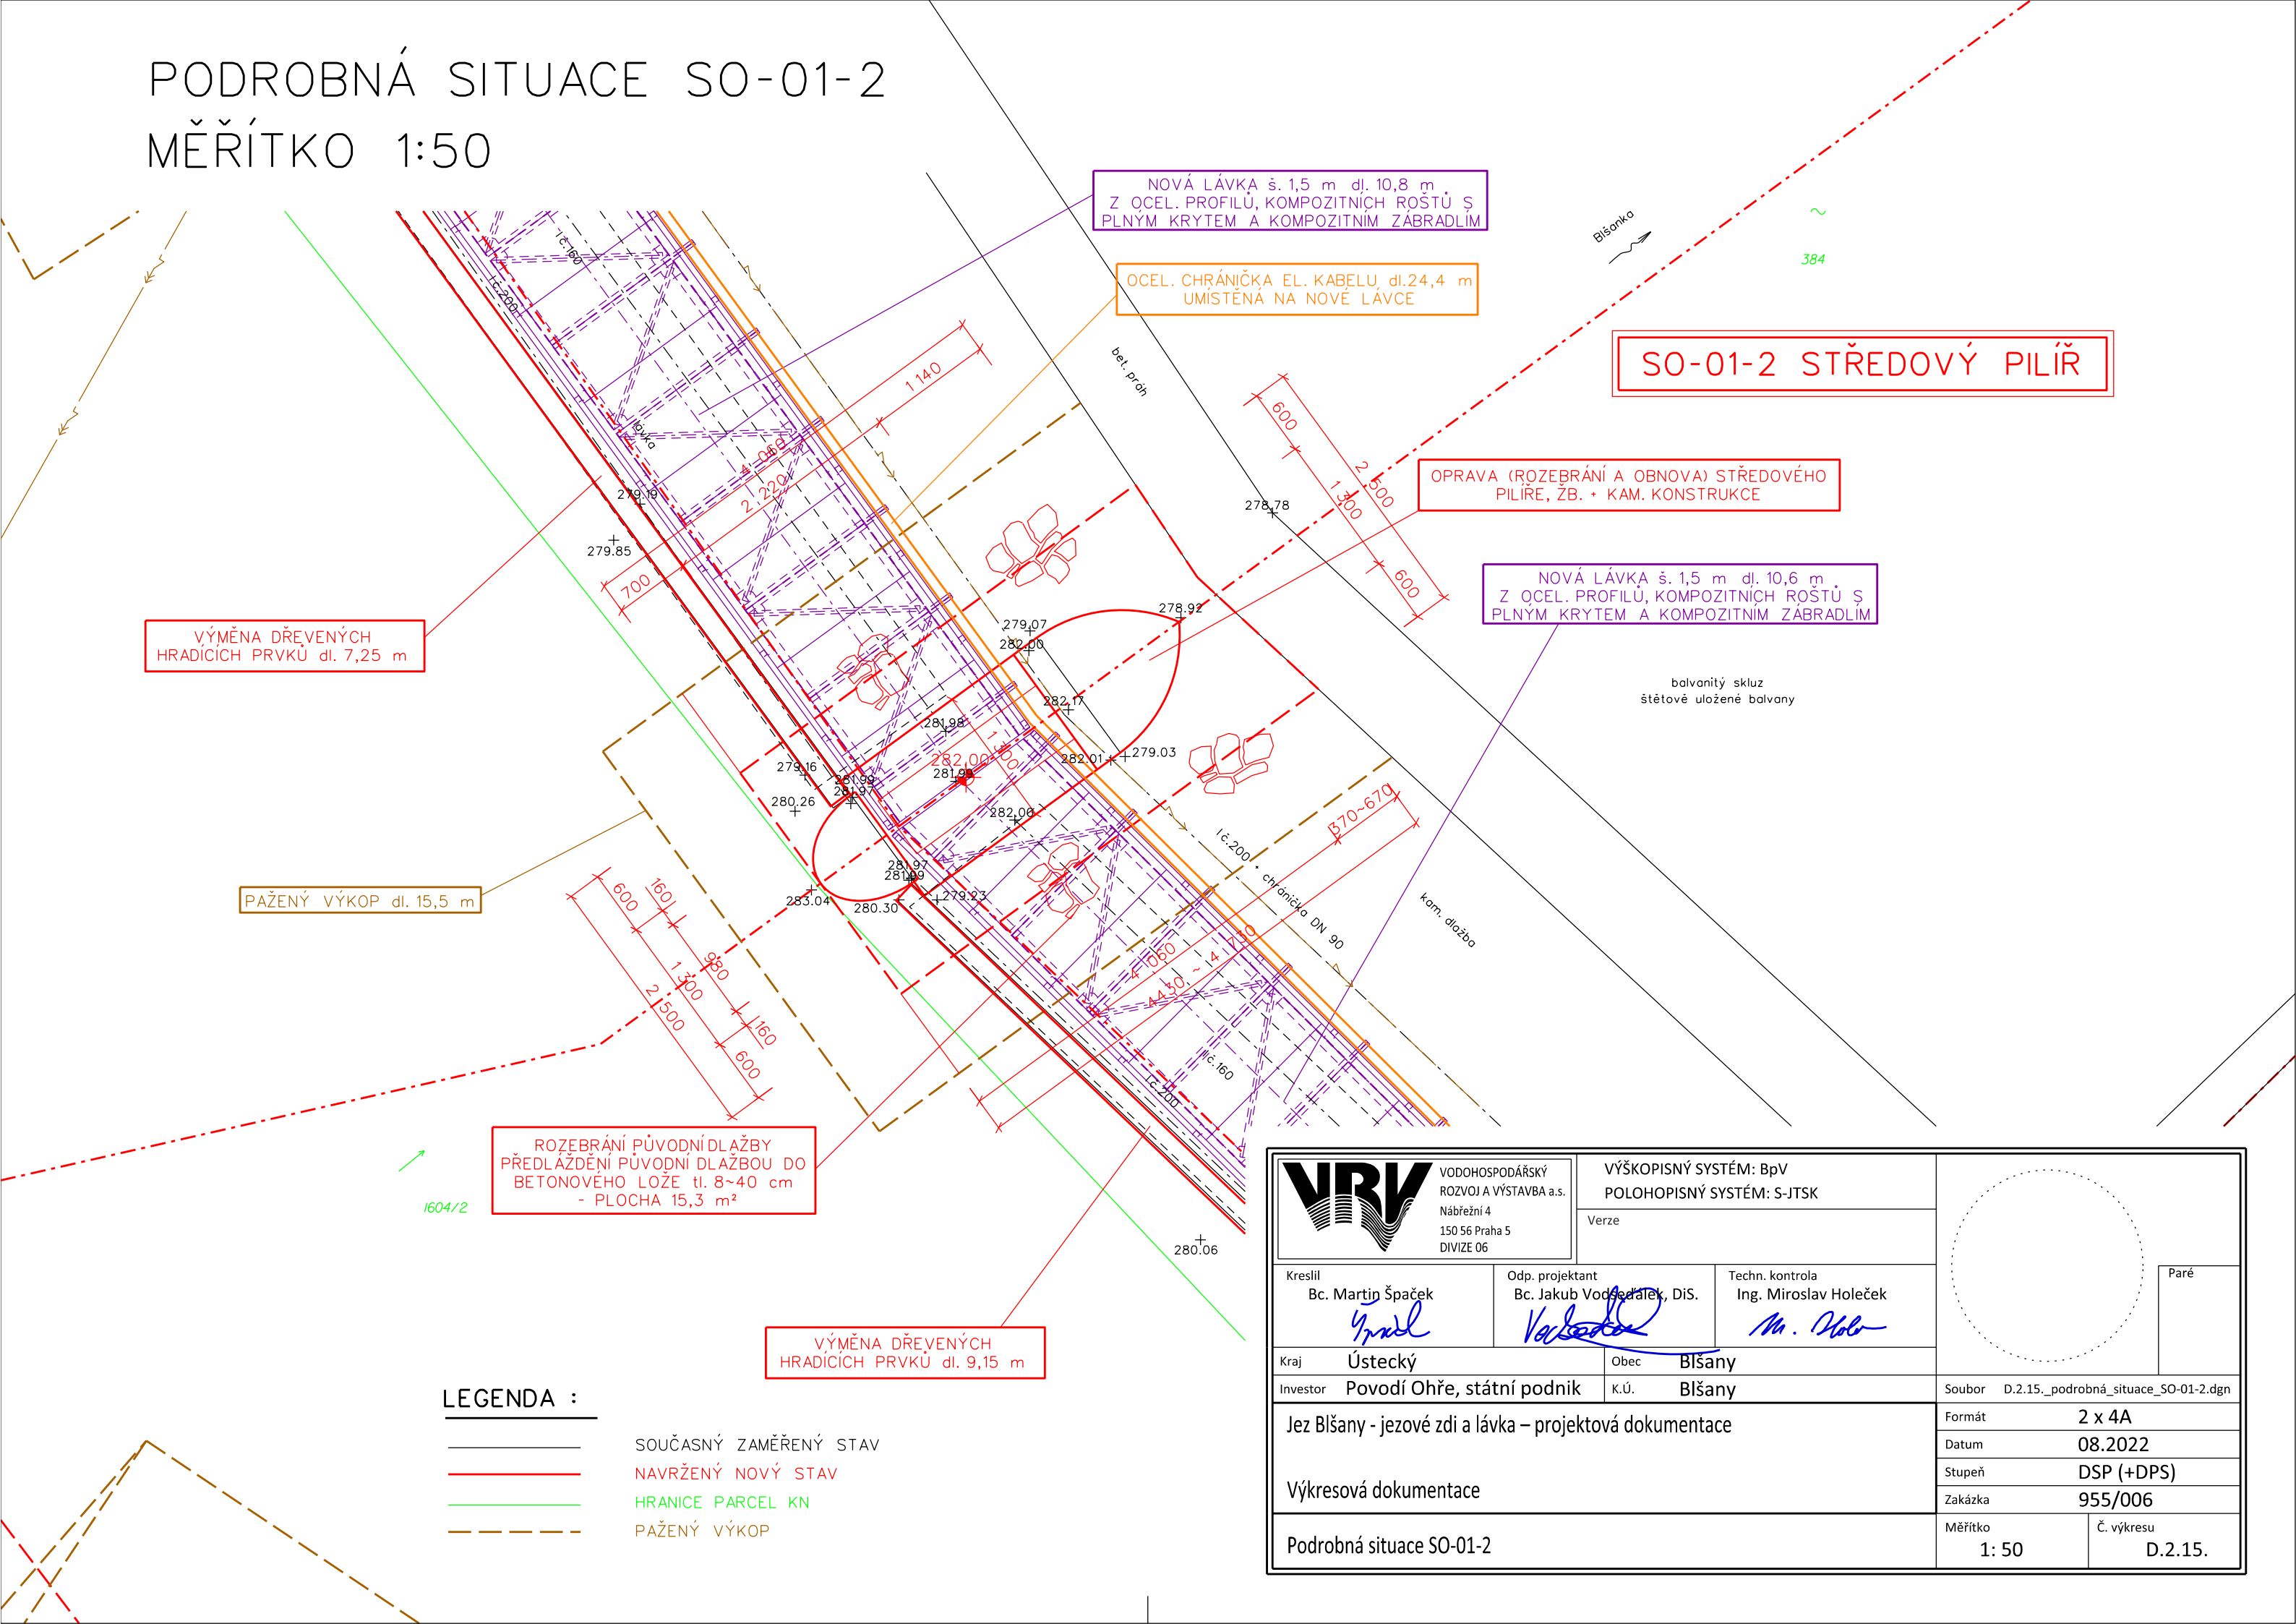

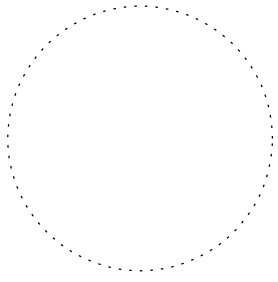



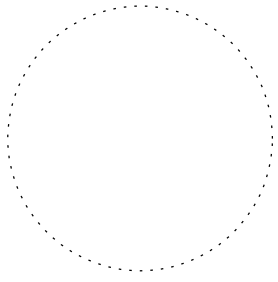


PODROBNÁ SITUACE SO-01-2
MĚŘÍTKO 1:50



		VODOHOSPODÁŘSKÝ ROZVOJ A VÝSTAVBA a.s. Nábřeží 4 150 56 Praha 5 DIVIZE 06		VÝŠKOPISNÝ SYSTÉM: BpV POLOHOPISNÝ SYSTÉM: S-JTSK			
Verze							
Kreslil Bc. Martin Špaček 		Odp. projektant Bc. Jakub Vodňálek, DiS. 		Techn. kontrola Ing. Miroslav Holeček 		Paré	
Kraj Ústecký		Obec Blšany		Soubor D.2.15._podrobná_situace_SO-01-2.dgn			
Investor Povodí Ohře, státní podnik		K.Ú. Blšany					
Jez Blšany - jezové zdi a lávka – projektová dokumentace				Formát 2 x 4A			
Výkresová dokumentace				Datum 08.2022			
				Stupeň DSP (+DPS)			
				Zakázka 955/006			
Podrobná situace SO-01-2				Měřítko 1: 50		Č. výkresu D.2.15.	