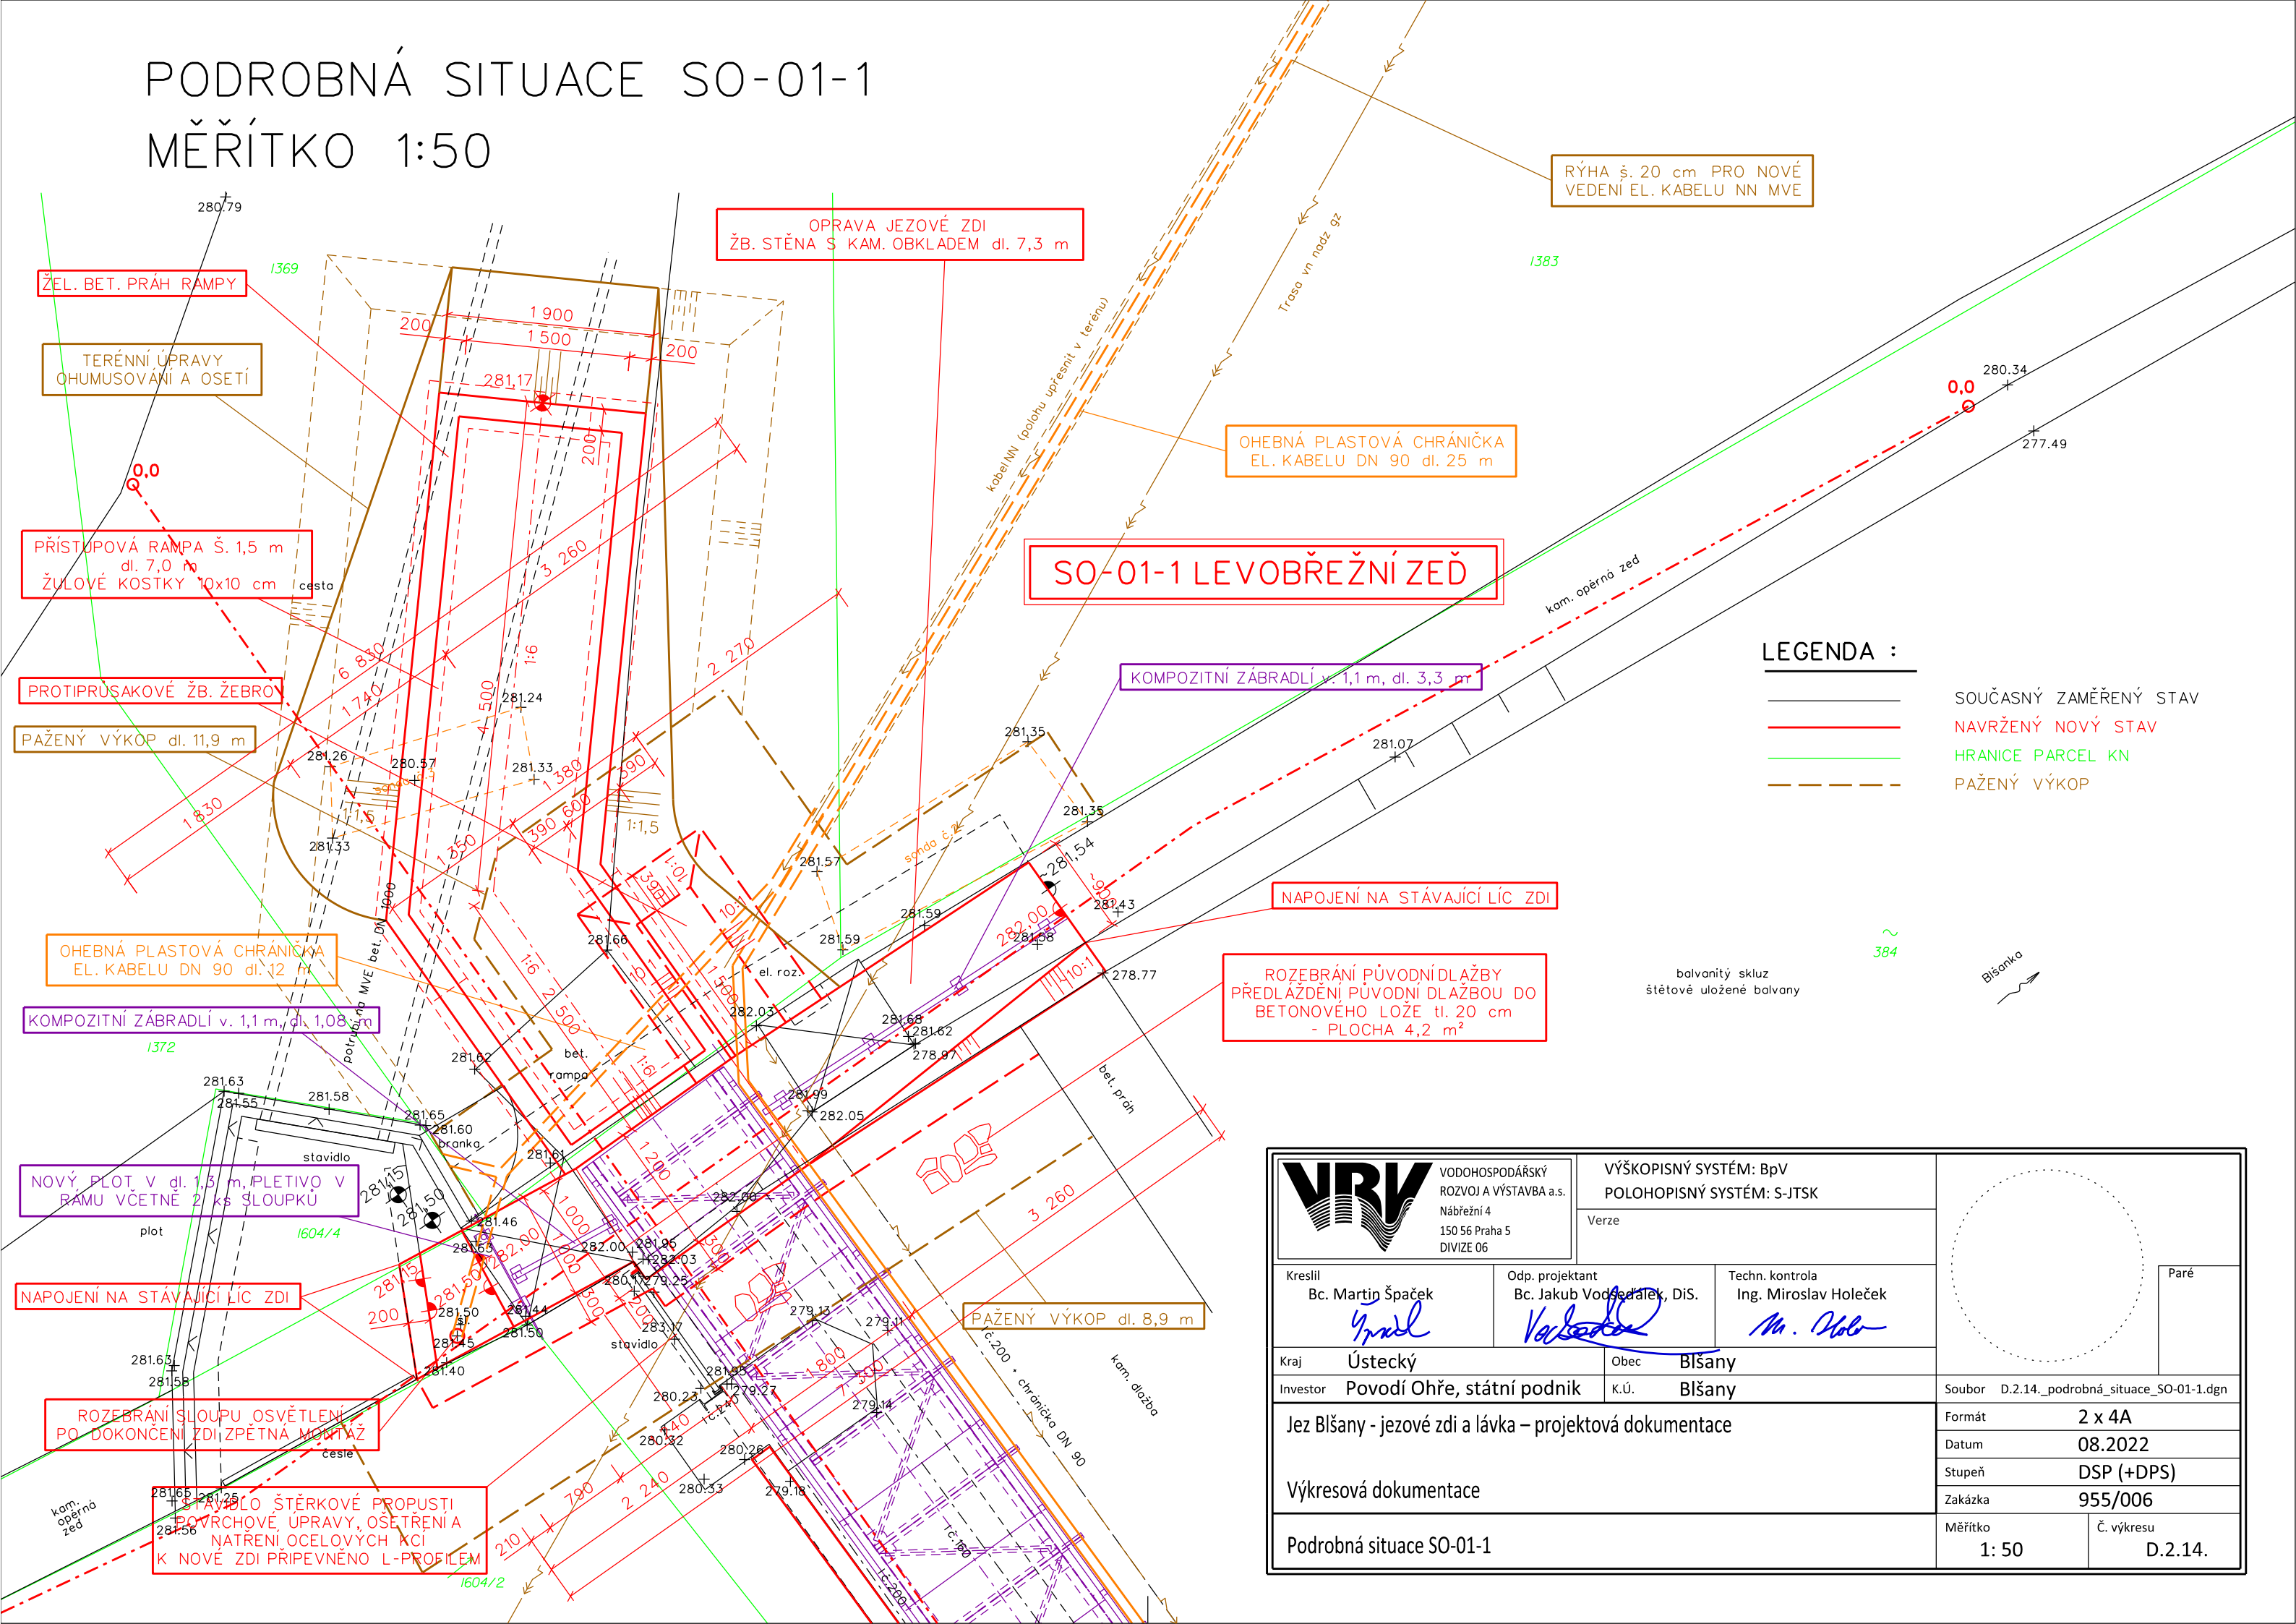

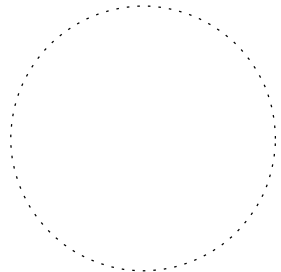

 



PODROBNÁ SITUACE SO-01-1
MĚŘÍTKO 1:50



 VODOHOSPODÁŘSKÝ ROZVOJ A VÝSTAVBA a.s. Nábřeží 4 150 56 Praha 5 DIVIZE 06	VÝŠKOPISNÝ SYSTÉM: BpV POLOHOPISNÝ SYSTÉM: S-JTSK		
	Verze		
Kreslil Bc. Martin Špaček 	Odp. projektant Bc. Jakub Vodsedlálek, DiS. 	Techn. kontrola Ing. Miroslav Holeček 	Paré
Kraj Ústecký	Obec Blšany		Soubor D.2.14._podrobná_situace_SO-01-1.dgn
Investor Povodí Ohře, státní podnik	K.Ú. Blšany		
Jez Blšany - jezové zdi a lávka – projektová dokumentace			
Výkresová dokumentace			Formát 2 x 4A
			Datum 08.2022
			Stupeň DSP (+DPS)
Podrobná situace SO-01-1			Zakázka 955/006
			Měřítko 1: 50
			Č. výkresu D.2.14.