


SOUŘADNICE VYTYČOVACÍCH BODŮ - STŘED SKUPINY DŘEVIN

BOD	X	Y
61.1/0101	1074420.386	518977.976
61.1/0102	1074412.193	518967.489
61.1/0103	1074404.549	518958.452
61.1/0104	1074393.323	518954.776
61.1/0105	1074386.133	518945.509
61.1/0106	1074374.430	518946.284
61.1/0107	1074364.176	518941.652
61.1/0108	1074352.685	518941.957
61.1/0109	1074343.630	518935.183
61.1/0110	1074331.359	518939.954
61.1/0111	1074327.596	518926.774
61.1/0112	1074316.533	518939.325
61.1/0113	1074316.527	518920.511
61.1/0114	1074307.525	518927.352
61.1/0115	1074301.675	518939.168
61.1/0116	1074304.924	518914.048
61.1/0117	1074296.628	518925.973
61.1/0118	1074287.065	518939.009
61.1/0119	1074292.160	518910.737
61.1/0120	1074283.624	518924.744
61.1/0121	1074272.679	518936.497
61.1/0122	1074278.914	518911.659
61.1/0123	1074268.020	518919.609
61.1/0124	1074259.236	518931.102

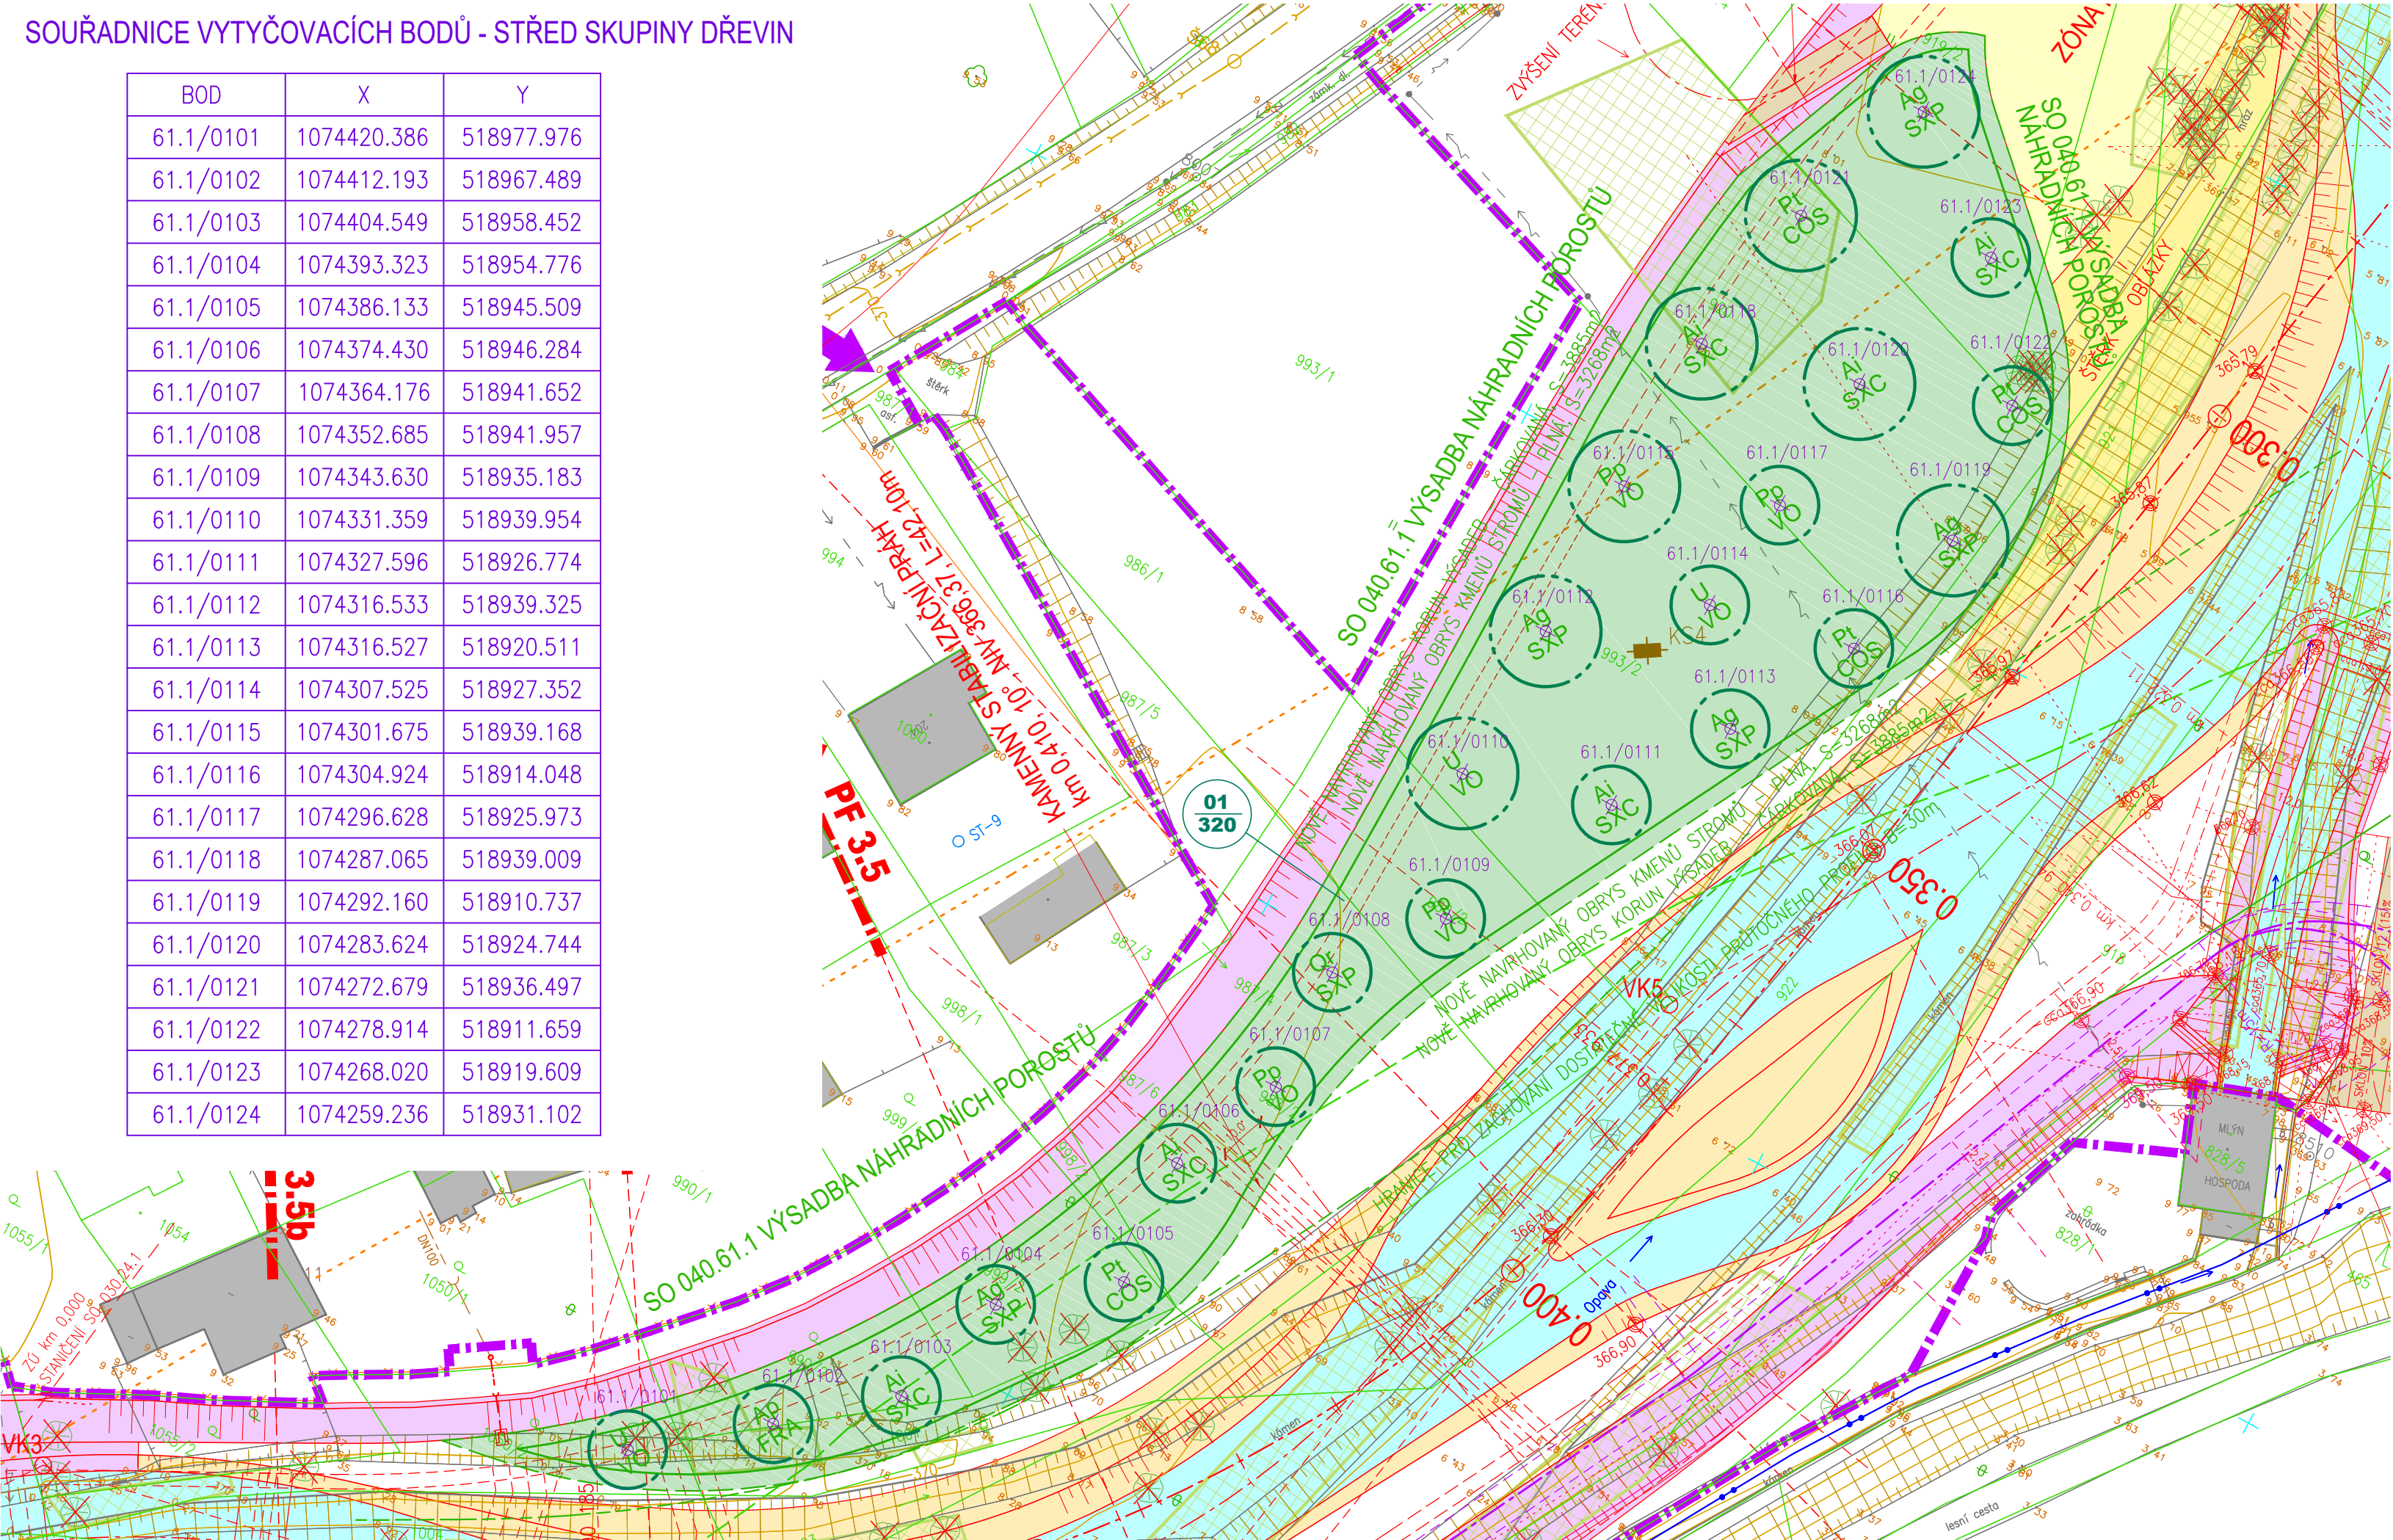

LEGENDA VEGETAČNÍCH ÚPRAV:

- SO 040.61.1 VÝSADBA NÁHRADNÍCH POROSTŮ
- Pt COS STROMY LISTNATÉ DO SKUPIN (5 ks)
S PODSADBOU NIŽŠÍCH KEŘŮ (5 ks)
- Ag SXP STROMY LISTNATÉ DO SKUPIN (10 ks)
S PODSADBOU NIŽŠÍCH KEŘŮ (10 ks)
- 61.1/05 VYTYČOVACÍ BODY – STŘED SKUPINY DŘEVIN
- 01 320 OZNAČENÍ VÝSADBOVÉ PLOCHY
CELKOVÝ POČET VYSAZOVANÝCH DŘEVIN
- PLOCHA S OZNAČENÍM

POZNÁMKA:
Druhy dřevin – legenda označení viz příl. 61.1 Technická zpráva

VÝŠKOVÝ SYSTÉM – B.p.v.
SOUŘADNICOVÝ SYSTÉM – JTSK

SO 040.61.1 – VÝSADBA NÁHRADNÍCH POROSTŮ NAVRŽENA NA PLOŠE STAVBY 02.030

AQUATIS

AQUATIS a.s. Botanická 834/56, 602 00 Brno		Tel: +420 541 554 111 Fax: +420 541 211 205	E-mail: info@aquatis.cz http://www.aquatis.cz
Zodpovědný projektant ING. DANIEL DOUBRAVA	Hlavní inženýr projektu ING. ROSTISLAV MIKULÁŠEK	Vedoucí střediska ING. JIRÍ ŠVANCARA	
Vypracoval ING. ROSTISLAV MIKULÁŠEK	Kontrolýval ING. JIRÍ ŠVANCARA	Zakázkové číslo 122155A	
Datum ÚNOR, 2024	Stupeň dokumentace DPS	Název souboru C_2_3_4_Situace_VHC_DC_V19_DPS_231201_Platidwg	
Akce OPATŘENÍ ZÁTOR - LOUČKY, OHO, DÍLČÍ STAVBA 02.040 OPATŘENÍ V ÚSEKU ZÁTOR - LOUČKY D.1.10 SO 040.61.1 VÝSADBY NÁHRADNÍCH POROSTŮ			
Příloha SITUACE A VYTYČENÍ SO 040.61.1 – 5. ČÁST			
Měřítko 1 : 500		Číslo přílohy 61.1_2.15	
Objednatel POVODÍ ODRY, STÁTNÍ PODNIK			