


PŮDORYS

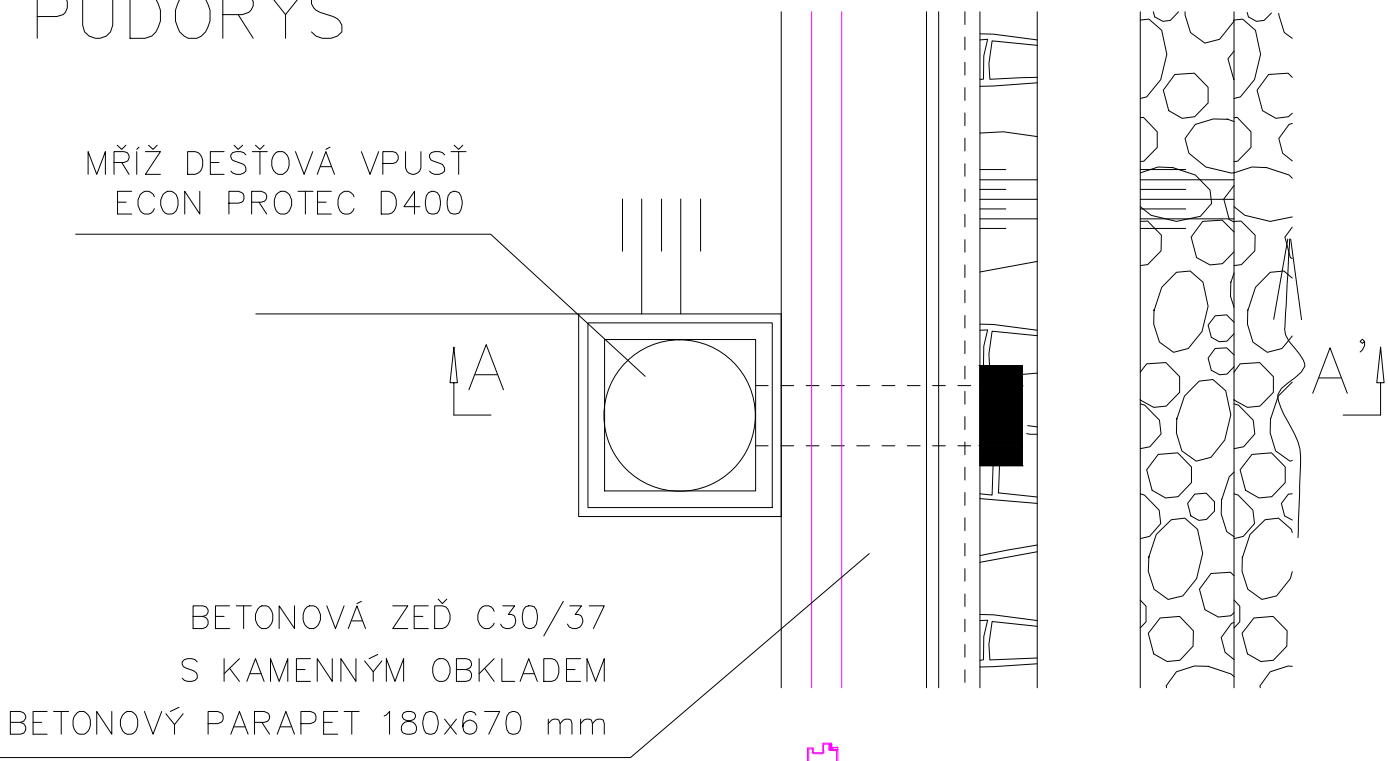


POUŽITÝ MATERIÁL

| | |
|--------------------------------|-----|
| MŘÍŽ ECON PROTEC D400 | 1ks |
| TBV-Q50/20CP | 1ks |
| TBV-Q50/21KO 20PVC | 1ks |
| KOLENO KGM 30° DN200 | 1ks |
| TROUBA PVC KOEM DN200/SN8 | 1m |
| ZPĚTNÁ KLAPKA HADE PTK-G DN200 | 1ks |

CELKEM BUDOU OSAZENY 2 ks ČERPACÍCH JÍMEK

ŘEZ A-A'

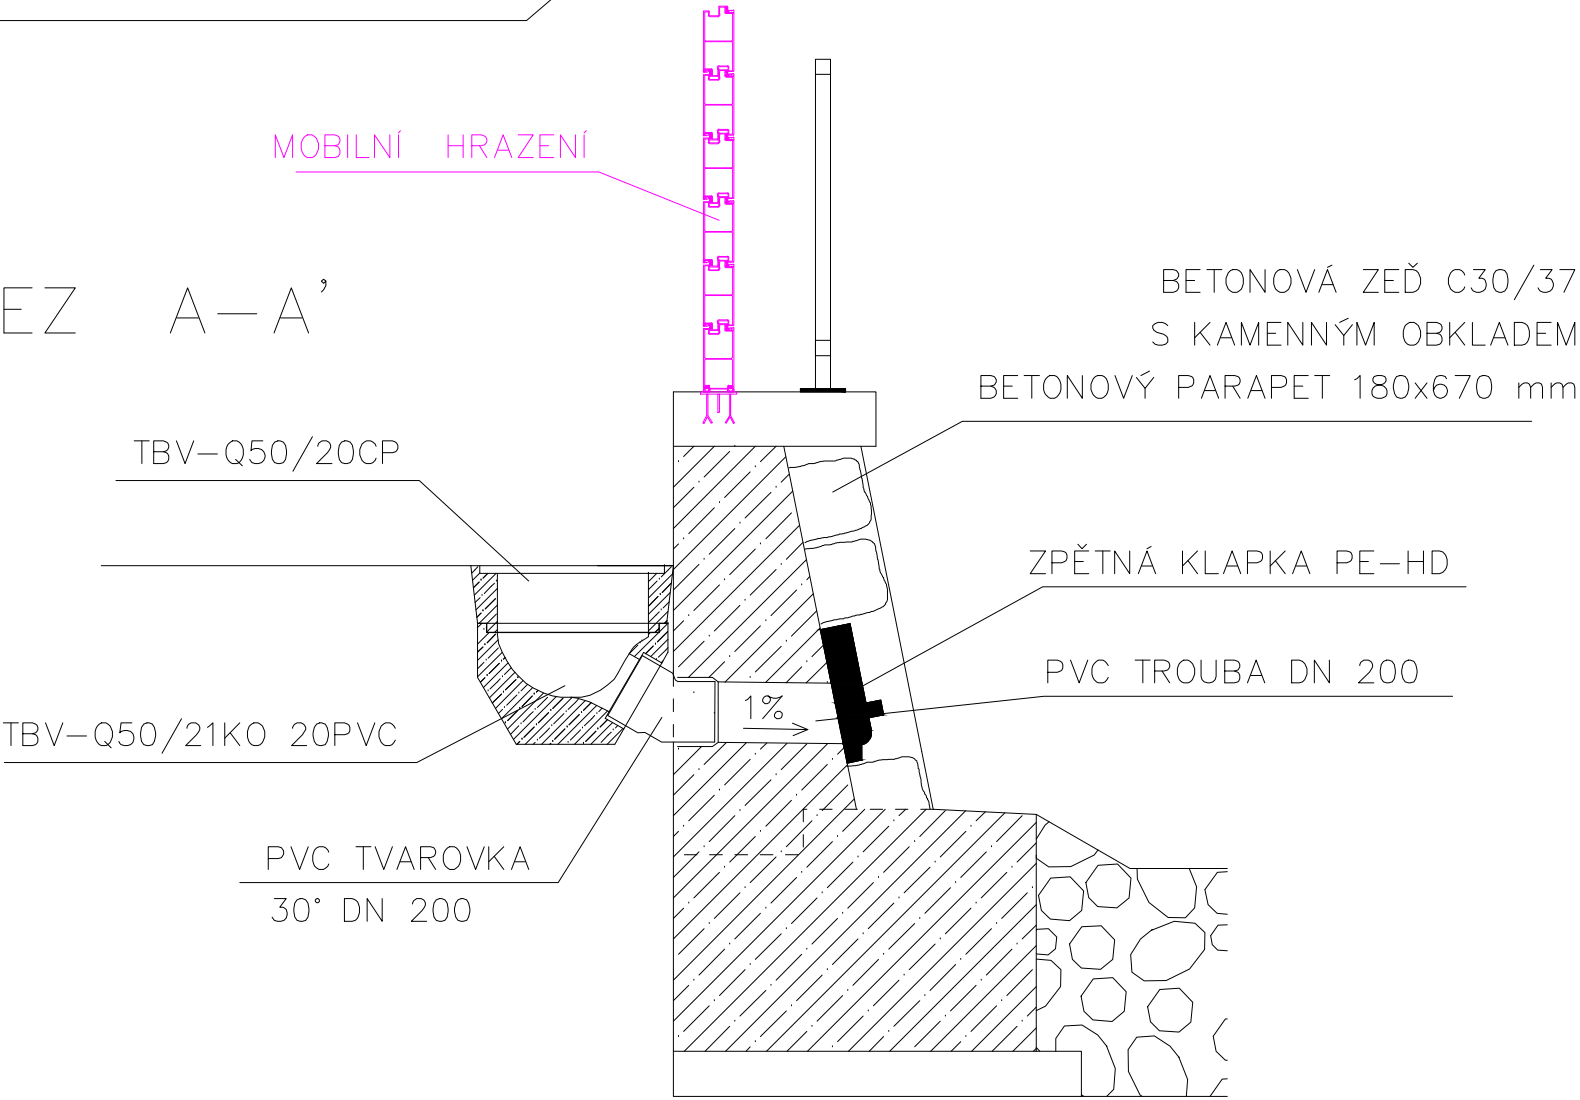

Akce:
**Bečva, Lipník nad Bečvou
– PPO města**

Stavebník:
Povodí Moravy, s.p. - Dřevařská 932/11, Brno
IČ 70890013, DIČ CZ70890013

Místo stavby:
Vodní tok - Bečva, obec Lipník nad Bečvou
Olomoucký kraj, okres Přerov, ORP Lipník nad Bečvou

Stupeň dokumentace:
Projektová dokumentace pro provádění stavby

Datum: 07.2024 Číslo projektu: Paré:

Odpovědný projektant: Ing. Tomáš Pecival, Ph.D.
Unhošťská 1629, 253 01 Spolupracoval: Ing. František Betlach
Čenkovice 38, 56164

Obsah:
SO – 04 – ÚPRAVA KORYTA
Čerpací jímky u křížení s tokem Loučka

Měřítko: 1:25 Číslo příl.: D.1.1.3.4.15 Formát: 420x297
2 x A4