


PŪDORYS
1:50

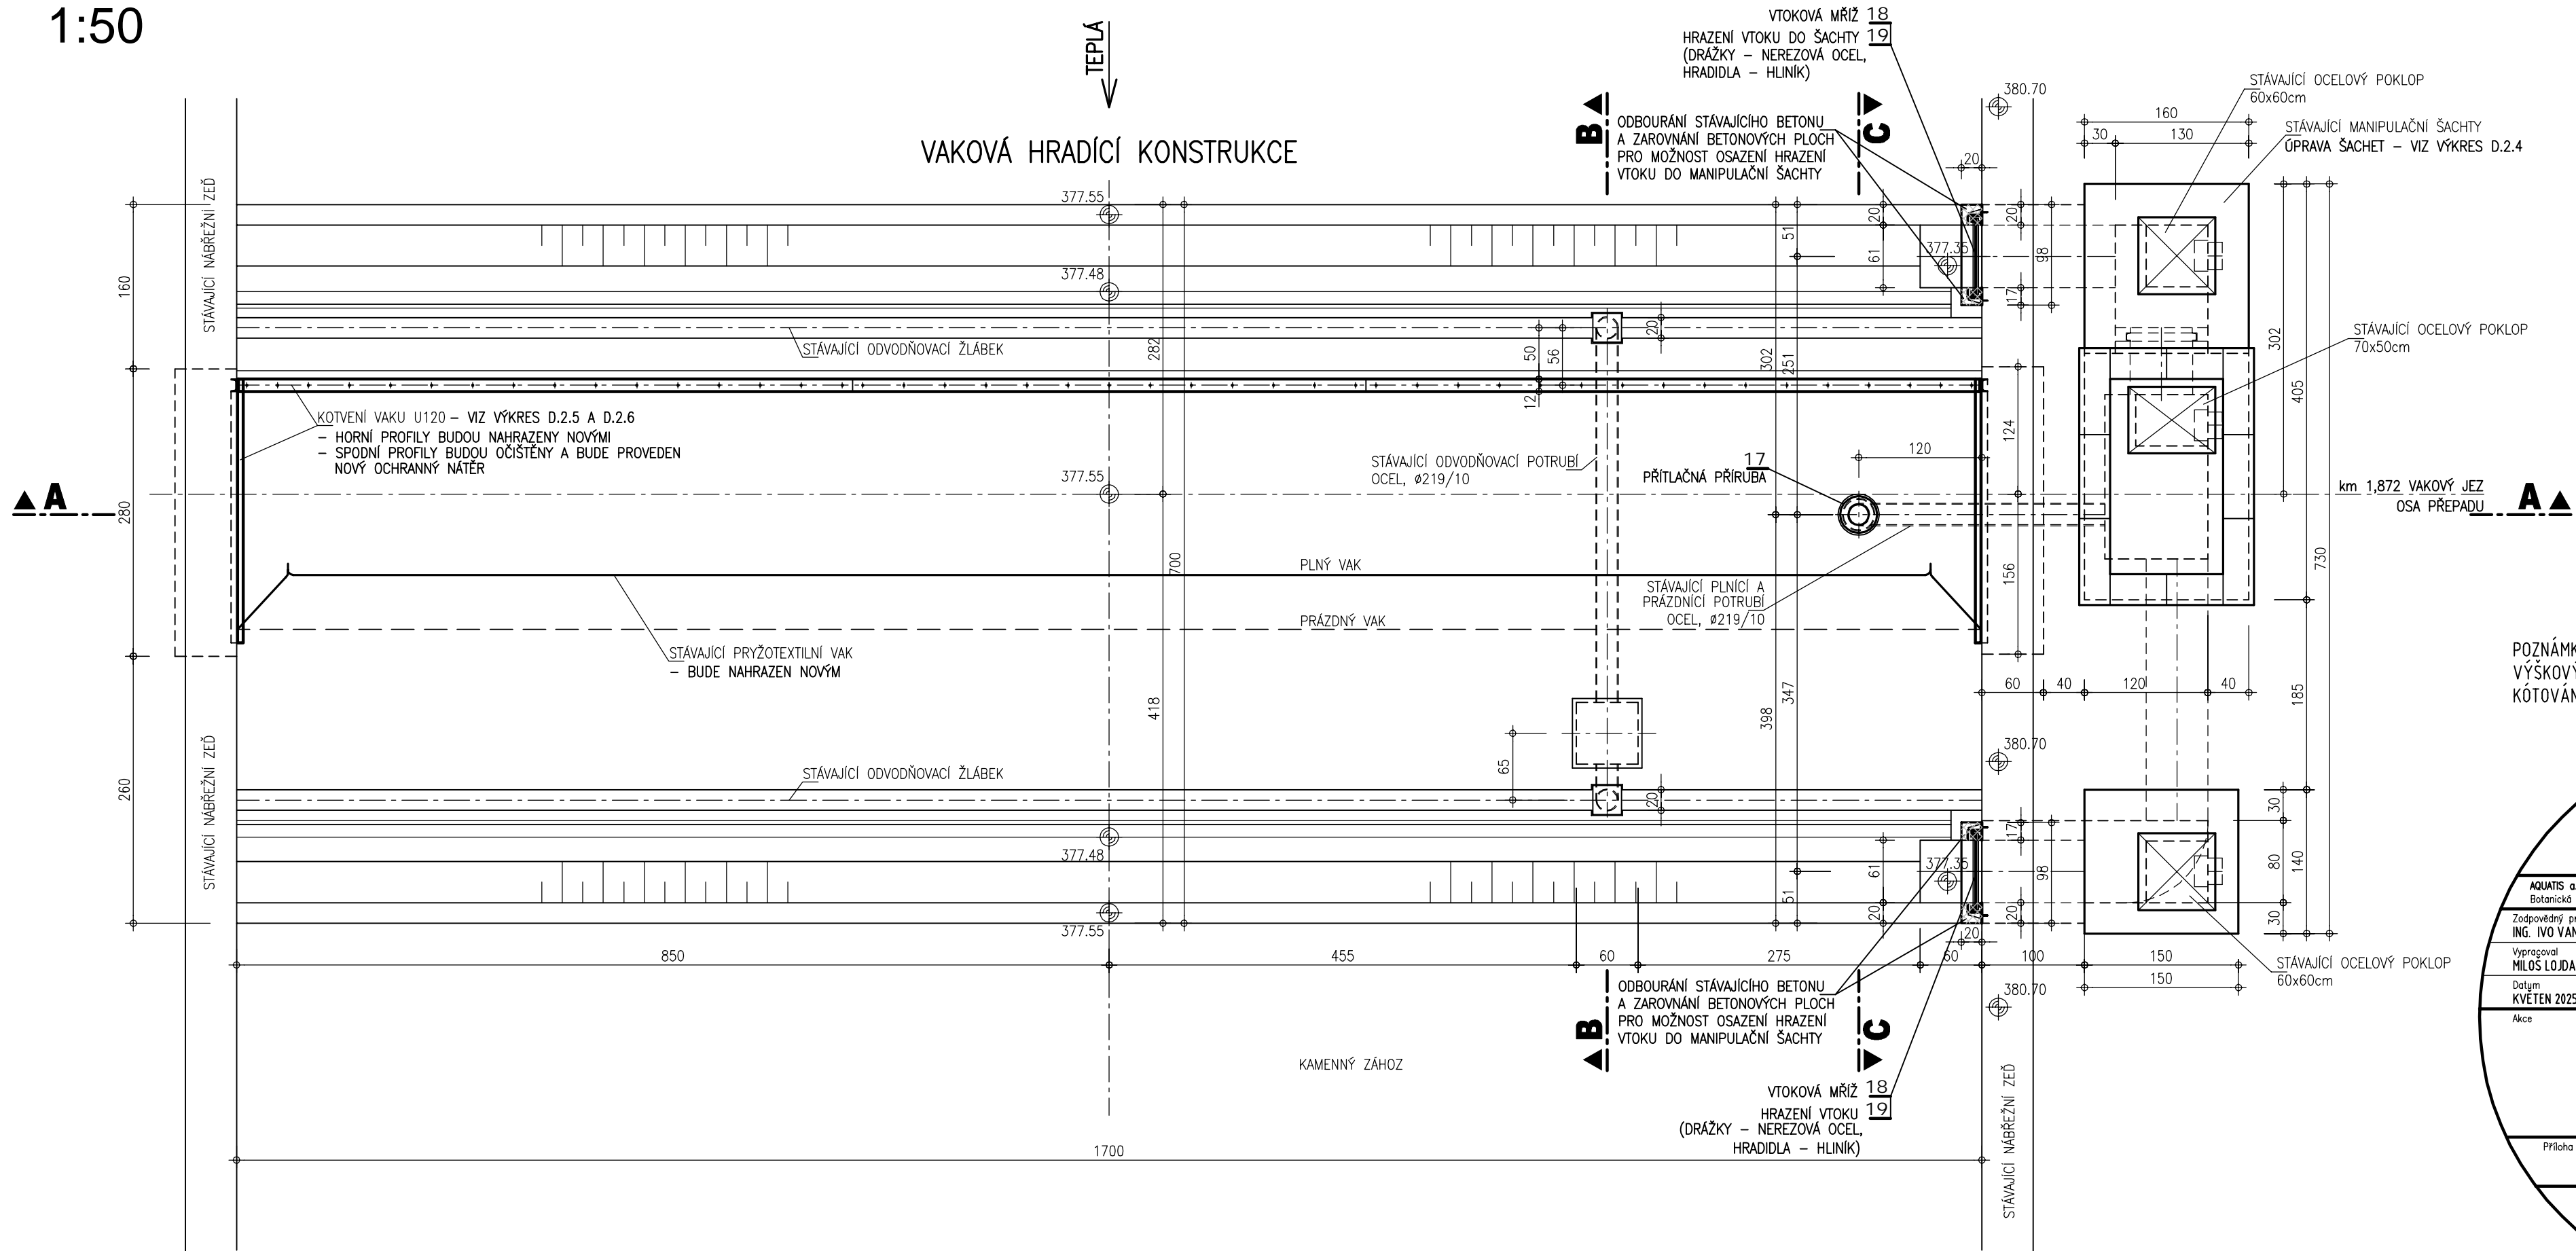

POZNÁMKA:
VÝŠKOVÝ SYSTÉM: BPV
KÓTOVÁNO V CM

		
AQUATIS a.s. Botanická 834/56, 602 00 Brno		
Tel: +420 541 554 111 Fax: +420 541 211 205		E-mail: info@aquatis.cz http://www.aquatis.cz
Zodpovědný projektant ING. IVO VANĚK	Hlavní inženýr projektu ING. IVO VANĚK	Vedoucí střediska ING. OLDŘICH NEUMAYER, CSc
Vyraboval MILOŠ LOJDA	Kontroloval ING. OLDŘICH NEUMAYER, CSc	Zakázkové číslo 025027A
Datum KVĚTEN 2025	Stupeň dokumentace DPPS	Název souboru KV_D21_Jez-Pudorys.dwg
JEZ VAKOVÝ NA TEPLÉ - K. VARY TECHNOLOGICKÁ ČÁST		
Příloha		
VAKOVÝ JEZ - PŮDORYS		
Měřítko 1:50	Číslo přílohy	D.2.1
Objednatel Povodí Ohře, státní podnik		