



PLAVEBNÍ KOMORA DOLÁNKY - REKONSTRUKCE
PILÍŘ ELEKTRO A MÍSTNÍHO OVLÁDÁNÍ


PŮDORYS 1 : 20

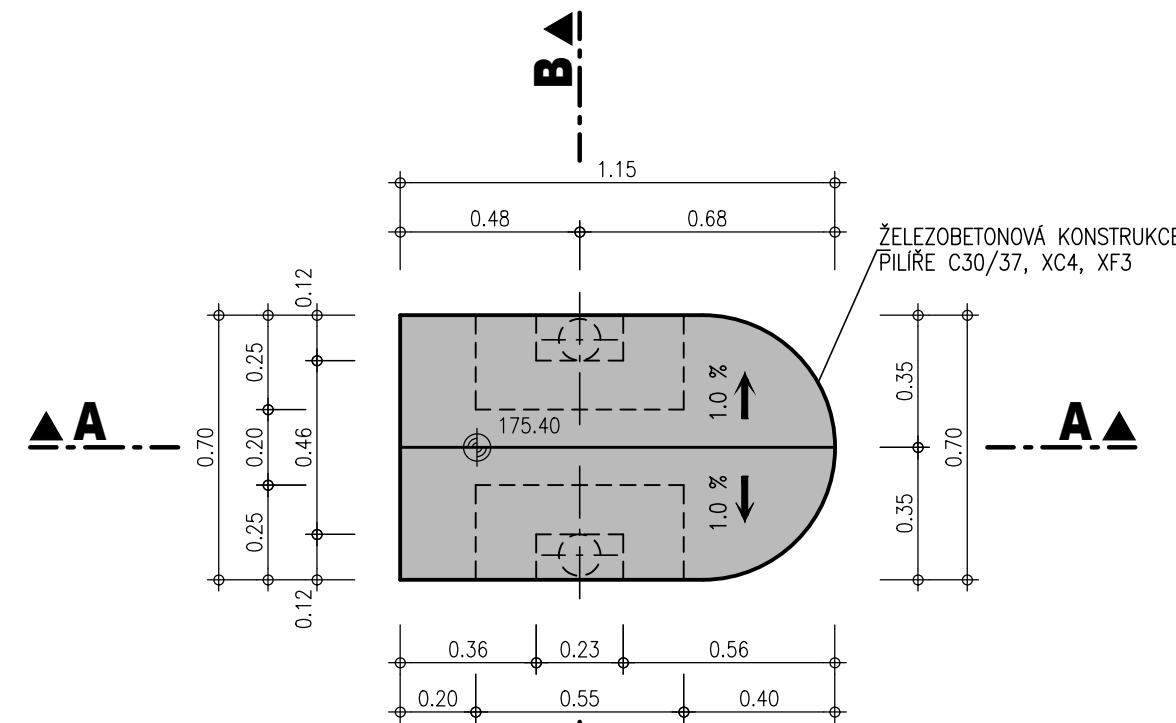


ŘEZ A - A 1 : 20

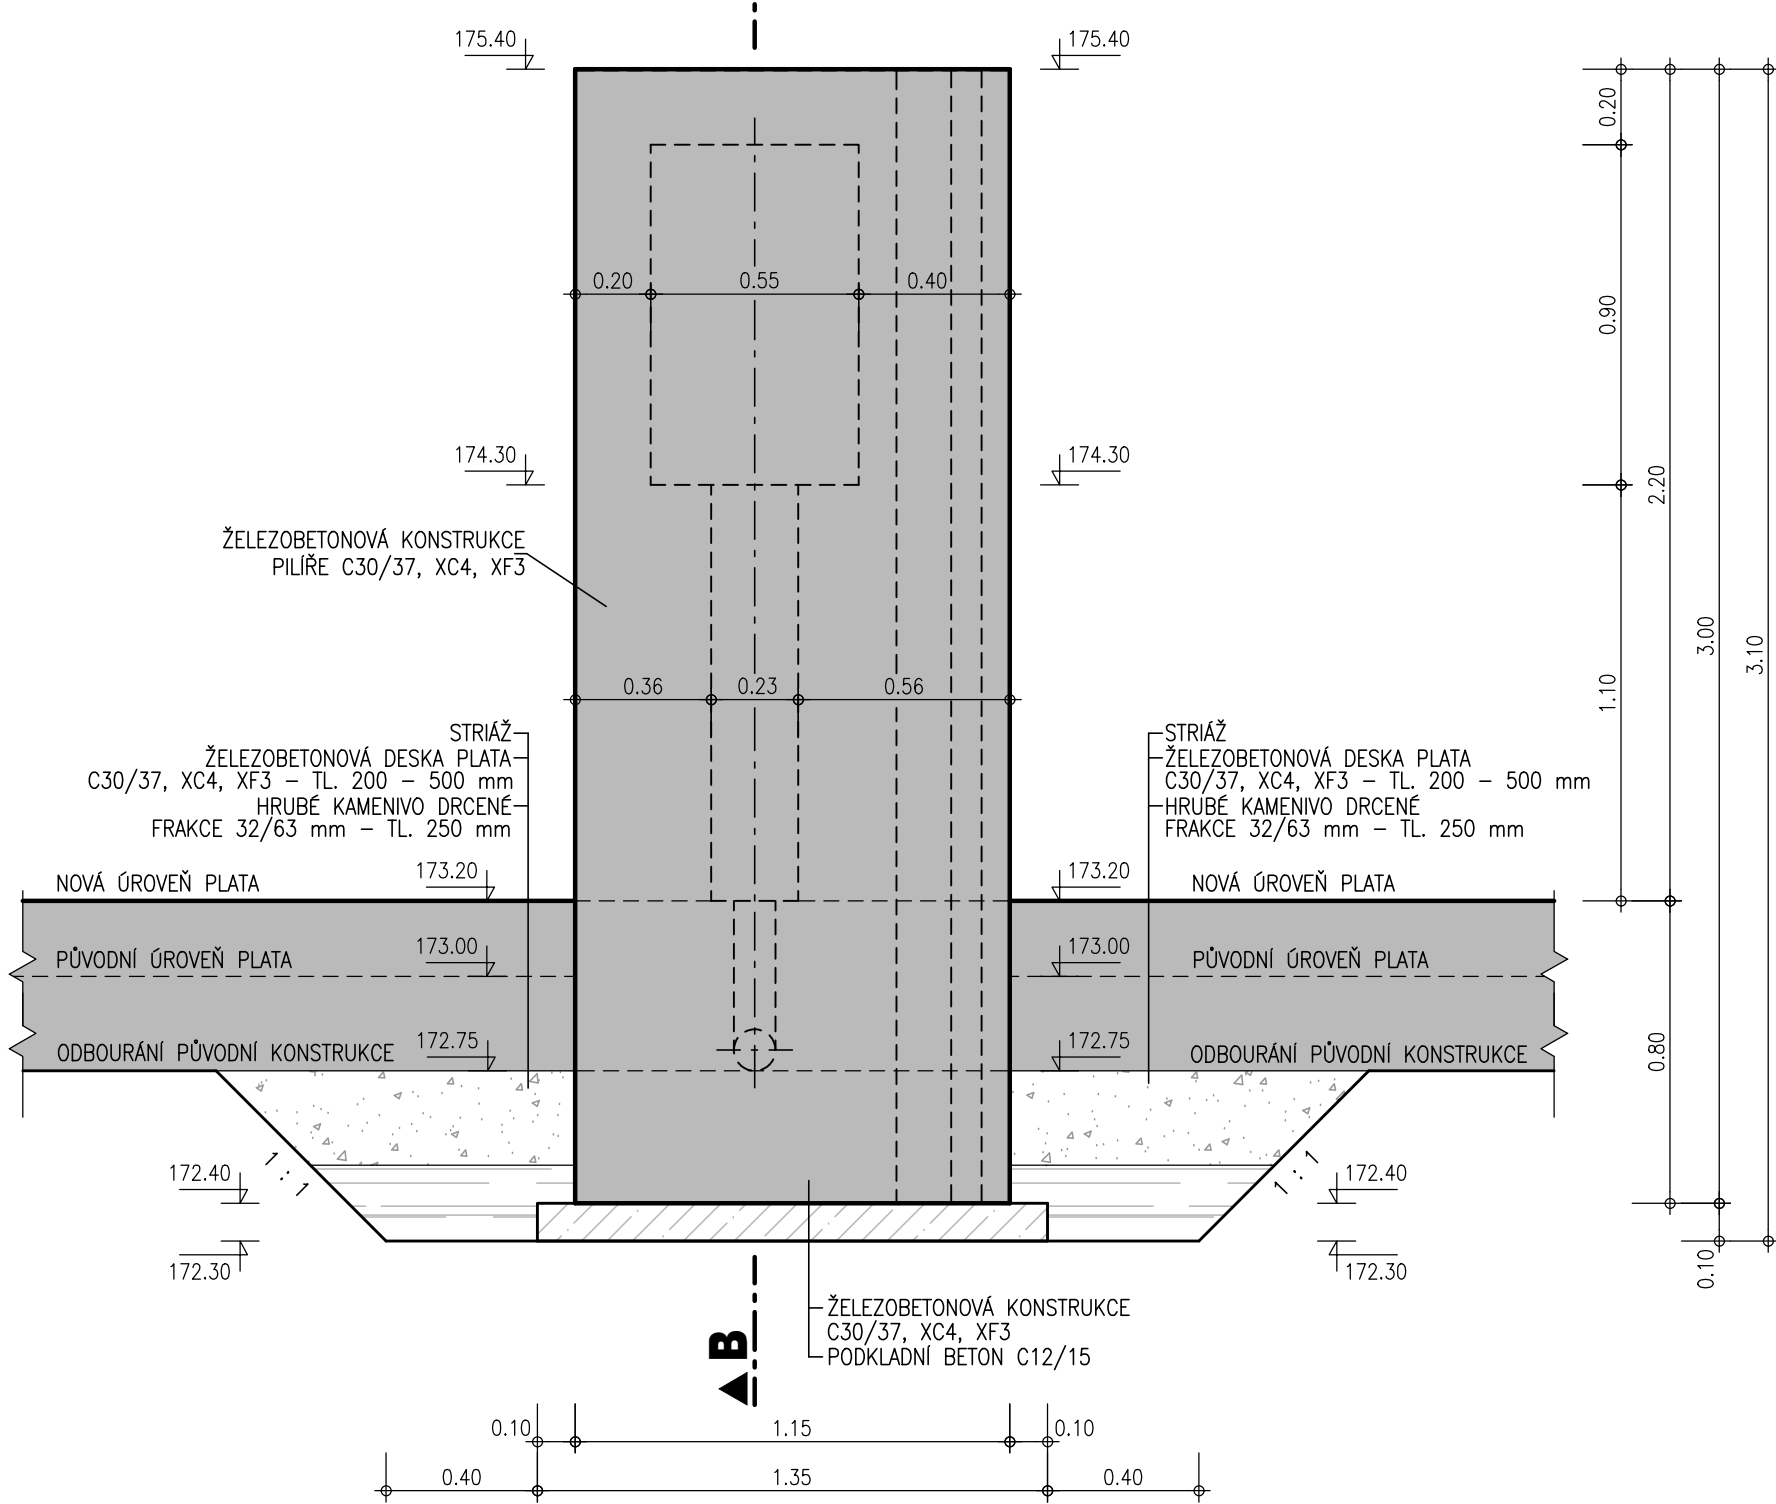


ŘEZ B - B 1 : 20

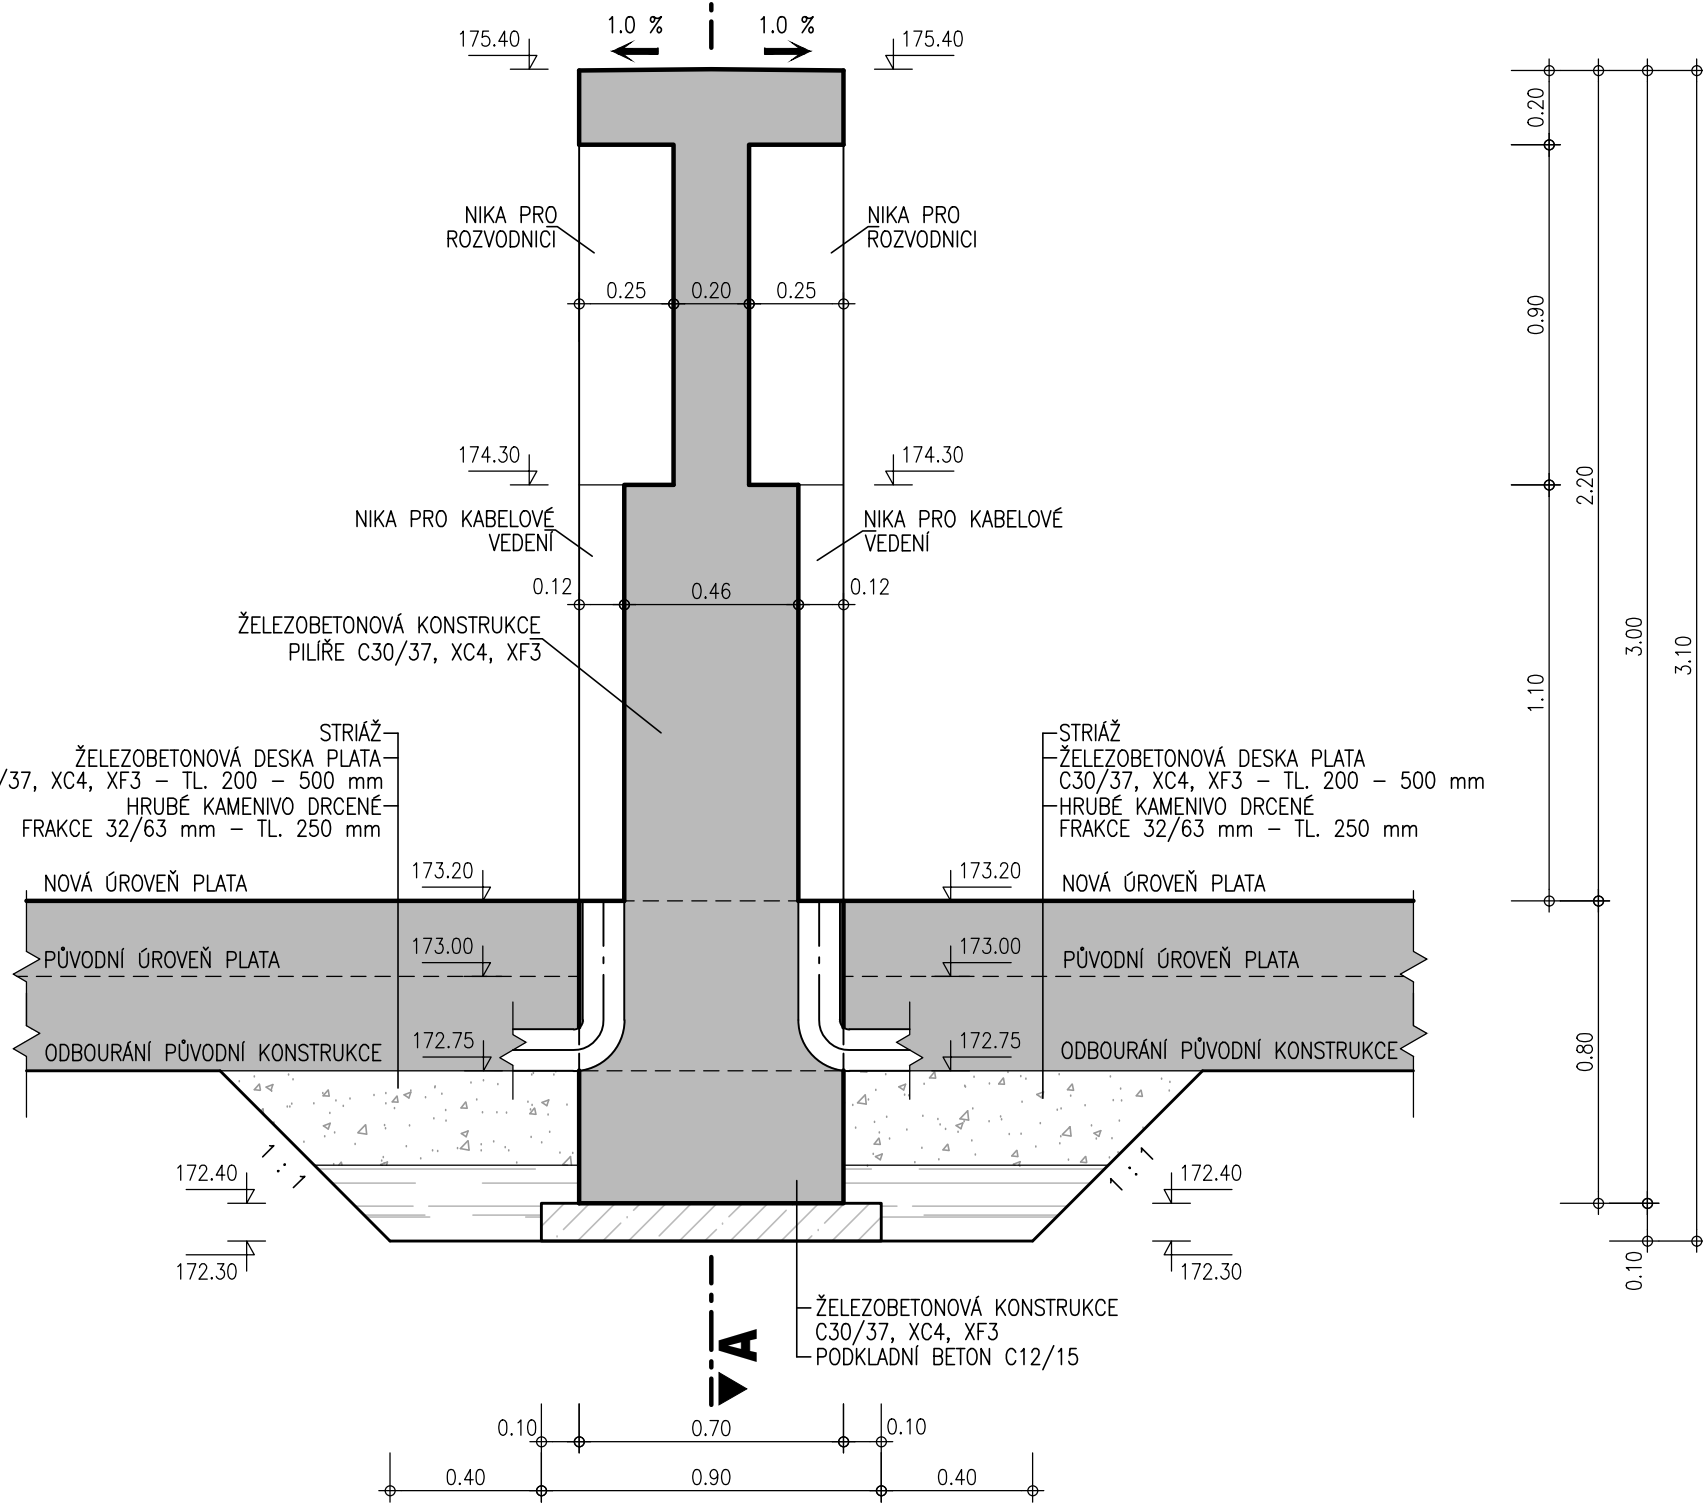


PŮDORYS 1 : 20

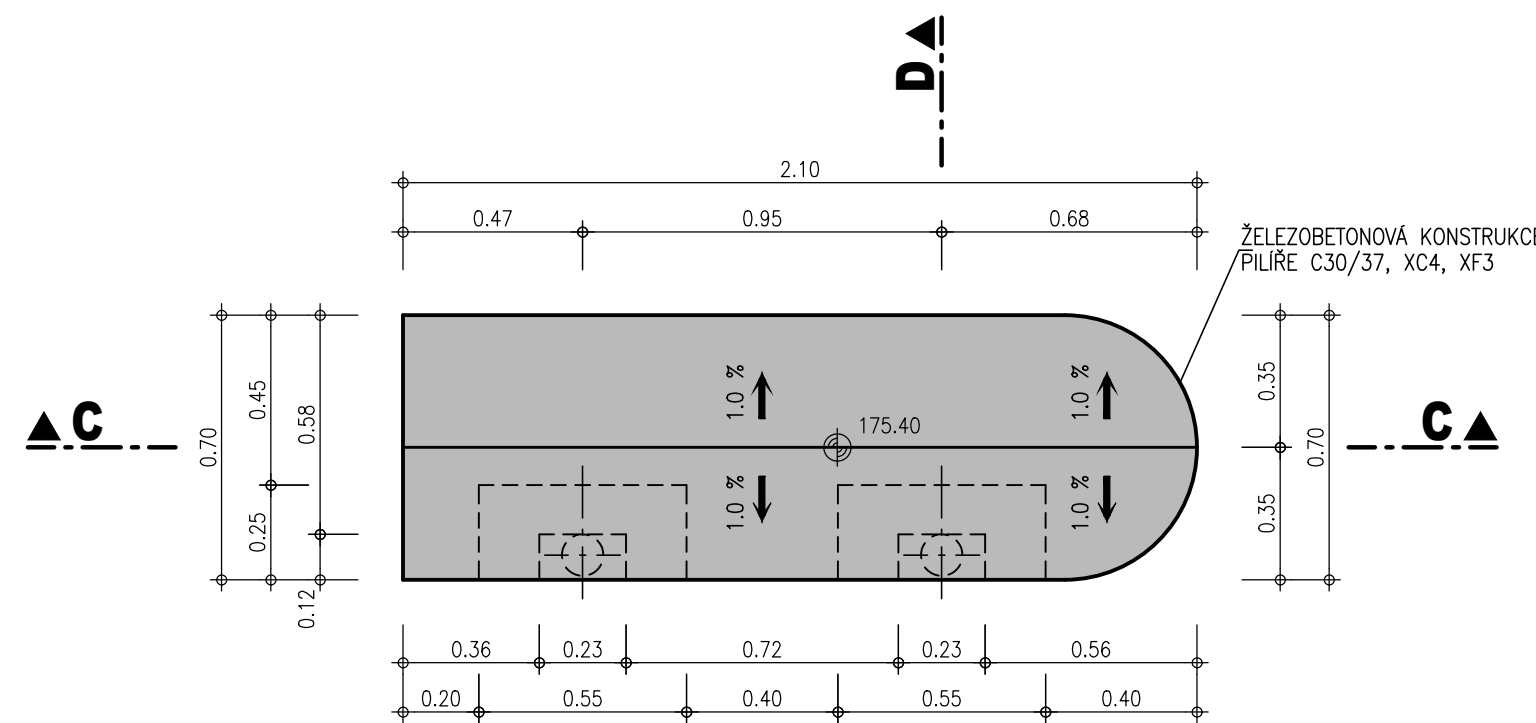

ŘEZ C - C 1 : 20

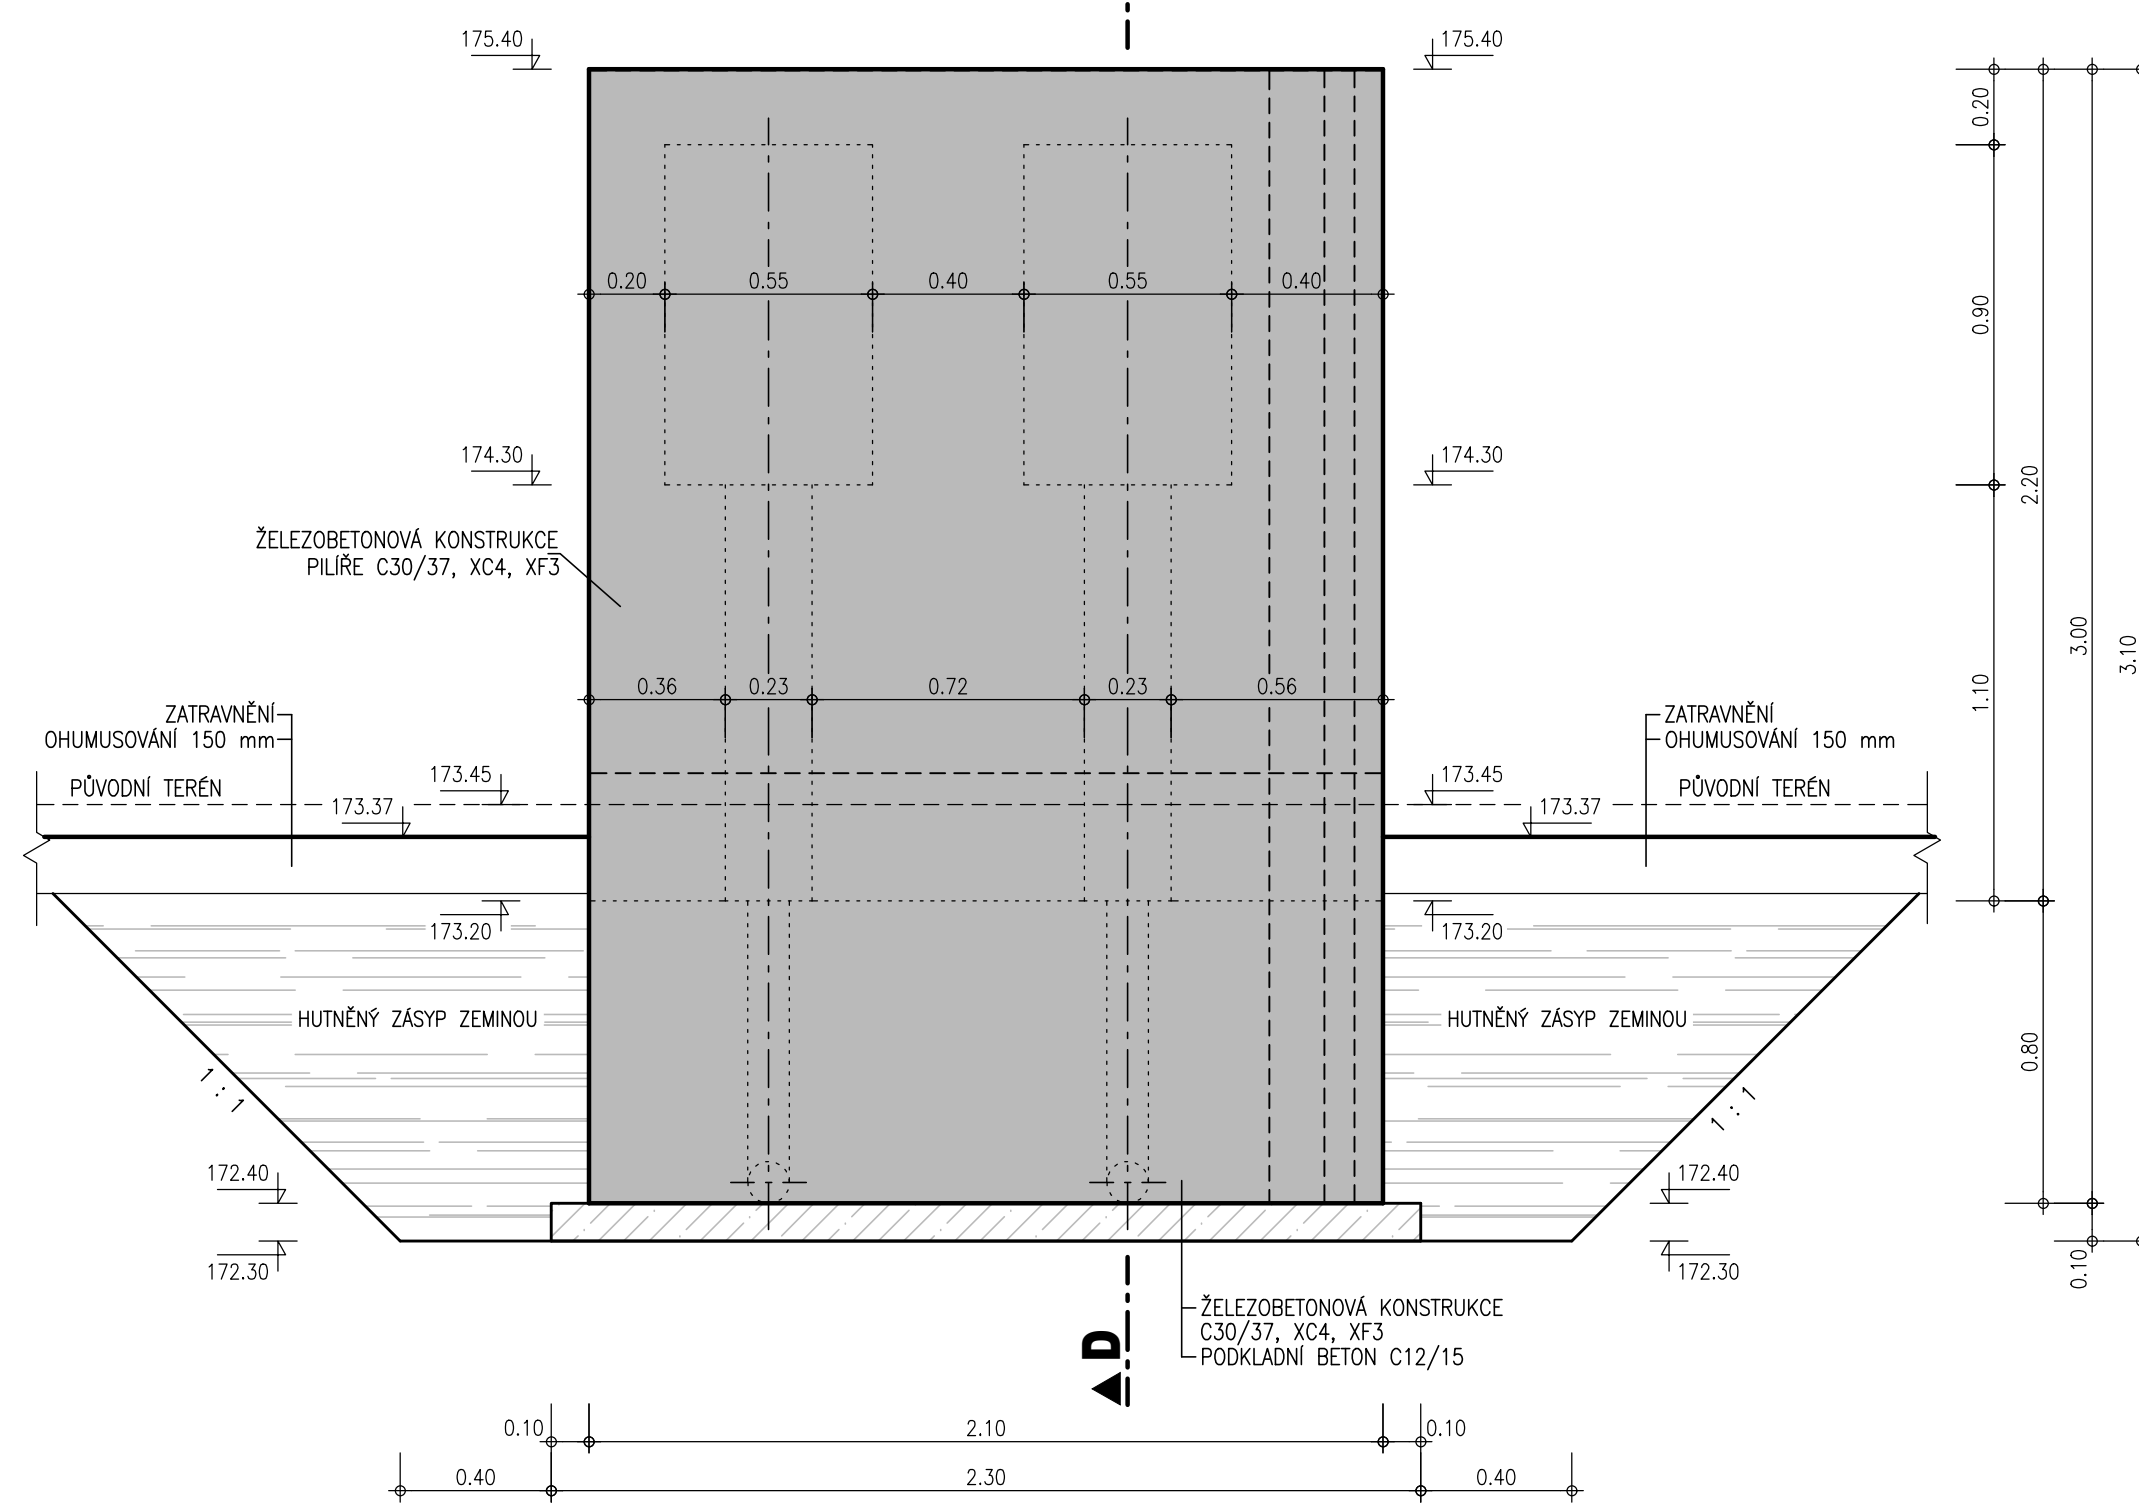

ŘEZ D - D 1 : 20

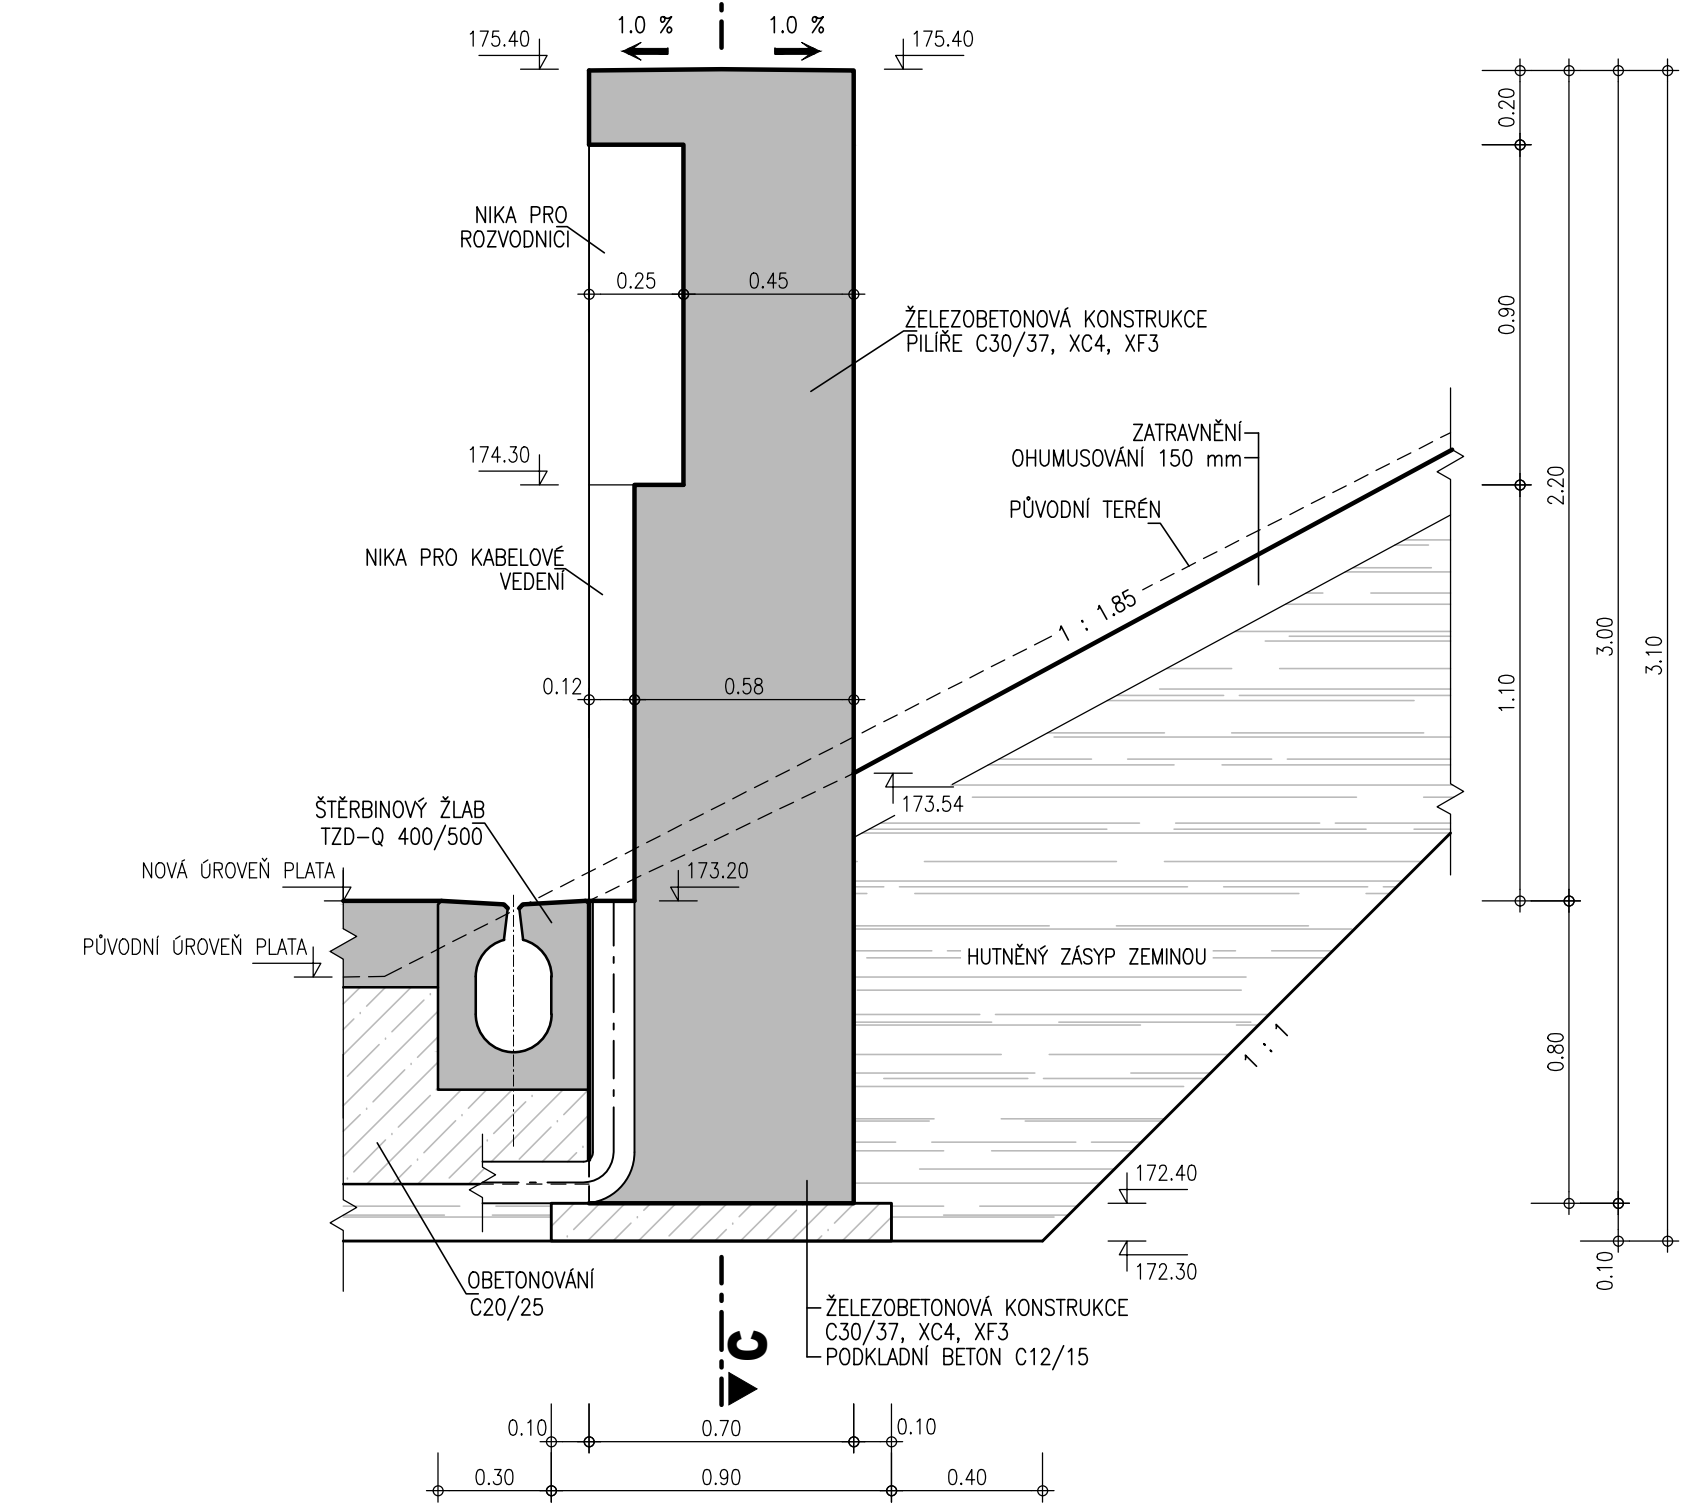

VÝŠKOVÝ SYSTÉM - B.p.v.
KÓTOVANO V METRECH

AQUATIS

AQUATIS a.s.
Bolatická 834/56, 602 00 Brno
Tel: +420 541 554 111
Fax: +420 541 211 205
E-mail: info@aquatis.cz
http://www.aquatis.cz

Zodpovědný projektant:
Ing. MICHAL NOVOTNÝ

Hlavní inženýr projektu:
Ing. MICHAL NOVOTNÝ

Technická kontrola:
Ing. OLDRICH NEUHAYER, CSc.

Výkresová kontrola:
Ing. OLDRICH NEUHAYER, CSc.

Zakázka číslo:
02202A

Datum:
ZÁŘÍ 2024

Stupeň dokumentace:
PO REKONSTRUKCI

Název souboru:
D_212.dwg

PK DOLÁNKY - REKONSTRUKCE
D. DOKUMENTACE STAVEBNÍCH OBJEKTŮ A PROVOZNÍCH SOUBORŮ
D.2. SO 02 - REKONSTRUKCE VYSTROJENÍ PLAVEBNÍ KOMORY

Příloha:
PILÍŘ ELEKTRO A MÍSTNÍHO OVLÁDÁNÍ

Měřítko:
1 : 20

Číslo přílohy:
D.2.12.

Objednatel:
POVODÍ VLTAVY, STÁTNÍ PODNIK

ZPRACOVÁNO PRO:
POVODÍ VLTAVY