

Elektroinstalace 1.NP

ROUDNICE NAD LABEM

Pod Katovnou č.p.223, stavební úpravy

LEGENDA SILNOPROUD:

-
- DVOJIOTÁ ZÁSUVKA 230V, 16A
-
- DVOJIOTÁ ZÁSUVKA 230V, 16A, KRYTÍ IP44
-
- SPORÁKOVÁ KOMBINACE, 400V, 20A, IP20
-
- OCHRANNÉ POSPOJOVÁNÍ
-
- NÁSTĚNNÉ SVÍTIDLO
-
- STROPNÍ SVÍTIDLO
-
- POLOHA VERTIKÁLNÍHO TAŽENÍ DO JINÉHO PATRA
-
- JEDNOPÓLOVÝ VYPÍNAČ
-
- SCHODIŠŤOVÝ PŘEPÍNAČ
-
- KŘÍŽOVÝ PŘEPÍNAČ
- CYKY-J 4x10

CYKY-J 3x2,5

CYKY-J 3x1,5

CYKY-J 5x1,5

CYKY-J 5x2,5

CYKY-O 3x1,5


Ochr. pospojování

CYKY-J 5x6

Poznámka: prostředí, základní charakteristiky, krytí elektroinstalace viz zpráva

LEGENDA SLABOPROUD:

-
- ZVONKOVÉ TLAČÍTKO
-
- KABELOVÁ TRASA
metalitický datový kabel UTP CAT6A
telefonní rozvody UTP RJ-45
-
- ZÁSUVKA 2xRJ45
-
- AUDIOTELEFON
-
- DETEKTOR POHYBU
-
- TELEFONÍ ZÁSUVKA 2xRJ11

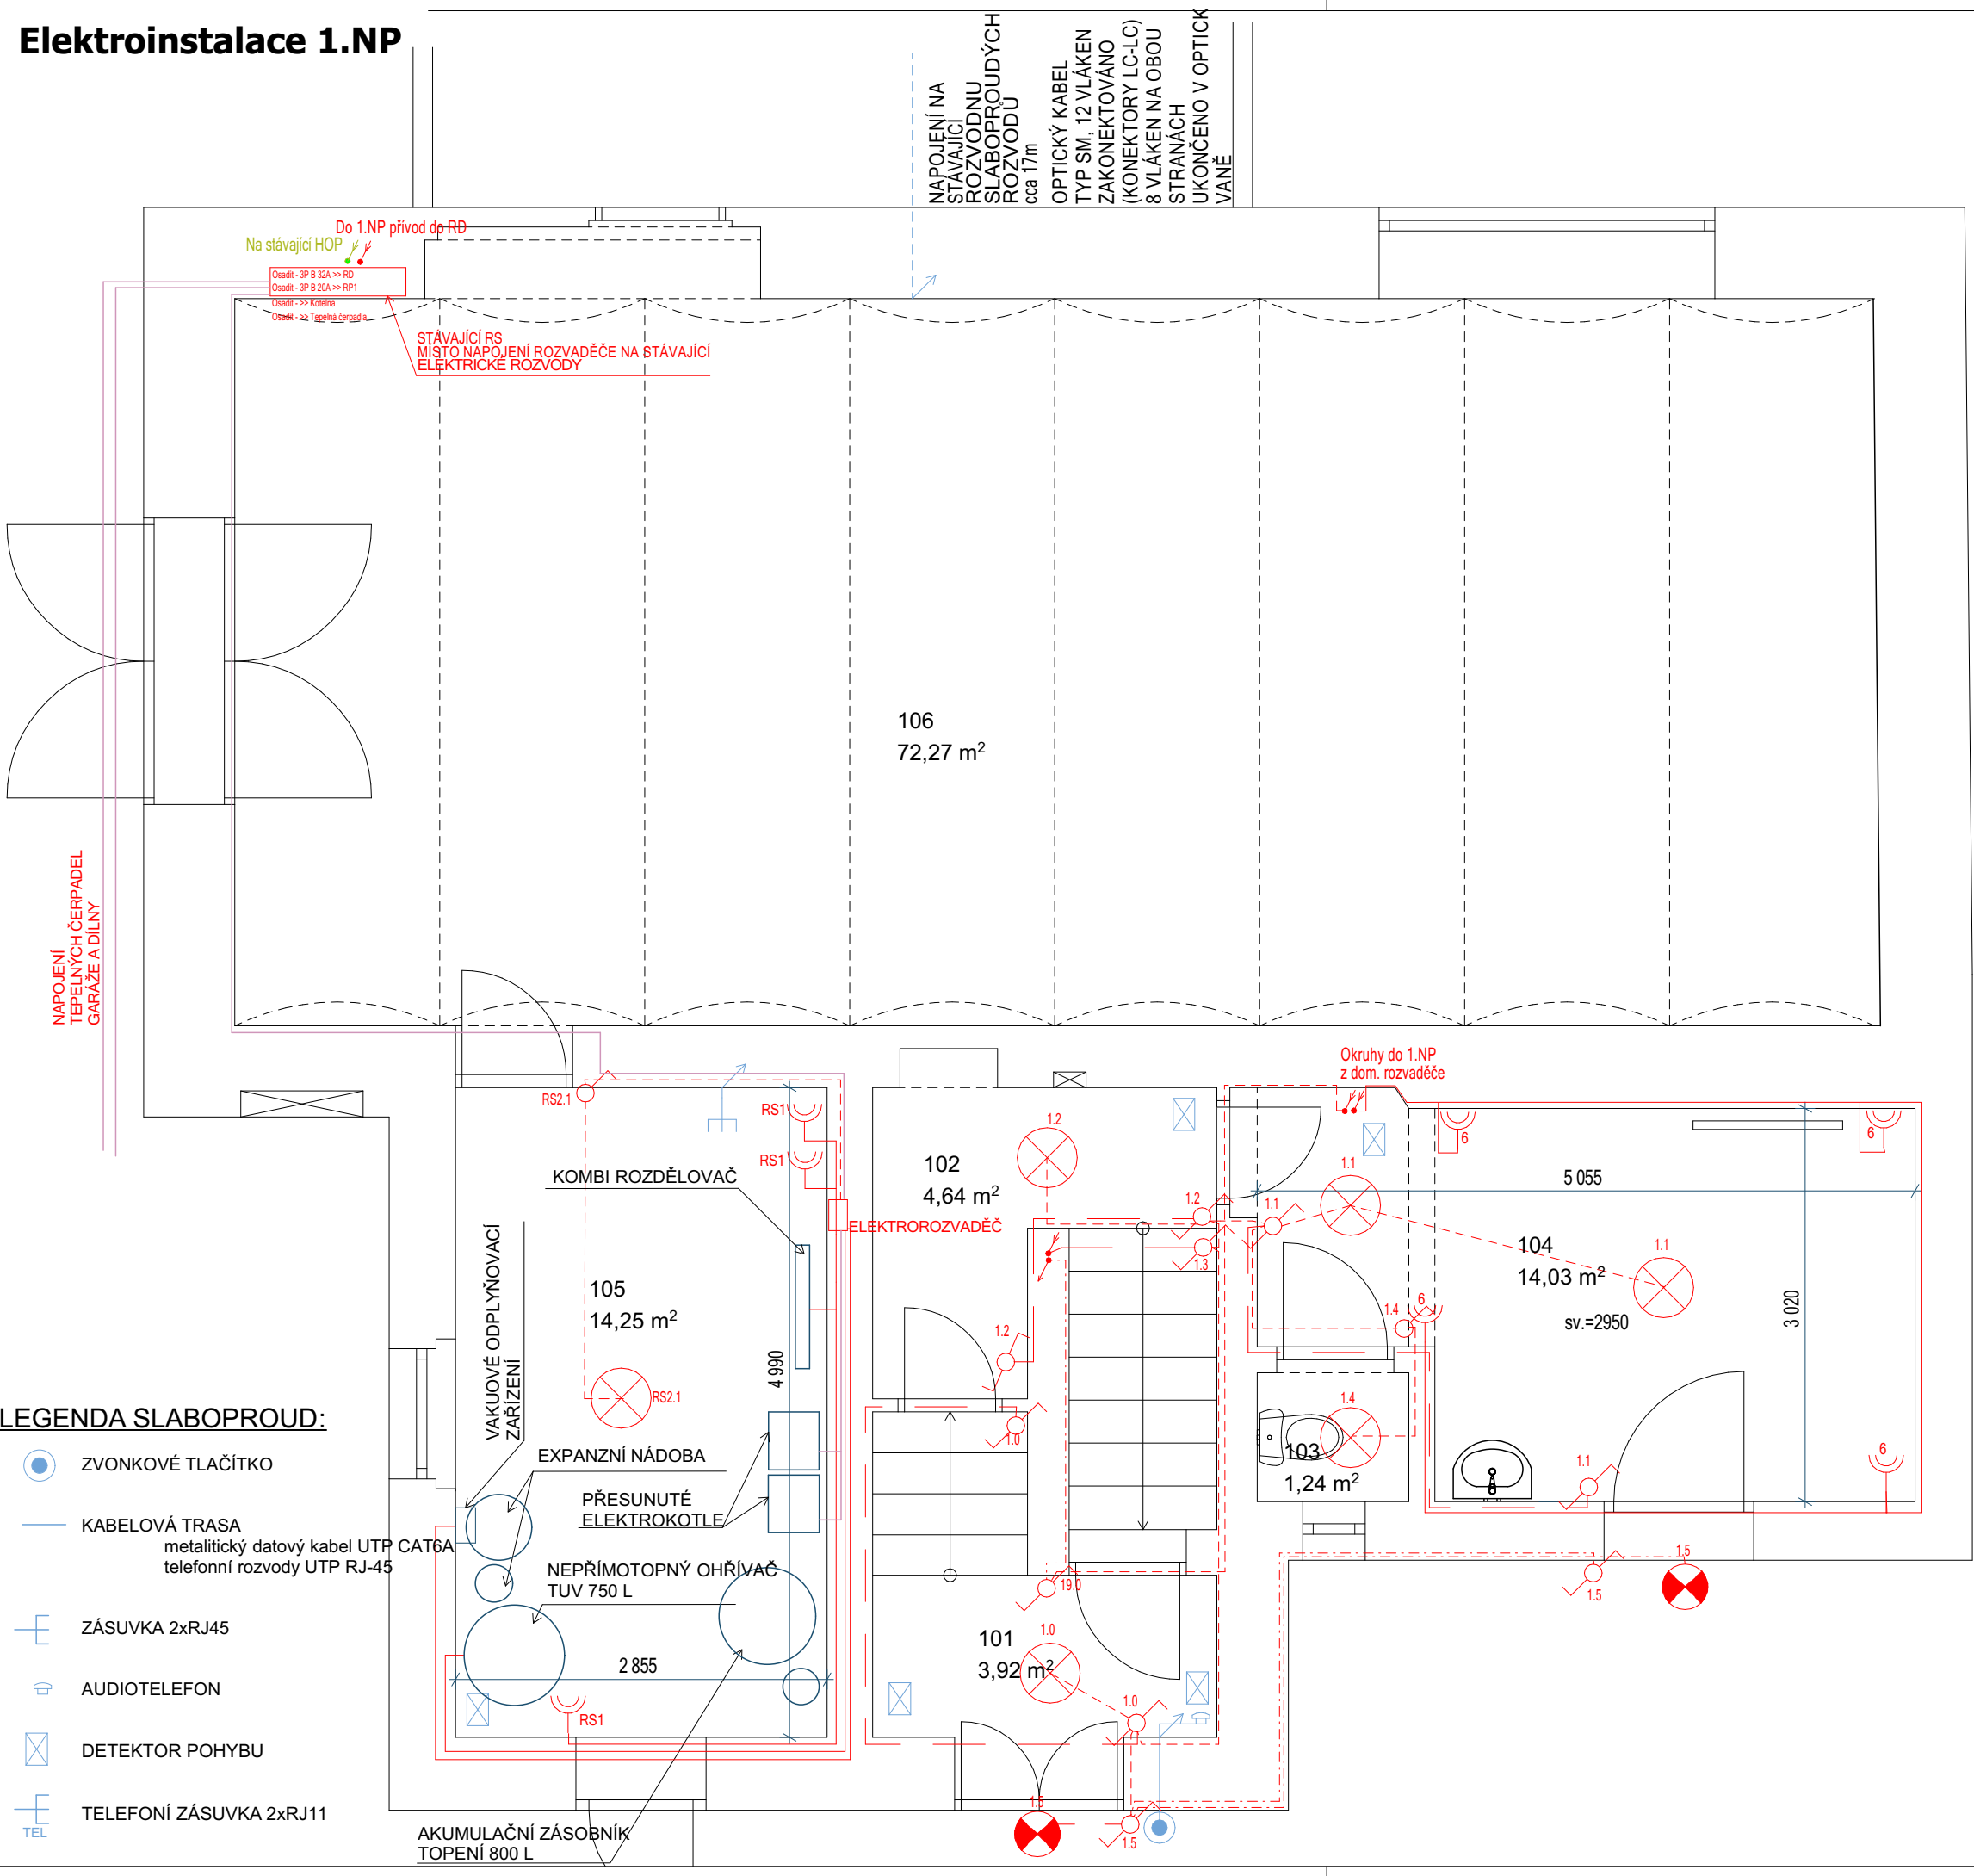

© 2023 MP technik

RAZÍTKO:	ZPRACOVATEL DOKUMENTACE: MPtechnik Francouzská č.p. 149, 345 62 Holýšov IČ 05360889, ID n8a2jvy www.mptechnik.cz		
ZODP. PROJEKTANT:	Ing. Milan Mastný, ČKAIT: 0200984, Tyršova 23, 345 43 Koloveč		
KONTROLOVAL:	Martin Polák, ČKAIT: 0202087, Francouzská 149, 345 62 Holýšov		
VYPRACOVAL:	Ing. Pavel Hrba Francouzská 149, 345 62 Holýšov		
KATASTRÁLNÍ ÚZEMÍ:	Roudnice nad Labem [741647]		
POZEMEK PARC. Č.	poz. parc. č. 2892/1, 2894/10		
INVESTOR:	Povodí Labe, státní podnik, Víta Nejedlého 951/8, Slezské Předměstí, 50003 Hradec Králové		
NÁZEV DOKUMENTACE: Budova Roudnice nad Labem Pod Katovnou č.p.223, stavební úpravy Číslo stavby objednatele č. 239220013			
NÁZEV VÝKRESU:	Elektroinstalace 1.NP		
FORMÁT: A3	DATUM: 02.2024	STUPEŇ: DSP + DPS	Č. PARÉ:
MĚŘÍTKO: 1:50	Č. VÝKRESU: D.1.4.8		