



PODROBNÁ SITUACE STAVBY - ČÁST 2
M 1:150

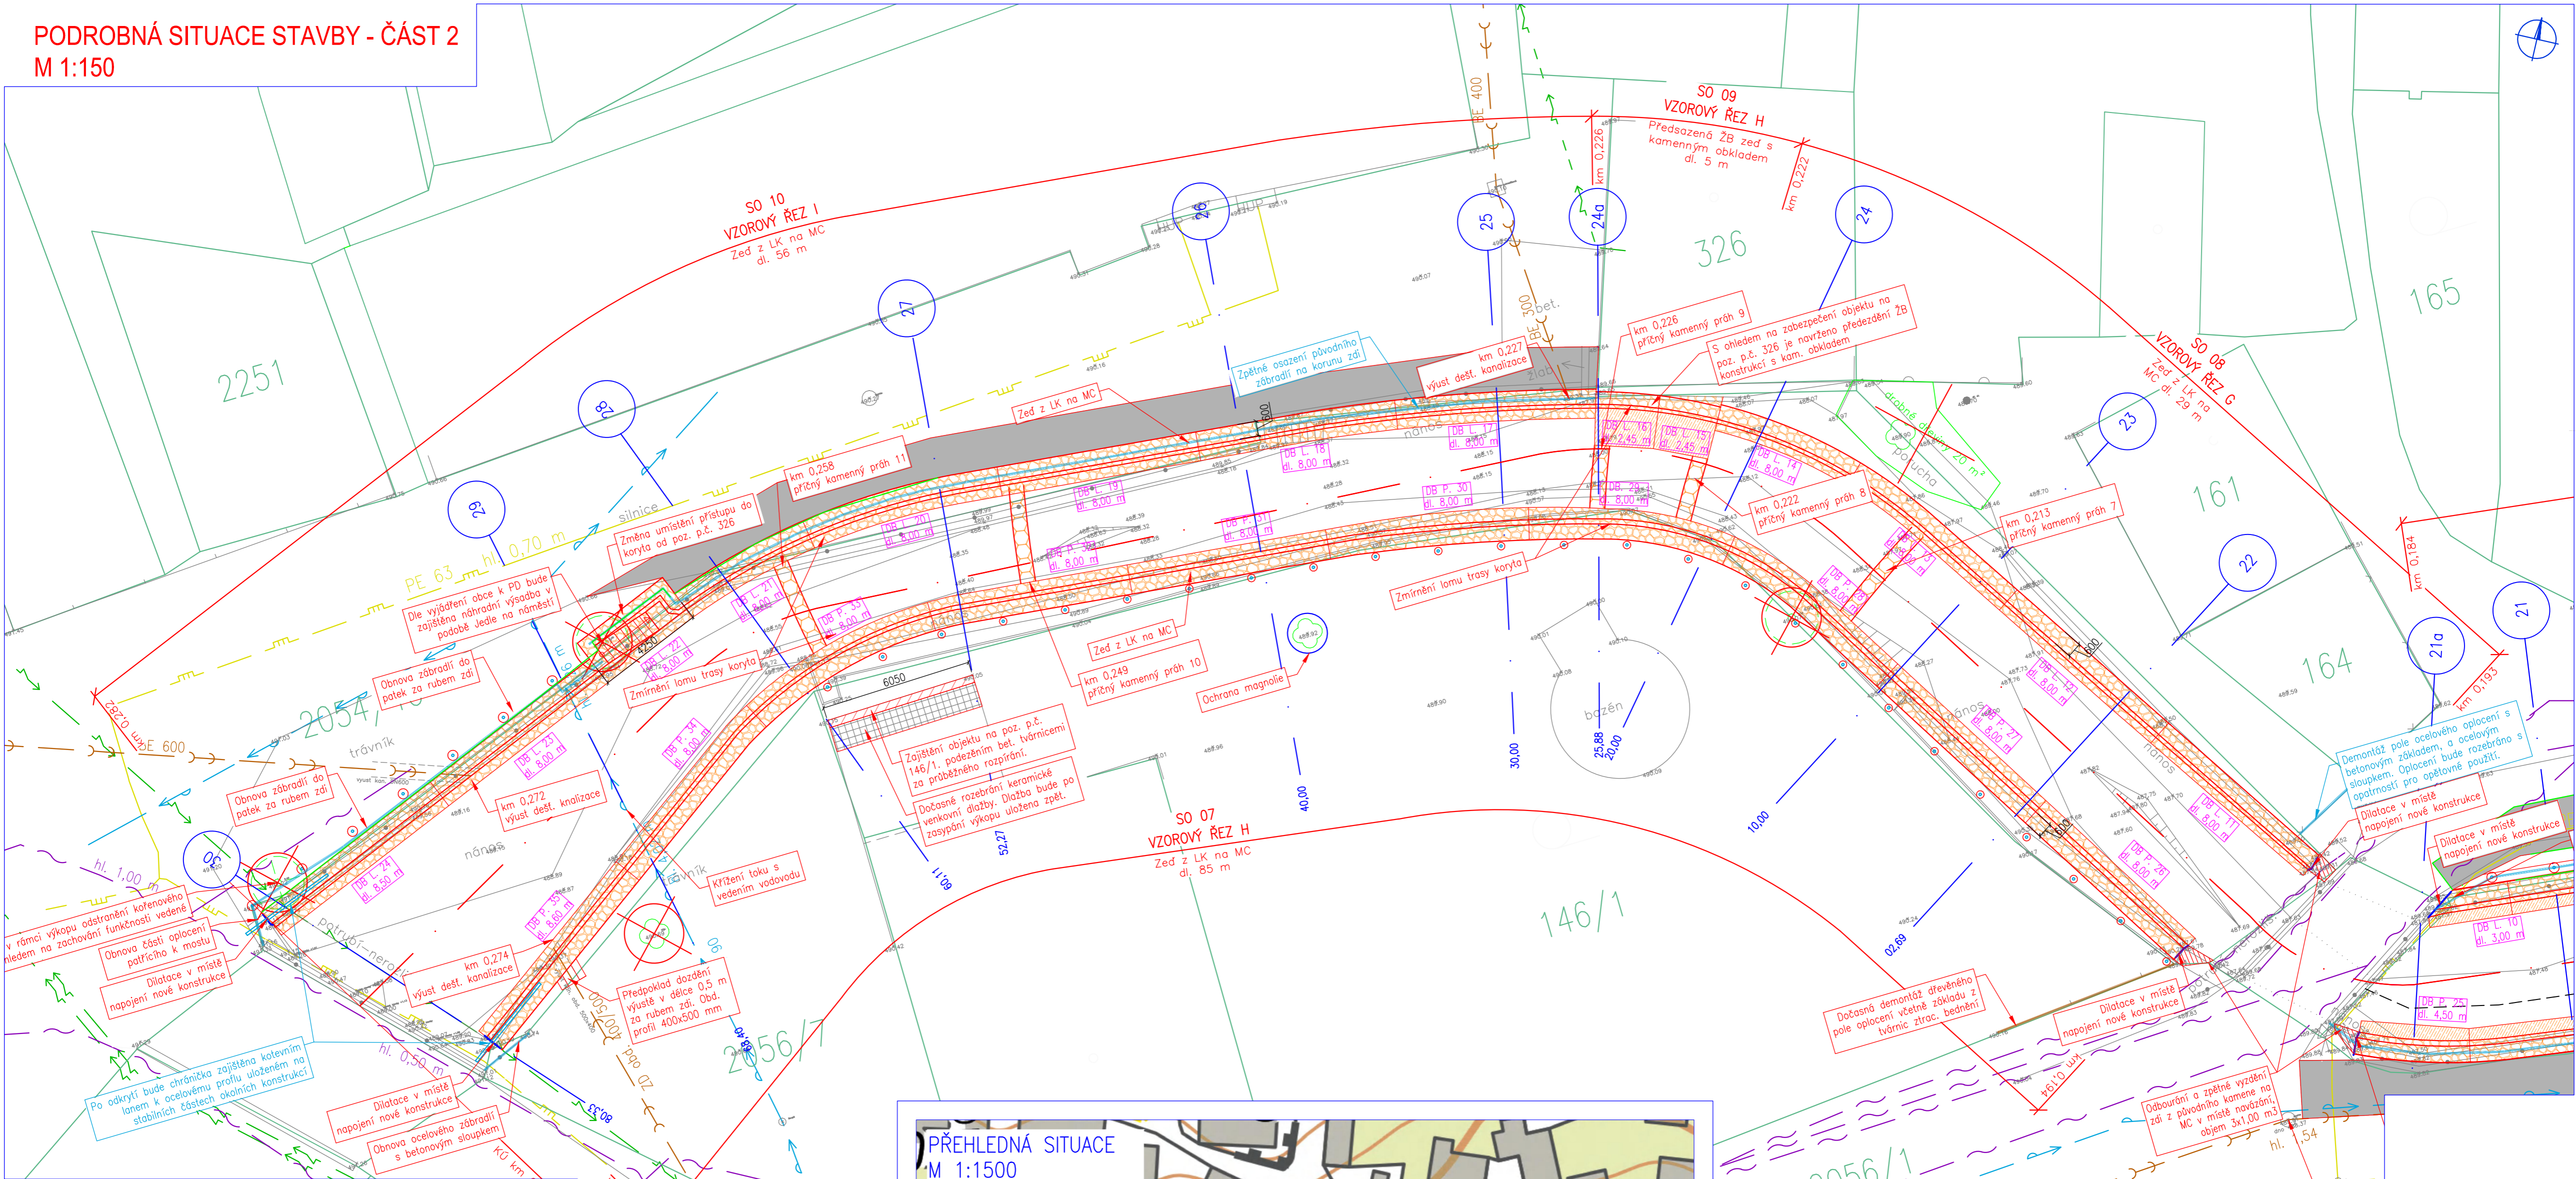

Legenda	
	Geodetické zaměření
	Katastr nemovitostí
	Osa toku
	Linie stavby
	Příčné profily
	Kámenný obklad, konstrukce zdi z LK na MC
	Kamenná rovnánina
	Železobeton
	Obnova obecní komunikace
	NN ČEZ Distribuce (nadzemní vedení)
	Vodovod SČVK (podzemní vedení)
	Kanalizace SČVK (podzemní vedení)
	Sdělovací vedení CETIN (podzemní vedení)
	Sdělovací vedení CETIN (nadzemní vedení)
	STL plynovod innogy (podzemní vedení)
	Strom
	Kácený strom
	Mýcené dřeviny, náletové dřeviny

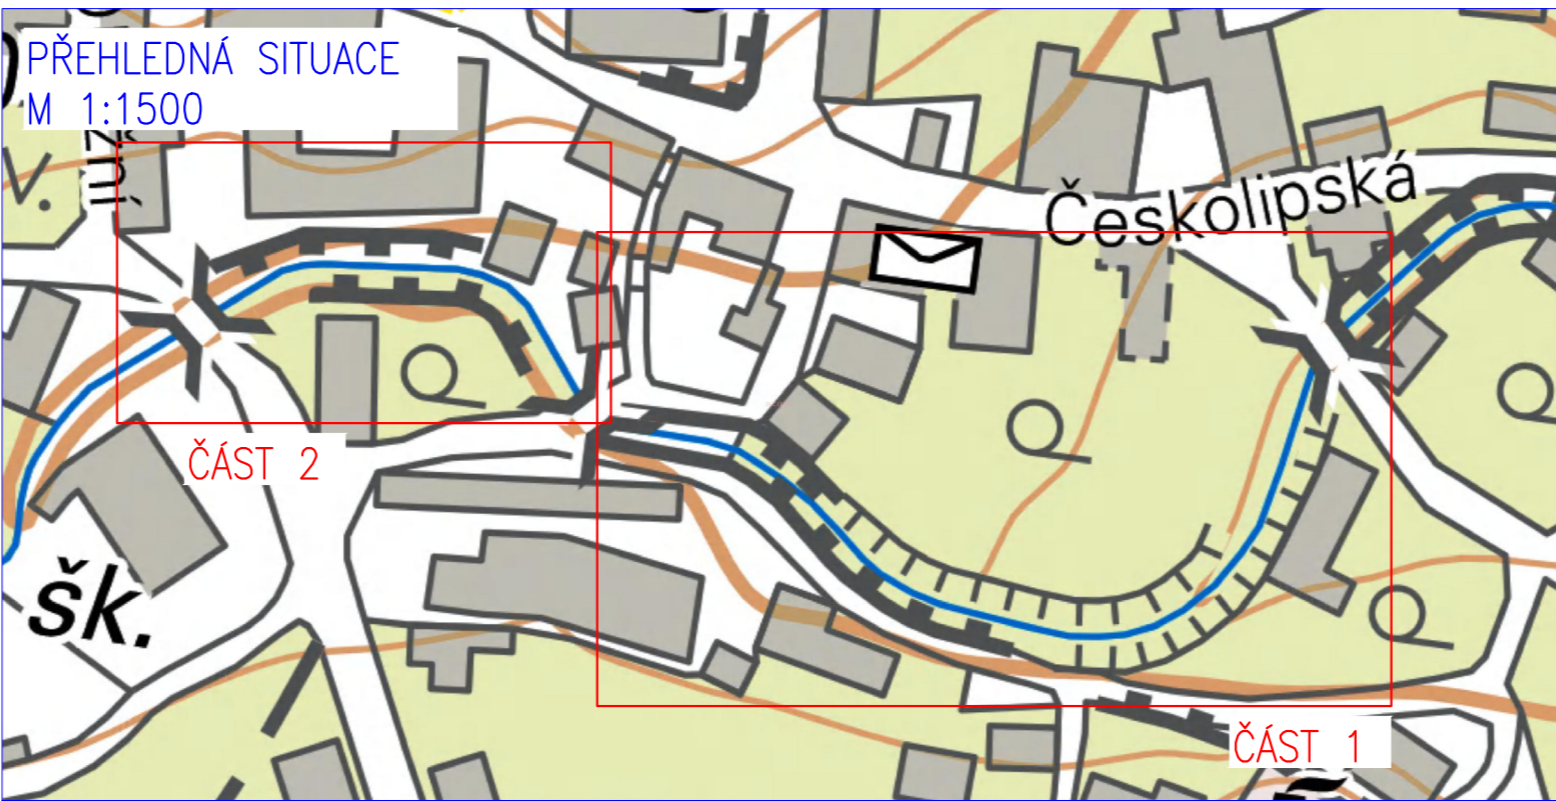

HG partner s.r.o. Smetanova 200, 250 82 Úvaly www.hgpartner.cz		Paré č.:	
Investor: Povodí Ohře, státní podnik, Bezručova 4219, 430 03 Chomutov		Datum: 12/2022	
Odpovědný projektant: Ing. Jaroslav Vrzák		Č. zakázky: H-22/015	
Vypracoval: Ing. Štěpán Krátký		Změna: -	
Akce: Opevnění Bobřího potoka Verneřice u hasičárny, ř. km 23,480 - 23,746		Stupeň: DSP/DPS	
Název části: DOKUMENTACE OBJEKTŮ		Část: D	
Příloha: PODROBNÁ SITUACE STAVBY - ČÁST 2		Měřítko: 1:150	
		Č. přílohy: D.2.2	