
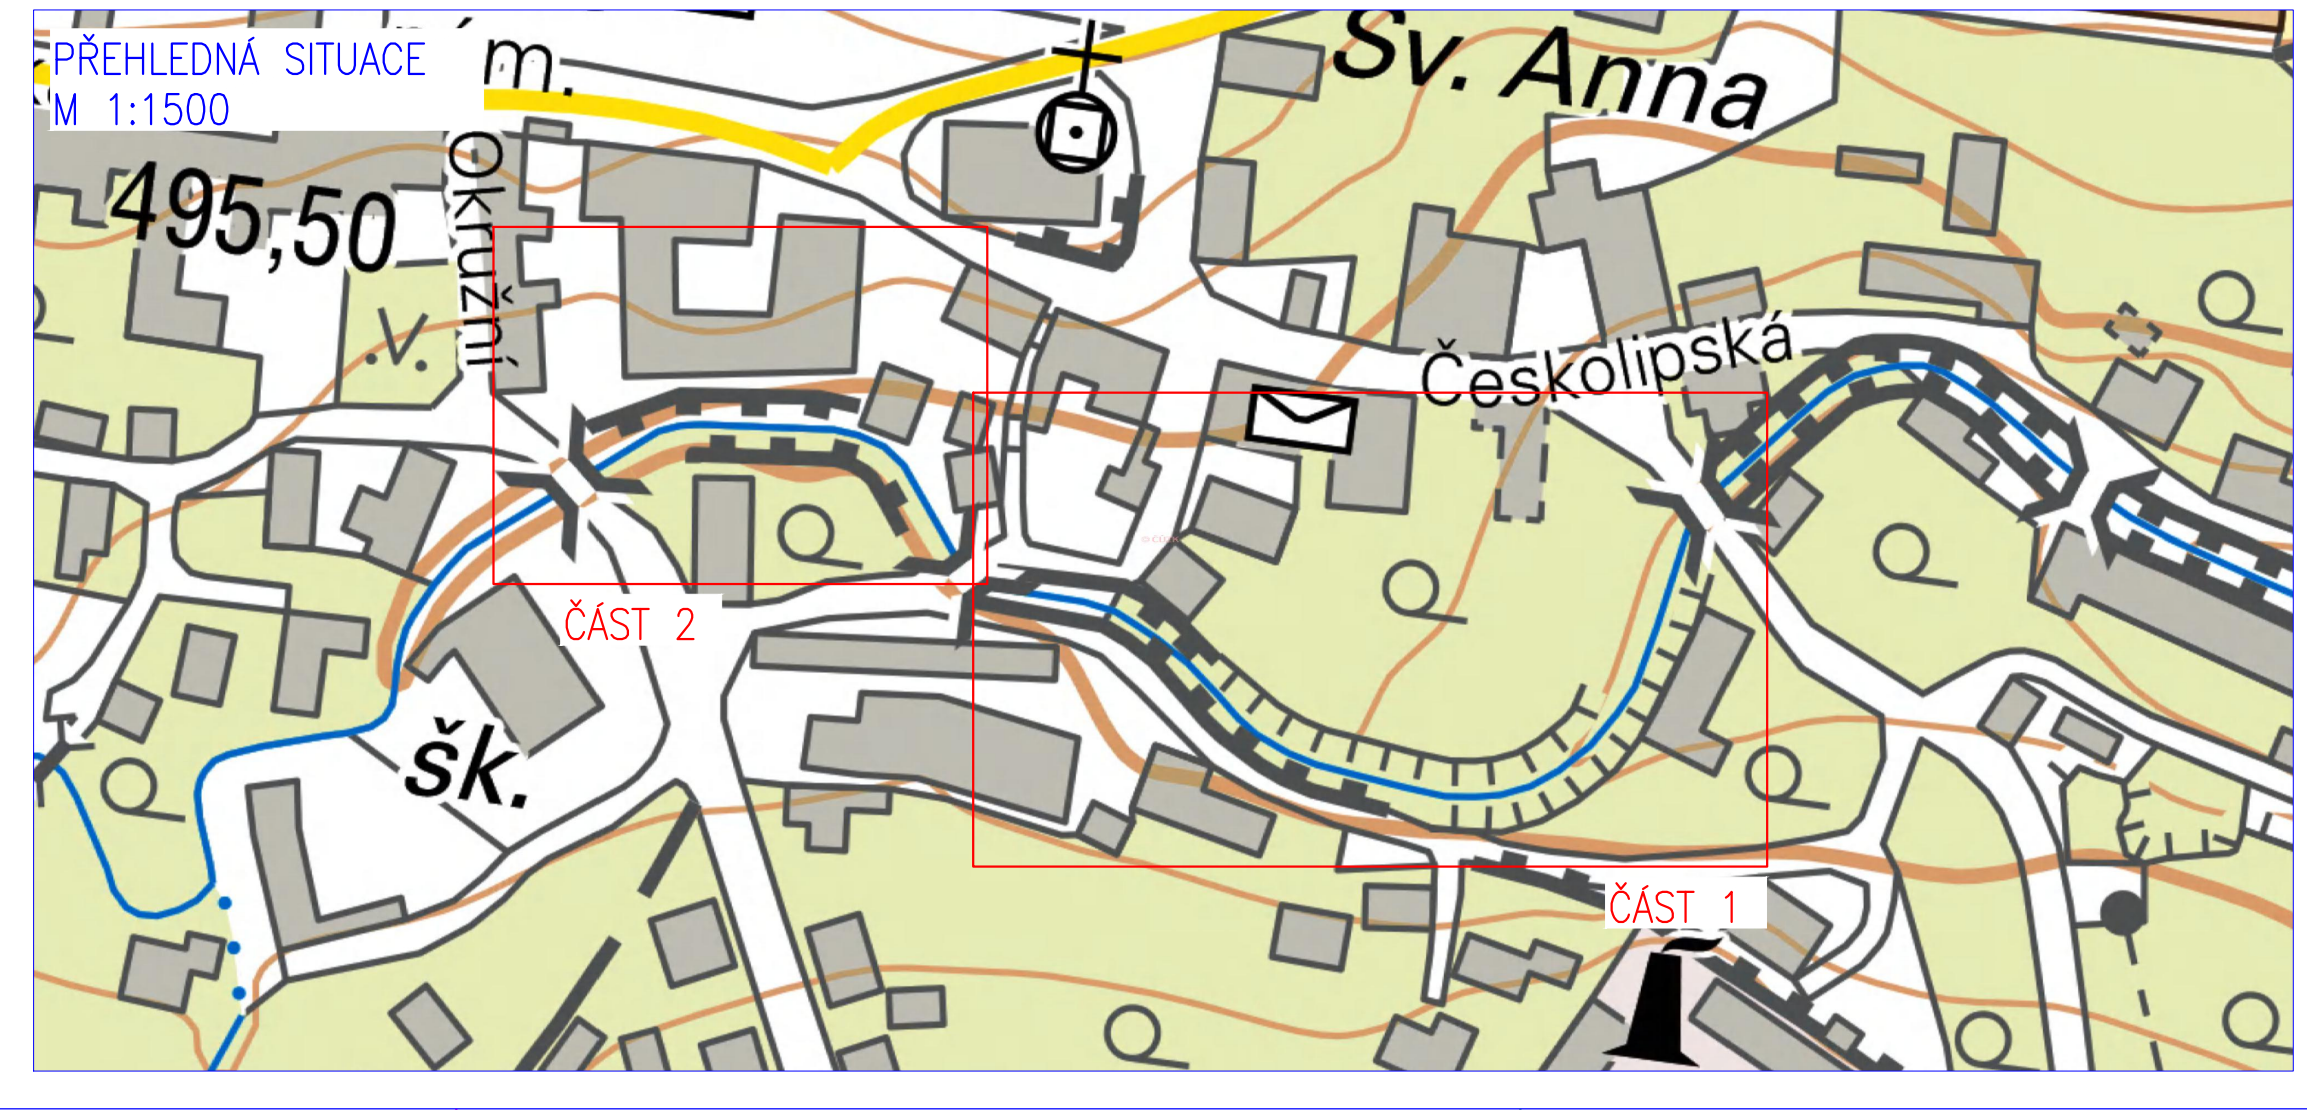


PODROBNÁ SITUACE STAVBY - ČÁST 1
M 1:150

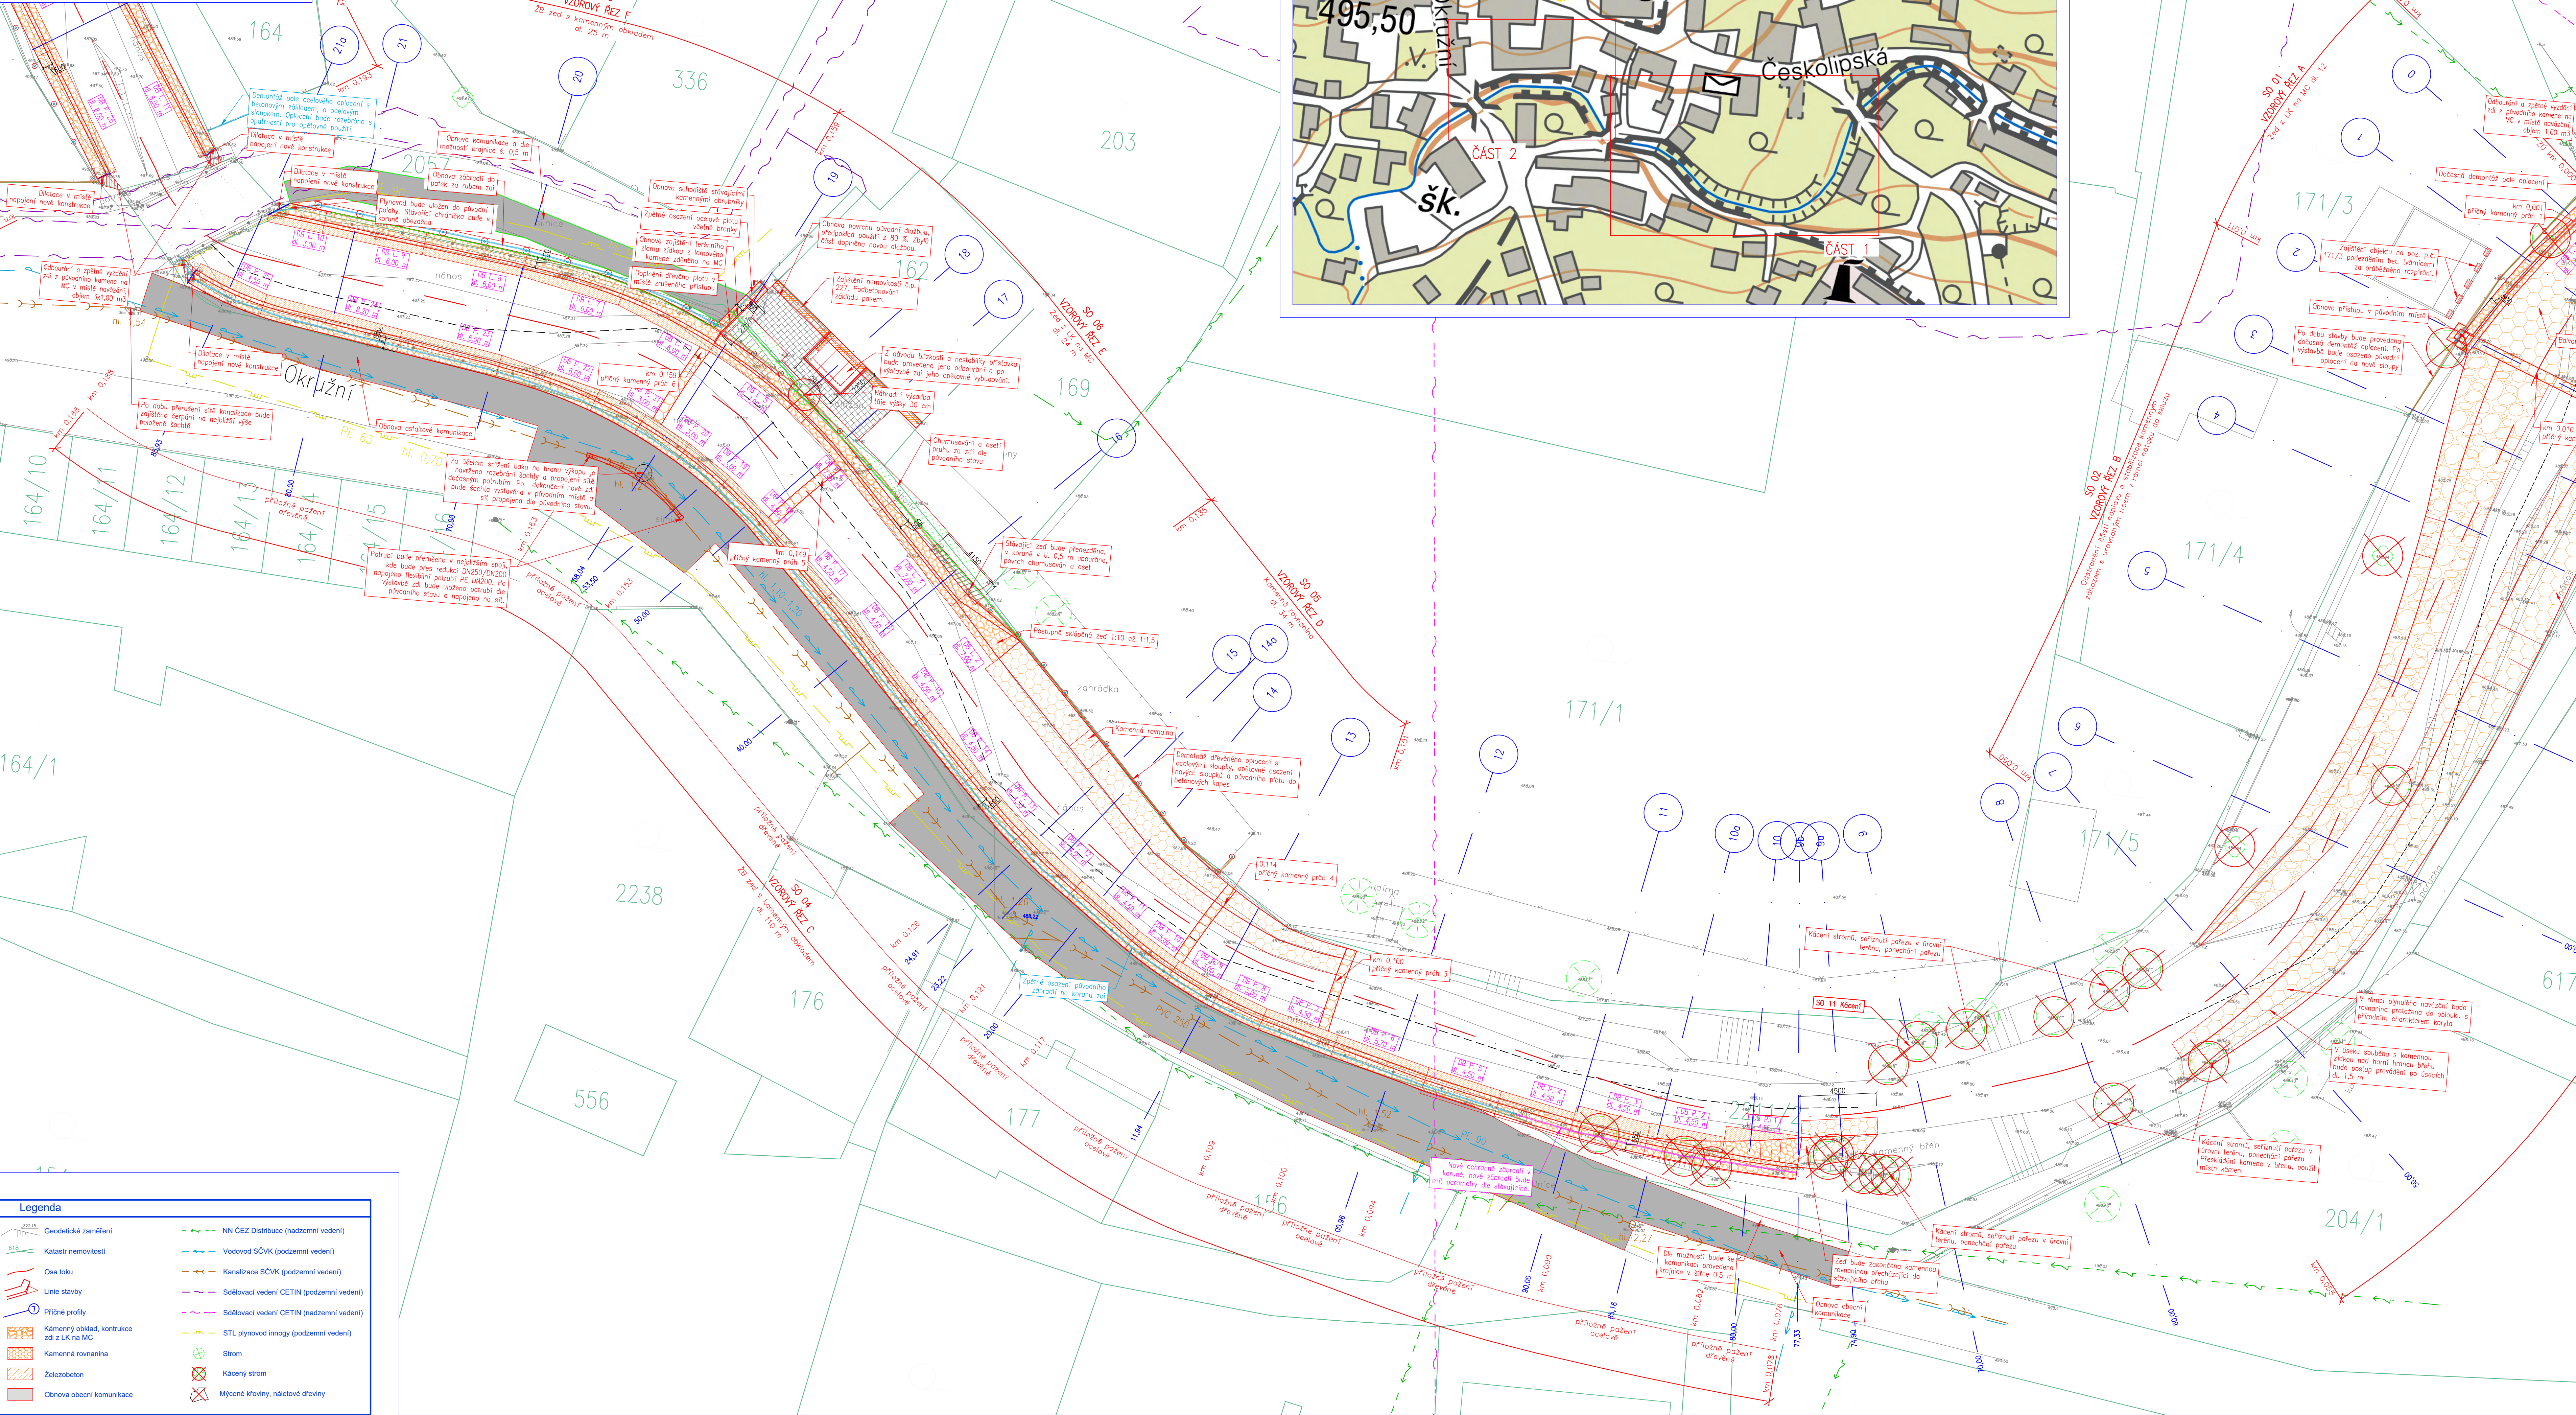

HG partner s.r.o. Smetanova 200, 250 82 Úvaly www.hgpartner.cz		Pare č.: Investor: Povodí Ohře, státní podnik, Bezručova 4219, 430 03 Chomutov Datum: 12/2022	
Odpovědný projektant: Ing. Jaroslav Vrzák Výpracoval: Ing. Štěpán Křelý Akce: Opevnění Bobřího potoka Verneřice u Hasičárny, ř. km 23,480 – 23,746		Č. zakázky: H-22/015 Změna: Stupeň: DSP/DPS	
Název částe: DOKUMENTACE OBJEKTU		Část: D	
Příloha: PODROBNÁ SITUACE STAVBY - ČÁST 1		Měřítko: 1:150 Č. přílohy: D.2.1	