



PŮDORYSNÝ ŘEZ A-A

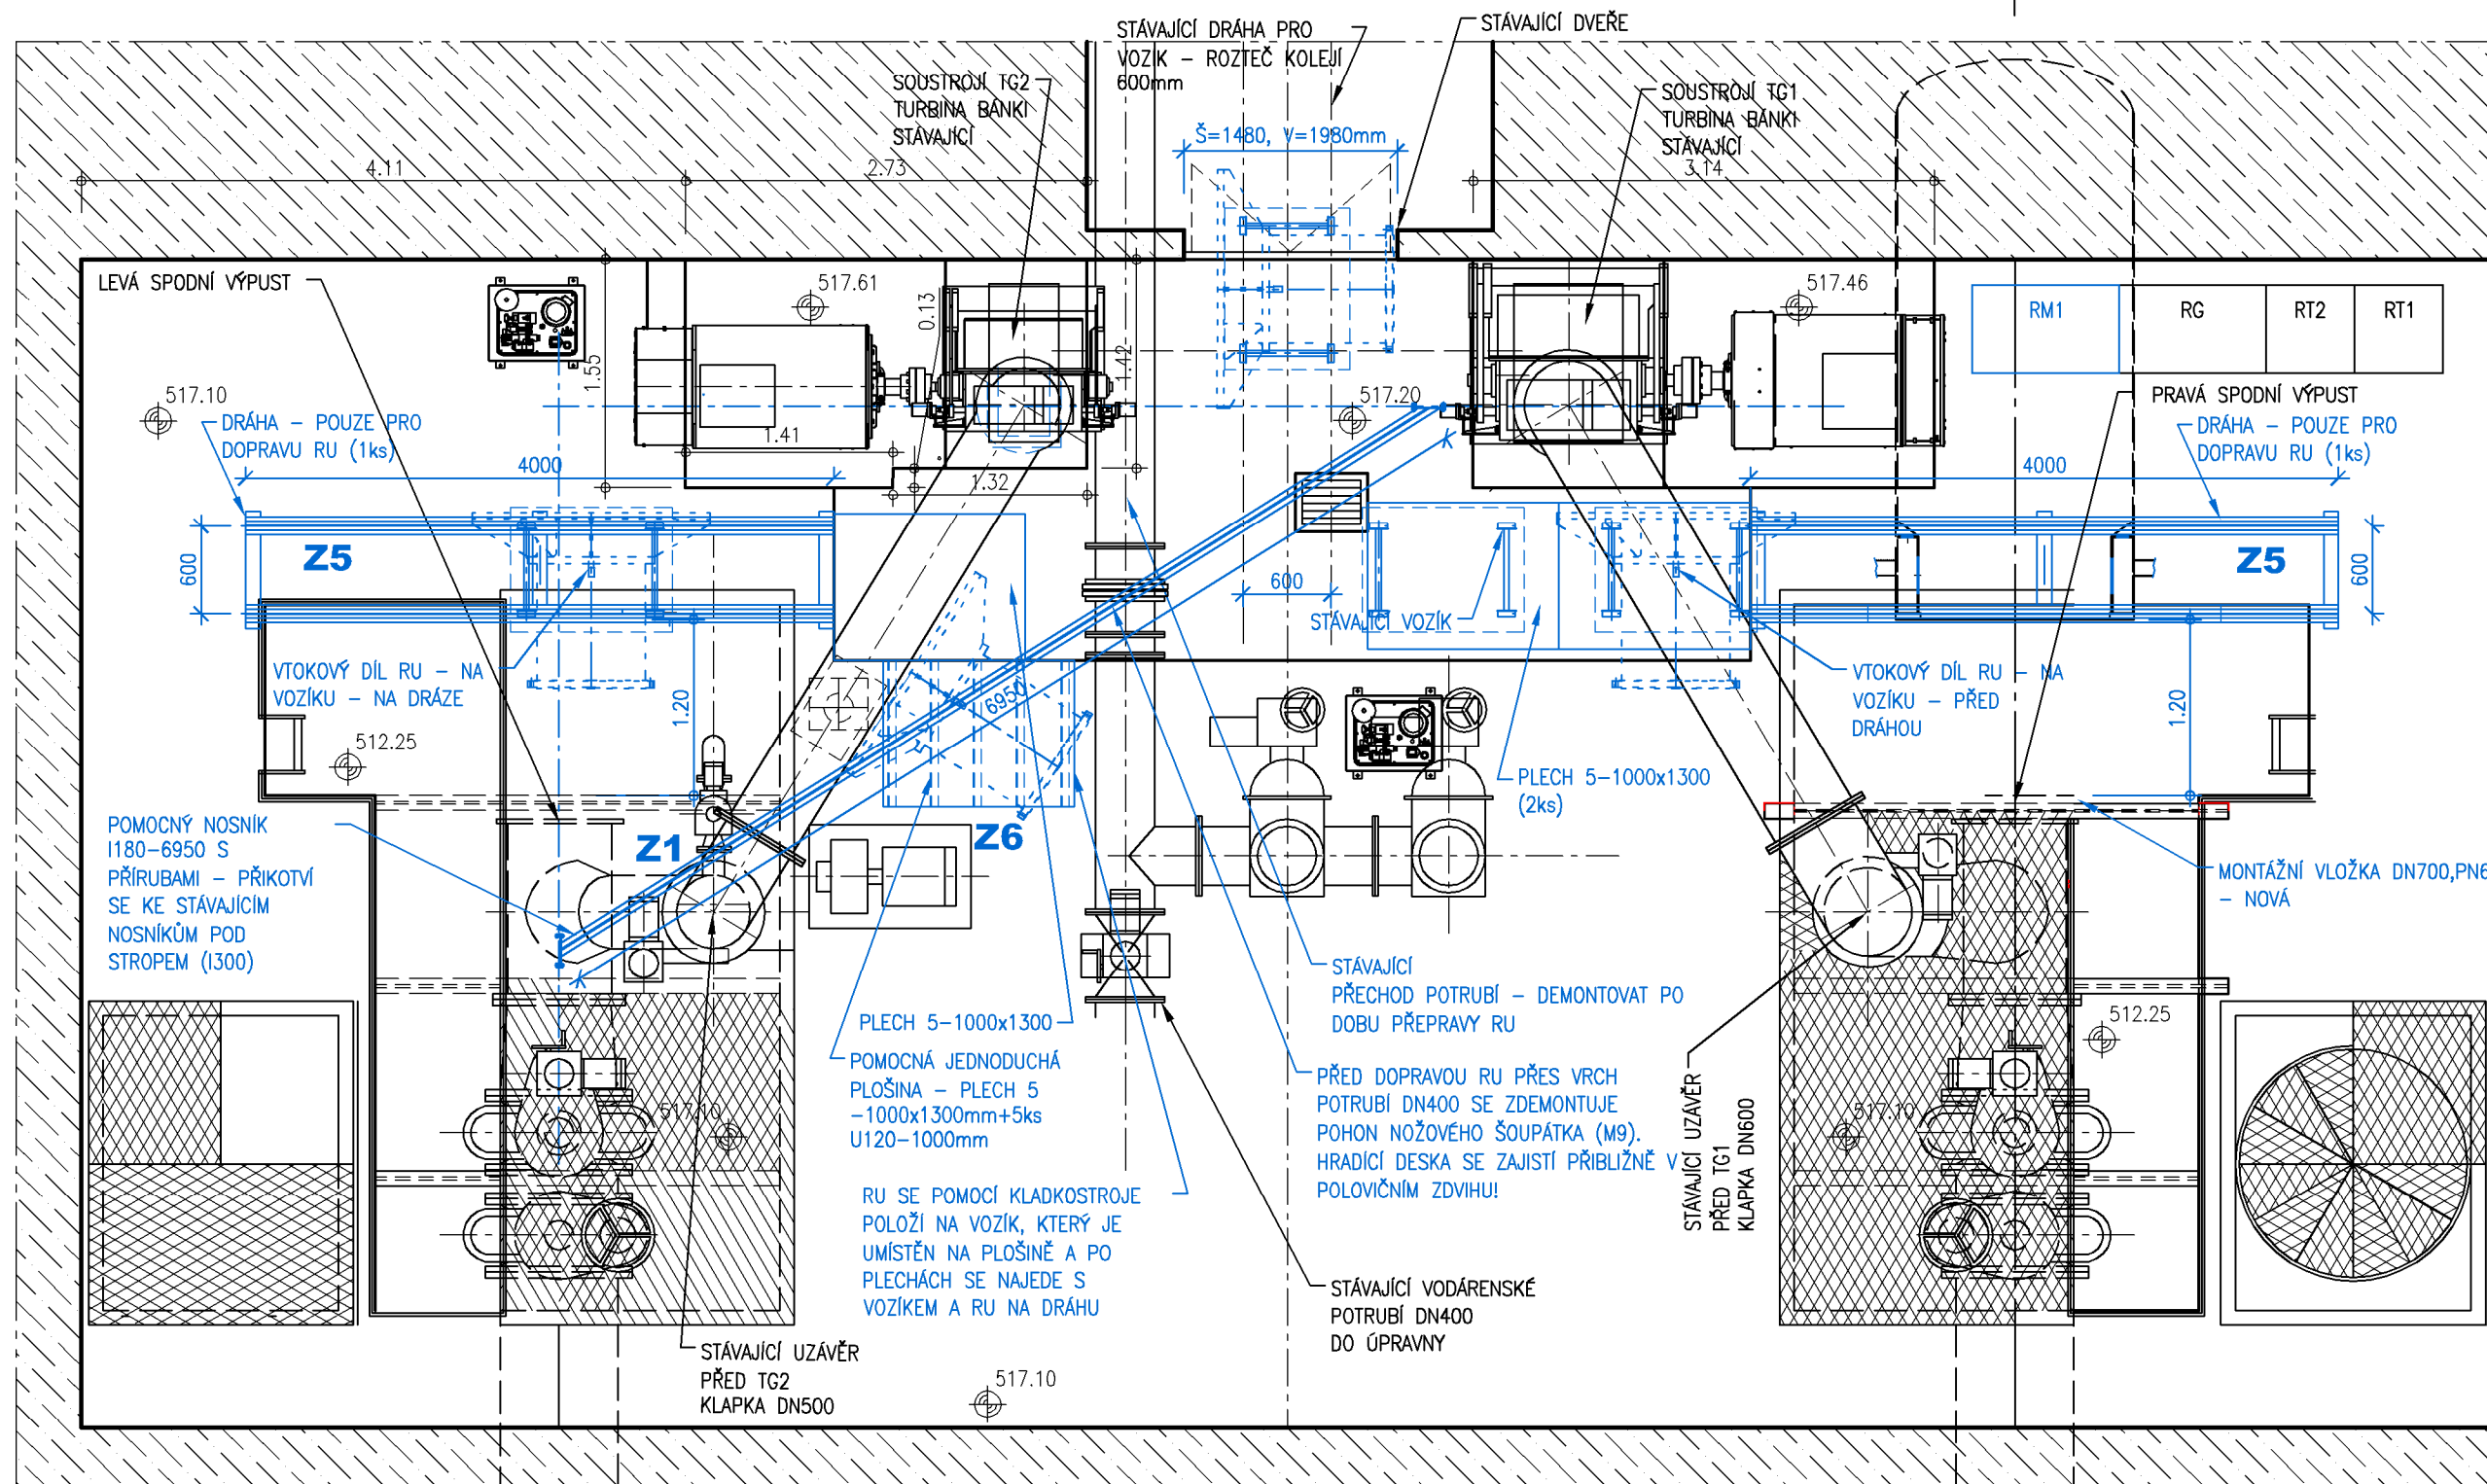


PODÉLNÝ ŘEZ A-A

PS 01 TECHNOLOGICKÁ ČÁST STROJNÍ

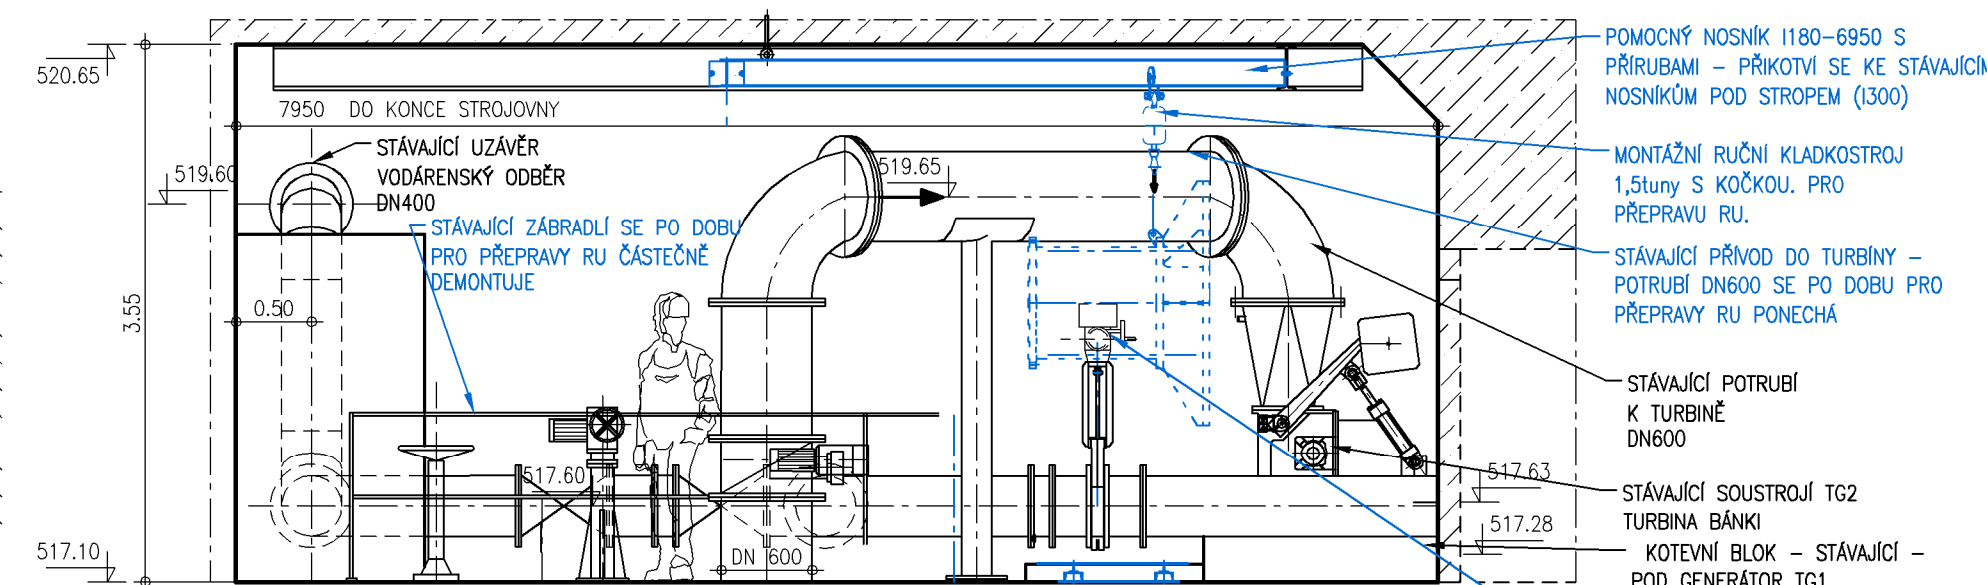

PODÉLNÝ ŘEZ B-B

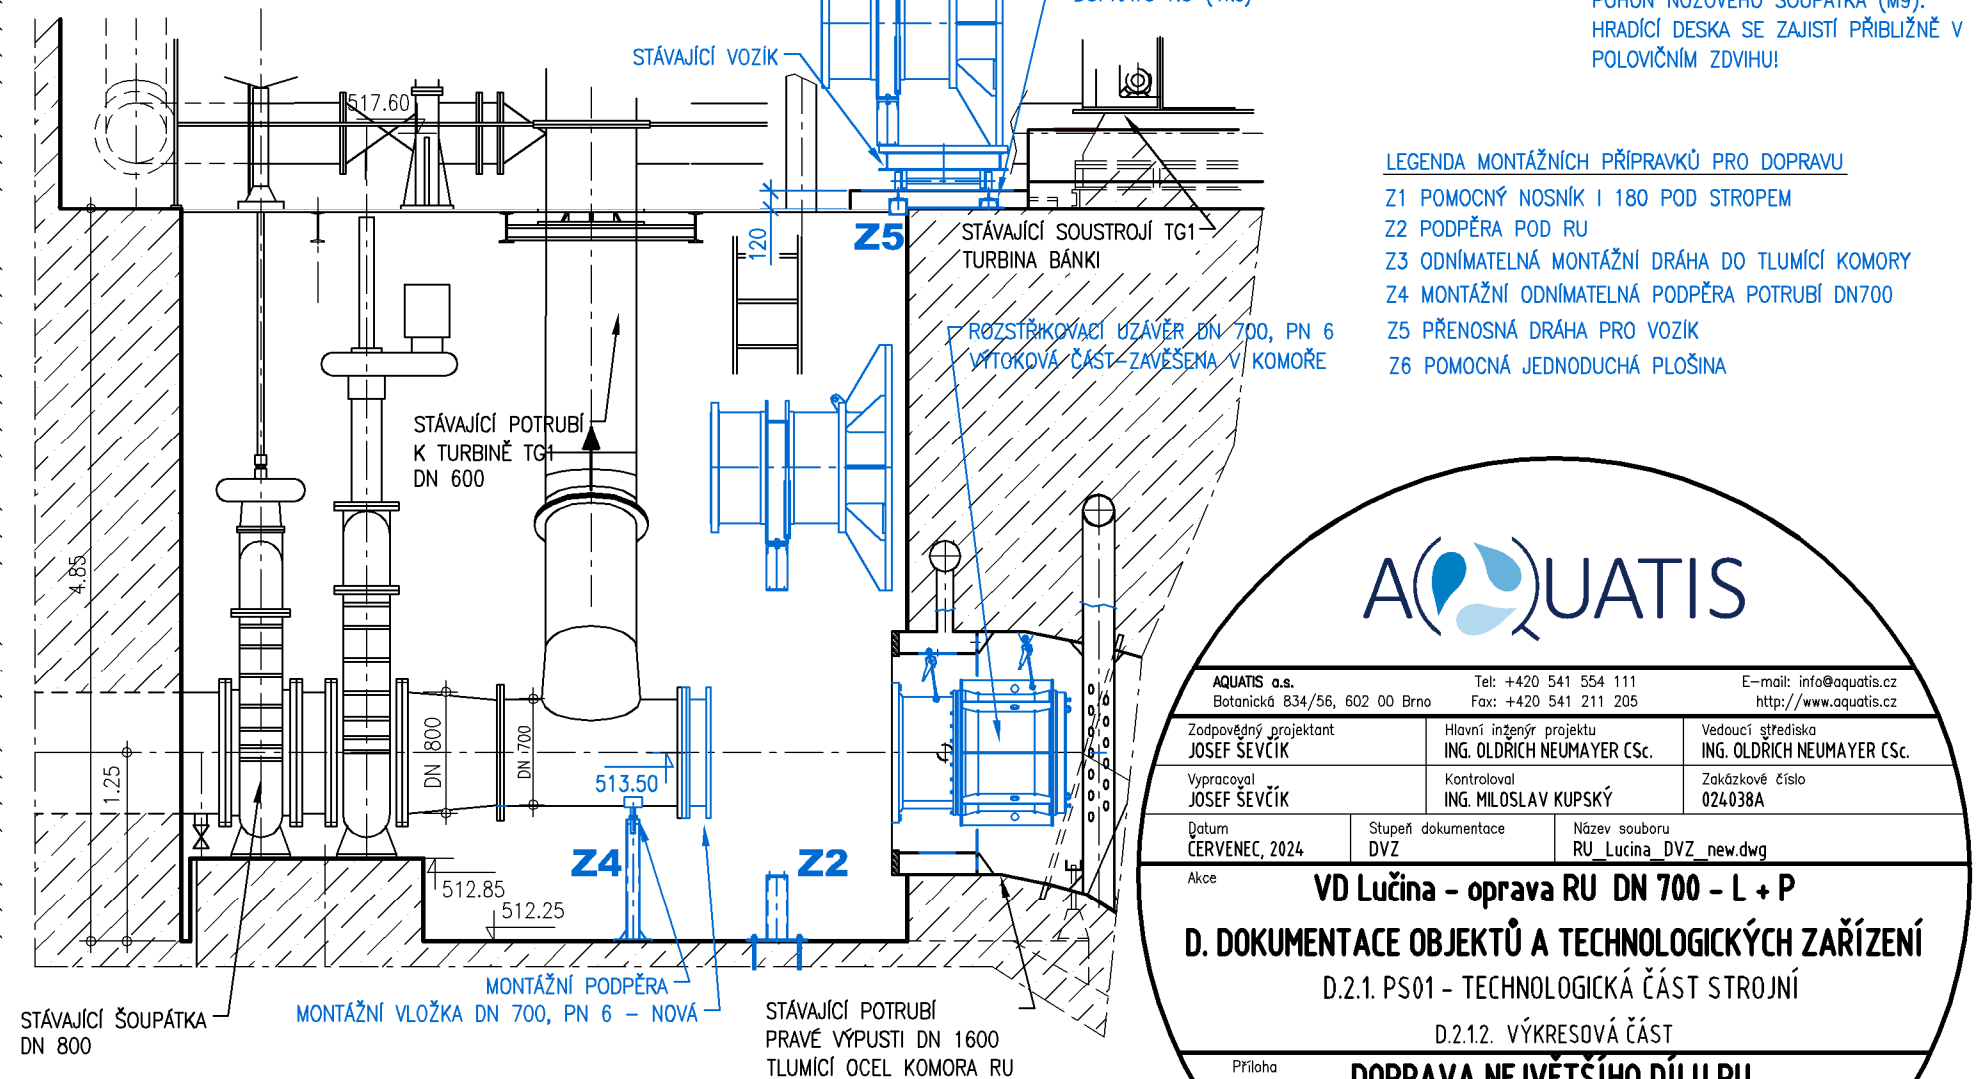

AQUATIS

AQUATIS a.s. Botanická 834/56, 602 00 Brno		Tel: +420 541 554 111 Fax: +420 541 211 205	E-mail: info@aquatis.cz http://www.aquatis.cz
Zodpovědný projektant JOSEF SEVČÍK	Hlavní inženýr projektu ING. OLDŘICH NEUMAYER CSc.	Vedoucí střediska ING. OLDŘICH NEUMAYER CSc.	
Vypracoval JOSEF SEVČÍK	Kontroloval ING. MILOSLAV KUPSKÝ	Zakázkové číslo 024038A	
Datum CERVENEC, 2024	Stupeň dokumentace DVZ	Název souboru RU_Lučina_DVZ_new.dwg	

VD Lučina - oprava RU DN 700 - L + P	
D. DOKUMENTACE OBJEKTŮ A TECHNOLOGICKÝCH ZAŘÍZENÍ	
D.2.1. PS01 - TECHNOLOGICKÁ ČÁST STROJNÍ	
D.2.1.2. VÝKRESOVÁ ČÁST	
DOPRAVA NEJVĚTŠÍHO DÍLU RU RU LEVÉ VÝPUSTI A RU PRAVÉ VÝPUSTI	
Měřítko 1:50	Číslo přílohy D.2.1.2.5.

Objednatel
POVODÍ VLTAVY, STÁTNÍ PODNIK