



PŮDORYS, 1. část
M 1 : 50

SO 01 REKONSTRUKCE HORNÍHO SVODIDLA MEZI VPK A MPK

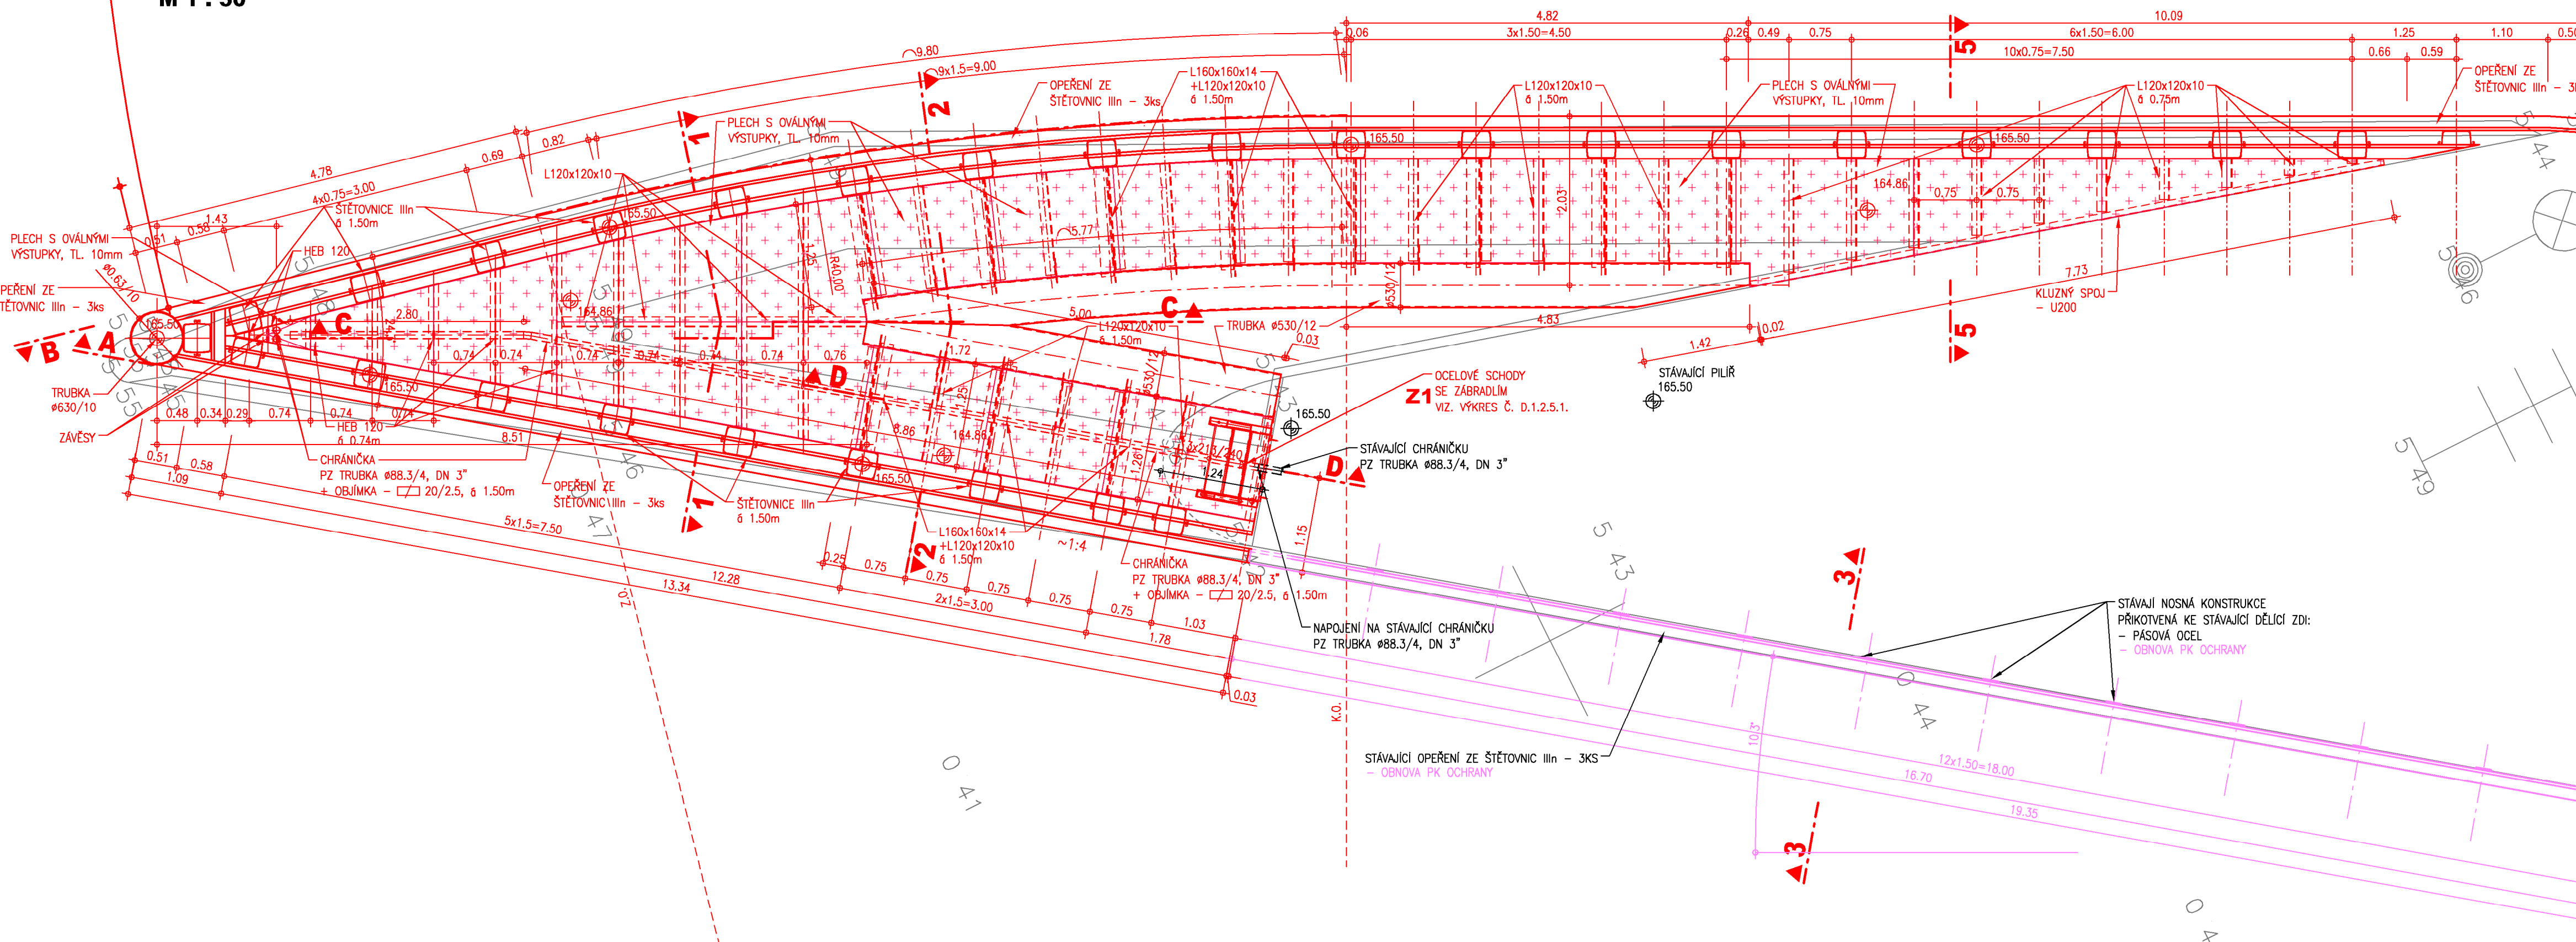

SO 02 OPRAVA SVODIDEL VPK A MPK
SO 02.1 OPRAVA OPERĚNÍ NA HORNÍ DĚLÍCÍ ZDI U MPK

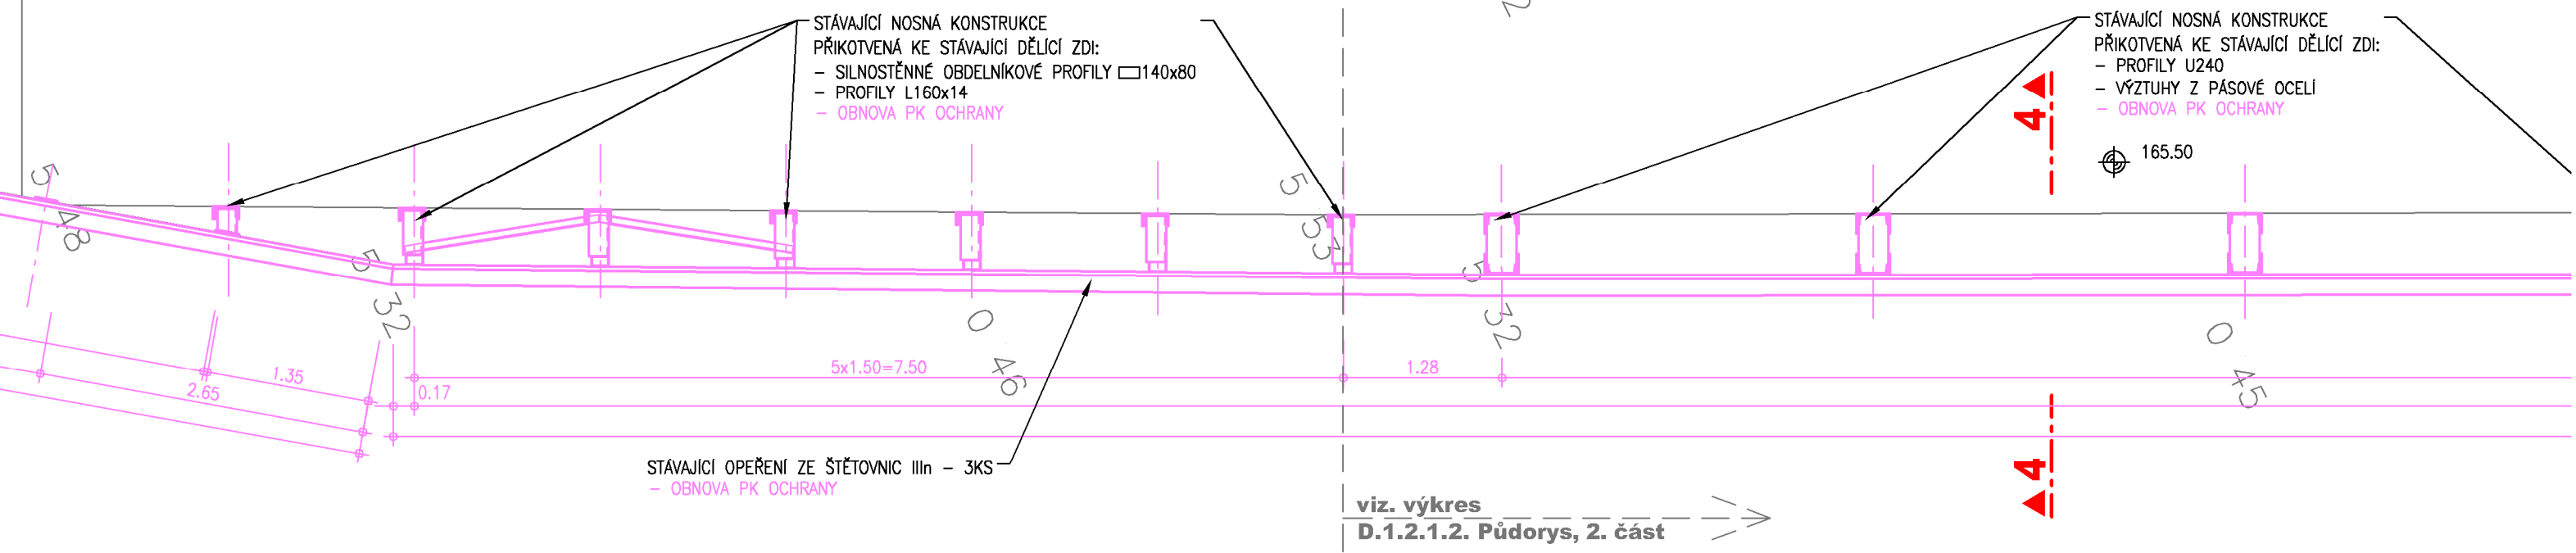

- STAVEBNÍ OBJEKTY :**
- SO 01 REKONSTRUKCE HORNÍHO SVODIDLA MEZI VPK A MPK
 - SO 02 OPRAVA SVODIDEL VPK A MPK
 - SO 02.1 OPRAVA OPERĚNÍ NA HORNÍ DĚLÍCÍ ZDI U MPK
 - SO 02.2 OPRAVA DOLNÍHO SVODIDLA VPK
 - SO 02.3 OPRAVA DOLNÍHO SVODIDLA MPK

- LEGENDA :**
- STÁVAJÍCÍ KONSTRUKCE
 - NOVÉ KONSTRUKCE
 - OPRAVOVANÉ KONSTRUKCE
 - JINÉ KONSTRUKCE

VÝŠKOVÝ SYSTÉM : BALT p.v.
KÓTOVÁNO V m

AQUATIS

AQUATIS a.s.
Botanická 834/56, 602 00 Brno
Tel: +420 541 554 111
Fax: +420 541 211 205
E-mail: info@aquatis.cz
http://www.aquatis.cz

Zodpovědný projektant
ING. OLDRICH NEUMAYER, CSc.
Horní inženýr projektu
ING. OLDRICH NEUMAYER, CSc.
Vedoucí gheoak
ING. OLDRICH NEUMAYER, CSc.

Vypracoval
RENATA NĚMEČKOVÁ
Kontroloval
ING. TOMÁŠ ROTH
Zařizovací číslo
024026A

Datum
ÚNOR, 2025
Stupeň dokumentace
DPS
Název souboru
Horní sif rezy sniž operení 02_2025.dwg

Akce
PK HORÍN
REKONSTRUKCE SVODIDEL VPK a MPK
D. DOKUMENTACE OBJEKTŮ, TECHNICKÝCH A TECHNOLOGICKÝCH ZAŘÍZENÍ
D.1. STAVEBNÍ ČÁST, D.1.2. VÝKRESOVÁ ČÁST
D.1.2.1. PŮDORYSY

Příloha
PŮDORYS, 1. část

Měřítko
1:50
Číslo přílohy
D.1.2.1.1.

Objednatel
POVODÍ VLTAVY, s.p.

viz. výkres
D.1.2.1.2. Půdorys, 2. část