


SILNIČNÍ MOST V KM 70.350 - PŮDORYS 1:200

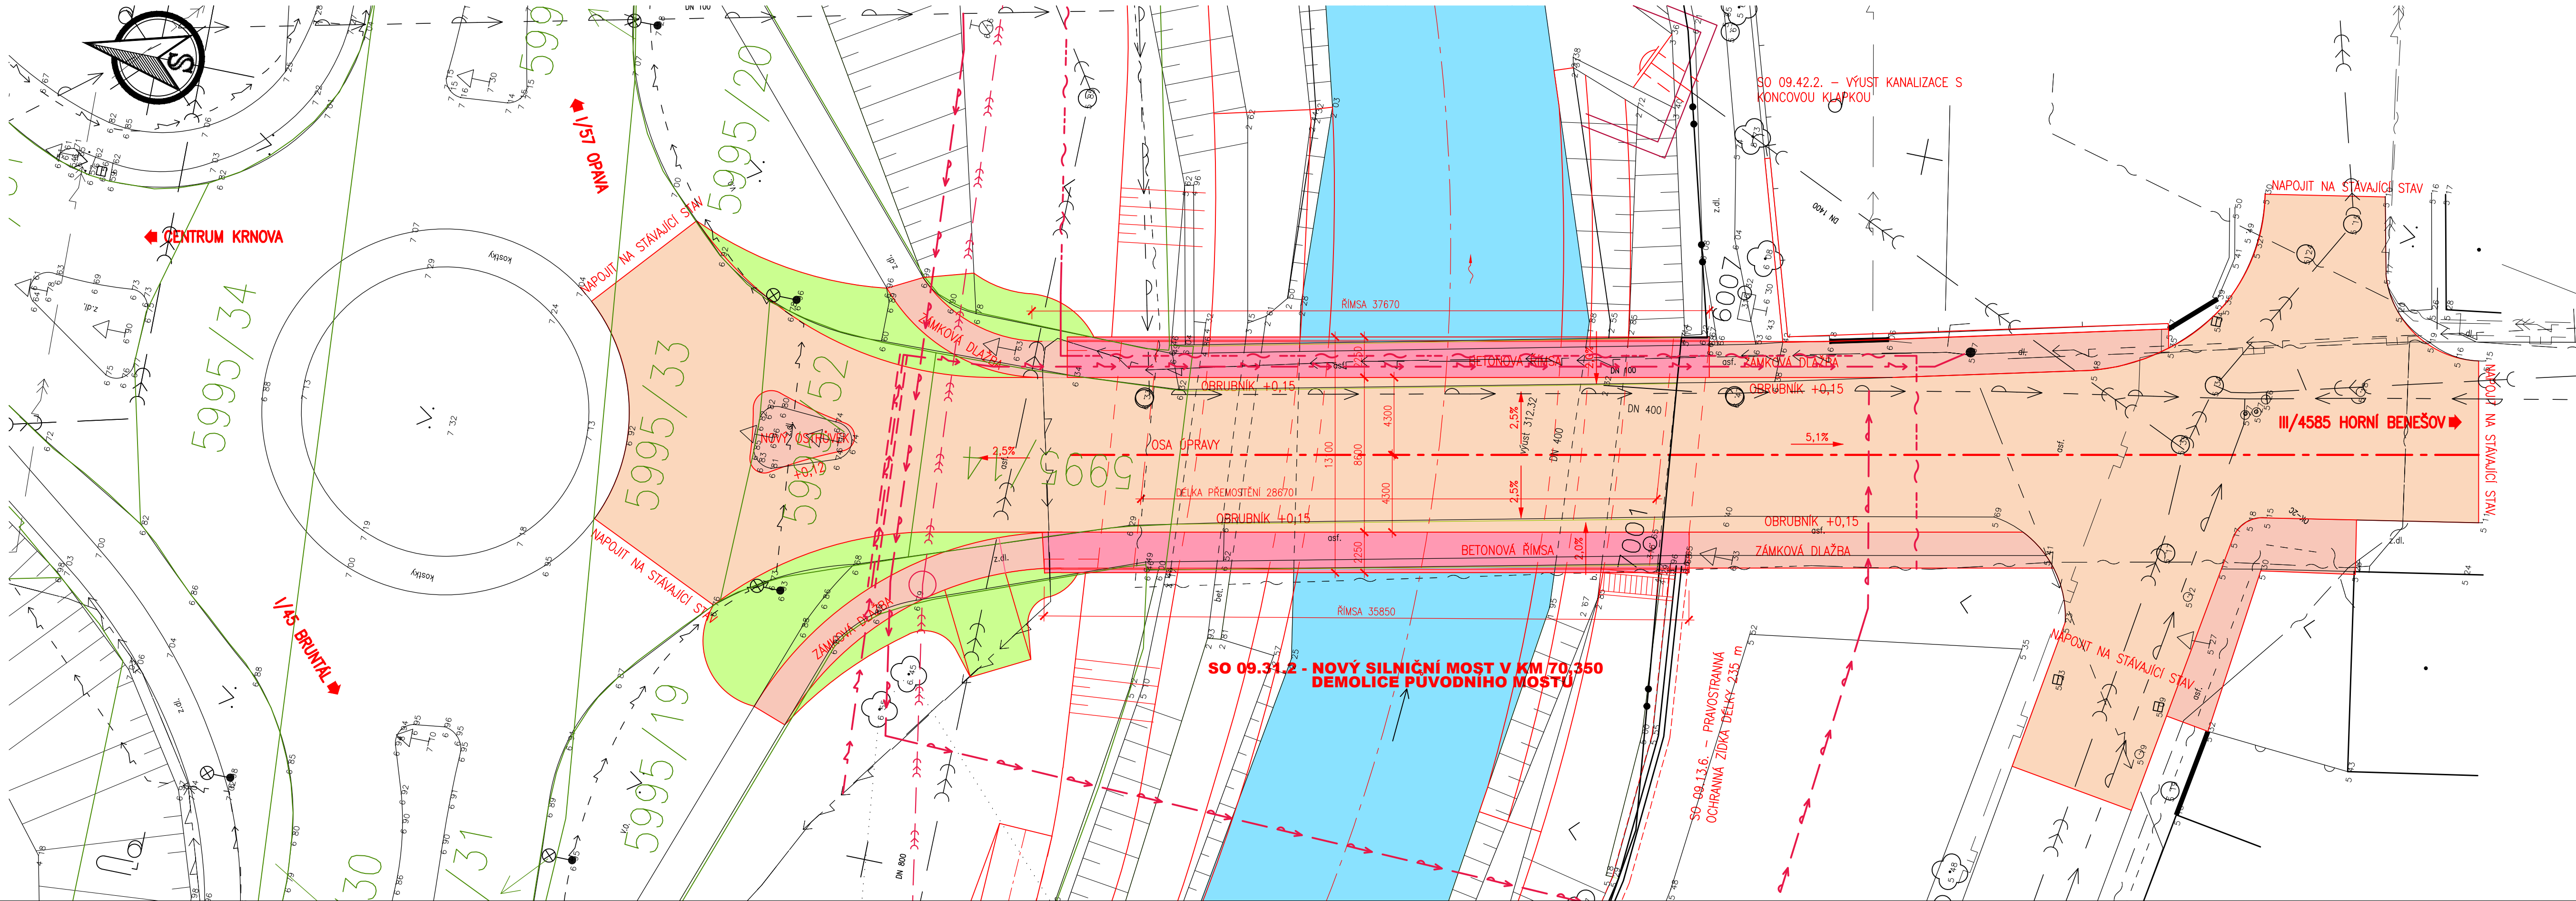

- LEGENDA :**
- LINE TERÉNNÍCH LOMŮ – STÁVAJÍCÍ STAV
 - STÁVAJÍCÍ VODOVODNÍ POTRUBÍ
 - STÁVAJÍCÍ KANALIZACE
 - STÁVAJÍCÍ KANALIZACE
 - STÁVAJÍCÍ SPOJOVACÍ VEDENÍ
 - STÁVAJÍCÍ SILOVÉ VEDENÍ VN – NADZEMNÍ
 - STÁVAJÍCÍ NÍZKOTLAKÝ PLYNOVOD
 - STÁVAJÍCÍ STŘEDOTLAKÝ PLYNOVOD
 - NÁVRHOVÝ STAV
 - VOZOVKA ŽIVČNÁ
 - CHODNÍK BETONOVÝ
 - CHODNÍK ZÁMKOVÁ DLAŽBA
 - ZATRAVNĚNÉ PLOCHY
 - VODNÍ PLOCHA

VÝŠKOVÝ SYSTÉM – B.p.v.
SOUŘADNICOVÝ SYSTÉM – JTSK

GENERÁLNÍ PROJEKTANT : AQUATIS a.s. Botanická 834/56, 602 00 Brno HLAVNÍ INŽENÝR PROJEKTU: ING. JIŘÍ ŠVANCARA	RAZÍTKO	 AQUATIS, a.s. Botanická 834/56, 602 00 Brno Tel: +420 541 554 111 Fax: +420 541 211 205 E-mail: info@aquatis.cz http://www.aquatis.cz Č. ZAKÁZKY: 022031A
---	---------	---

 RYBÁK – PROJEKTOVÁNÍ STAVEB, spol. s r.o. Havlíčková 139/25a, 602 00 Brno, IČO: 25 32 56 80, Tel./Fax: 543 236 081, e-mail: rybak@rybak.cz ČSN EN ISO 9001, č. certifikátu QMS-018-2004	RYBÁK – PROJEKTOVÁNÍ STAVEB, spol. s r.o. Havlíčková 139/25a, 602 00 Brno, IČO: 25 32 56 80, Tel./Fax: 543 236 081, e-mail: rybak@rybak.cz ČSN EN ISO 9001, č. certifikátu QMS-018-2004
HLAVNÍ INŽENÝR PROJEKTU : ING. VÍT RYBÁK ZODPOVĚDNÝ PROJEKTANT : ING. VÍT RYBÁK VYPRACOVAL : ING. LUCIE VYSKOČILOVÁ Kontroloval : ING. JIŘÍ BEDNÁŘIK	HLAVNÍ INŽENÝR PROJEKTU : ING. VÍT RYBÁK ZODPOVĚDNÝ PROJEKTANT : ING. VÍT RYBÁK VYPRACOVAL : ING. LUCIE VYSKOČILOVÁ Kontroloval : ING. JIŘÍ BEDNÁŘIK
KRAJ : MORAVSKOSLEZSKÝ KRAJ INVESTOR : PŮVODÍ ODŘY státní podnik OBJEDNATEL : AQUATIS AKCE :	TYP_MÍSTNÍHO_ÚŘADU : MĚSTSKÝ ÚŘAD KRNOV DATUM : 09/2022 ZAKÁZK.Č. : 136-01 FORMÁT : 5x44 MĚŘÍTKO : 1:200 SOUBOR : STUPĚŇ : SOUPRAVA DŮR- OPTIMALIZACE Č. PŘÍLOHY D.1.1
PŘÍLOHA : SILNIČNÍ MOST v km 70.350 – PŮDORYS	