


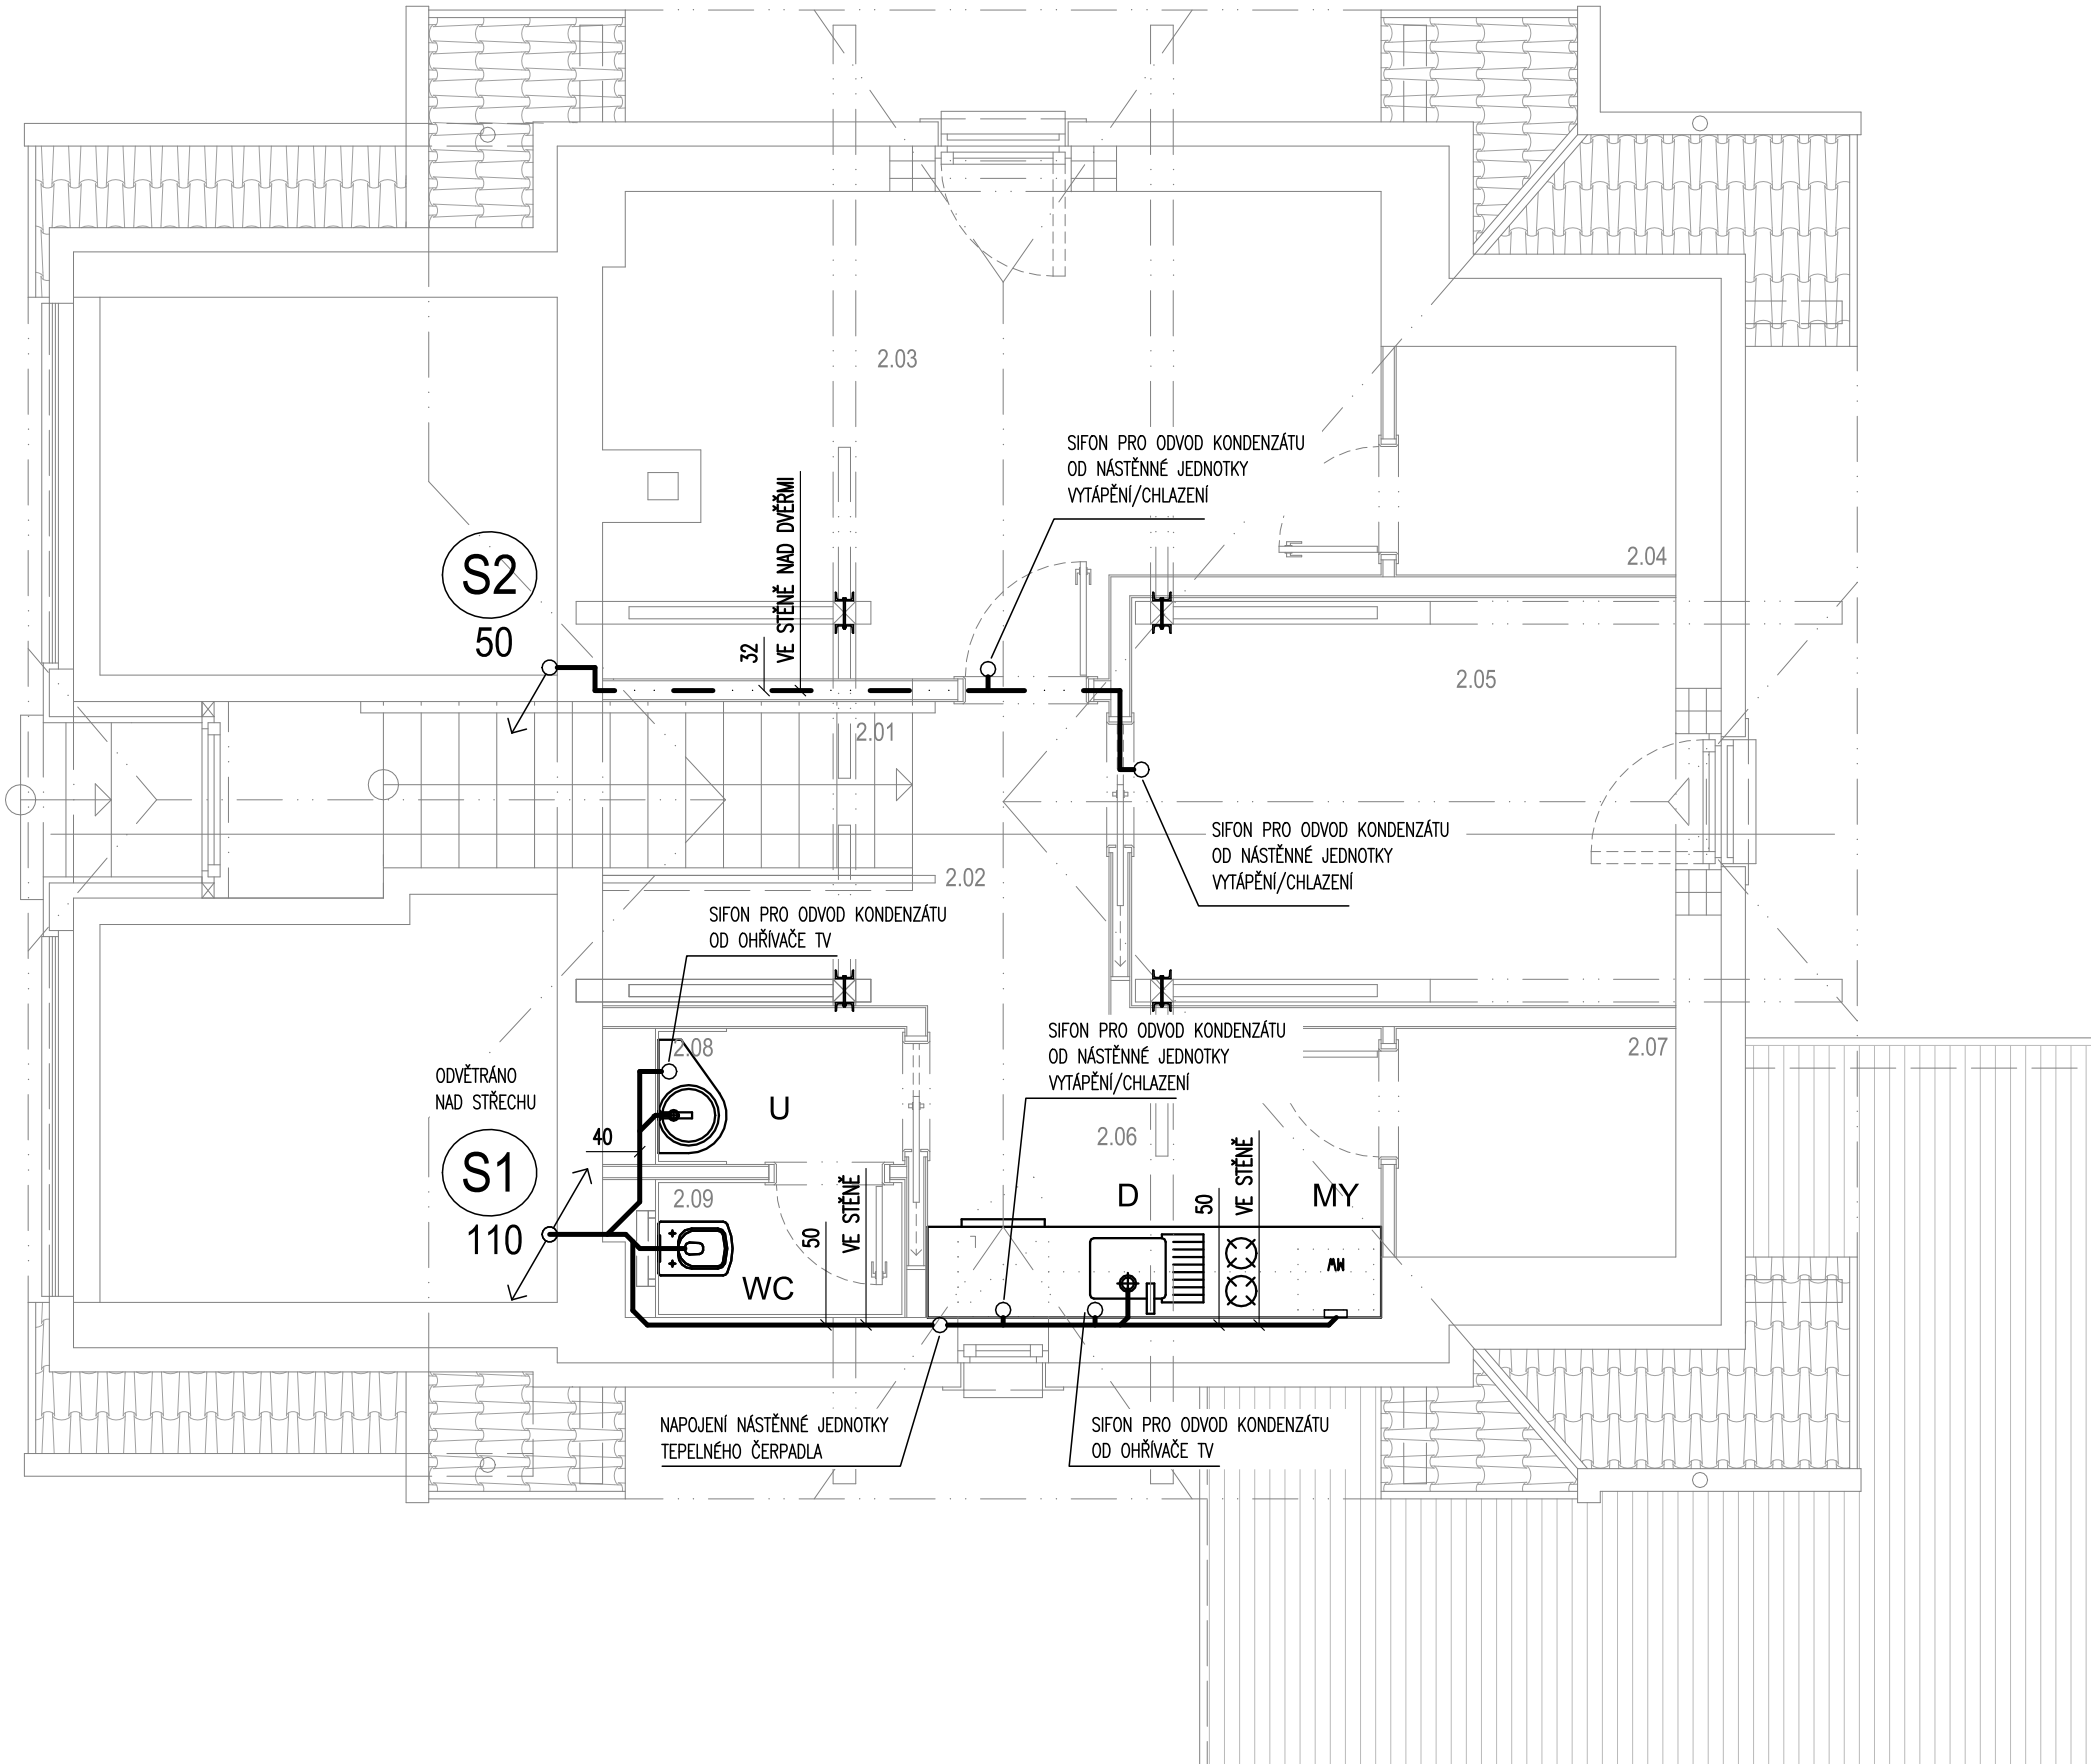


LEGENDA zařizovacích předmětů


U	UMYVADLO KERAMICKÉ ZÁVĚSNÉ, SIFON UMYVADLOVÝ DN 40, BATERIE UMYVADLOVÁ PÁKOVÁ STOJÁNKOVÁ, 2X ROHOVÝ VENTIL S PŘIPOJOVACÍ HADICÍ
WC	ZÁVĚSNÝ KLOZET KERAMICKÝ, MODUL PRO ZÁVĚSNÉ WC PRO ZABUDOVÁNÍ DO SDK VČETNĚ PŘÍSLUŠENSTVÍ (ROHOVÝ VENTIL S PŘIPOJOVACÍ HADICÍ), OVLÁDACÍ TLAČÍTKO, SEDÁTKO
D	DŘEZ, BATERIE DŘEZOVÁ – DODÁVKA GASTRO SIFON DŘEZOVÝ DN 50, 2x ROHOVÝ VENTIL S PŘIPOJOVACÍ HADICÍ



**SVISLÝ ODPAD KANALIZACE SPLAŠKOVÉ**

**PŘIPOJOVACÍ POTRUBÍ (PP-HT)**

**KANALIZAČNÍ POTRUBÍ V PODLAZE**

**KANALIZAČNÍ POTRUBÍ V PODHLEDU**

OZN.	MÍSTNOST	[m²]
2.01	SCHODIŠTĚ	3.85
2.02	HALA, CHODBA	4.18
2.03	KANCELÁŘ	14.92
2.04	ARCHIV	2.80
2.05	ZASEDACÍ MÍSTNOST	9.23
2.06	ČAJOVÁ KUCHYŇKA	5.92
2.07	ARCHIV	2.80
2.08	PŘEDSÍŇ	1.49
2.09	WC	1.51

AKCE:

rekonstrukce provozní budovy bez č.p. a stavební úprava v objektu č.p. 334.

VD Dolní Beřkovice

na p.č.st. 183/4 a st.183/2 k.ú. Dolní Beřkovice [628654], 277 01 Dolní Beřkovice

INVESTOR:

Povodí Labe, státní podnik
Vita Nejedlého 951/8, Slezské Předměstí, 500 03 hradec Králové

ZPRACOVATEL PD:

LFplan s.r.o.
Libušina 897,
413 01 Roudnice nad Labem
+420 725 516 769
fidler@lfplan.cz
www.lfplan.cz
spolupráce: Jan Hána

PŘÍKRES:

STUPEŇ PD:

DOKUMENTACE PRO PROVÁDĚNÍ STAVBY

DATUM:

06 - 2024

ČÁST:

D.1.4.1
ZDRAVOTECHNIKA

MĚŘÍTKO:

1:200

VÝKRES:

KANALIZACE
PŮDORYS PODKROVÍ

VÝKRES Č.:

SO-01
D.1.4.1.04