


PODKROVÍ

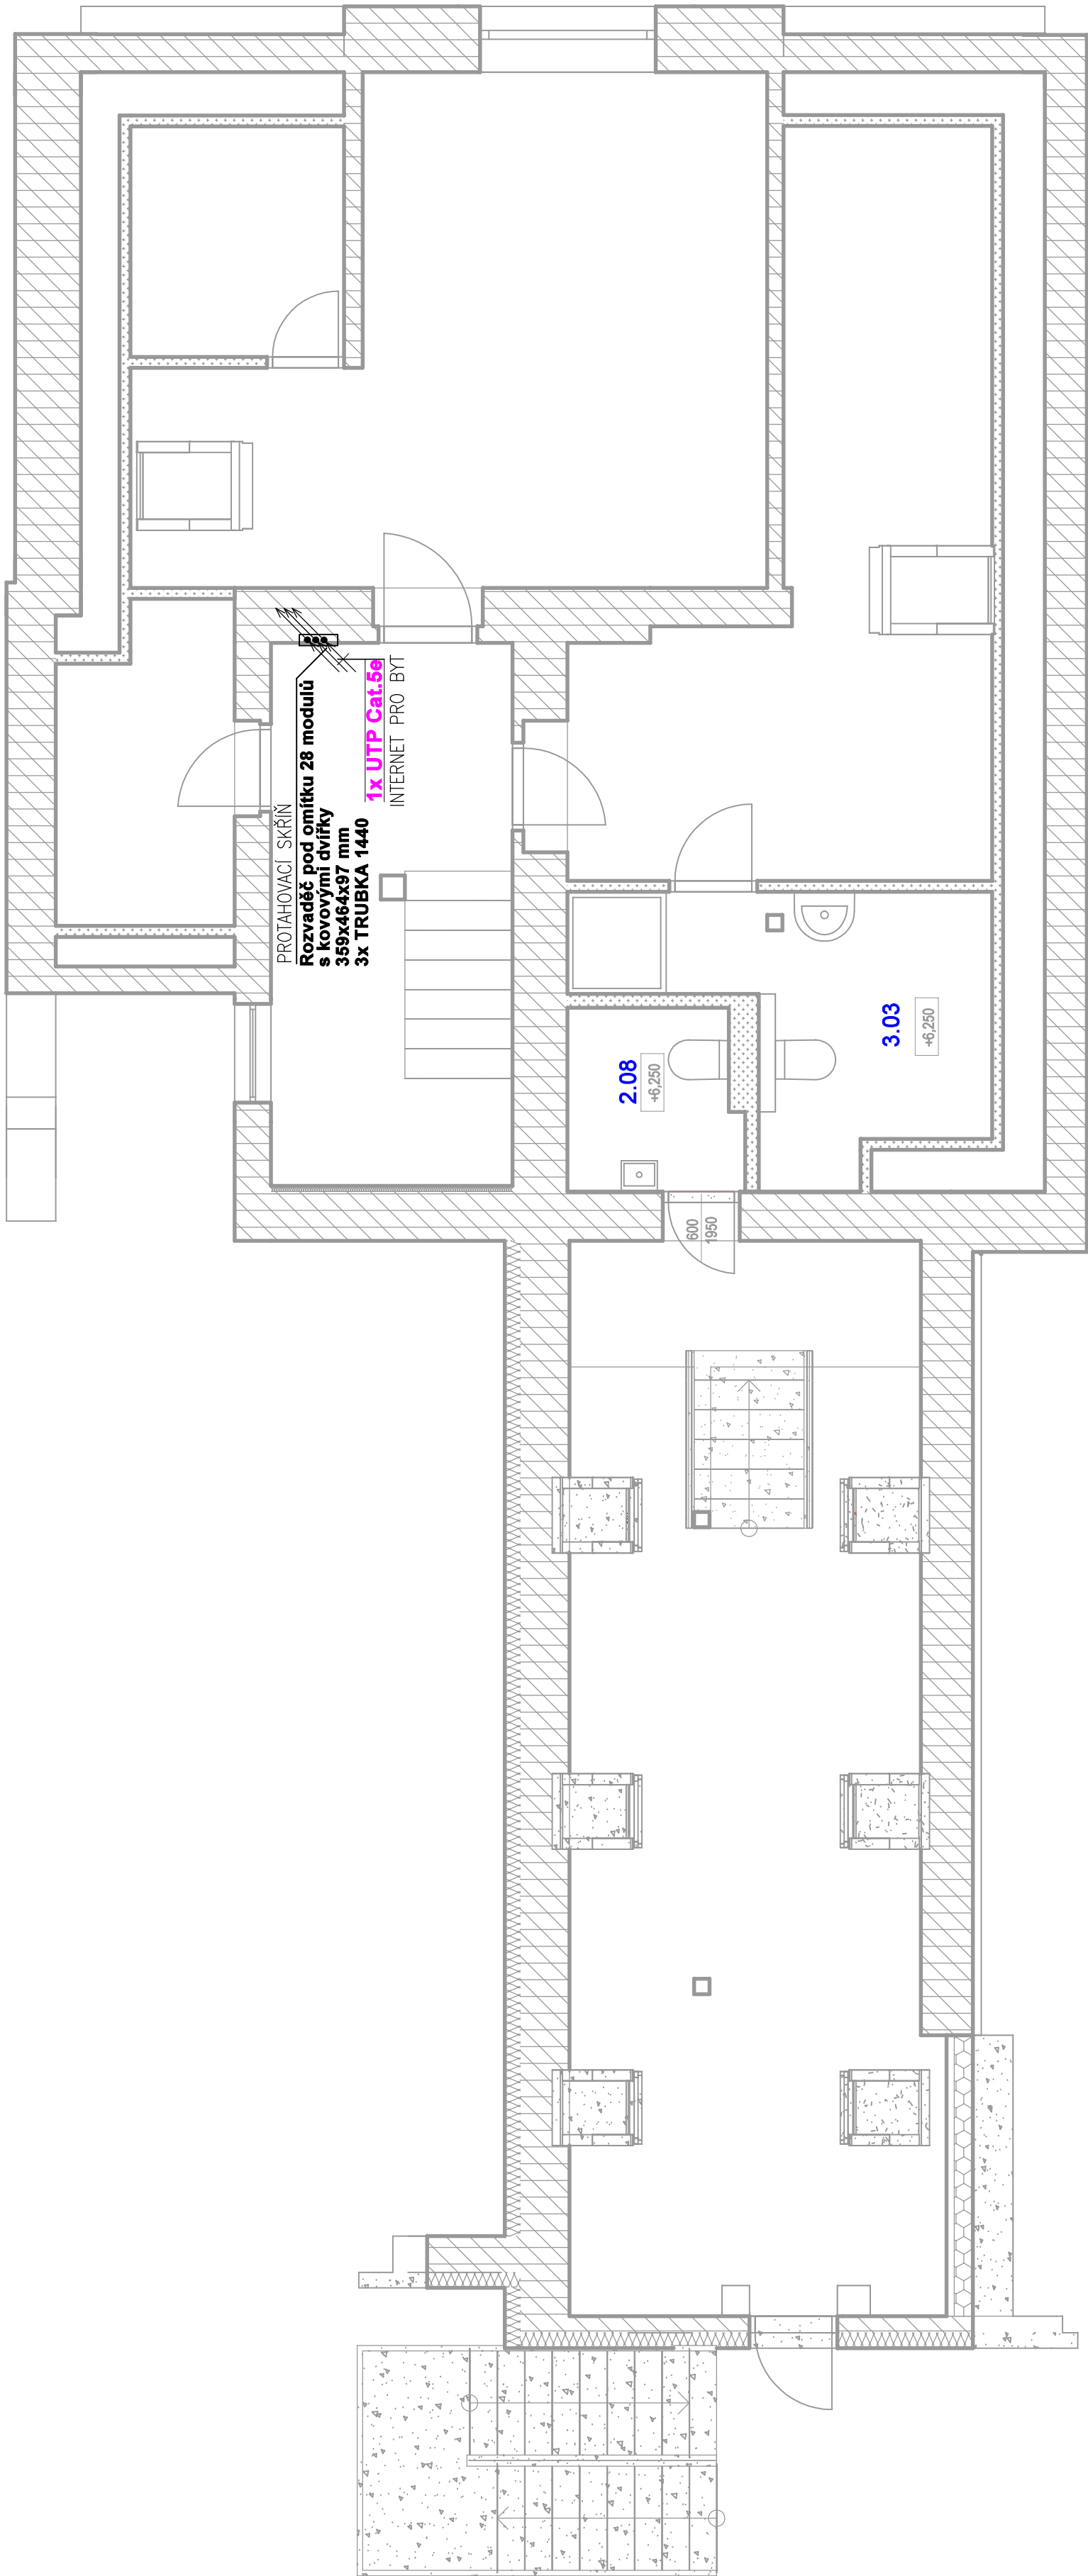

LEGENDA ZNAČEK

- ÚSTŘEDNA PZTS
- OVLÁDACÍ KLÁVESNICE PZTS
- SIGNALIZAČNÍ TABLO
- DETEKTOR PIR
- DUÁLNÍ DETEKTOR PIR / MW
- MAGNETICKÝ KONTAKT
- LINKOVÝ MODUL
- SÍŘENA VNITŘNÍ
- TLAČÍTKO TÍSEŇ
- DETEKTOR PIR STOPNÍ
- OPTICKOKOŮROVÝ HLÁSIČ
- HLÁSIČ RUČNÍ - TLAČÍTKO
- DATOVÁ ZÁSUVKA 2 x RJ45
- DATOVÝ ROZVADEČ 19"
- VENKOVNÍ DVEŘNÍ VIDEO JEDNOTKA
- VNITŘNÍ JEDNOTKA
- NAPÁJECÍ ZDROJ
- ELEKTRICKÝ ZÁMEK
- WIFI ROUTER

ZNAČENÍ ELEKTROINSTALAČNÍCH TRUBEK:


- 1423 - OHEBNÁ TRUBKA Z PVC TYP MONOFLEX 1423/1
- 1432 - OHEBNÁ TRUBKA Z PVC TYP MONOFLEX 1432/1
- 1440 - OHEBNÁ TRUBKA Z PVC TYP MONOFLEX 1440/1

LEGENDA ČAR:


- ROZVODY STRUKTUROVANÉ KABELÁŽE
- ROZVODY DOMÁCÍ TELEFON
- ROZVODY SYSTÉMU PZTS
- ROZVODY SYSTÉMU MULTIMEDIA
- ROZVODY SYSTÉMU TV
- VENKOVNÍ ROZVODY SLABOPROUDU

LEGENDA KABELOVÝCH TRAS:

- KABELOVÉ ROZVODY POD OMÍTKOU
- KABELOVÉ ROZVODY V PODHLEDU
- KABELOVÉ ROZVODY V PODLAŽE
- KABELOVÉ ROZVODY POD PODLAHOU
- TRASA VE ŽLABU, LIŠTĚ
- TRASA V ELEKTROINSTA. TRUBCE
- VÝŠKOVÝ PŘECHOD KABELOVÉ TRASY
- VÝŠKOVÝ PŘECHOD KABELOVÉ TRASY
- STOUPNUTÍ VEDENÍ PRŮBĚŽNĚ
- KLEŠNUTÍ VEDENÍ PRŮBĚŽNĚ
- PROTIPŮŽARNÍ UCPÁVKA

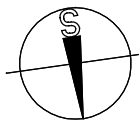

Souřadnicový systém JTSK
Výškový systém B.p.v. ±0,000 -±00,000 m n.n. (Př -mvešební značka na rhu BD = 174,07)
Projektant si vyhrazuje právo doplňovat, přepínat, posuzovat
projekt na základě nových požadavků zákazníka během provádění práce.

Výpracoval Pavel Čada	Zodp. projektant Pavel Bartoň	Technická kontrola	 PROSTAV s.r.o. Na Kopeč 316, 530 02 Mladá Boleslav IČ: 288 10 180, DIČ: CZ 288 10 180 tel: 778 852 381, beseda@pb.cz, www.pb.cz
Kreslil Pavel Čada			
Investor Povodí Labe, státní podnik, Váta Nejedlého 95/18, Slezské Předměstí, 500 03 Hradec Králové			formát 840x420
Alta			datum 07/2024
VD Seč, rekonstrukce domu hrázného, č. 229230001			účel DPS
Seč 166, 538 07 Seč, k.ú. Seč, parc. č. 205			parc.
Období výřezu Půdorys podkroví		stav. objekt S0 01	
		Měřítko 1 : 50	Č. výřezu D.2.6.7.