


VZOROVÝ VÝKRES DILATACE – M 1:25

PŮDORYS:

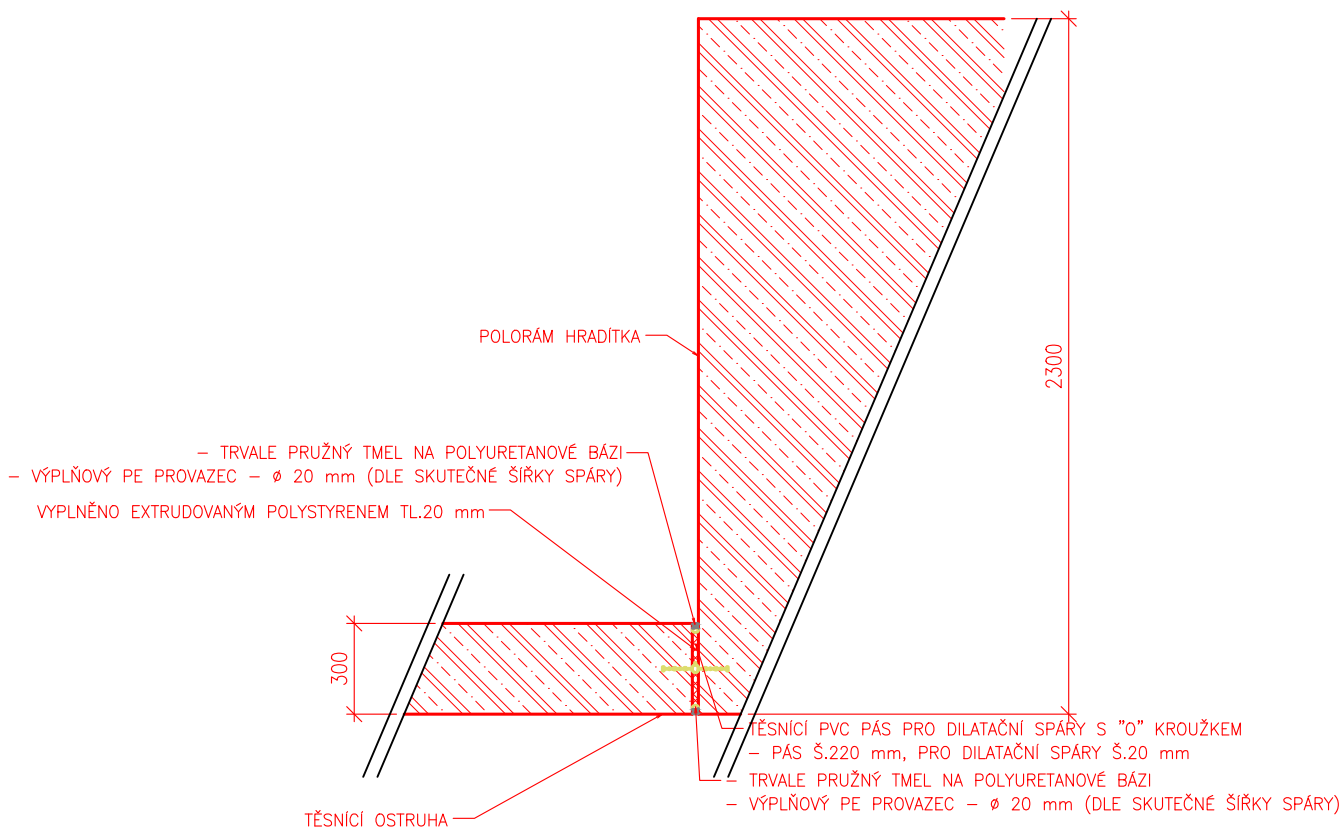

SO 01 - HRADÍTKA - STAVEBNÍ ČÁST

SOUŘADNÝ SYSTÉM: JTSK
VÝŠKOVÝ SYSTÉM: B.p.v.

HLAV.INŽENÝR	ZODPOVĚD.PROJEKTANT	VYPRACOVAL	KRESLIL	KONTROLOVAL	P.DĚTÁK ZAHORČICE 54 BORŠOV NAD VLTAVOU 370 01 tel.723 998 713	
PETR DĚTÁK	PETR DĚTÁK	JIŘÍ JANDA	JIŘÍ JANDA	PETR DĚTÁK		
OBJEDNATEL POVOĐÍ VLTAVY, státní podnik					ZAK.Č. 112/2022	
KRAJ JIHOČESKÝ		OBEC SKÁLY			ARCH. Č. 112	
AKCE DVT SKALSKÝ POTOK, Ř.KM 1,9 - 2,6 SKÁLY - REKONSTRUKCE HRADÍTEK					FORMÁT A4	KOPIE
					DATUM 11/2023	
					STUPEŇ DPS	
					MĚŘÍTKO 1:25	
OBSAH VZOROVÝ VÝKRES DILATACE					VÝKR. Č. 7.	ČÁST D.