


Měřítko 1 : 500

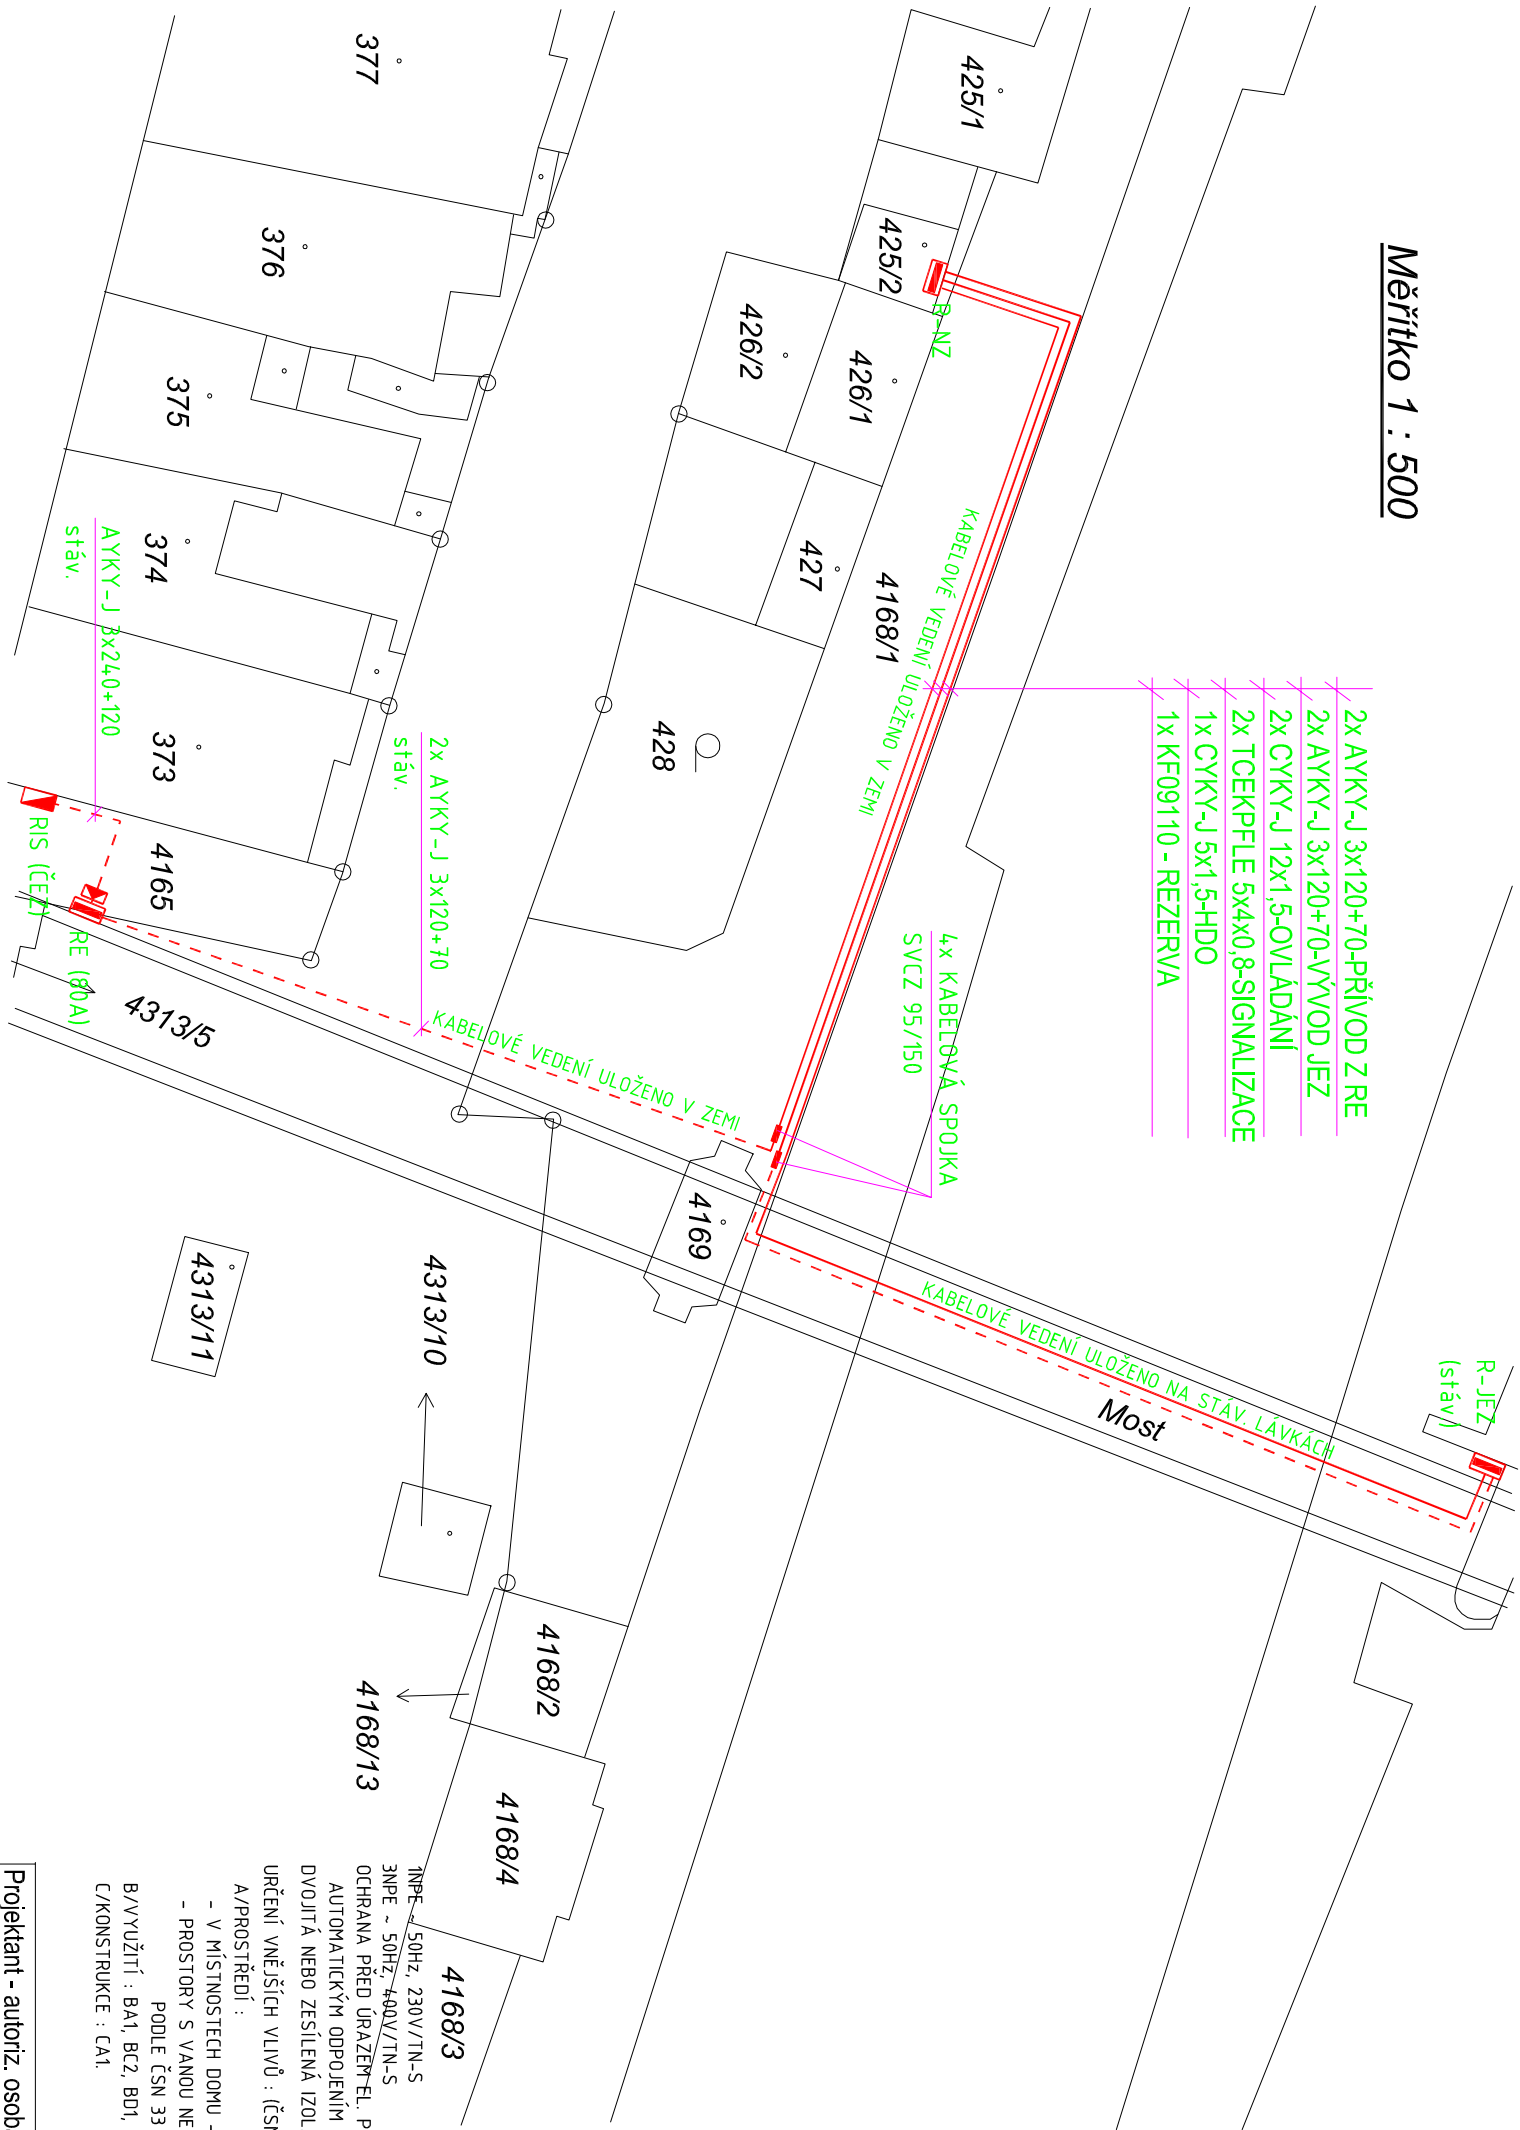

INPE - 50Hz, 230V/TN-S  
3NPE - 50Hz, 400V/TN-S  
OCHRANA PŘED ÚRAZEM EL. PROUDEM: (ČSN 33 2000-4-41 ed.2)  
AUTOMATICKÝM ODPOJENÍM OD ZDROJE V SÍTÍ TN-S ČL. 4.11,  
DVOJITÁ NEBO ZESÍLENÁ IZOLACE ČL. 4.12  
URČENÍ VNĚJŠÍCH Vlivů : (ČSN 33 03 00-3 ČÁST 5.1)  
A/PROSTŘEDÍ :  
- V MÍSTNOSTECH DOMU - PROSTORY NORMÁLNÍ,  
- PROSTORY S VANOU NEBO SPRCHOU - ZÓNÝ 0 AŽ 3  
PODLE ČSN 33 2000-7-701  
B/VYUŽITÍ : BA1, BC2, BD1, BE1  
C/KONSTRUKCE : CA1

Projektant - autoriz. osoba:		Vpracoval:	
Miroslav Kvintus		Štěpán Tintěra	
Stavebník:		Povodí Labe, s.p., Vřta Nejedlého 951, Hradec Králové 4	
Akce:		VD ROUDNICE n.L., NÁHRADNÍ ZDROJ ELEKTRICKÉ ENERGIE PRO JEZ k.ú. Roudnice n.L., č.par. 425/1 425/2	
Příloha:		D.1.4.1 - EL - SITUACE NN	
Č. výt.:		Čís. výřezu:	
3		3	

**ŠINELT**  
s.r.o.

ELEKTRICKÁ ZAŘÍZENÍ

Kračchovy 280, 47301 Roudnice n.L.

Tel. 416 833029, 41682801-7

E-mail: [sine@shinelt.cz](mailto:sine@shinelt.cz)

[www.shinelt.cz](http://www.shinelt.cz)

Druh dok.	Pro stavební povolení
Číslo zak.	130912
Formát	2x44
Datum:	11/2013
Projesee:	elektro
Měřítko:	1 : 500