

LEGENDA STAVEBNÍCH OBJEKTŮ

- SO 01 ÚPRAVY TOKU
SO 02 REKONSTRUKCE LÁVEK, MOSTKŮ
SO 02.1 LÁVKA KM 0.670
SO 02.2 MOSTEK KM 1.051
SO 02.3 LÁVKA KM 1.109
SO 02.4 LÁVKA KM 1.235
SO 02.5 LÁVKA KM 1.593
SO 03 KOMUNIKACE
SO 04 DEMOLICE A PŘÍPRAVA ÚZEMÍ
IO 01 KANALIZACE DEŠŤOVÁ, SPLAŠKOVÁ
IO 02 PŘELOŽKY VODOVODU
IO 03 PŘELOŽKA STL PLYNOVODU
IO 04 PŘELOŽKA VEDENÍ VN
IO 05 PŘELOŽKA VEDENÍ NN
IO 06 PŘELOŽKY SDĚLOVACÍHO VEDENÍ
IO 07 PŘELOŽKA VEDENÍ VO

LEGENDA – NOVÝ STAV

- NOVÝ STAV – ZDI, HRÁZE
NOVÝ STAV – KOMUNIKACE, CHODNÍKY
KOMUNIKACE NAVRŽENÉ V PROJEKTU "II/150 POLIČNÁ – VAL. MEZIRŘÍČÍ"
DEŠŤOVÁ KANALIZACE
PŘELOŽKA VN
PŘELOŽKY VO A NN
PŘELOŽKA VODOVODU
PŘELOŽKA PLYNOVODU
PŘELOŽKA SDĚLOVACÍHO KABELU

LEGENDA STÁVAJÍCÍCH SÍTÍ:

- VODOVOD
KANALIZACE BEZ ROZLIŠENÍ DRUHŮ
KANALIZACE JEDNOTNÁ
DEŠŤOVÁ KANALIZACE
SPLAŠKOVÁ KANALIZACE
STL PLYNOVOD
NN NADZEMNÍ
NN PODZEMNÍ
VN NADZEMNÍ
SDĚLOVACÍ KABEL – NADZEMNÍ
SDĚLOVACÍ VEDENÍ – PODZEMNÍ


LEGENDA PLOCH

- VRCHOL HRÁZE, ROZŠÍŘENÍ DNA
NÁSYP HRÁZE, SVAH
PRACOVNÍ PRUH
OPĚRNÁ ZĚď
NAVÝŠENÍ STÁVAJÍCÍ OPĚRNÉ ZDI
KOMUNIKACE – ŽIVOTNÝ POVRCH
CHODNÍK – ZÁMKOVÁ DLAŽBA

LEGENDA KATASTRU A ZAMĚŘENÍ

- HRANICE PARCEL DLE KATASTRU NEMOVITOSTÍ
VNITŘNÍ KRESBA PARCELY
HRANICE PARCEL DLE PŮVODNÍHO KATASTRU
GEODETICKÉ ZAMĚŘENÍ

KLAD SITUACÍ

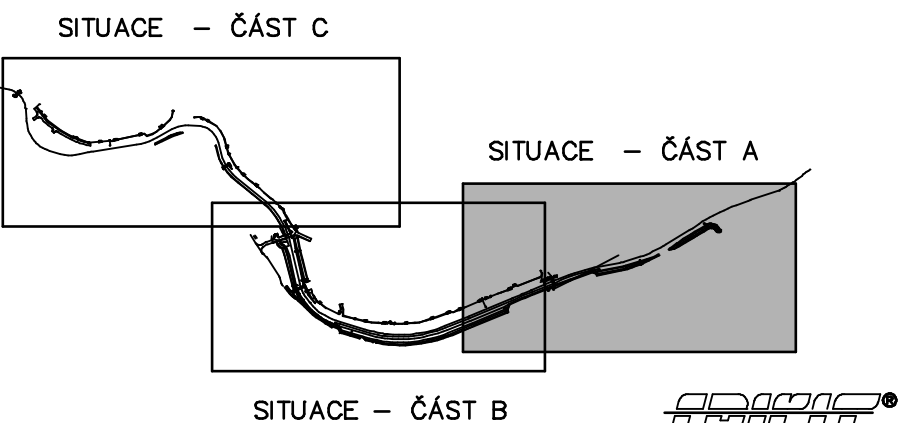

Souřadnicový systém JTSK, výškový systém Balt po vyrovnání

Tato dokumentace včetně všech příloh (s výjimkou dat poskytnutých objednatelem) je duševním vlastnictvím společnosti CAD-PRO spol. s r.o. Oprávnění pro použití této dokumentace náleží pouze objednateli a to pouze v rozsahu vyplývajícím z uzavřeného smluvního vztahu. Jiné osoby (jak fyzické, tak právnické) nejsou bez předchozího písemného souhlasu objednatele a zpracovatele projektové dokumentace oprávněny tuto dokumentaci, ani její část jakkoli využívat, kopírovat, ani jiným způsobem rozmnožovat, nebo zpřístupnit dalším osobám. DOKUMENTACE PODLEHÁ AUTORSKÉMU ZÁKONU č. 121/2000 Sb. VE ZNĚNÍ POZDEJŠÍCH PŘEDPISŮ BE VŠEMI DŮSLEDKY Z TOHO VYPLÝVAJÍCÍMI!

Kreslil: Ing. Luděk ONDERKA	Zodpovědný projektant: Ing. Pavel VANDUCH	Vedoucí projekce: Aleš PUPIK	CAD-PRO, spol. s r.o. Hlavní sídlo: 757 01 VALAŠSKÉ MEZIRŘÍČÍ Číslo účtu: 2530/0000000000 TEL: +420 571 879 111 FAX: +420 571 879 140 e-mail: cad@cad-pro.cz http://www.cad-pro.cz
Objednatel: Město Valašské Meziříčí, Náměstí 7, 757 01 Valašské Meziříčí			
Název projektu: PROTIPOVODNÉ OPATŘENÍ, LOUČKA VE VALAŠSKÉM MEZIRŘÍČÍ - POLIČNÉ, Č.h.p. 4-11-02-002			Formát: 10x A4
Část: D - VÝKRESOVÁ ČÁST			Měřítko: 1:500
Název výkresu: KOORDINAČNÍ SITUACE - ČÁST A			Datum: 10/2011
			Stupeň: DÚR_a
			Zak.čís. 2009 001
			Číslo výkresu: - D / 3_b