

LEGENDA NAVRHOVANÝCH INŽENÝRSKÝCH SÍTÍ:

- KANALIZACE SPLAŠKOVÁ
- KANALIZACE DEŠŤOVÁ
- VODOVOD PITNÝ
- NTL PLYNOVODNÍ PŘÍPOJKA – DOMOVNÍ
- NTL PLYNOVODNÍ PŘÍPOJKA
- STL PLYNOVODNÍ PŘÍPOJKA
- AREÁLOVÝ ROZVOD NN


POZOR! ZANESENÁ POLOHA ING. SÍTÍ JE POUZE ORIENTAČNÍ,  
PŘED STAVBOU NUTNO VYTÝČIT

LEGENDA :

- STÁVAJÍCÍ STAV
- NOVÉ OBJEKTY
- NOVÉ KONSTRUKCE
- BOURACÍ PRÁCE, KÁČENÍ

LEGENDA - KATASTR:

- HRANICE POZEMKŮ (DLE KATASTRÁLNÍ MAPY)
- PARCELNÍ ČÍSLO – (DLE KATASTRÁLNÍ MAPY)

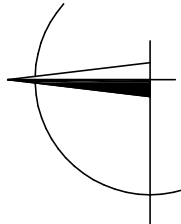

D.2.2 Přípojka plynu

Generální projektant:



PRODIH o.s.  
Jiráskova 169  
530 02 Pardubice

www.prodin.cz  
DIČ: CZ25292161  
IČO: 25292164

Souřadnicový systém S-JTSK, Výškový systém Bpv

Vypracoval: ing. P. Zahradník	Zodp. projektant: ing. Pavel Zahradník	Kontroloval: ing. Pavel Zahradník
Kraj: Pardubický	Traťový úsek/Obec: Kladruby nad Labem	
Investor: Národní třetčin Kladruby nad Labem, s.p.o.		
Akce:		


Formát: 3x44
Datum: 07/2016
Díl: DPS
Č. zakázky: 3110-16-091
Změna: Č. kopie
Měřítko:
1:250

PROVOZNĚ STRAVOVACÍ OBJEKT

– DOKUMENTACE PRO PROVEDENÍ STAVBY

INŽENÝRSKÉ OBJEKTY

Obsah výkresu: Část dokumentace	Č. výkresu: 02
SITUACE	

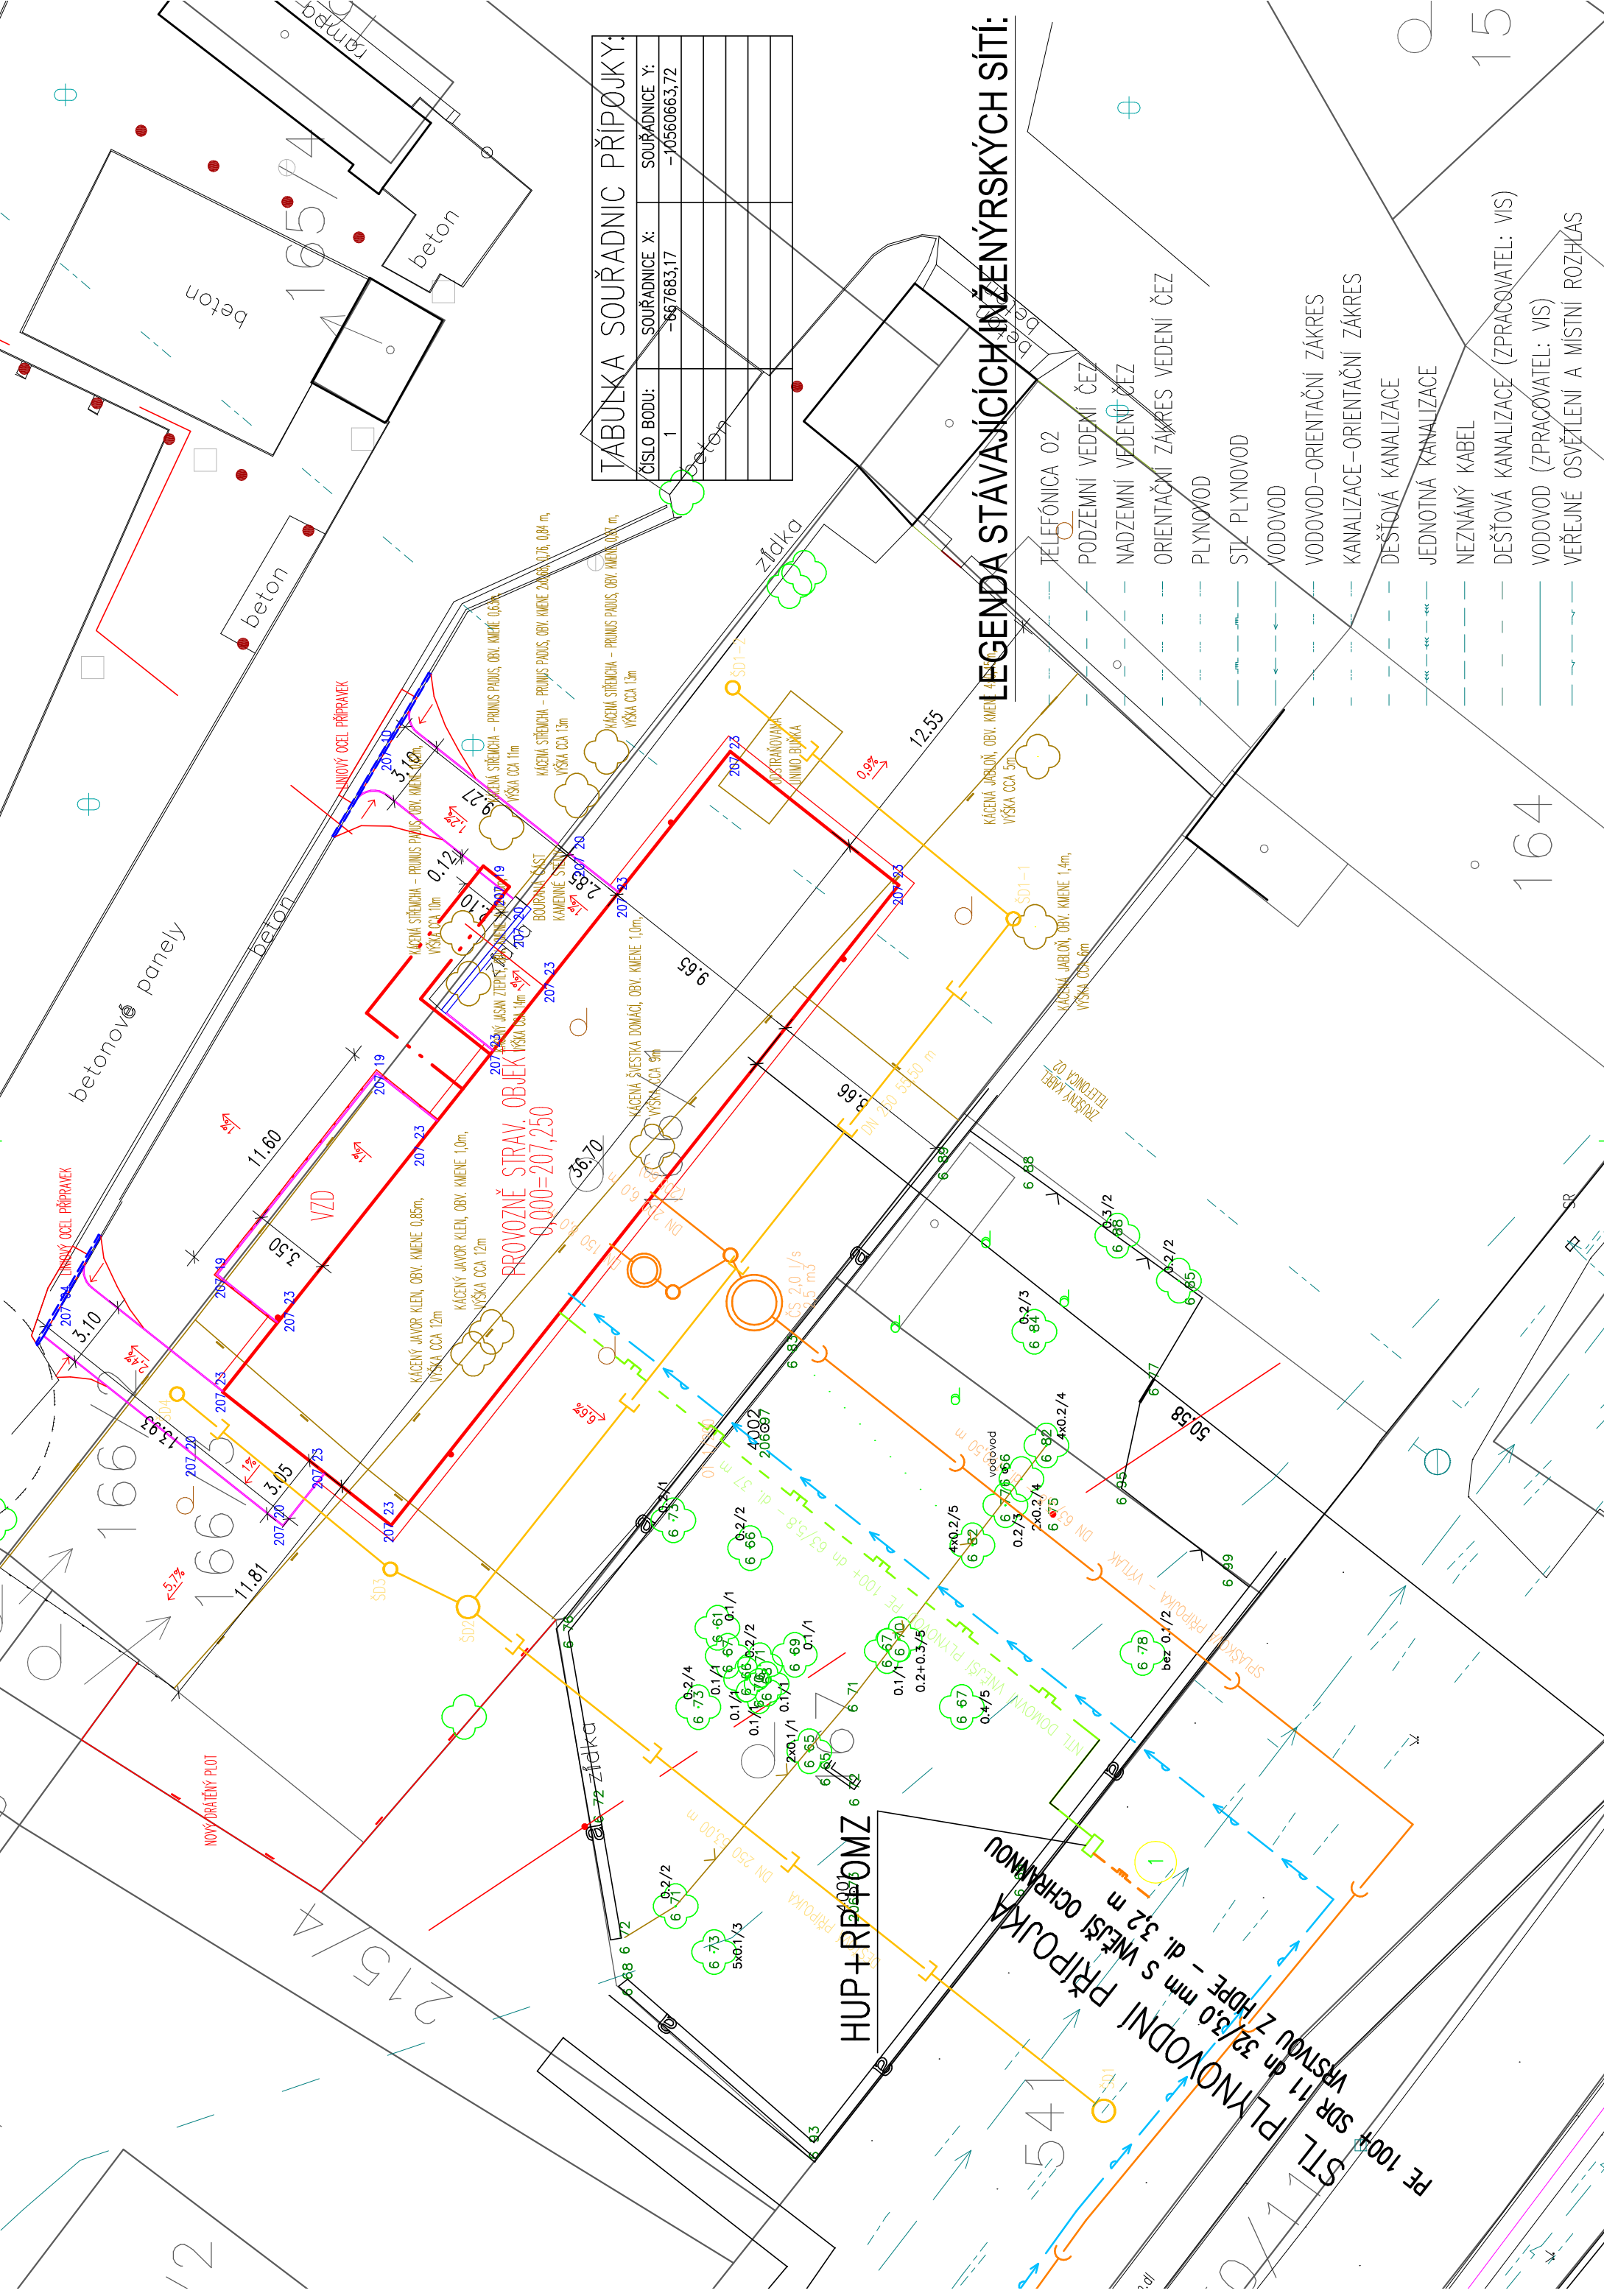

LEGENDA STÁVAJÍCÍCH INŽENÝRSKÝCH SÍTÍ:

- TELEFONICA 02
- PODZEMNÍ VEDENÍ ČEZ
- NADZEMNÍ VEDENÍ ČEZ
- ORIENTAČNÍ ZÁKRES VEDENÍ ČEZ
- PLYNOVOD
- STL PLYNOVOD
- VODOVOD
- VODOVOD-ORIENTAČNÍ ZÁKRES
- KANALIZACE-ORIENTAČNÍ ZÁKRES
- DEŠŤOVÁ KANALIZACE
- JEDNOTNÁ KANALIZACE
- NEZNAMÝ KABEL
- DEŠŤOVÁ KANALIZACE (ZPRACOVATEL: VIS)
- VODOVOD (ZPRACOVATEL: VIS)
- VEŘEJNÉ OSVĚTLENÍ A MÍSTNÍ ROZVĚSKA