


ŘEZ B - B´

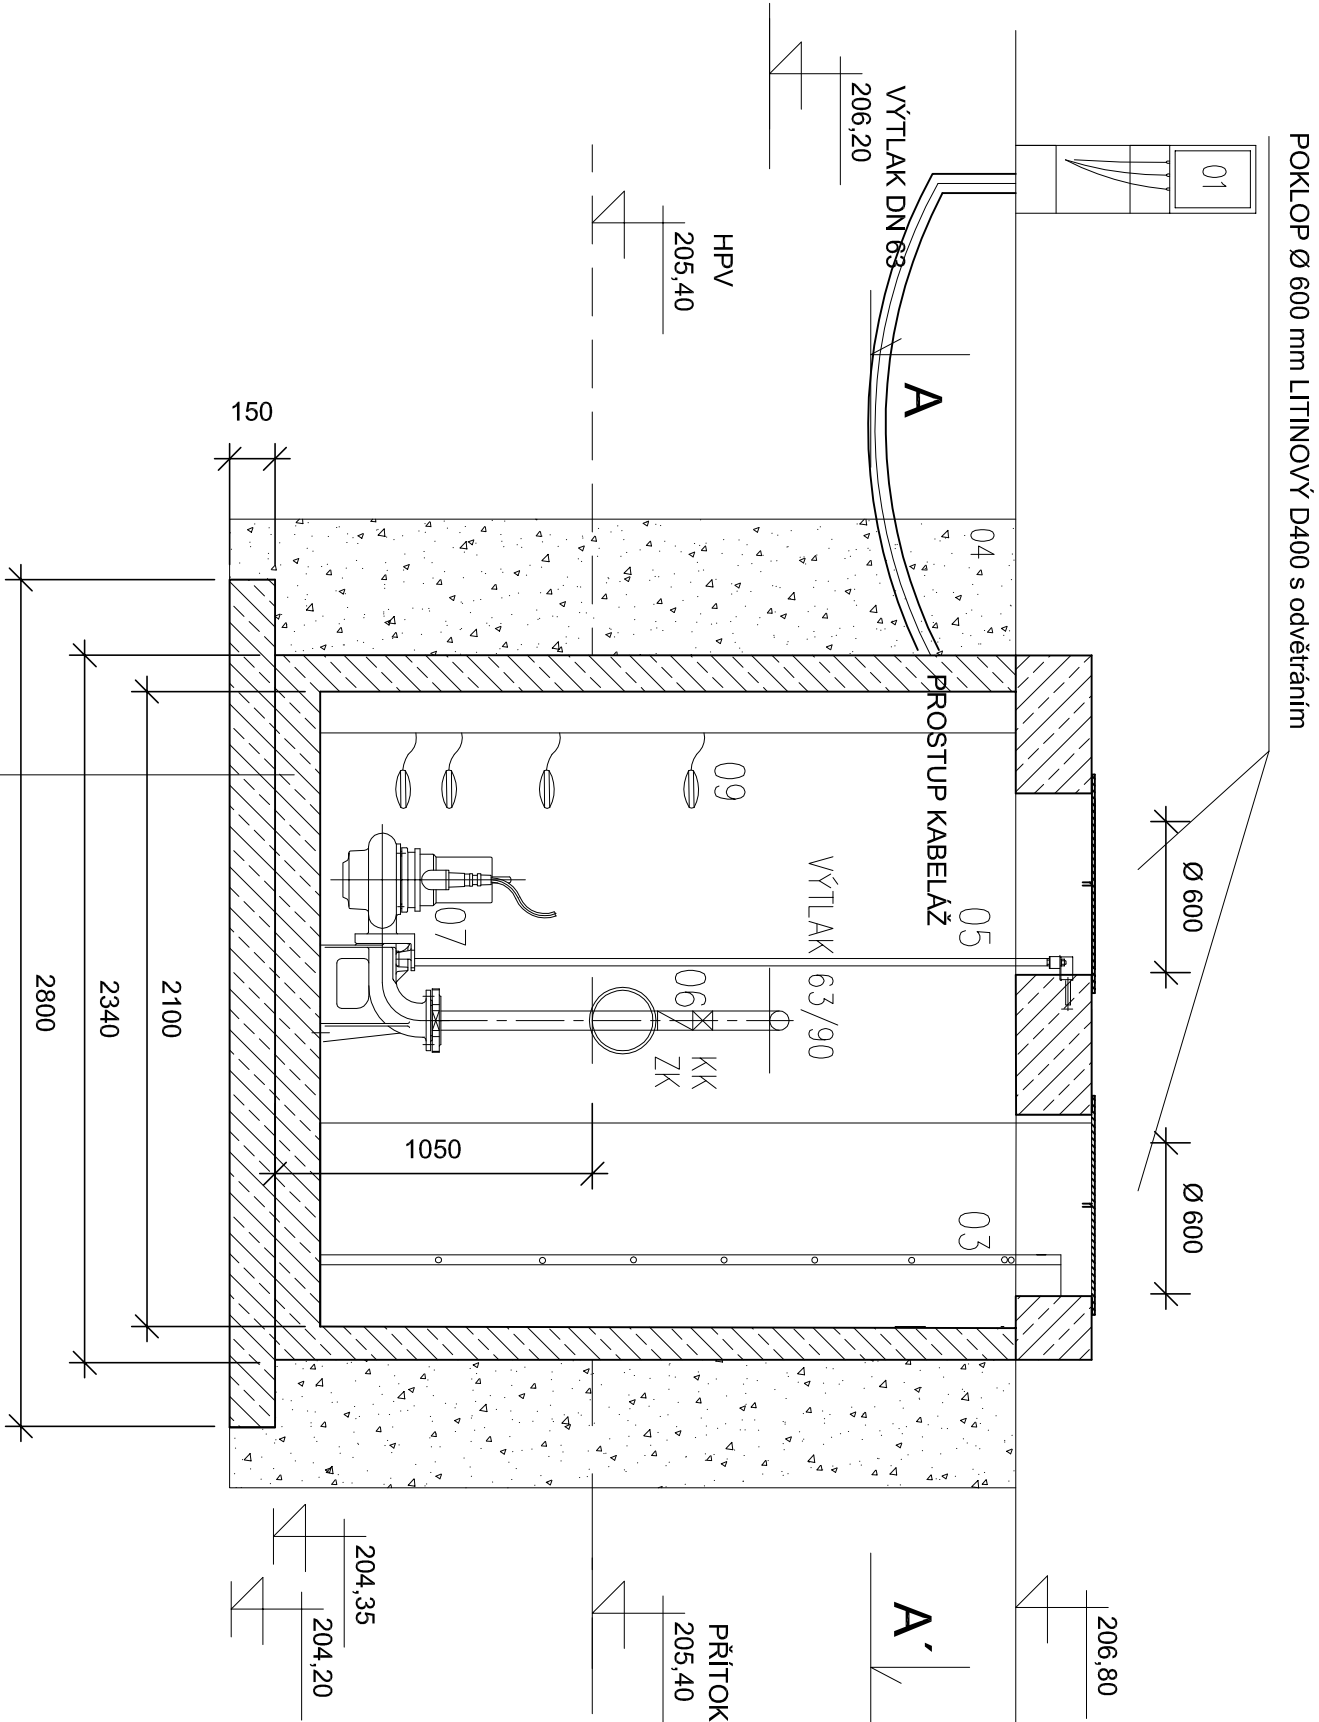


LEGENDA:

- 01 OVLÁDACÍ ROZVADĚČ
- 03 ŽEBŘÍK NEREZ
- 04 KABELOVÁ CHRÁNIČKA
- 05 VODICÍ TYČE
- 06 ZPĚTNÁ KLAPKA+UZAVÍRACÍ ŠOUPĚ
- 07 ČERPADLO HCP 32GF21
- 09 PLOVÁKOVÁ SESTAVA

- ŽB prefabrikovaná jámka BN 9
- Podkladní beton C12/15, tl. 150mm
- Štěrkopískový podsyp tl. 100mm

PŮDORYSNÝ ŘEZ A - A´

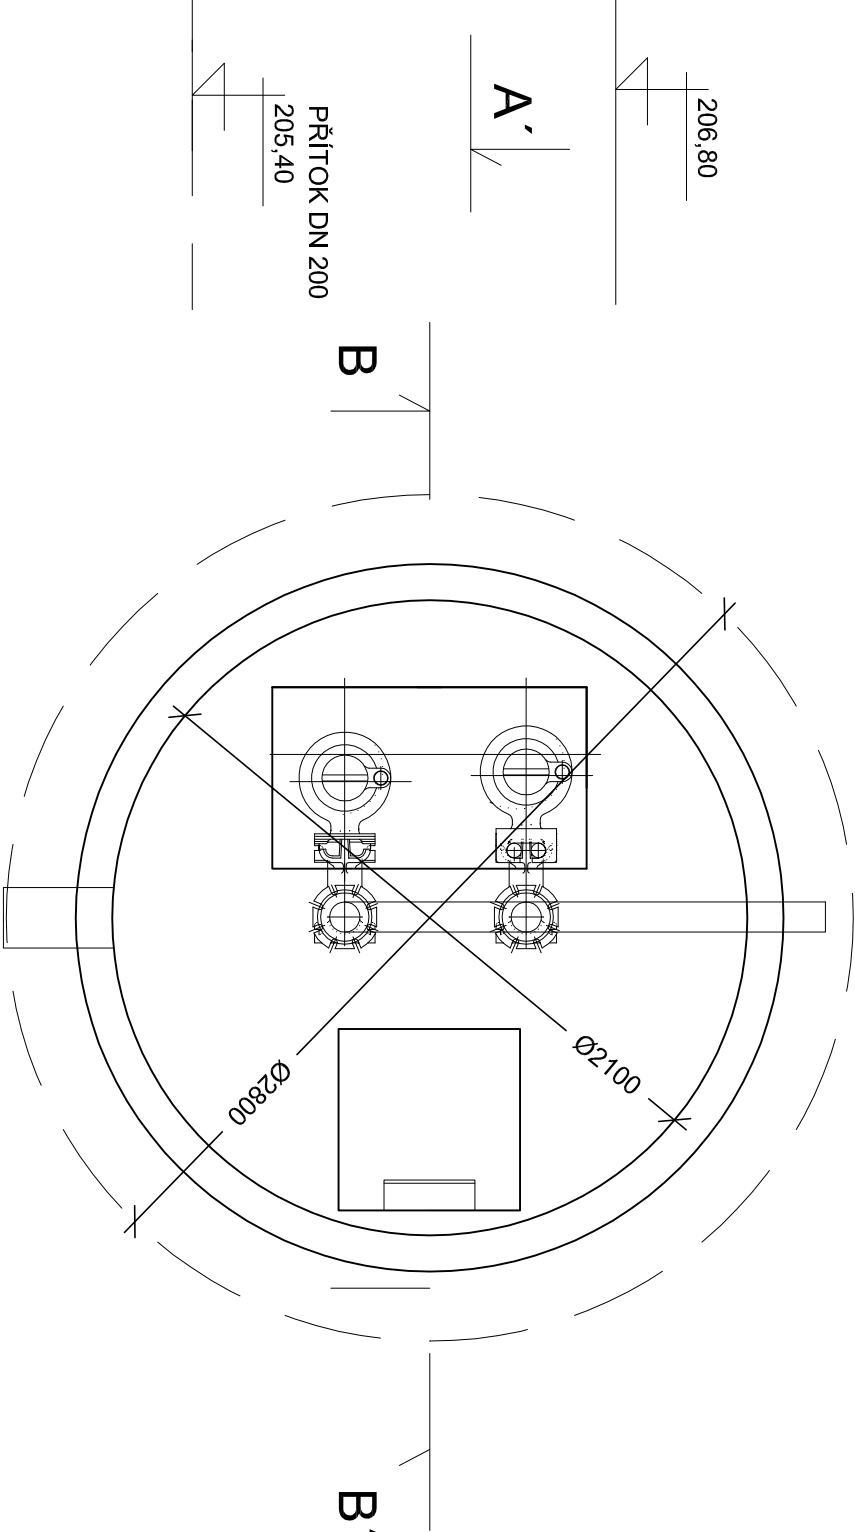

10 D.2.4. PŘÍPOJKA SPLAŠKOVÉ KANALIZACE

Generální projektant:



PRODIN A.S.
JIRÁSKOVA 169
530 02 PARDUBICE
DIČ: CZ25292161
IČO: 25292161
www.prodin.cz

Zpracovatel dílčí části dokumentace:

Souřadnicový systém S-JTSK, Výškový systém Bpv

Vypracoval: ing. Josef Javůrek		Zodp. projektant: ing. Josef Javůrek		Kontroloval: ing. Josef Javůrek	
Kraj: Pardubický		Traťový úsek/Obec: Kladruby nad Labem			
Investor Národní hřebčín Kladruby nad Labem, s.p.o.					
Akce: PROVOZNĚ STRAVOVACÍ OBJEKT - DOKUMENTACE PRO PROVEDENÍ STAVBY					
Obsah výkresu: 10 D.2.4. PŘÍPOJKA SPLAŠKOVÉ KANALIZACE					
OSAZENÍ ČERPAČÍ STANICE					
Ing. Josef Javůrek stavby na ochranu a tvorbu životního prostředí vodní hospodářství Hřibec Kdoňě Jičín 870 Tel.: 495 407 528					
Formát -					
Datum 09/2016					
Účel DPS					
Č. zakázky 3110-16-091					
Změna					Č. kopie
Měřítko 1:50					
Část dokumentace					Č. výkresu
D.2.4.					.06.