


ŠACHTA Š100

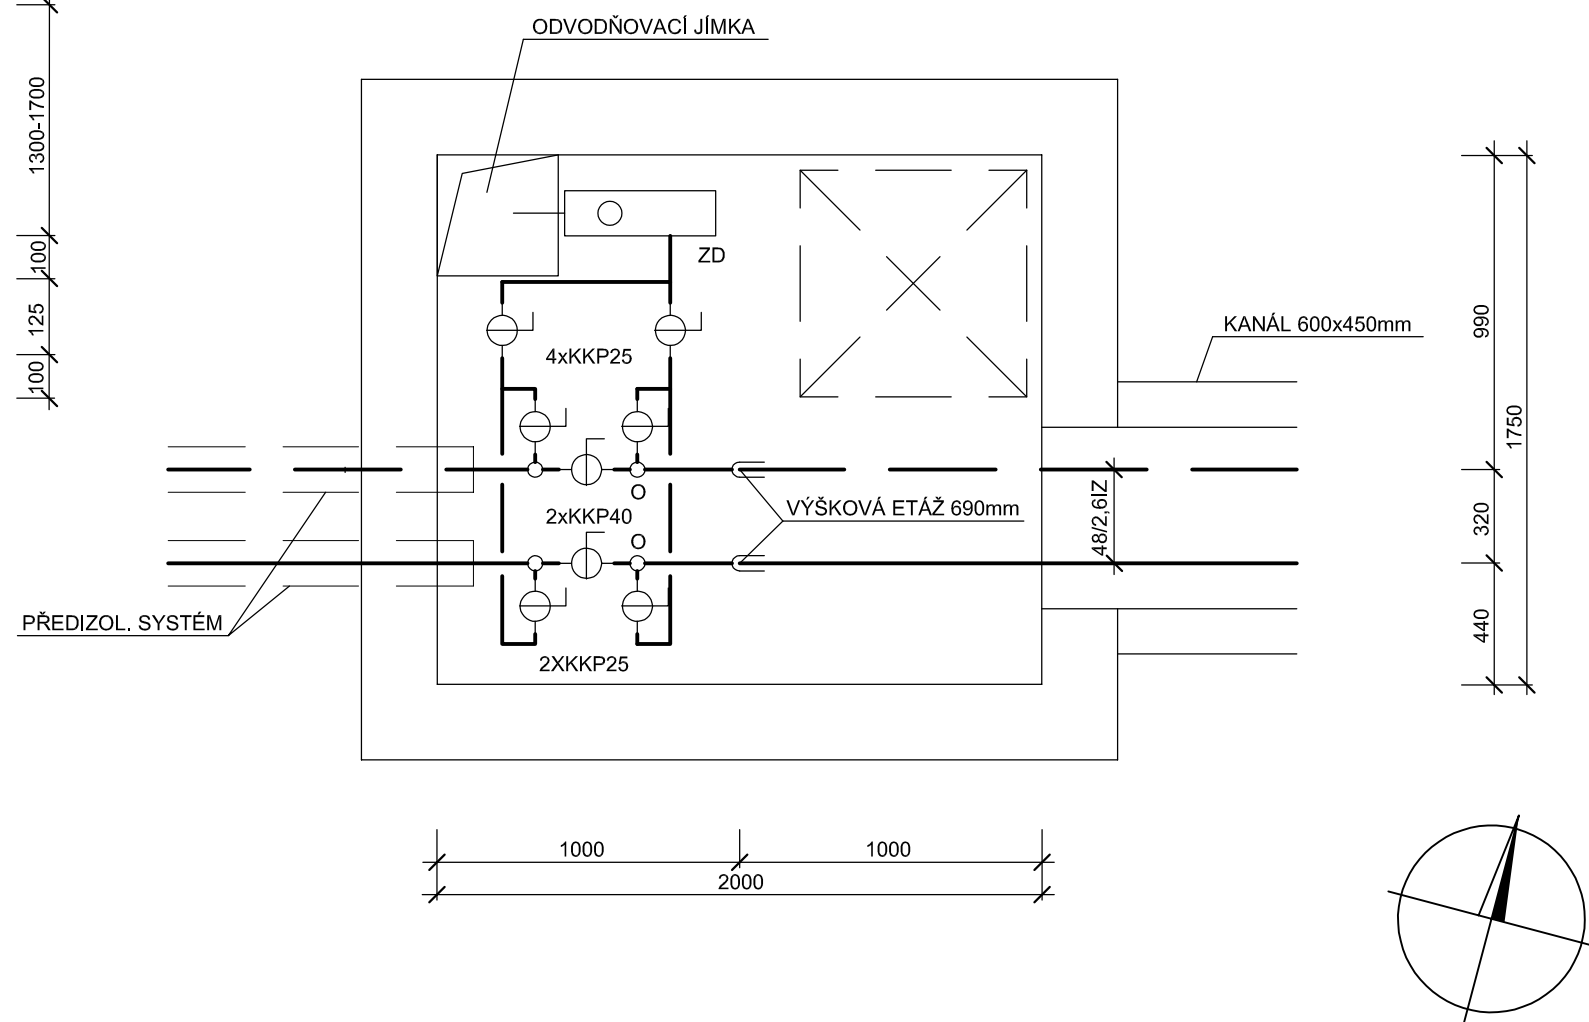

| | | | | | |
|-------------------------|---|----------|---|-----------------------|-----------------------------|
| projekt | DEPOZITÁRNĚ - EXPOZIČNÍ OBJEKT NZM V OSTRAVĚ- PŘÍPOJKY INŽENÝRSKÝCH SÍTÍ A PŘELOŽKA ROZVODU PLYNU | | | | číslo zakázky PRJO160006 |
| stupeň projektu | Dokumentace pro územní souhlas | | | | |
| stavebník | NÁRODNÍ ZEMĚDĚLSKÉ MUZEUM, s.p.o.,Kostelní 1300/44, 17000 Praha 7 | | | | |
| místo stavby | Ostrava - Vítkovice, ulice Vítkovická- DOV | | | | |
| zpracovatel projektu | VÍTKOVICE a.s 0.46.00 příprava a realizace projektů Ruská 2887/101 70602 Ostrava-Vítkovice | | TERMIA K+Š s.r.o. 28. října 168 70900 Ostrava | | autorizace |
| | HIP | | Ing. Milan Šraml | | |
| | architekt | | Ing. Arch. Josef Pleskot - AP atelier | | |
| část projektu | D3- Přípojka horkovodu | | | | datum 06/2016 |
| název výkresu | TRUBNÍ SITUACE, DETAILS | | | | měřítko 1:250 |
| | | | | | č. kopie |
| vypracoval | Radlm Šelong | schválil | Josef Kudělka | číslo výkresu D3.1 | revize 0 |
| revize | popis úprav | | | | datum |
| 1 | | | | | |
| 2 | | | | | |