










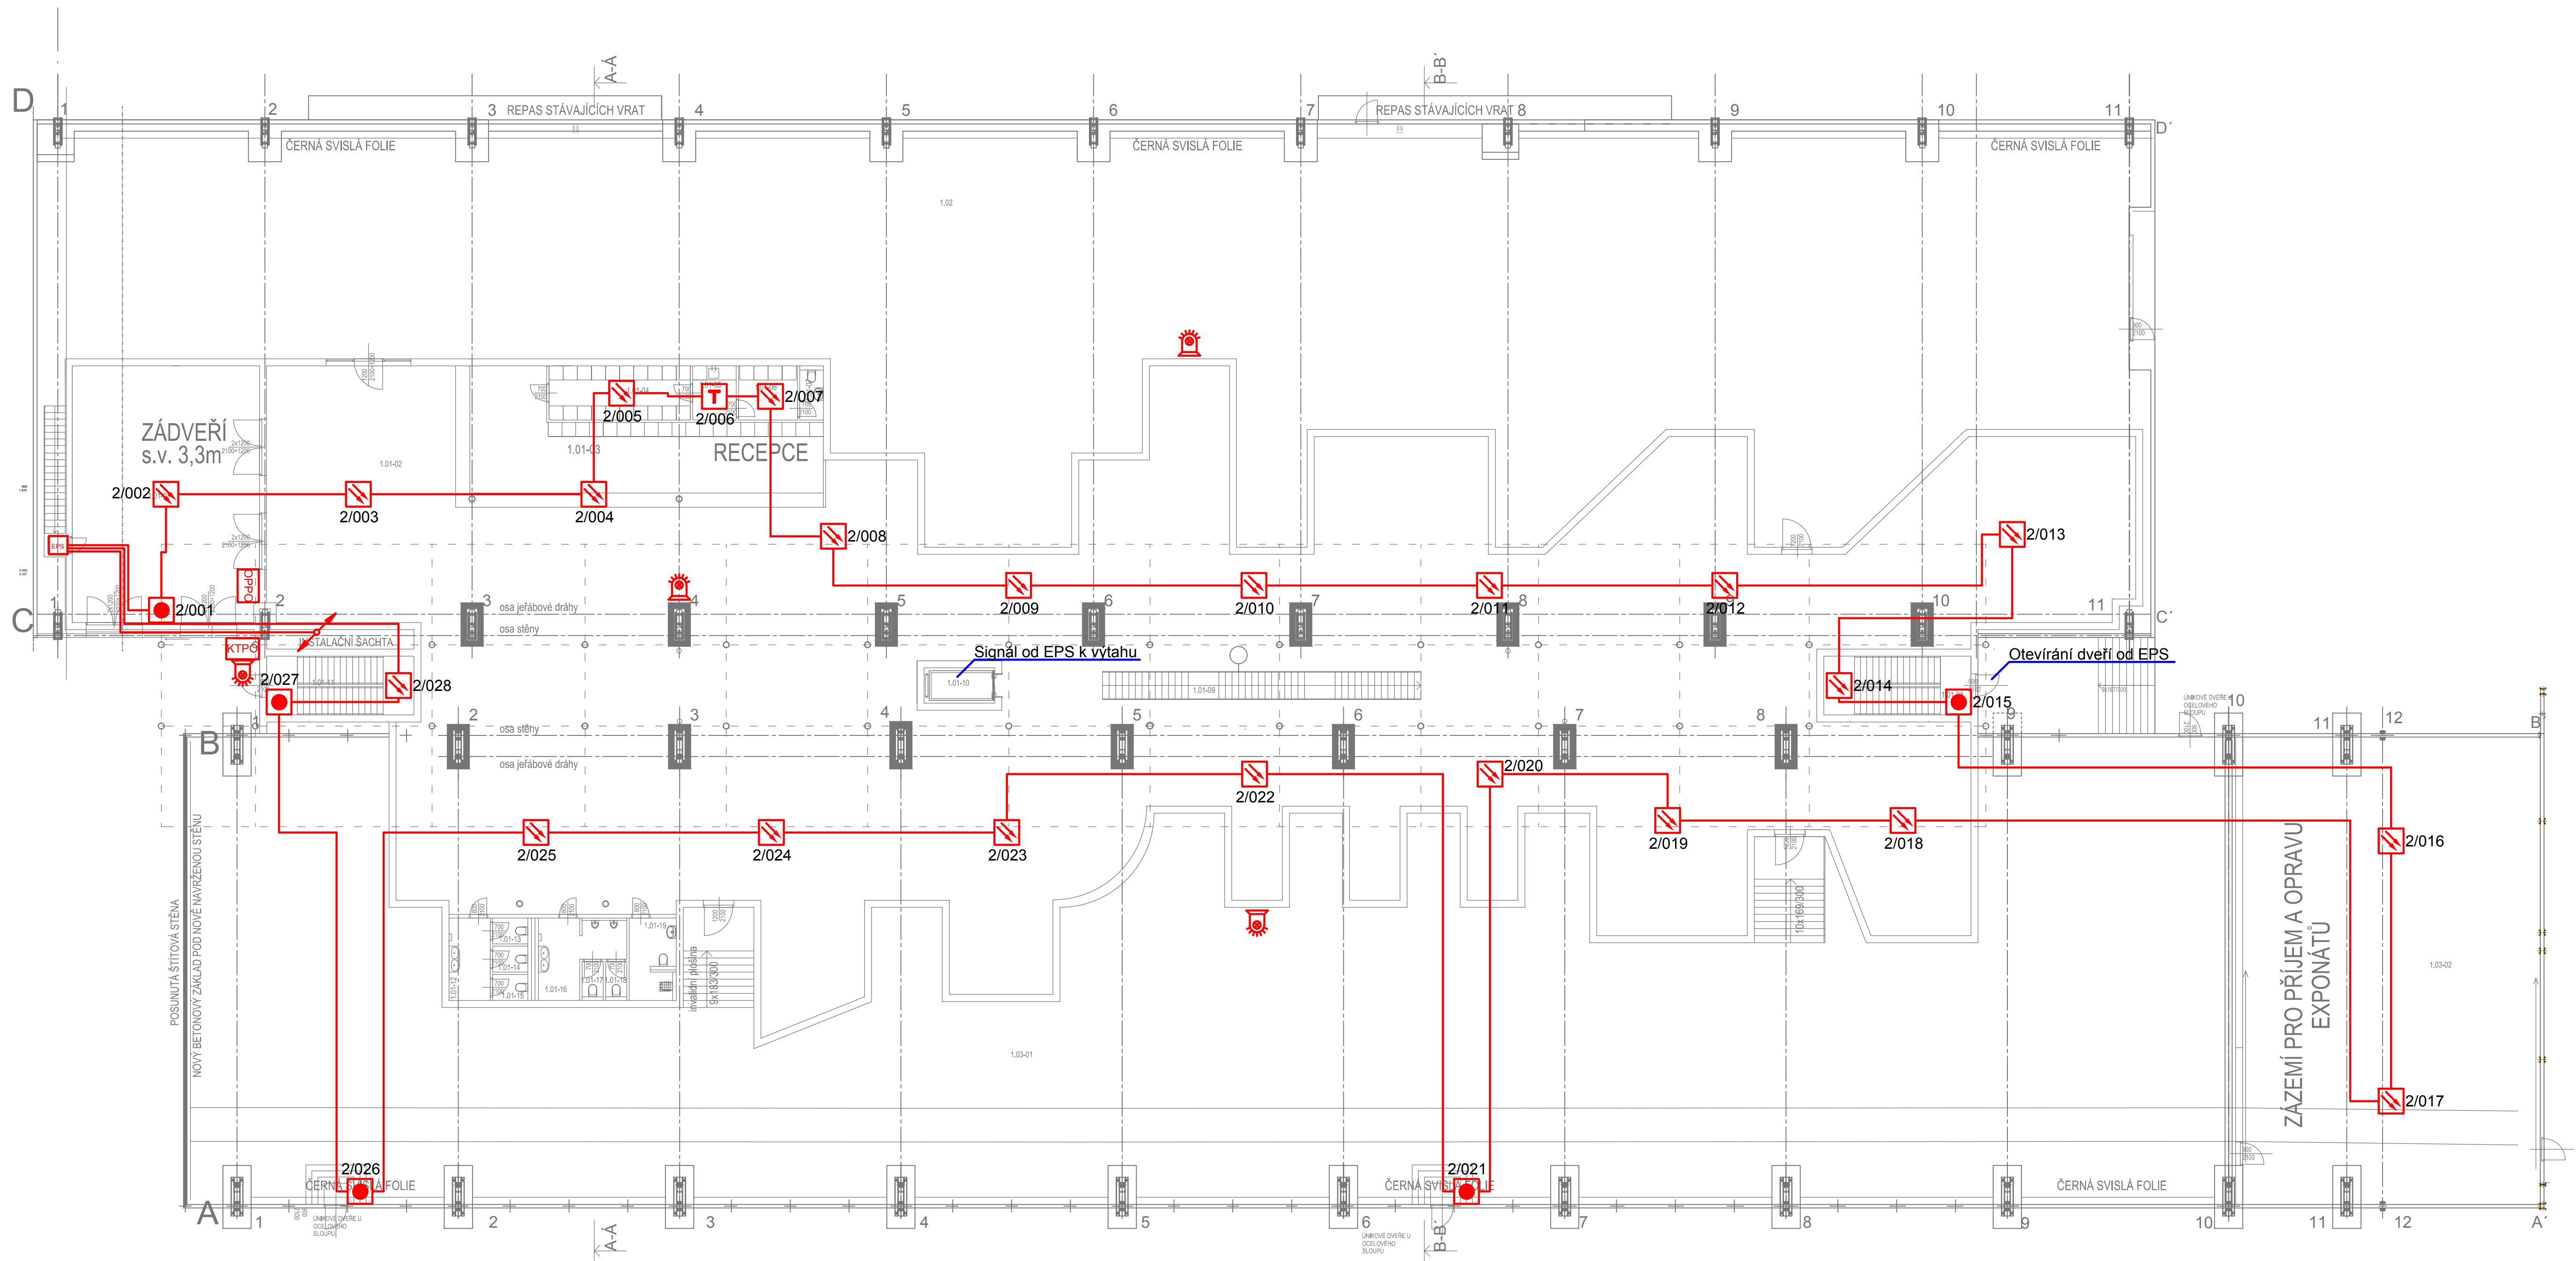




PŪDORYS 1.NP



LEGENDA

	Kruhové vedení - 2x2x0,8-b2ca s1 d0
	Kruhové vedení - 2x2x0,8-b2ca s1 d0
	Kruhové vedení - 10x2x0,8-b2ca s1 d0
	Ústředna EPS
	Opticko-kouřový hlásič
	Tepelný hlásič
	Tlačítkový hlásič
	Lineární hlásič
	Vyhodnocovací jednotka lineárního hlásiče
	Obslužné pole požární ochrany
	Klíčový trezor požární ochrany
	Vstupné výstupní prvek
	Maják se sirénou

LEGENDA MÍSTNOSTÍ					
OZN.	POPIŠ	POLOHA	POVRCHOVÁ ÚPRAVA STĚN	POVRCHOVÁ ÚPRAVA STŘEPU	POVRCHOVÁ ÚPRAVA PODLAH
1-01-01	ZADVŘENÍ	86,45	ZATÍRANÁ OMITKA+ ČERNÝ NÁTĚR	ŽB STŘOP+ BEZPRAŠNÝ NÁTĚR	VIZ SKLAĐBA S5-S6
1-01-02	STUĐNÍ DEPOZITÁŘ ZEMĚDĚLSKÝCH STROJŮ	1220,97	STĚNY BEZ OMITKY	ŽB STŘOP+ BEZPRAŠNÝ NÁTĚR	VIZ SKLAĐBA S5-S6
1-01-03	RECEPECE- OBSLUŽNÉ MÍSTO	65,52	ZATÍRANÁ OMITKA+ ŽLUTÝ NÁTĚR	ŽB STŘOP+ BEZPRAŠNÝ NÁTĚR	VIZ SKLAĐBA S5-S6
1-01-04	RECEPECE- BEZPEČNOSTNÍ SKŘINKY	8,28	ZATÍRANÁ OMITKA	ŽB STŘOP+ BEZPRAŠNÝ NÁTĚR	VIZ SKLAĐBA S5-S6
1-01-05	RECEPECE- KUCHYNKA	4,26	KERAMICKÝ OKLAD BILÝ+ ZATÍRANÁ OMITKA	ŽB STŘOP+ BEZPRAŠNÝ NÁTĚR	VIZ SKLAĐBA S5-S6
1-01-06	RECEPECE- SATNA	5,75	OMITKA ŠTUKOVA	ŽB STŘOP+ BEZPRAŠNÝ NÁTĚR	VIZ SKLAĐBA S3-S8
1-01-07	RECEPECE- WC	2,30	KERAMICKÝ OKLAD BILÝ+ ZATÍRANÁ OMITKA	ŽB STŘOP+ BEZPRAŠNÝ NÁTĚR	VIZ SKLAĐBA S5-S6
1-01-08	SCHODISTÉ UNIKOVÉ	15,63	BEZ ÚPRAVY	ŽB STŘOP+ BEZPRAŠNÝ NÁTĚR	BEZPRAŠNÝ NÁTĚR
1-01-09	SCHODISTÉ HLAVNÍ	17,71	BEZ ÚPRAVY	ŽB STŘOP+ BEZPRAŠNÝ NÁTĚR	
1-01-10	VÝTAH	7,56		ŽB STŘOP+ BEZPRAŠNÝ NÁTĚR	
1-01-11	SCHODISTÉ UNIKOVÉ	15,63	BEZ ÚPRAVY	ŽB STŘOP+ BEZPRAŠNÝ NÁTĚR	BEZPRAŠNÝ NÁTĚR
1-01-12	WC ŽENY UMÝVARNÁ	6,13	KERAMICKÝ OKLAD BILÝ+ ZATÍRANÁ OMITKA	ŽB STŘOP+ BEZPRAŠNÝ NÁTĚR	KERAMICKÁ DLAŽBA
1-01-13	WC ŽENY	1,65	KERAMICKÝ OKLAD BILÝ+ ZATÍRANÁ OMITKA	ŽB STŘOP+ BEZPRAŠNÝ NÁTĚR	KERAMICKÁ DLAŽBA
1-01-14	WC ŽENY	1,65	KERAMICKÝ OKLAD BILÝ+ ZATÍRANÁ OMITKA	ŽB STŘOP+ BEZPRAŠNÝ NÁTĚR	KERAMICKÁ DLAŽBA
1-01-15	WC ŽENY	1,65	KERAMICKÝ OKLAD BILÝ+ ZATÍRANÁ OMITKA	ŽB STŘOP+ BEZPRAŠNÝ NÁTĚR	KERAMICKÁ DLAŽBA
1-01-16	WC MUŽI UMÝVARNÁ + PISOÁROVÉ STÁNÍ	9,55	KERAMICKÝ OKLAD BILÝ+ ZATÍRANÁ OMITKA	ŽB STŘOP+ BEZPRAŠNÝ NÁTĚR	KERAMICKÁ DLAŽBA
1-01-17	WC MUŽI	1,48	KERAMICKÝ OKLAD BILÝ+ ZATÍRANÁ OMITKA	ŽB STŘOP+ BEZPRAŠNÝ NÁTĚR	KERAMICKÁ DLAŽBA
1-01-18	WC MUŽI	1,48	KERAMICKÝ OKLAD BILÝ+ ZATÍRANÁ OMITKA	ŽB STŘOP+ BEZPRAŠNÝ NÁTĚR	KERAMICKÁ DLAŽBA
1-01-19	WC BARIEROVÉ+ UKLIDOVÁ MÍSTNOST	1,48	KERAMICKÝ OKLAD BILÝ+ ZATÍRANÁ OMITKA	ŽB STŘOP+ BEZPRAŠNÝ NÁTĚR	KERAMICKÁ DLAŽBA
1-02	STUĐNÍ DEPOZITÁŘ ZEMĚDĚLSKÝCH STROJŮ	1154,20	BEZ ÚPRAVY	STÁVAJÍCÍ POBITÍ	STÁVAJÍCÍ PODLAHA+ BEZPRAŠNÝ NÁTĚR
1-03-01	STUĐNÍ DEPOZITÁŘ ZEMĚDĚLSKÝCH STROJŮ	1163,83	BEZ ÚPRAVY	STÁVAJÍCÍ POBITÍ	STÁVAJÍCÍ PODLAHA+ BEZPRAŠNÝ NÁTĚR
1-03-02	PŘÍJEM A OPRAVA EXPONÁTŮ	250,90	BEZ ÚPRAVY	STÁVAJÍCÍ POBITÍ	STÁVAJÍCÍ PODLAHA+ BEZPRAŠNÝ NÁTĚR

projekt	DEPOZITÁRNĚ - EXPOZIČNÍ OBJEKT NZM V OSTRAVĚ			číslo zakázky PRJO160006
úplněn projektů	Dokumentace pro vydání stavebního povolení			
stavebník	NÁRODNÍ ZEMĚDĚLSKÉ MUZEUM, s.p.o., Kostešín 1300/44, 17000 Praha 7			
místo stavby	Ostrava - Vítkovice, ulice Vítkovická - DOV			
zpracovatel projektu	VÍTKOVICE a.s Ruská 2887/101 70602 Ostrava-Vítkovice	zpracovatel části projektu ELTRADING s.r.o. Podzámkí 482/62 710 00 Ostrava	autORIZACE	
HIP	Ing. Milan Šraml			
architekt	Ing. Arch. Josef Plešket - AP atelier			
část projektu	TECHNIKA PROSTŘEDÍ STAVEB - ELEKTRO-SLABOPROUD			datum 06/2016
název výkresu	PŮDORYS 1.NP - EPS			měřítko 1:150
vypracoval	David Kratoch	schválil	Jan Kopecký	č. kopie
revize	1	popis úprav		revize 0
2				datum