


PŮDORYS 1.NP

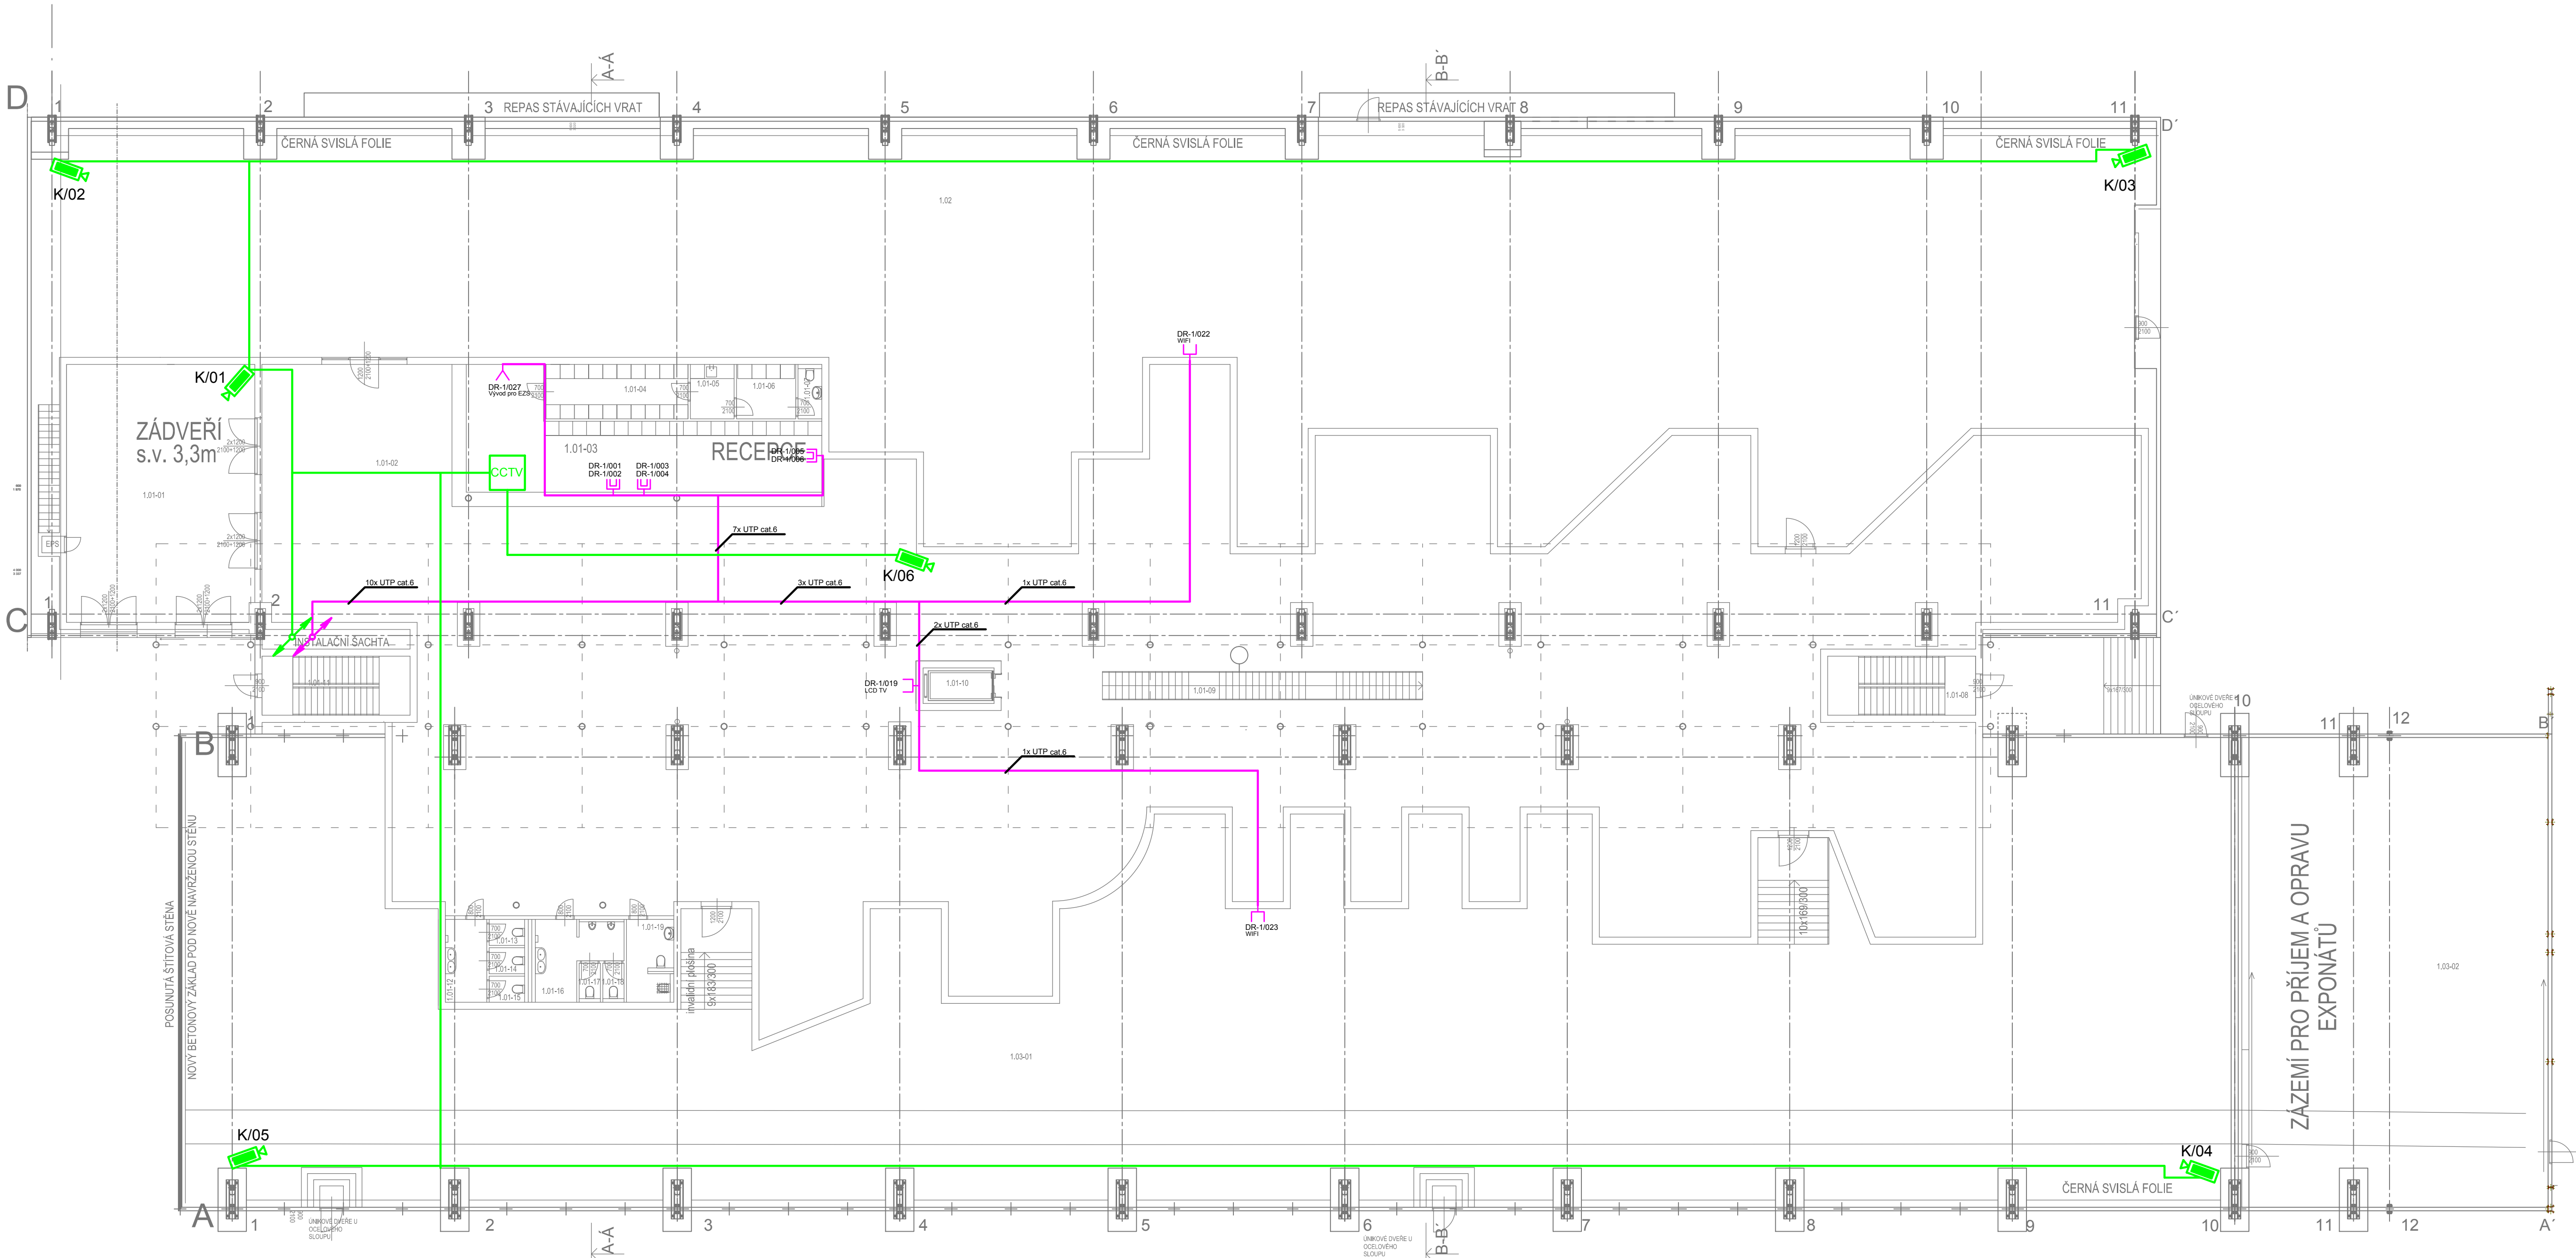

LEGENDA	
	Kabeláž SK UTP cat.6
	Datový rozvaděč
	Datová zásuvka 1xRJ45
	Datová zásuvka 2xRJ45
	Kabeláž CCTV UTP cat.6
	Záznamové zařízení CCTV vč. PC
	Kamera vnitřní

LEGENDA MÍSTNOSTÍ		POVRCHOVÁ ÚPRAVA STĚN		POVRCHOVÁ ÚPRAVA STROPŮ	POVRCHOVÁ ÚPRAVA PODLAH
1.01-01	ZÁDVEŘÍ	86,45	ZATÍRANÁ OMÍTKA+ ČERNÝ NÁTĚR	ZB STROP+ BEZPRAŠNÝ NÁTĚR	VIZ SKLADBA S5+S6
1.01-02	STUDIJNÍ DEPOZITÁŘ ZEMĚDĚLSKÝCH STROJŮ	1220,97	STĚNY BEZ OMÍTKY	ZB STROP+ BEZPRAŠNÝ NÁTĚR	VIZ SKLADBA S5+S6
1.01-03	RECEPCE- OBSLUŽNÉ MÍSTO	65,52	ZATÍRANÁ OMÍTKA+ ŽLUTÝ NÁTĚR	ZB STROP+ BEZPRAŠNÝ NÁTĚR	VIZ SKLADBA S5+S6
1.01-04	RECEPCE- BEZPEČNOSTNÍ SKRINKY	8,28	ZATÍRANÁ OMÍTKA	ZB STROP+ BEZPRAŠNÝ NÁTĚR	VIZ SKLADBA S5+S6
1.01-05	RECEPCE- KUCHYNKA	4,28	KERAMICKÝ OBKLAD BÍLÝ+ ZATÍRANÁ OMÍTKA	ZB STROP+ BEZPRAŠNÝ NÁTĚR	VIZ SKLADBA S5+S6
1.01-06	RECEPCE- SATNA	5,75	OMÍTKA STUKOVÁ	ZB STROP+ BEZPRAŠNÝ NÁTĚR	VIZ SKLADBA S5+S6
1.01-07	RECEPCE- WC	2,30	KERAMICKÝ OBKLAD BÍLÝ+ ZATÍRANÁ OMÍTKA	ZB STROP+ BEZPRAŠNÝ NÁTĚR	VIZ SKLADBA S5+S6
1.01-08	SCHODIŠTĚ UNIKOVÉ	15,63	BEZ ÚPRAVY	ZB STROP+ BEZPRAŠNÝ NÁTĚR	BEZPRAŠNÝ NÁTĚR
1.01-09	SCHODIŠTĚ HLAVNÍ	17,71	BEZ ÚPRAVY	ZB STROP+ BEZPRAŠNÝ NÁTĚR	BEZPRAŠNÝ NÁTĚR
1.01-10	VÝTAH	7,56			
1.01-11	SCHODIŠTĚ UNIKOVÉ	15,63	BEZ ÚPRAVY	ZB STROP+ BEZPRAŠNÝ NÁTĚR	BEZPRAŠNÝ NÁTĚR
1.01-12	WC ŽENY UMYVARNA	6,13	KERAMICKÝ OBKLAD BÍLÝ+ ZATÍRANÁ OMÍTKA	ZB STROP+ BEZPRAŠNÝ NÁTĚR	KERAMICKÁ DLAŽBA
1.01-13	WC ŽENY	1,65	KERAMICKÝ OBKLAD BÍLÝ+ ZATÍRANÁ OMÍTKA	ZB STROP+ BEZPRAŠNÝ NÁTĚR	KERAMICKÁ DLAŽBA
1.01-14	WC ŽENY	1,65	KERAMICKÝ OBKLAD BÍLÝ+ ZATÍRANÁ OMÍTKA	ZB STROP+ BEZPRAŠNÝ NÁTĚR	KERAMICKÁ DLAŽBA
1.01-15	WC ŽENY	1,65	KERAMICKÝ OBKLAD BÍLÝ+ ZATÍRANÁ OMÍTKA	ZB STROP+ BEZPRAŠNÝ NÁTĚR	KERAMICKÁ DLAŽBA
1.01-16	WC MUŽI UMYVARNA + PISOAROVÉ STÁNÍ	9,55	KERAMICKÝ OBKLAD BÍLÝ+ ZATÍRANÁ OMÍTKA	ZB STROP+ BEZPRAŠNÝ NÁTĚR	KERAMICKÁ DLAŽBA
1.01-17	WC MUŽI	1,48	KERAMICKÝ OBKLAD BÍLÝ+ ZATÍRANÁ OMÍTKA	ZB STROP+ BEZPRAŠNÝ NÁTĚR	KERAMICKÁ DLAŽBA
1.01-18	WC MUŽI	1,48	KERAMICKÝ OBKLAD BÍLÝ+ ZATÍRANÁ OMÍTKA	ZB STROP+ BEZPRAŠNÝ NÁTĚR	KERAMICKÁ DLAŽBA
1.01-19	WC BEZBARIEROVÉ+ UKLIDOVÁ MÍSTNOST	6,89	KERAMICKÝ OBKLAD BÍLÝ+ ZATÍRANÁ OMÍTKA	ZB STROP+ BEZPRAŠNÝ NÁTĚR	KERAMICKÁ DLAŽBA
1.02	STUDIJNÍ DEPOZITÁŘ ZEMĚDĚLSKÝCH STROJŮ	1154,20	BEZ ÚPRAVY	STÁVAJÍCÍ POBITÍ	STÁVAJÍCÍ PODLAHA+ BEZPRAŠNÝ NÁTĚR
1.03-01	STUDIJNÍ DEPOZITÁŘ ZEMĚDĚLSKÝCH STROJŮ	1183,83	BEZ ÚPRAVY	STÁVAJÍCÍ POBITÍ	STÁVAJÍCÍ PODLAHA+ BEZPRAŠNÝ NÁTĚR
1.03-02	PŘÍJEM A OPRAVA EXPONÁTŮ	250,90	BEZ ÚPRAVY	STÁVAJÍCÍ POBITÍ	STÁVAJÍCÍ PODLAHA+ BEZPRAŠNÝ NÁTĚR

projekt		DEPOZITÁRNĚ - EXPOZIČNÍ OBJEKT NZM V OSTRAVĚ		číslo zakázky PRJO160006	
stupeň projektu		Dokumentace pro vydání stavebního povolení			
stavebník		NÁRODNÍ ZEMĚDĚLSKÉ MUZEUM, s.p.o., Kostelní 1300/44, 17000 Praha 7			
místo stavby		Ostrava - Vítkovice, ulice Vítkovická- DOV			
zpracovatel projektu	VÍTKOVICE a.s Ruská 2887/101 70602 Ostrava-Vítkovice	zpracovatel části projektu ELTRADING s.r.o. Podzámcí 482/62 710 00 Ostrava	autorizace		
HIP	Ing. Milan Šraml				
architekt	Ing. Arch. Josef Pleskot - AP atelier				
část projektu	TECHNIKA PROSTŘEDÍ STAVBY - ELEKTRO-SLABOPROUD			datum 06/2016	
název výkresu	PŮDORYS 1.NP - SK + CCTV			měřítko 1:150	
				c. kopie	
výpracoval	David Krážel	schválil	Jan Kupec	číslo výkresu D1.10-07	
revize	popis úprav			revize 0	
				datum	
1					
2					