
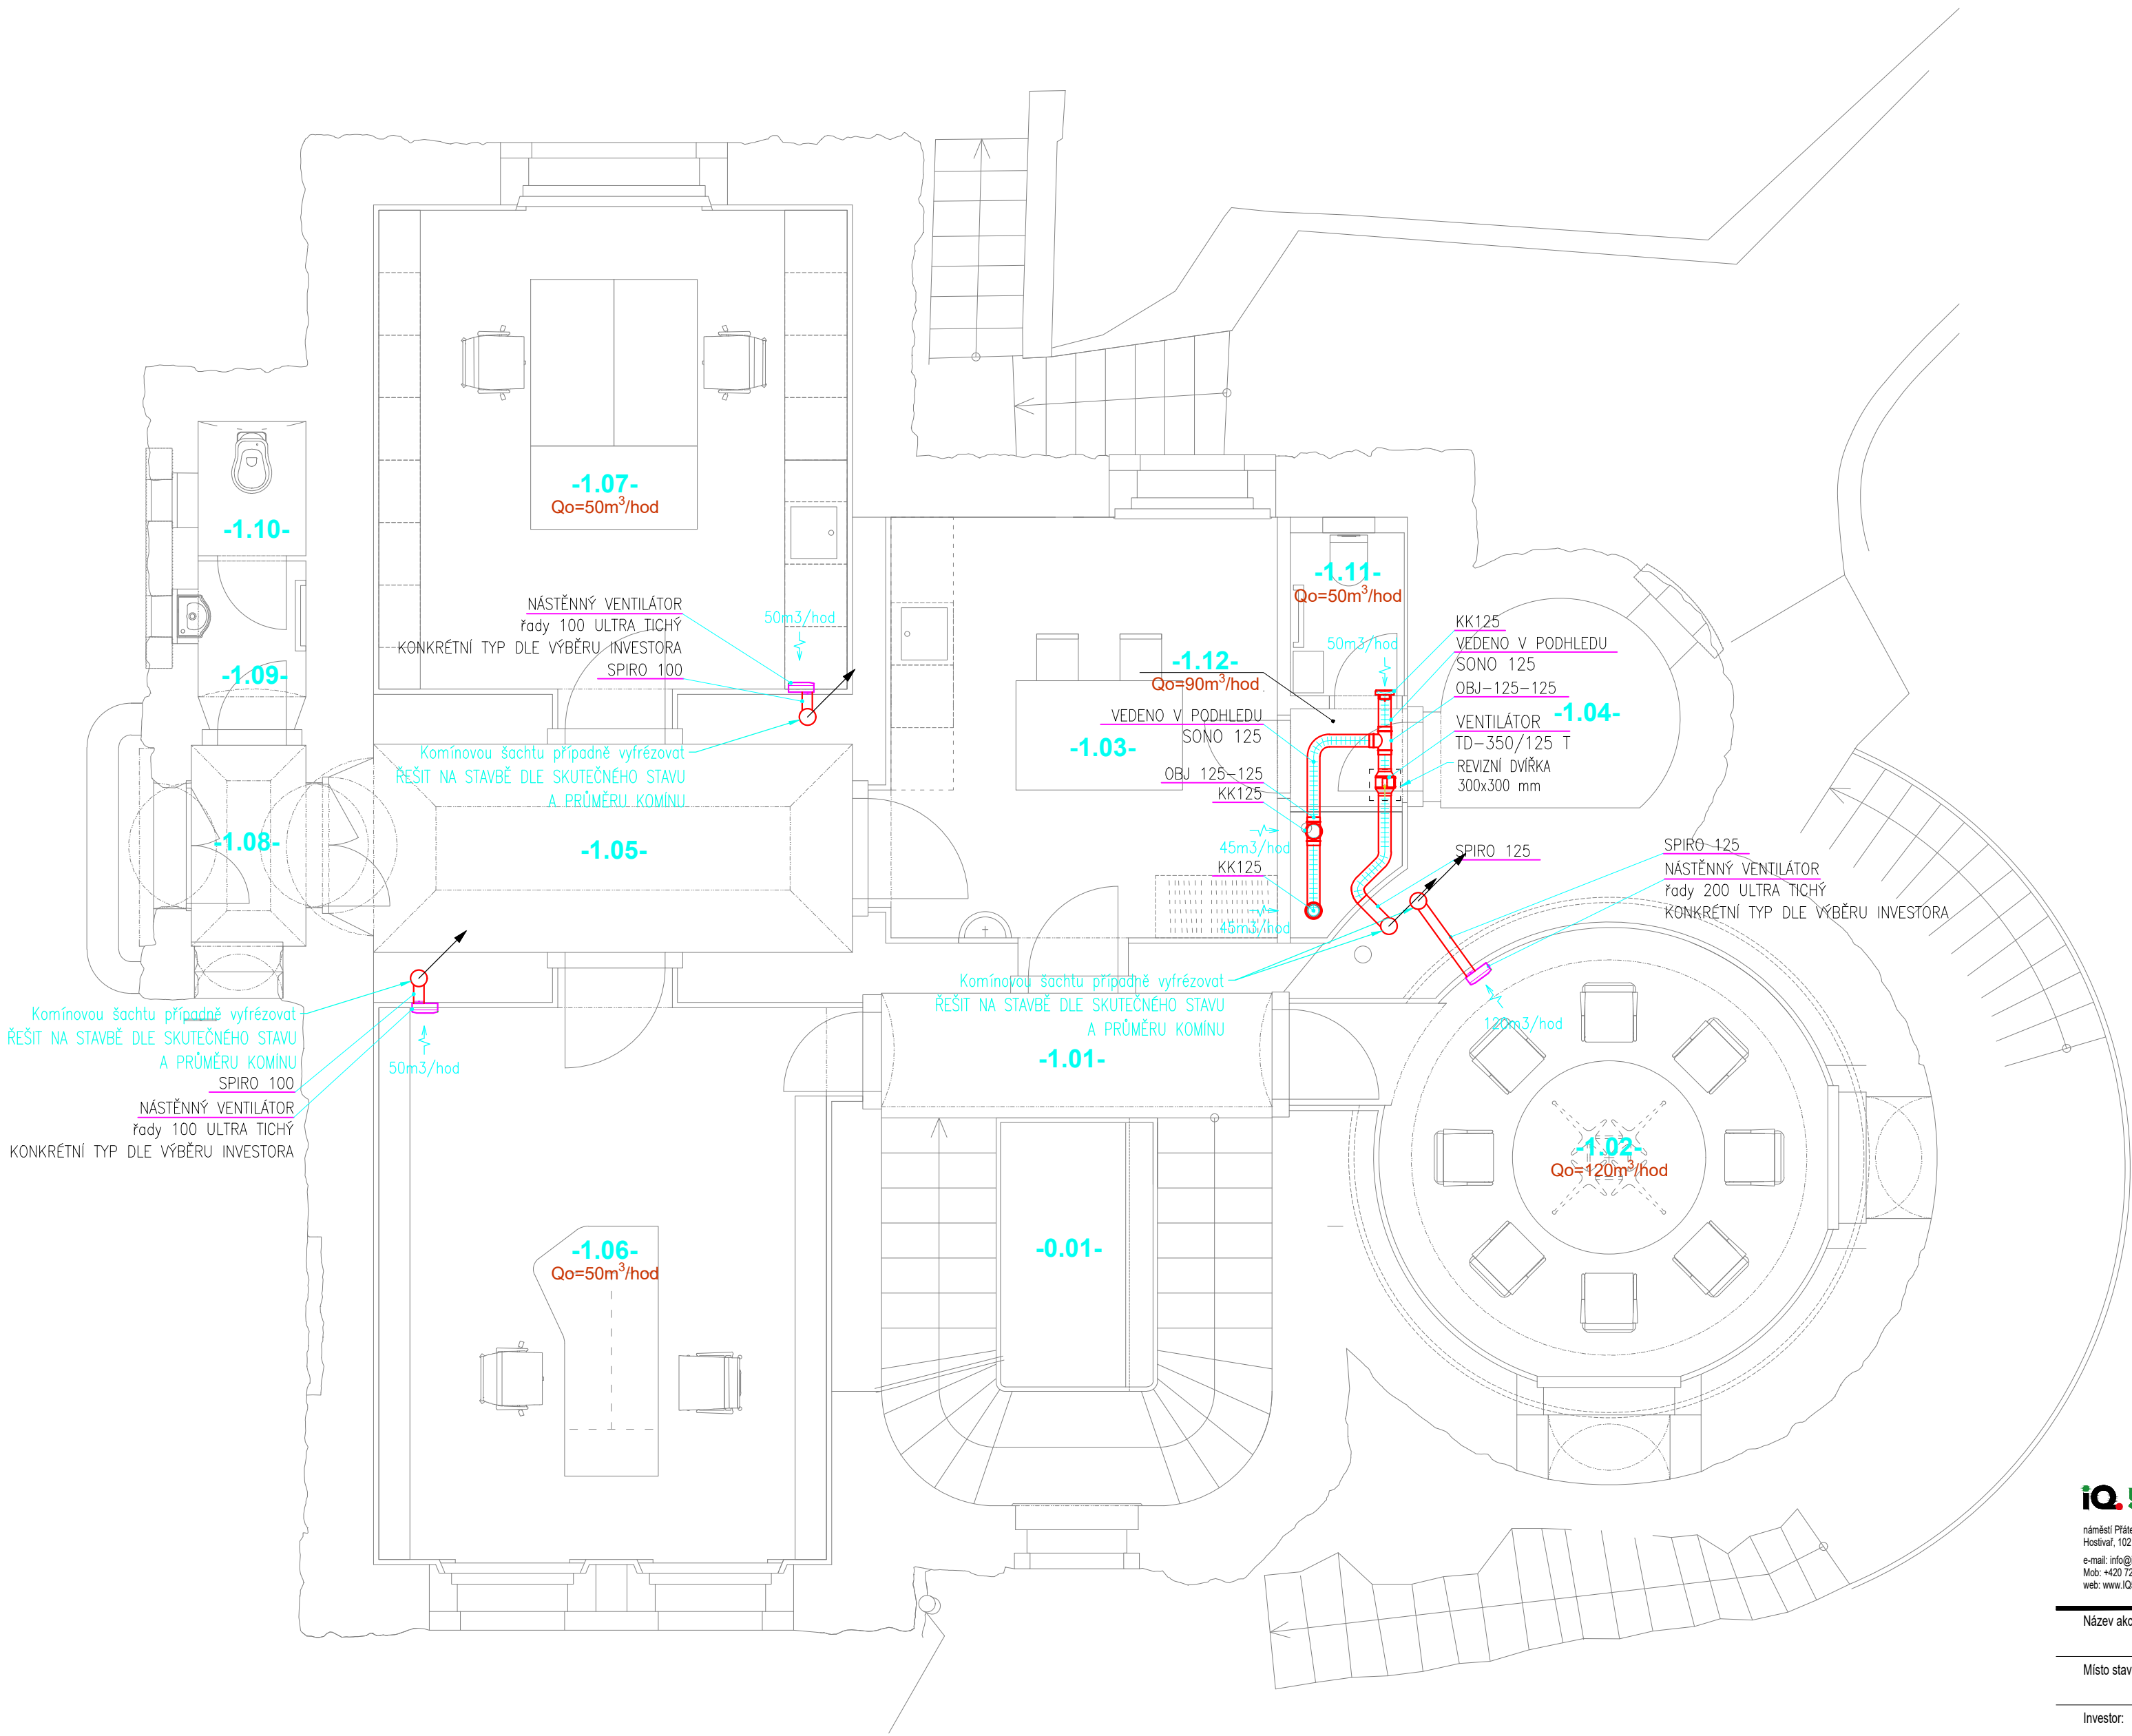


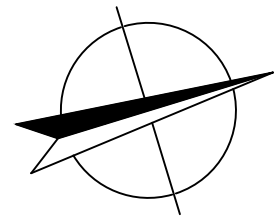

TABULKA MÍSTNOSTÍ

číslo místnosti	název místnosti	plocha m2	podlaha
1.01	PODESTA	4,5	repasovaná cementová dlažba
1.02	ZASEDACÍ MÍSTNOST	16,40	lité terazzo s podlahovým topením
1.03	DENNÍ MÍSTNOST	15,62	lité terazzo s podlahovým topením
1.04	SKLAD	4,21	lité terazzo s podlahovým topením
1.05	CHODBA	10,14	lité terazzo s podlahovým topením
1.06	KANCELÁŘ	21,34	repasovaná podlahová prkna
1.07	KANCELÁŘ	23,51	repasovaná podlahová prkna
1.08	ZÁDVEŘÍ	2,49	lité terazzo s podlahovým topením
1.09	PŘEDSÍŇKA	1,81	lité terazzo s podlahovým topením včetně soklu
1.10	WC	1,36	lité terazzo s podlahovým topením včetně soklu
1.11	WC	1,72	lité terazzo s podlahovým topením včetně soklu
1.12	PŘEDSÍŇ SE SPRCHOU	2,33	lité terazzo s podlahovým topením včetně soklu
1.13	MEZIPODESTA	1,8	žula

LEGENDA:

— Odvod znečištěného vzduchu z objektu i1

VŠECHNY DVEŘE ODSÁVANÝCH MÍSTNOSTÍ BUDOU PROVEDENY BEZ PRAHŮ

iQ.5elements

náměstí Přátelství 1518/2
Hostivař, 102 00 Praha 10
e-mail: info@iq5elements.cz
Mob: +420 721 027 882
web: www.iq5elements.cz

Vypracoval: Ing. Jan Funda
Kontroloval: Ing. Josef Holub
Zodpovědný projektant: Ing. Václav Petrů
ČKAIT 0101804 autorizovaný inženýr pozemních staveb

Číslo zakázky: 0217ZA00010
Stupeň dokumentace: DPS
Měřítko: 1:50
Formát: A2
Datum: 03/2017

Název akce:	OBNOVA NÁRODNÍ KULTURNÍ PAMÁTKY VODNÍ DÍLO LES KRÁLOVSTVÍ - DŮM HRÁZNÉHO
Místo stavby:	BILÁ TŘEMEŠNÁ č.p.236
Investor:	Povodí Labe, státní podnik, Váta Nejedlého 951/8, Slezské Předměstí, 50003 Hradec Králové

Profese:	D.1.5 - VYTÁPĚNÍ + VZDUCHOTECHNIKA	Číslo paré:	0 1 2 3 4 5 6 7 8 9
Název výkresu:	Vzduchotechnika: Půdorys 1.NP	Číslo výkresu:	07