


PROPOJENÍ SLABOPROUDÝCH ZAŘÍZENÍ

1/ PROPOJENÍ EZS (NAPOJENÍ INV. WC NA STÁVAJÍCÍ EZS)
BUDE VYUŽITO STÁVAJÍCÍHO (ZAJIŠŤUJE SILNOPROUD) VÝKOPU
MEZI OBJEKTY O1 A O3, KAM SE ULOŽÍ KABEL TCEKE 3XN0,4

2/ PROPOJENÍ DOM.TELEFONU MEZI KANC. HRÁZNÉHO A BRANKOU
BUDE PROVEDEN NOVÝ VÝKOP S KABEL. LOŽEM
MEZI OBJEKTY O1 a BRANKOU, KAM SE ULOŽÍ KABEL TCEKE 3XN0,4

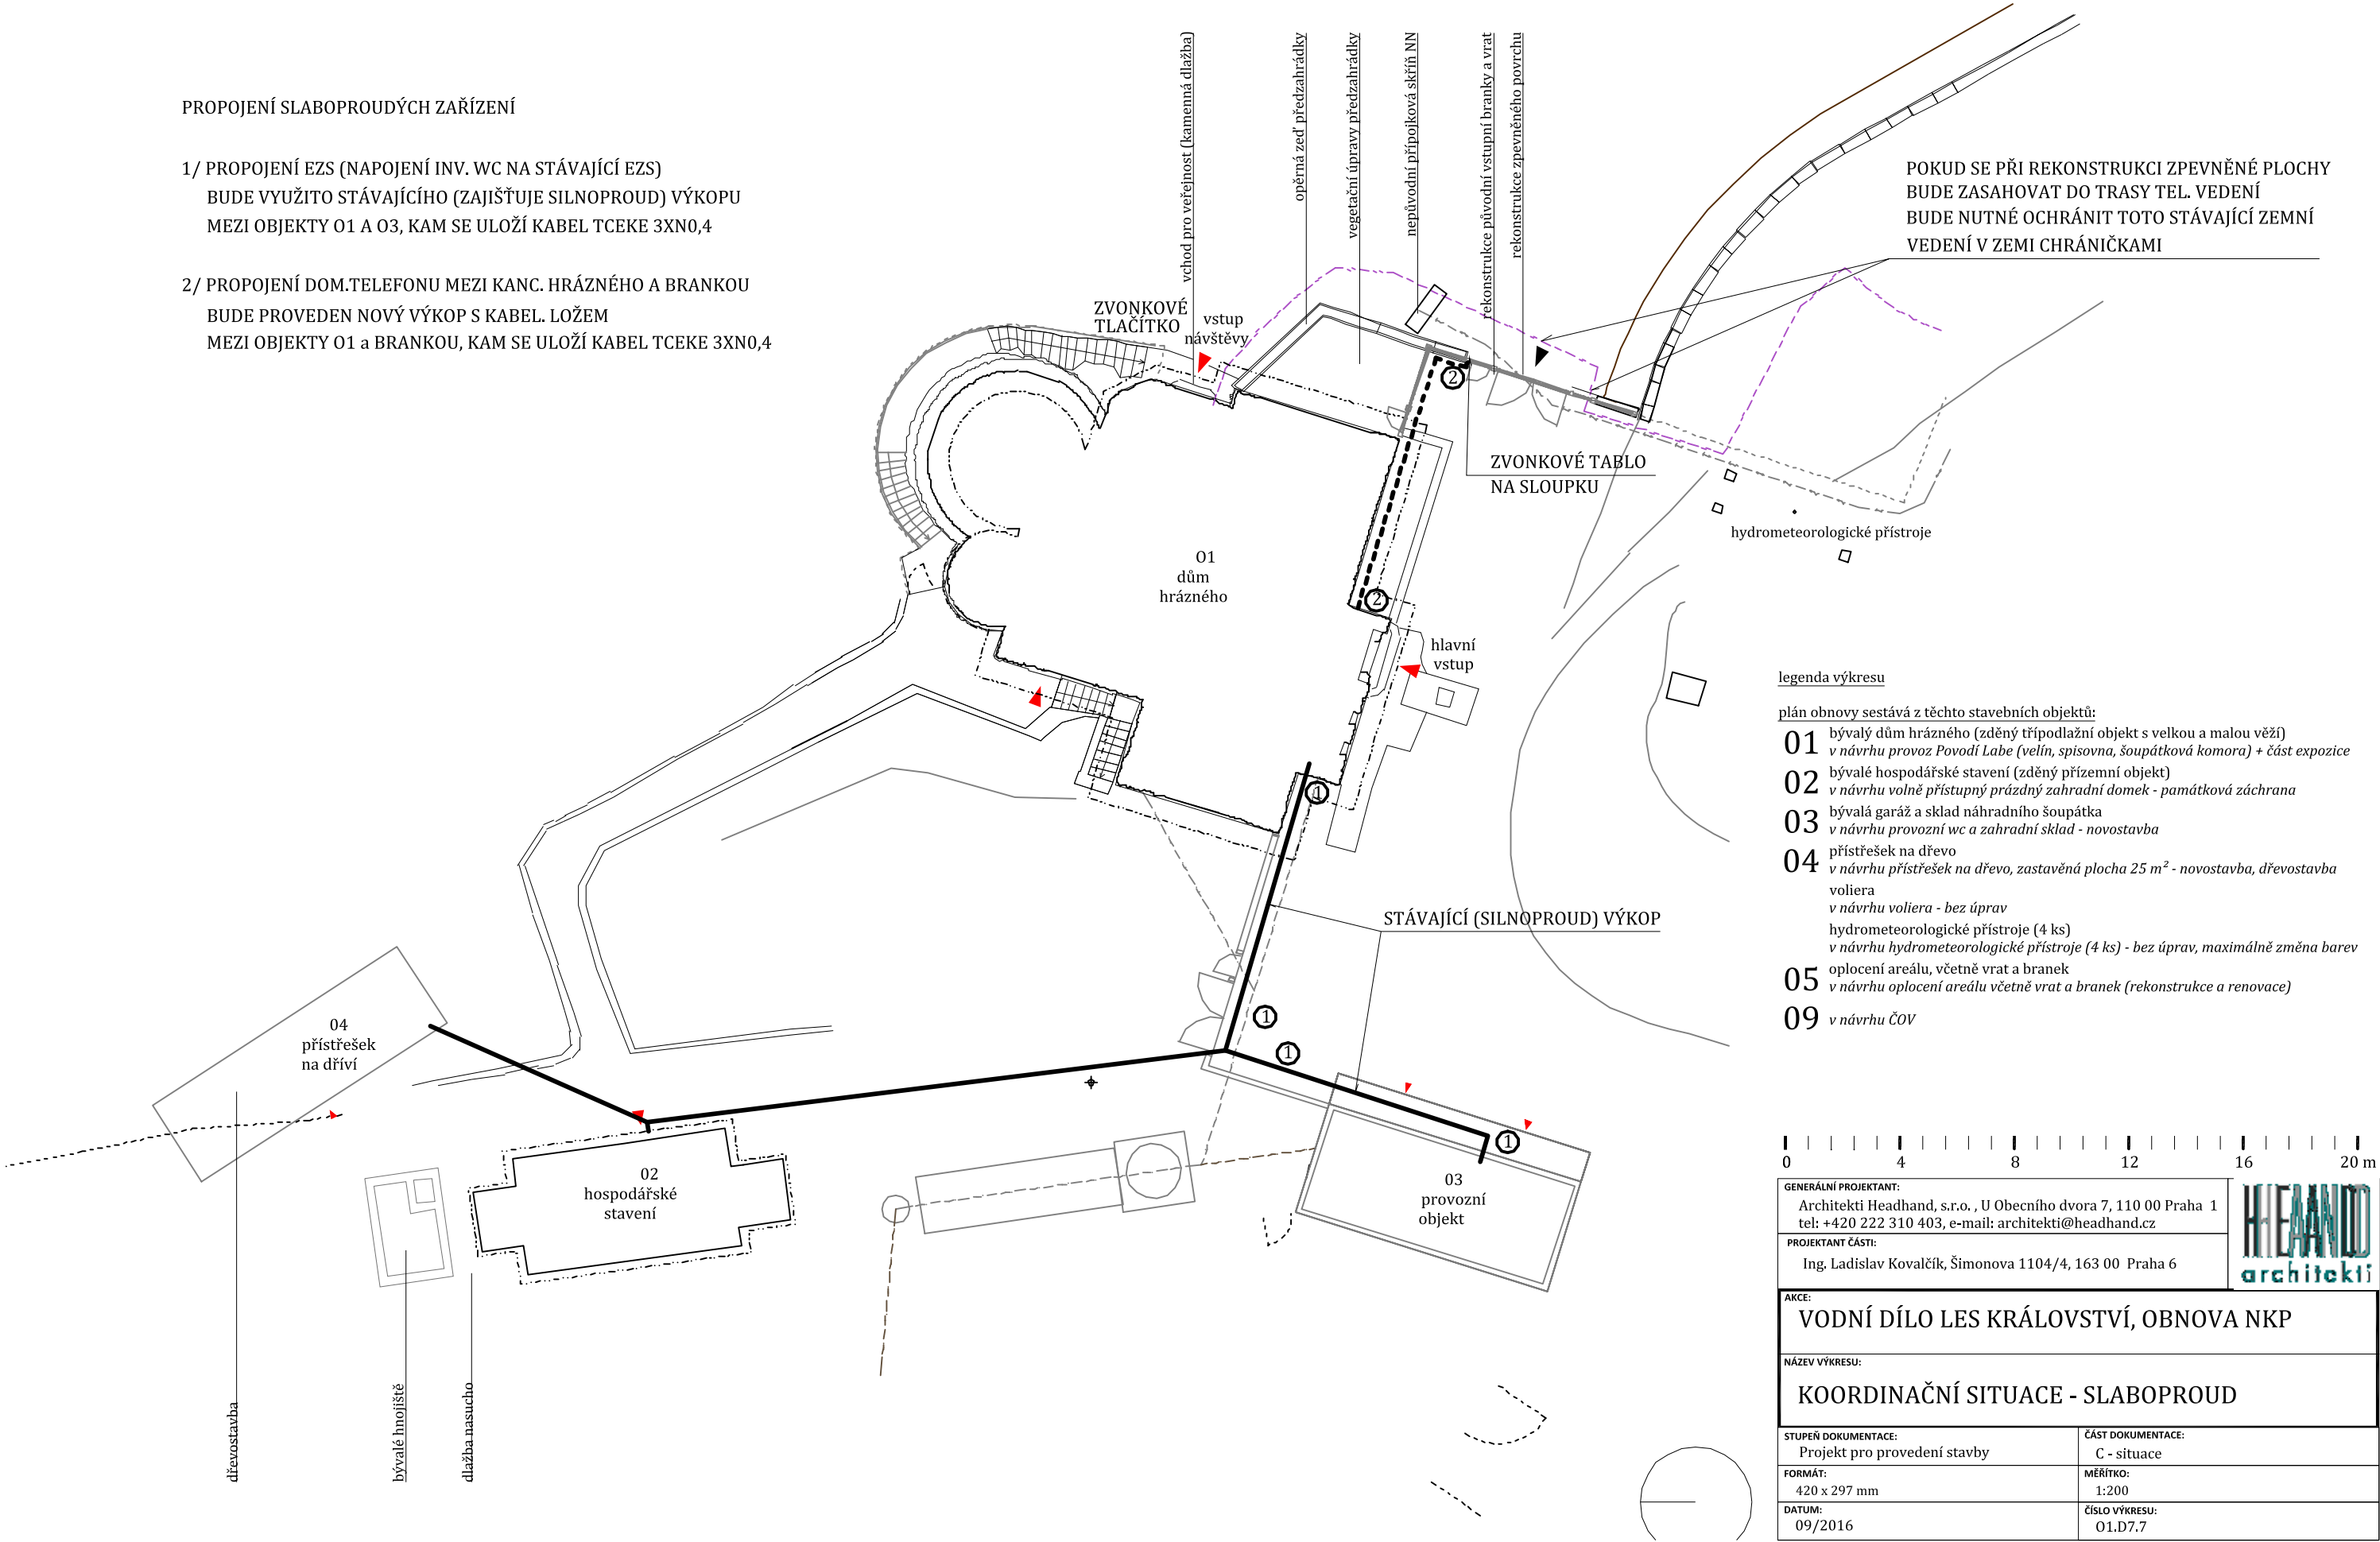

POKUD SE PŘI REKONSTRUKCI ZPEVNĚNÉ PLOCHY
BUDE ZASAHOVAT DO TRASY TEL. VEDENÍ
BUDE NUTNÉ OCHRÁNIT TOTO STÁVAJÍCÍ ZEMNÍ
VEDENÍ V ZEMI CHRÁNIČKAMI

legenda výkresu

plán obnovy sestává z těchto stavebních objektů:

- 01** bývalý dům hrázného (zděný třípodlažní objekt s velkou a malou věží)
v návrhu provoz Povodí Labe (velín, spisovna, šoupátková komora) + část expozice
- 02** bývalé hospodářské stavení (zděný přízemní objekt)
v návrhu volně přístupný prázdný zahradní domek - památková záchrana
- 03** bývalá garáž a sklad náhradního šoupátka
v návrhu provozní wc a zahradní sklad - novostavba
- 04** přístřešek na dřevo
v návrhu přístřešek na dřevo, zastavěná plocha 25 m² - novostavba, dřevostavba
voliera
v návrhu voliera - bez úprav
hydrometeorologické přístroje (4 ks)
v návrhu hydrometeorologické přístroje (4 ks) - bez úprav, maximálně změna barev
- 05** oplocení areálu, včetně vrat a branek
v návrhu oplocení areálu včetně vrat a branek (rekonstrukce a renovace)
- 09** v návrhu ČOV



GENERÁLNÍ PROJEKTANT: Architekti Headhand, s.r.o. , U Obecního dvora 7, 110 00 Praha 1 tel: +420 222 310 403, e-mail: architekti@headhand.cz	
PROJEKTANT ČÁSTI: Ing. Ladislav Kovalčík, Šimonova 1104/4, 163 00 Praha 6	
AKCE: VODNÍ DÍLO LES KRÁLOVSTVÍ, OBNOVA NKP	
NÁZEV VÝKRESU: KOORDINAČNÍ SITUACE - SLABOPROUD	
STUPĚŇ DOKUMENTACE: Projekt pro provedení stavby	ČÁST DOKUMENTACE: C - situace
FORMÁT: 420 x 297 mm	MĚŘÍTKO: 1:200
DATUM: 09/2016	ČÍSLO VÝKRESU: O1.D7.7