



PŮDORYS STŘECHY

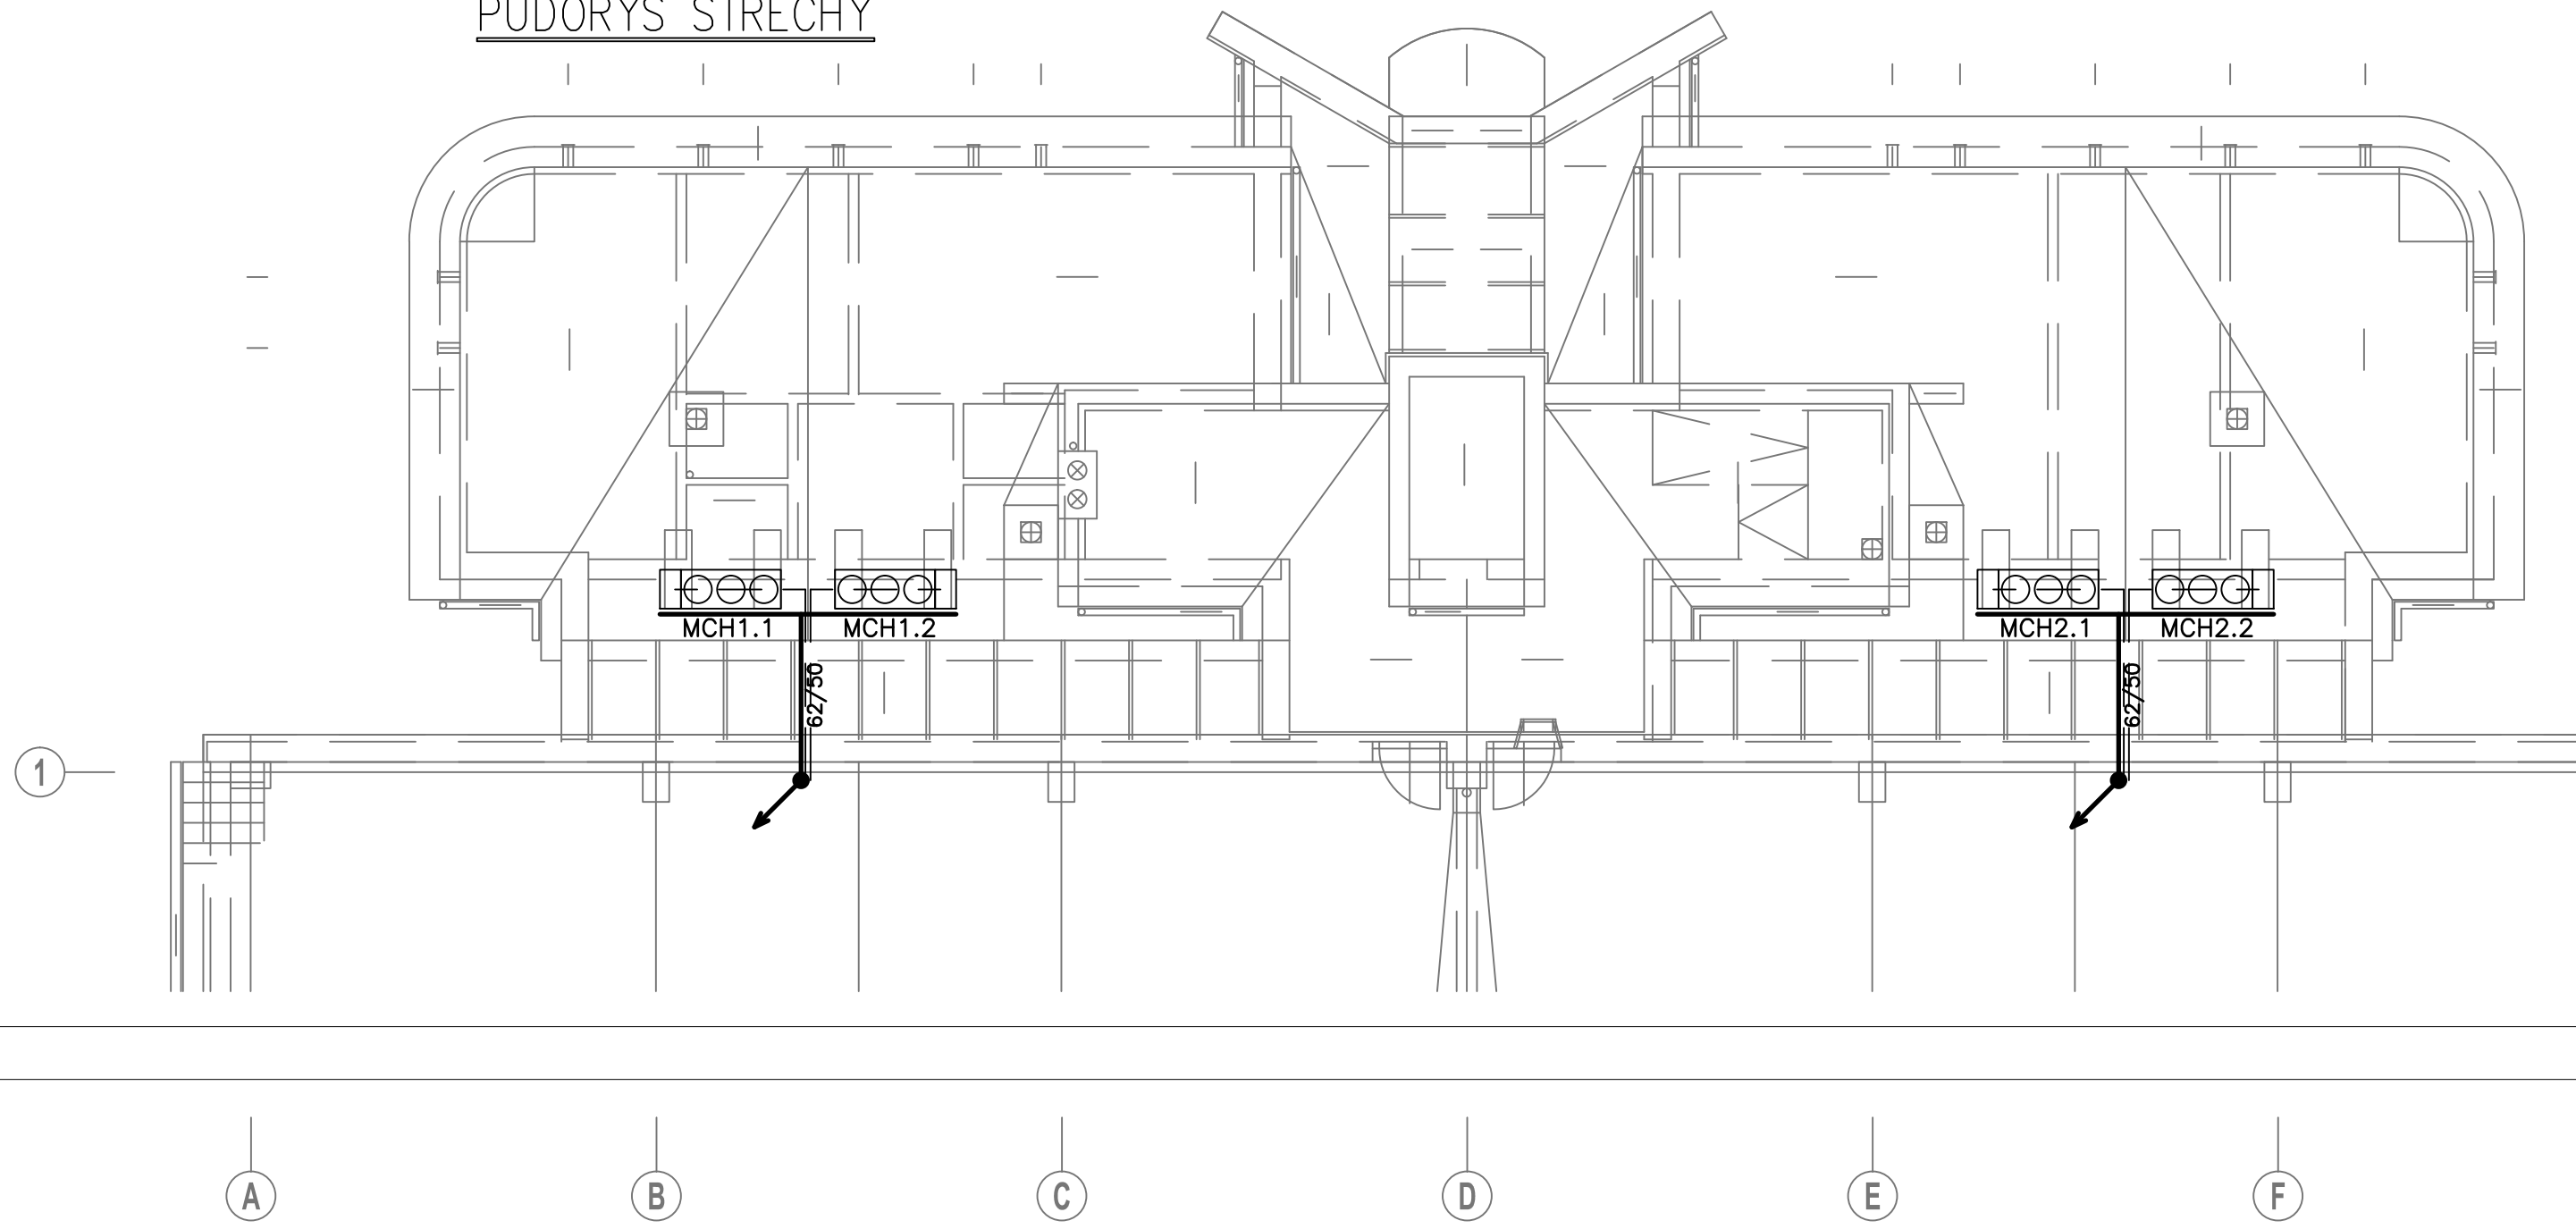

LEGENDA M+R

- POLOŽKA M+R (VIZ. SPECIFIKACE M+R)
- KABELOVÝ ŽLAB M+R, ROZMĚRY 62/50mm
- STOUPAČKA M+R

ZODP. PROJEKTANT: Ing. Vladimír PÍŠA	VYPRACOVAL: Šárka SEDLÁČKOVÁ	ZPRACOVATEL:	
KONTROLOVAL: Ing. Vladimír PÍŠA			
INVESTOR: ÚSTAV ZEMĚDĚLSKÉ EKONOMIKY A INFORMACÍ, MANESOVA 1453/75, 120 56 PRAHA 2		AIR TECHNIC s.r.o. / Na Kocínce 210/3 / 160 00 Praha 6 Tel: 233 336 818 / Fax: 233 332 149 www.airtechnic.cz / email: airtechnic@airtechnic.cz	
STAVBA: VÝMĚNA KLIMATIZACE V OBJEKTU KNIŽNÍHO DEPOZITÁŘE ŮZEI-KOJETICE (AKCE) NERATOVICKÁ 247, KOJETICE		STUPEŇ DOKUMENTACE: PD PRO VÝBĚR DODAVATELE	
ČÁST: MĚŘENÍ A REGULACE		DATUM: 10.2014	FORMÁT: 2x A4
		MĚŘÍTKO: 1:100	
		Č. ZAKÁZKY:	
OBSAH: PŮDORYS STŘECHY		Č. VÝKRESU: 14	Č. PARÉ: