



Zařízení č.1.00 – Klimatizace depozitáře–levá část

ZARÍZENÍ BUDE NAPÁJENO, OVLÁDÁNO A UVÁDĚNO DO PROVOZU PROFESÍ M+R
VZT JEDNOTKA BUDE UMÍSTĚNA VE STROJOVNĚ VZT V 1.NP

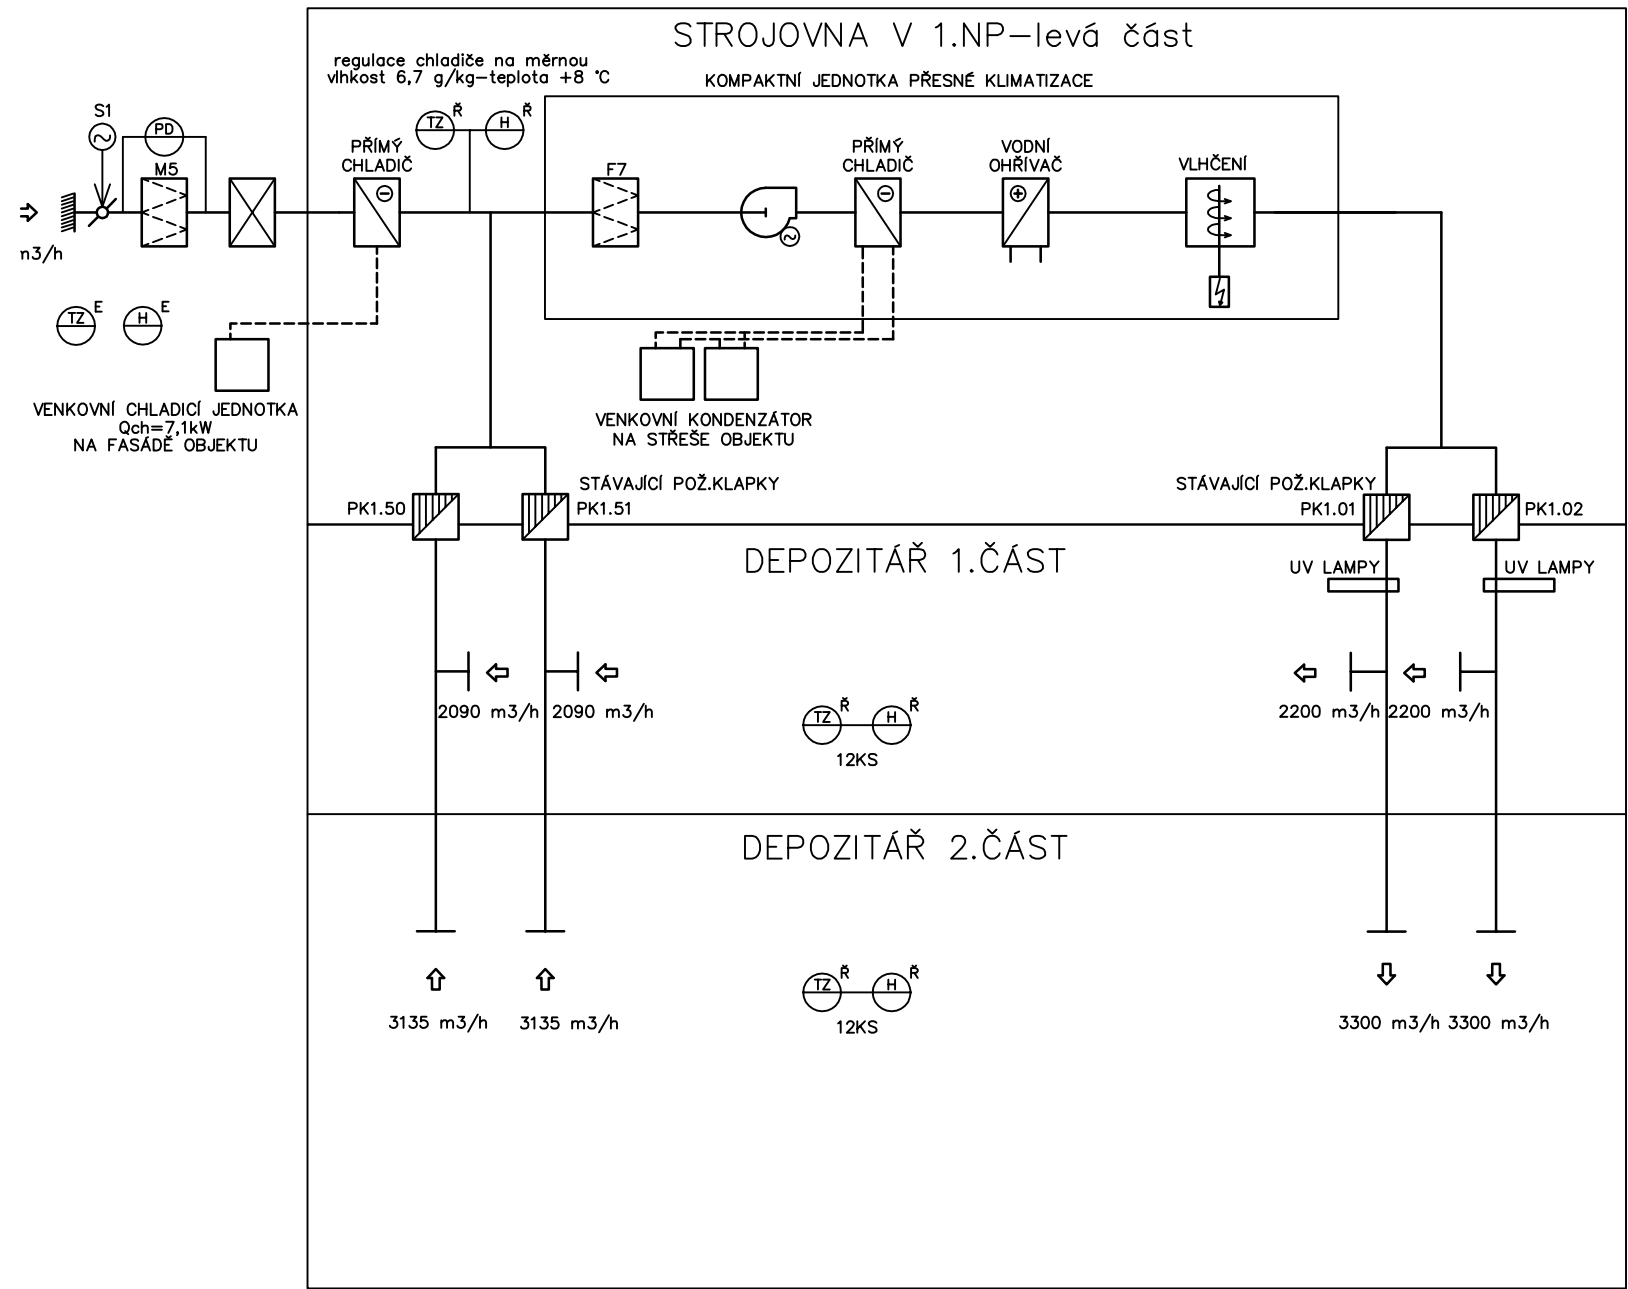


Zařízení č.2.00 – Klimatizace depozitáře–pravá část

ZARÍZENÍ BUDE NAPÁJENO, OVLÁDÁNO A UVÁDĚNO DO PROVOZU PROFESÍ M+R
VZT JEDNOTKA BUDE UMÍSTĚNA VE STROJOVNĚ VZT V 1.NP

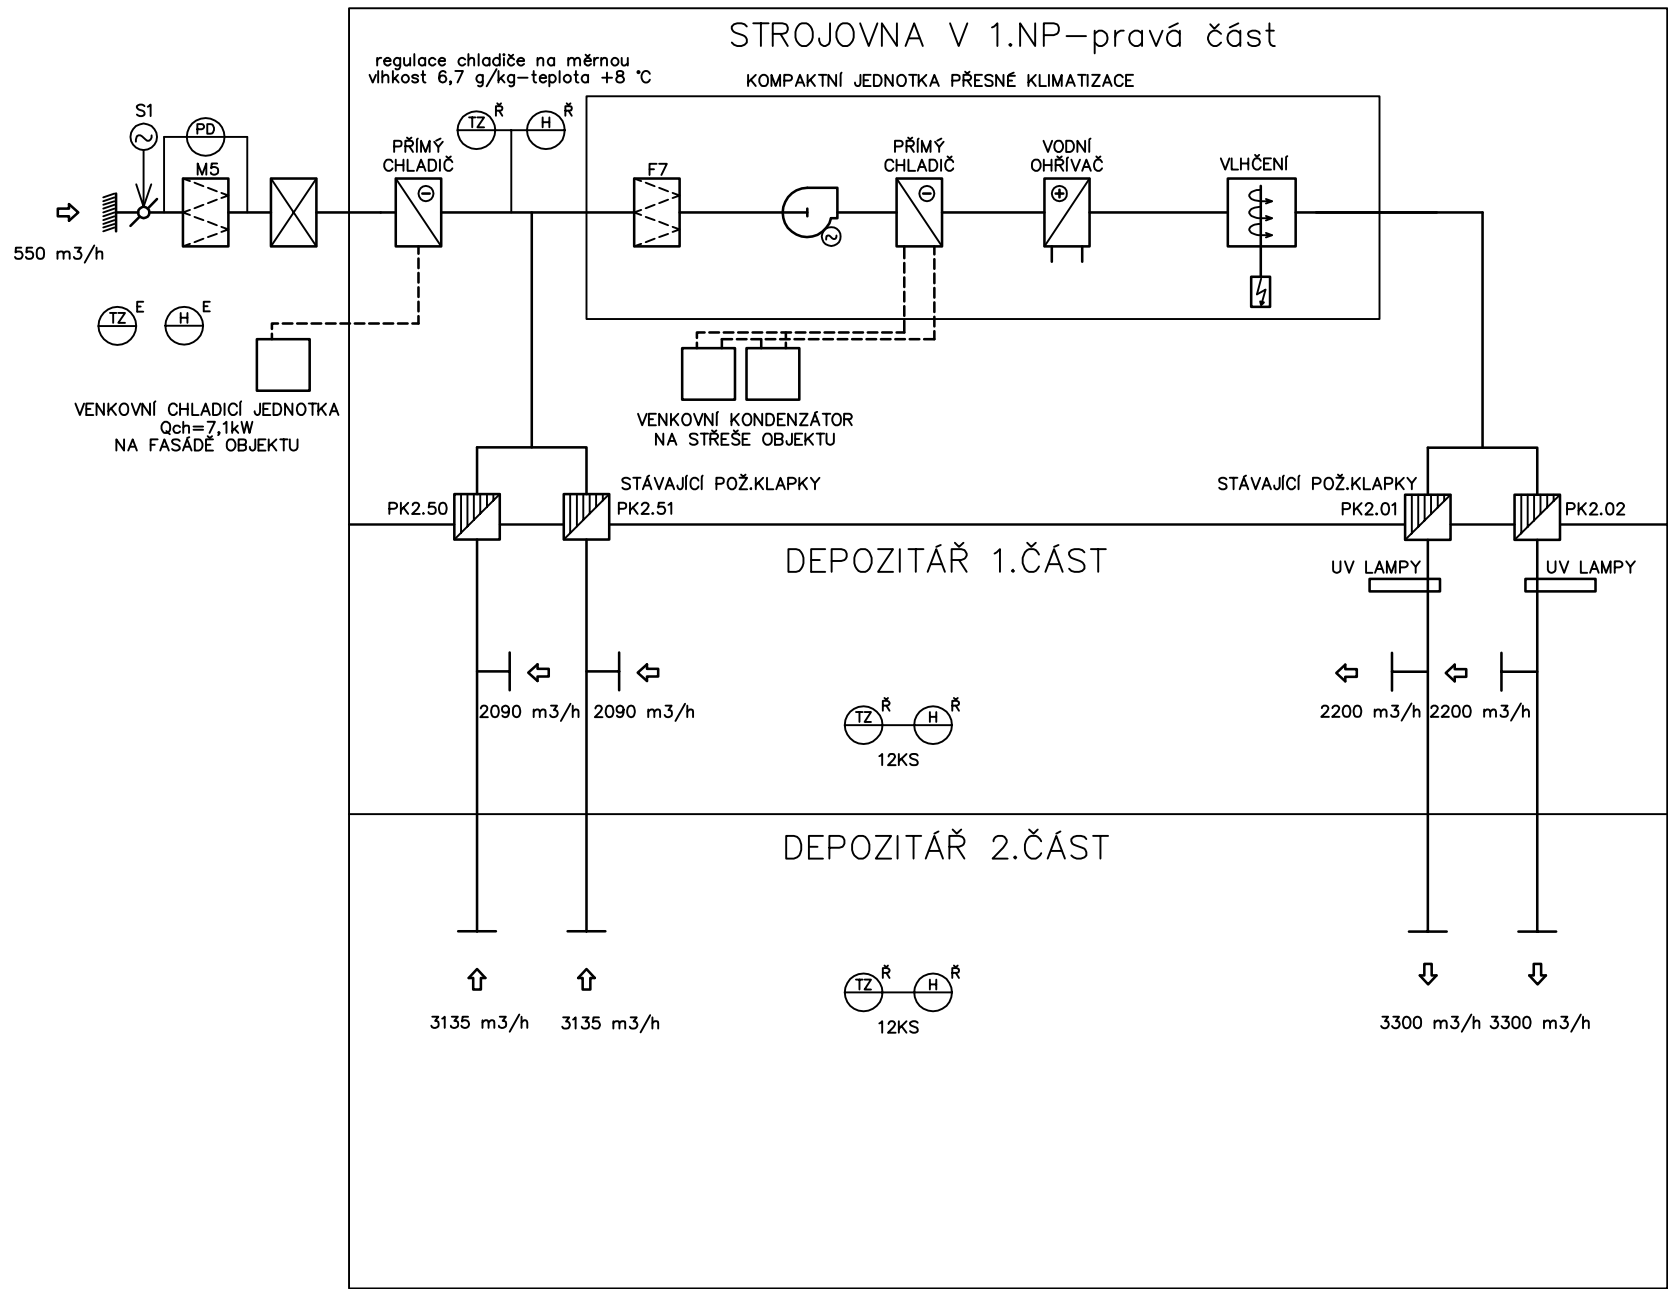

LEGENDA

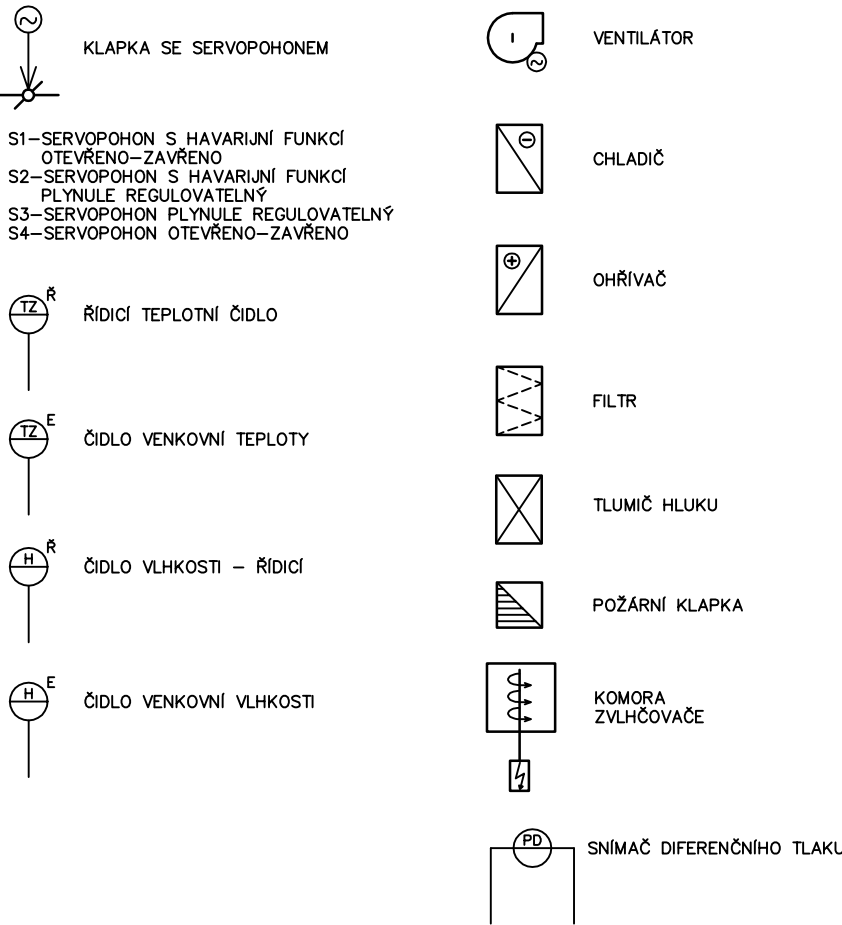

ZODP. PROJEKTANT: Ing. JIŘÍ BALCAR	VYPRACOVAL: Ing. Šárka SVĚTLKOVÁ	ZPRACOVATEL:	
KONTROLOVAL: Ing. Josef ZÁHORK		AIR TECHNIC s.r.o. / Na Kocíně 210/3 / 160 00 Praha 6 Tel: 233 336 818 / Fax: 233 332 149 www.airtechnic.cz / email: airtechnic@airtechnic.cz	
INVESTOR: ÚSTAV ZEMĚDĚLSKÉ EKONOMIKY A INFORMACÍ, MÁNESOVA 1453/75, 120 56 PRAHA 2		STUPEŇ DOKUMENTACE: PD PRO VÝBĚR DODAVATELE	
STAVBA: VÝMĚNA KLIMATIZACE V OBJEKTU KNIŽNÍHO DEPOZITÁŘE ŮZEI–KOJETICE		DATUM: 10.2014	FORMÁT: 3A4
ČÁST: VZDUCHOTECHNIKA		MĚŘÍTKO: 1:100	
OBSAH: SCHEMATA VZT ZARÍZENÍ		Č. VÝKRESU: 14	Č. PARE: