



PŮDORYS NA KÓTĚ 207.60
M 1:200

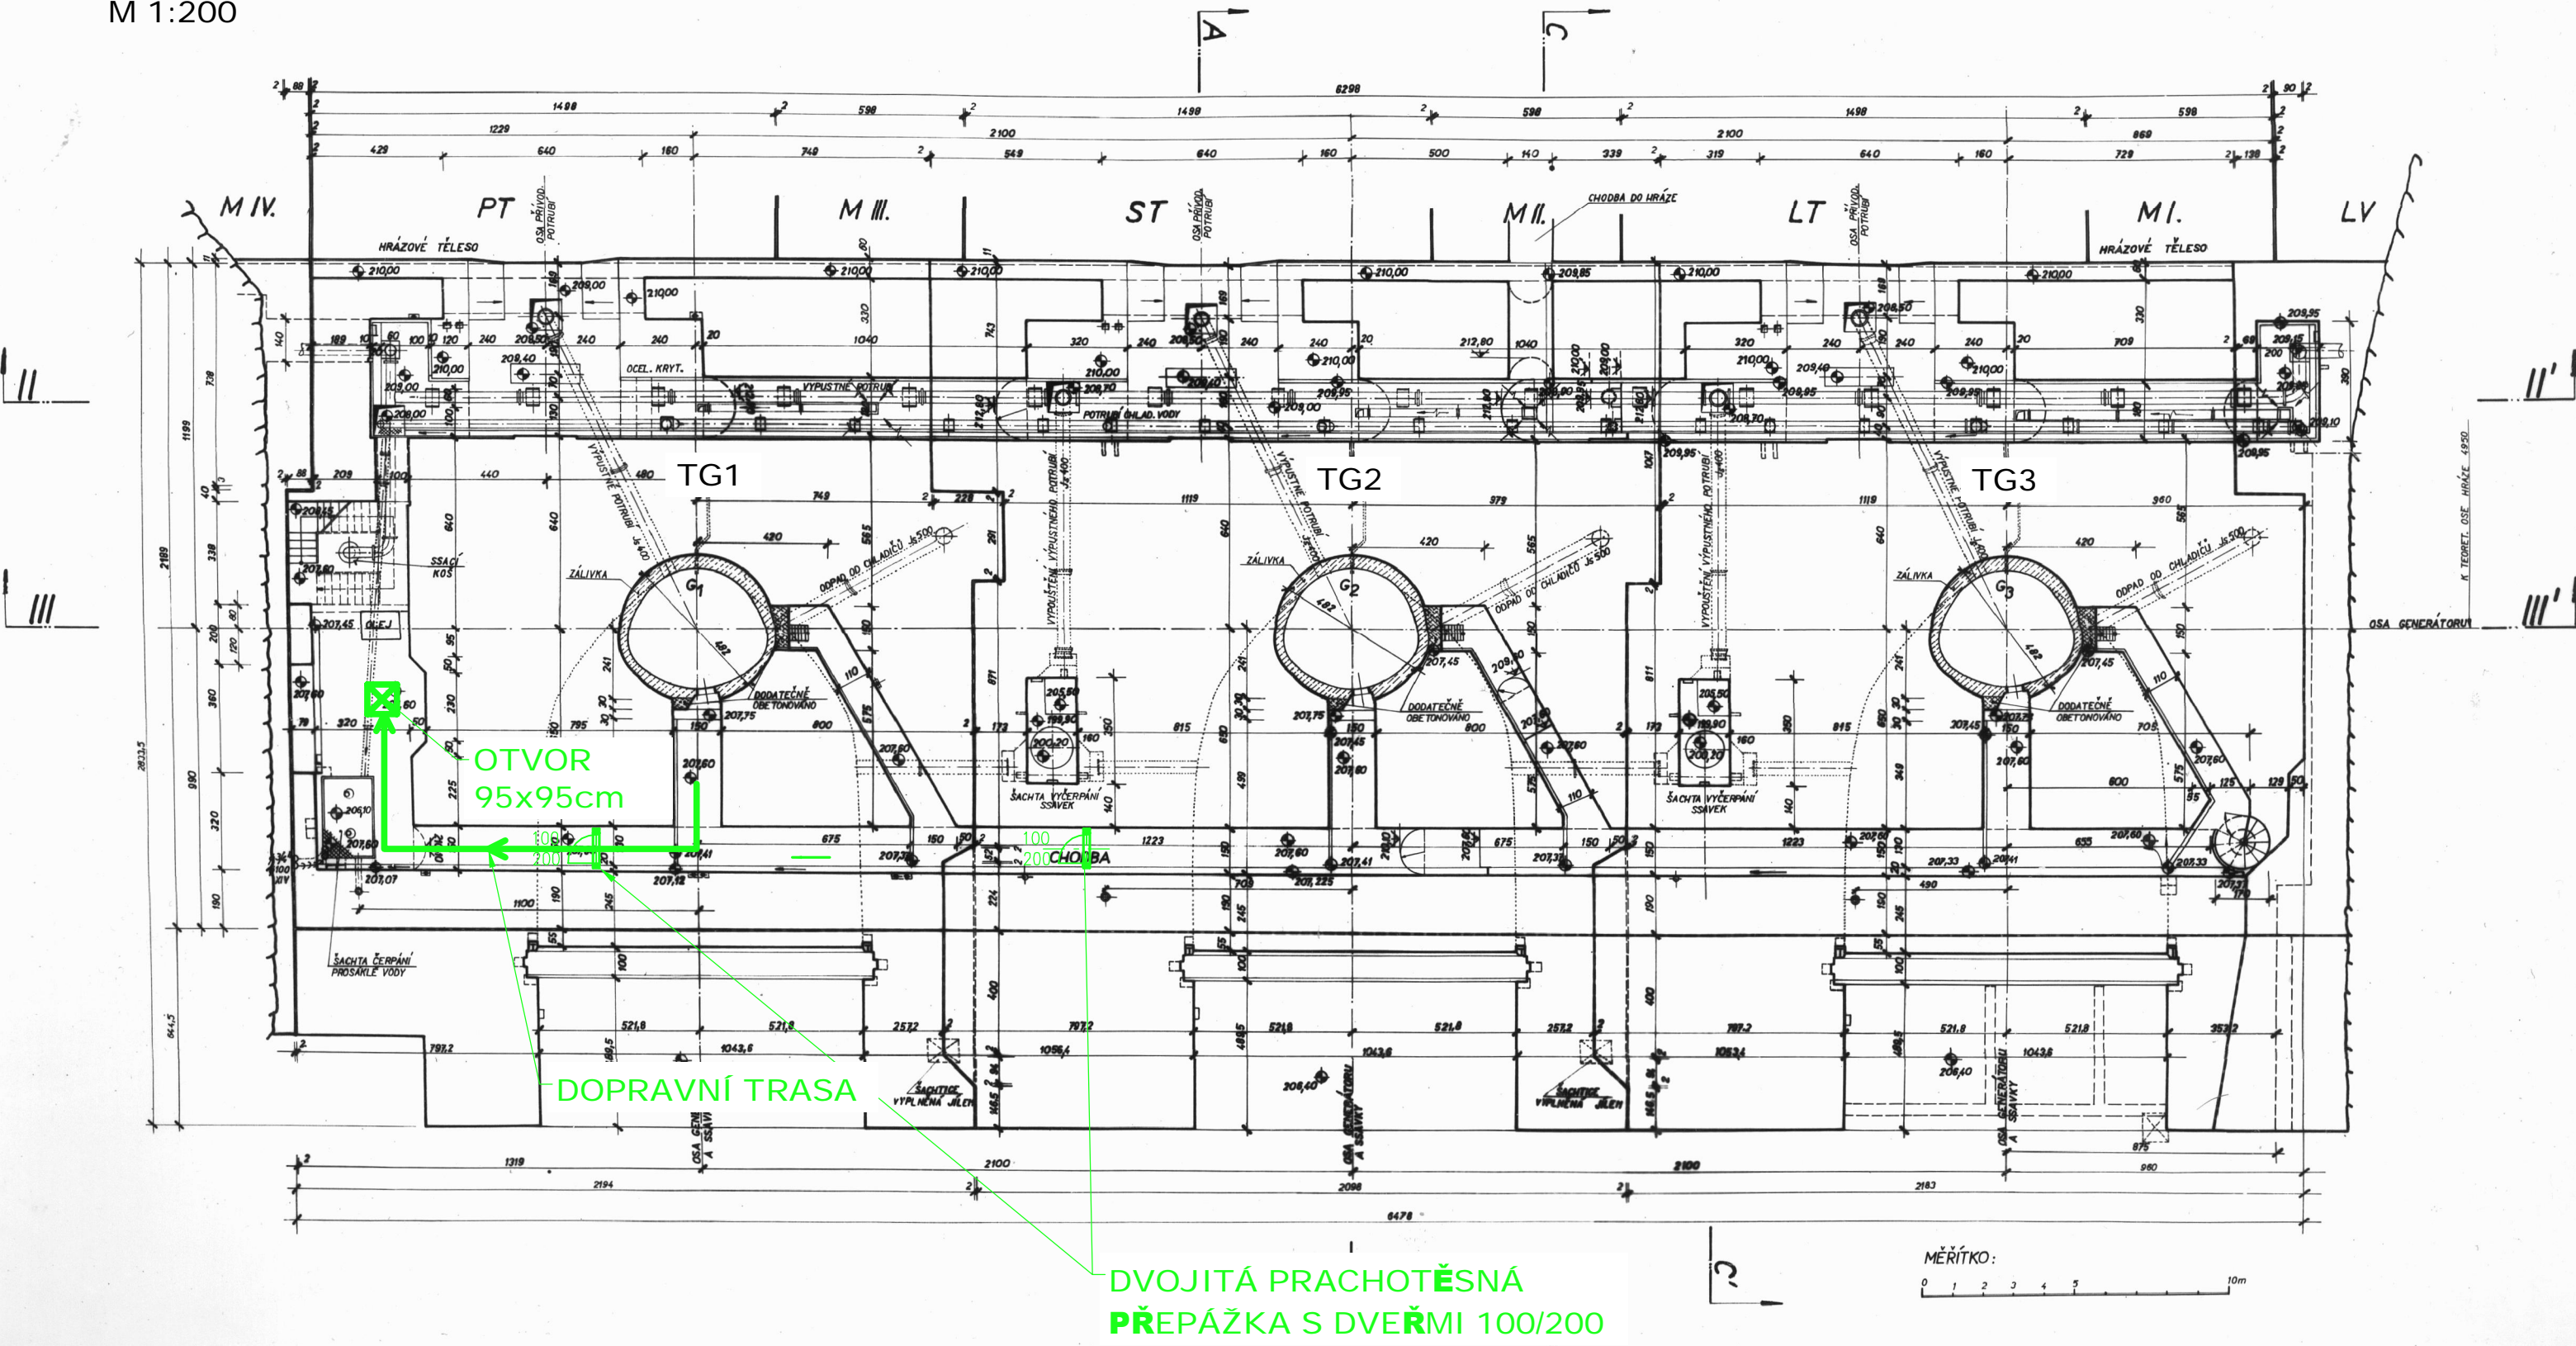

KÓTOVANO V M
VÝŠKOVÝ SYSTÉM: B.p.v.



AQUATIS a.s.
Botanická 834/56, 602 00 Brno
Tel: +420 541 554 111
Fax: +420 541 211 205
E-mail: info@aquatis.cz
http://www.aquatis.cz

Zodpovědný projektant ING. OLDŘICH NEUMAYER, CSc.	Hlavní inženýr projektu ING. OLDŘICH NEUMAYER, CSc.	Vedoucí střediska ING. OLDŘICH NEUMAYER, CSc.
Vypracoval RENATA NĚMEČKOVÁ	Kontroloval ING. MILOSLAV KUPSKÝ	Zakázkové číslo 171197.32
Datum ŘÍJEN, 2017	Stupeň dokumentace DZVZ	Název souboru E_TG1_Organizace_stavby.dwg

Akce

**VE SLAPY - REKONSTRUKCE SAVKY TG1
E. ORGANIZACE STAVBY
E.2. VÝKRESY**

Příloha

PŮDORYS NA KÓTĚ 207.60

Měřítko 1:200	Číslo přílohy E.2.1.
-------------------------	--------------------------------

Objednatel
Povodí Vltavy, státní podnik